


Tabulka místností 1.PP

SPOLEČNÉ		
Zóna	Číslo	Název
SPOLEČNÉ	0.01	ZÁDVEŘÍ
SPOLEČNÉ	0.08	CHODBA + SCHODIŠTĚ
SPOLEČNÉ	0.09	TECHNICKÁ MÍSTNOST
SPOLEČNÉ	0.10	ÚKLIDOVÁ MÍSTNOST
SPOLEČNÉ	0.10	BATERIÉROVÉ ÚLOŽIŠTĚ

POŠTA		
Zóna	Číslo	Název
POŠTA	0.02	POŠTA
POŠTA	0.03	WC
POŠTA	0.04	KOUPELNA

KNIHOVNA		
Zóna	Číslo	Název
KNIHOVNA	0.05	KNIHOVNA + POŠTA PART.
KNIHOVNA	0.06	WC
KNIHOVNA	0.07	WC INVALIDÉ

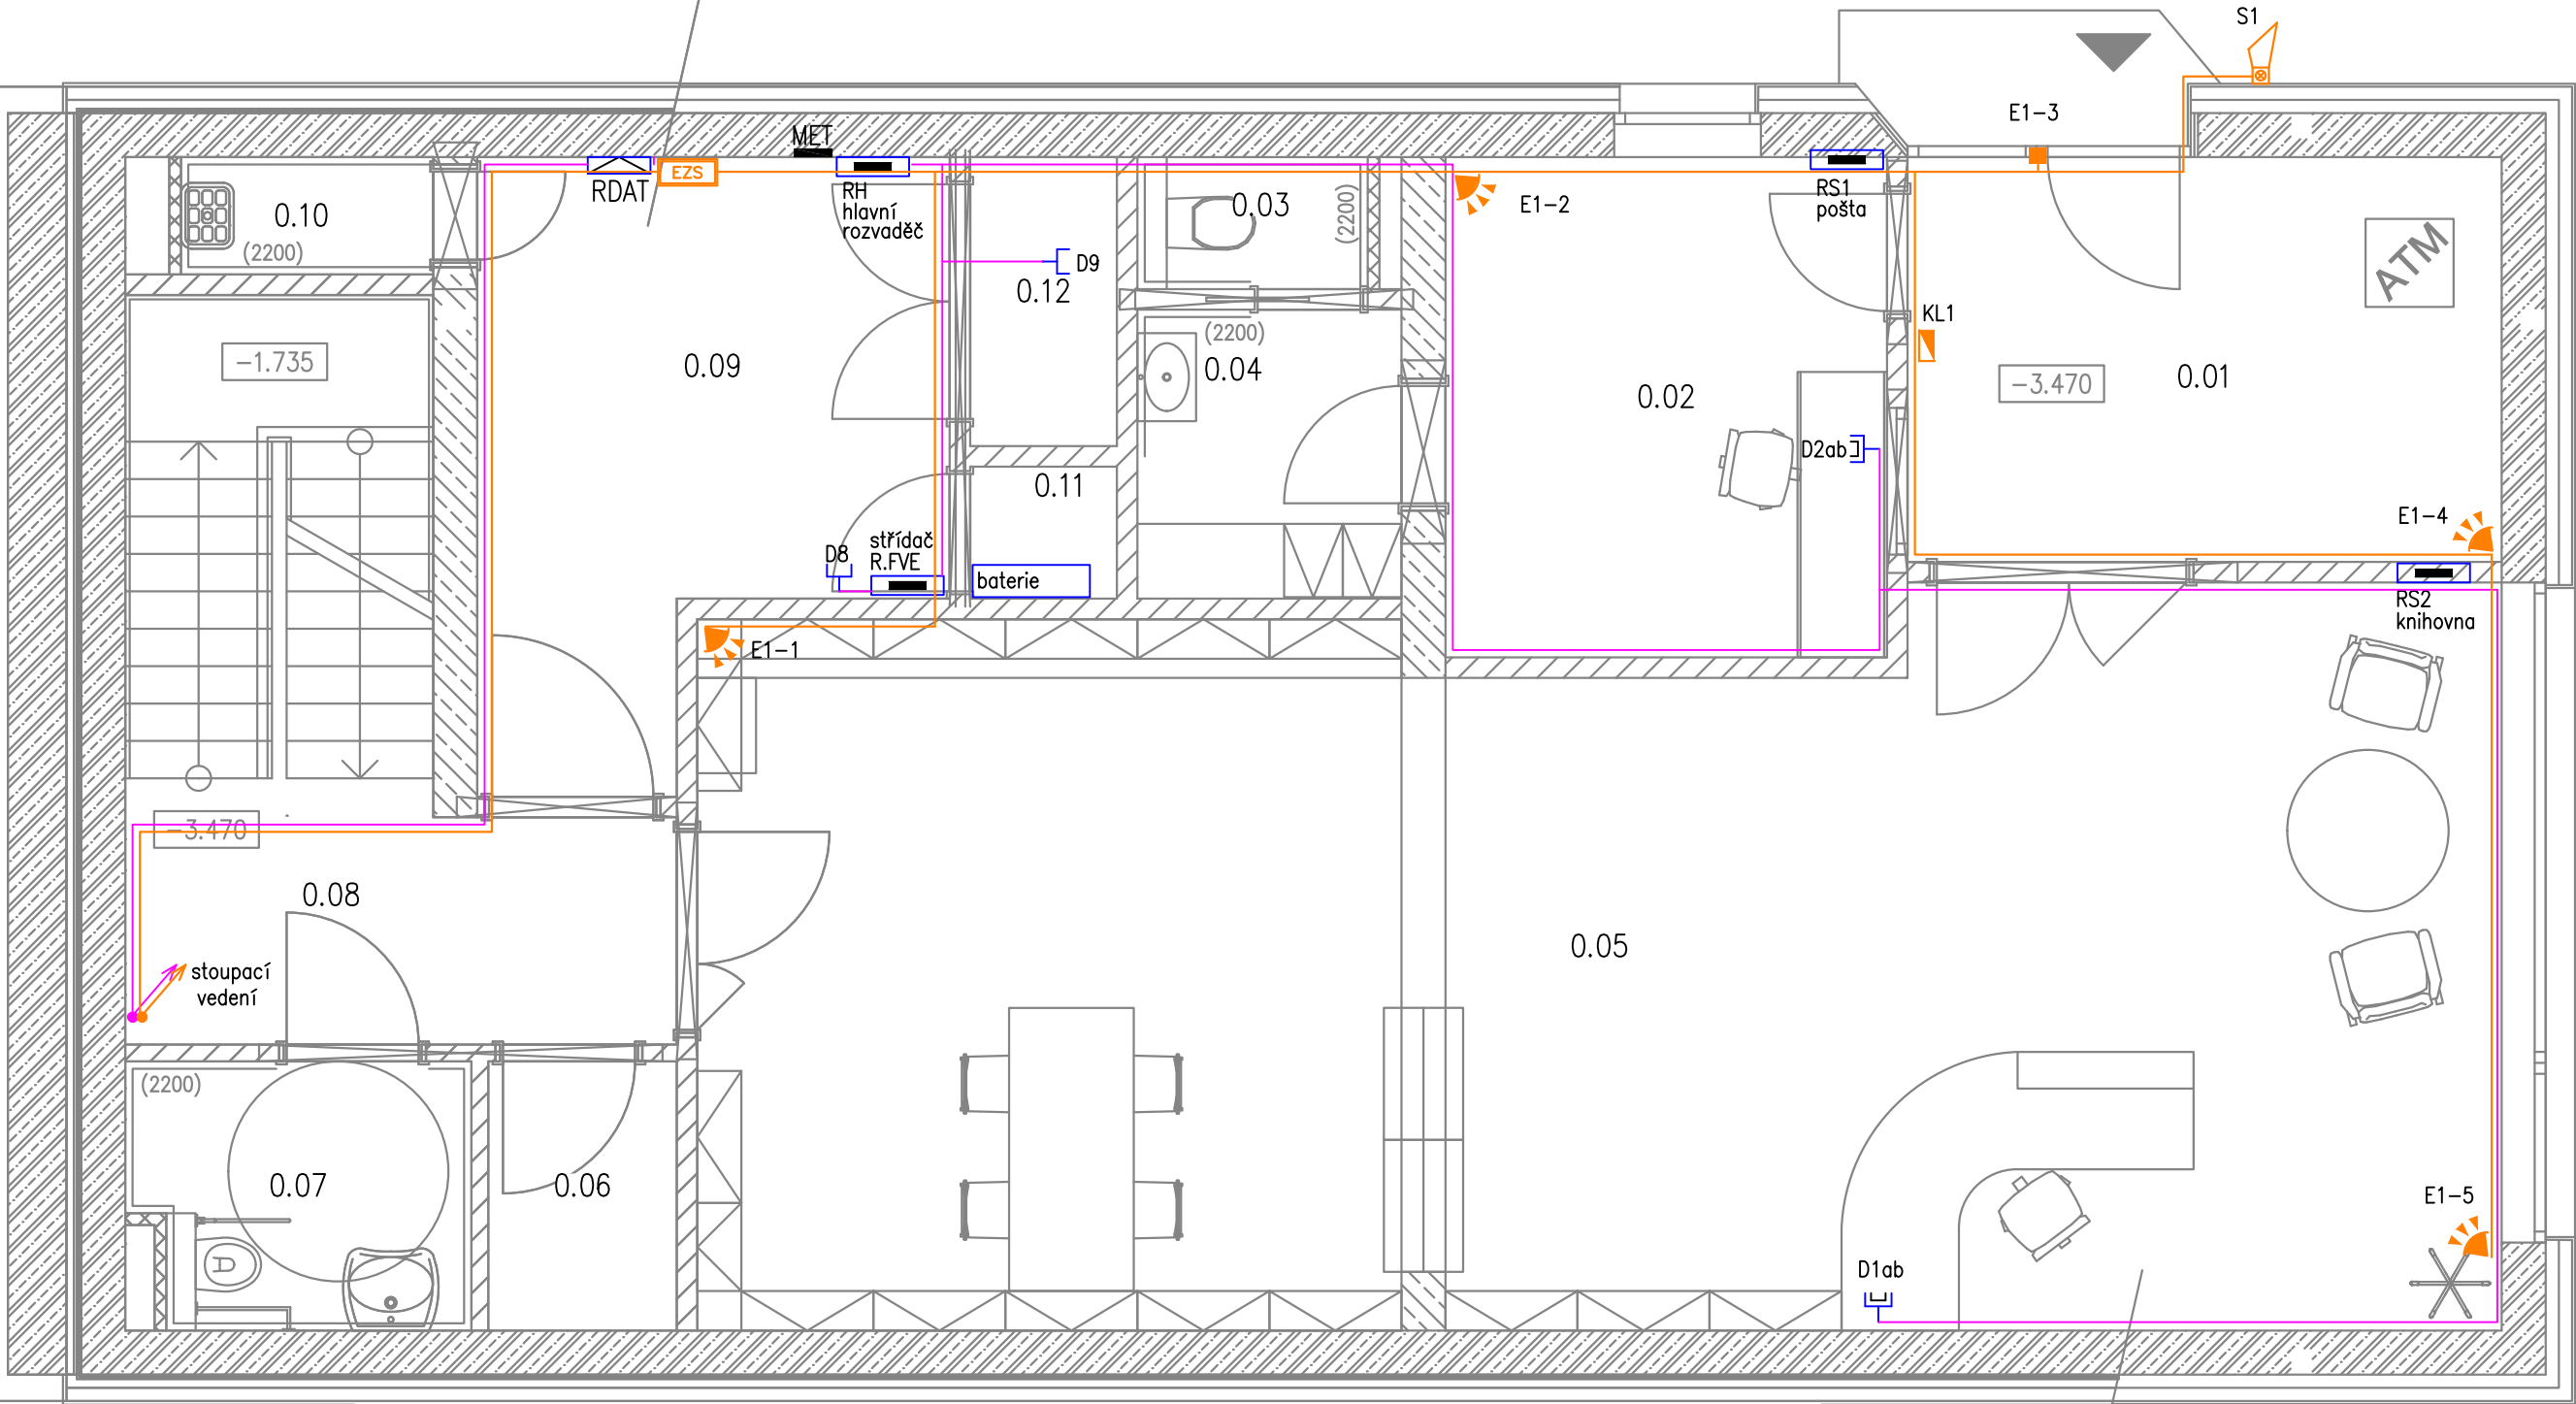

LEGENDA ZNAČEK EZS:

- stávající HOUKAČKA EZS (VNĚJŠÍ S BLIKAČEM)
- magnetické čidlo otevření
- klávesnice
- detektor pohybový
- ústředna EZS
- expandér
- kabelová trasa EZS - více kabelů v trase

LEGENDA ZNAČEK – SLABOPROUD:

- DT — zásuvka jedonásobná datová 1xRJ45 cat.6
- DT — zásuvka dvojnásobná datová 2xRJ45 cat.6
- TV — zásuvka televizní
- RDAT — datový rozvaděč
- společná kabelová trasa – více kabelů v trase (STC,HDMI)
- kabelová trasa – datové rozvody HDMI
- xc — podlahová krabice, 3x 230V/16A, 2x RJ45 s PO
- xc — podlahová krabice, 3x 230V/16A, 2x RJ45 s PO, HDMI
- xc — podlahová krabice, 3x 230V/16A, 2x RJ45 s PO, 2x HDMI

NAPĚŤOVÁ SOUSTAVA: 3NPE ~50Hz,400/230V TN–C–S
OCHRANA PŘED ÚRAZEM ELEKTRICKÝM PROUDEM:
AUTOMATICKÝM ODPOJENÍM OD ZDROJE, POSPOJOVÁNÍM
A PROUDOVÝM CHRÁNIČEM DLE ČSN 33 2000–4–41 ed.3

ODPOVĚDNÝ PROJEKTANT	ING. PETR PICMAUS	GENERÁLNÍ PROJEKTANT: BS projekt architektonická a projektční kancelář s.r.o. Nám. Míru 30/16, 276 01 Mělník email: info@bsprojekt.cz tel.: 721378100 www.bsprojekt.cz 
HLAVNÍ ARCHITEKT	ING. ARCH. MILAN DRBÁLEK	
VYPRACOVAL	Bc. Pavel Bohuněk	
STAVEBNÍK	OBEC RUDÍKOV, Č. P. 2, 67505 RUDÍKOV	
NÁZEV STAVBY	OBECNÍ DŮM RUDÍKOV	
MÍSTO STAVBY	RUDÍKOV, P.Č. 2250/4, 2261, ST. 63, 2208/9, K.Ú. RUDÍKOV	ZPRACOVATEL ČÁSTI: ZAPNUTO  Bc. Pavel Bohuněk Poinť 7423 405 02 Dačice + 420 773 918 902 p.bohunek@zapnuto.eu
STAVEBNÍ OBJEKTY	SO.01	DATUM 02/2024
ČÁST	D.1.4.EL - ELEKTROINSTALACE	FORMÁT A2
OBSAH	SLABOPROUDÉ ROZVODY – 1.PP	STUPEŇ PD DPS MĚŘÍTKO 1:50 Č. VÝKRESU D.1.4.4.12