


Tabulka místností 1.NP

SPOLEČNÉ		
Zóna	Číslo	Název
SPOLEČNÉ	1.01	FOYER, SCHODIŠTĚ
SPOLEČNÉ	1.04	PŘEDSÍŇ MUŽI
SPOLEČNÉ	1.05	WC INVALIDÉ
SPOLEČNÉ	1.06	WC MUŽI
SPOLEČNÉ	1.07	PŘEDSÍŇ ŽENY
SPOLEČNÉ	1.08	WC ŽENY
SPOLEČNÉ	1.09	ÚKLIDOVÁ MÍSTNOST
SPOLEČNÉ	1.10	SPOLEČENSKÝ SÁL

OBECNÍ ÚŘAD		
Zóna	Číslo	Název
OBECNÍ ÚŘAD	1.02	KANCELÁŘ
OBECNÍ ÚŘAD	1.03	KANCELÁŘ STAROSTY

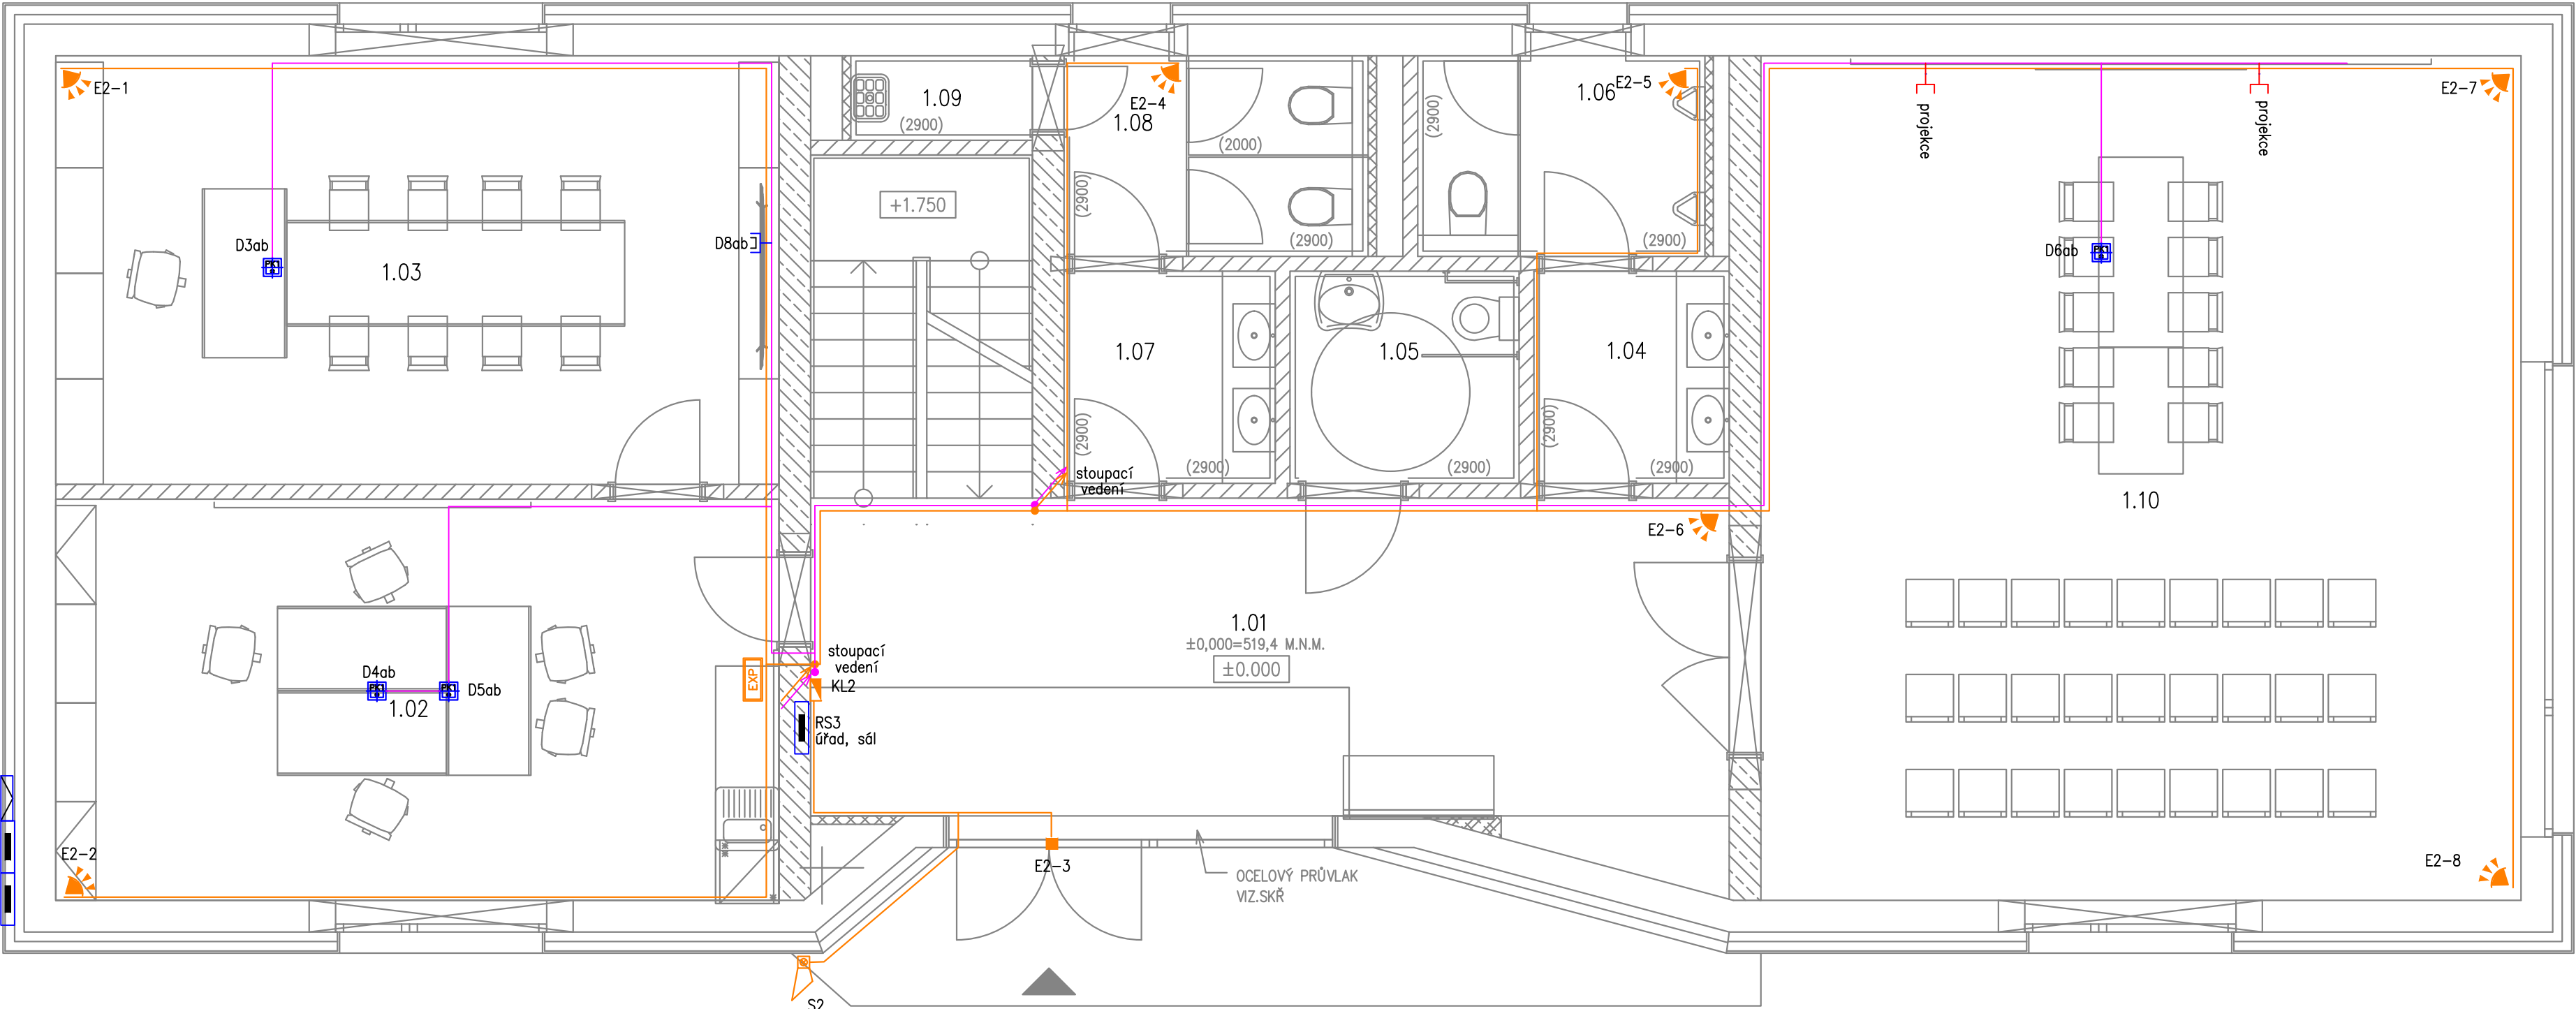

- LEGENDA ZNAČEK EZS:**
- stávající HOUKAČKA EZS (VNĚJŠÍ S BLIKAČEM)
 - magnetické čidlo otevření
 - klávesnice
 - detektor pohybový
 - ústředna EZS
 - expandér
 - kabelová trasa EZS – více kabelů v trase

- LEGENDA ZNAČEK – SLABOPROUD:**
- zásuvka jednonásobná datová 1xRJ45 cat.6
 - zásuvka dvojnásobná datová 2xRJ45 cat.6
 - zásuvka televizní
 - datový rozvaděč
 - společná kabelová trasa – více kabelů v trase (STC,HDMI)
 - kabelová trasa – datové rozvody HDMI
 - podlahová krabice, 3x 230V/16A, 2x RJ45 s PO
 - podlahová krabice, 3x 230V/16A, 2x RJ45 s PO, HDMI
 - podlahová krabice, 3x 230V/16A, 2x RJ45 s PO, 2x HDMI

NAPĚŤOVÁ SOUSTAVA: 3NPE ~50Hz,400/230V TN-C-S
OCHRANA PŘED ÚRAZEM ELEKTRICKÝM PROUDEM:
AUTOMATICKÝM ODPOJENÍM OD ZDROJE, POSPOJOVÁNÍM
A PROUDOVÝM CHRÁNIČEM DLE ČSN 33 2000-4-41 ed.3

ODPOVĚDNÝ PROJEKTANT	ING. PETR PICMAUS	GENERÁLNÍ PROJEKTANT: BS projekt architektonická a projektční kancelář s.r.o. Nám. Miru 30/16, 276 01 Mělník email: info@bsprojekt.cz tel.: 721378100 www.bsprojekt.cz	 BS PROJEKT
HLAVNÍ ARCHITEKT	ING. ARCH. MILAN DRBÁLEK		
VYPRACOVAL	Bc. Pavel Bohuněk		
STAVEBNÍK	OBEC RUDÍKOV, Č. P. 2, 67505 RUDÍKOV		
NÁZEV STAVBY	OBECNÍ DŮM RUDÍKOV		ZPRACOVATEL ČÁSTI: ZAPNUTO  Bc. Pavel Bohuněk Pohn 74/23 406 02 Děčín + 420 773 918 902 p.bohunek@zapnuto.eu
MÍSTO STAVBY	RUDÍKOV, P.Č. 2250/4, 2261, ST. 63, 2208/8, K.Ú. RUDÍKOV	DATUM	02/2024
STAVEBNÍ OBJEKTY	SO.01	FORMÁT	A2
ČÁST	D.1.4.EL - ELEKTROINSTALACE	STUPEŇ PD	DPS
OBSAH	SLABOPROUDÉ ROZVODY – 1.NP		MĚŘÍTKO 1:50 Č. VÝKRESU D.1.4.4.13