


Tabulka místností 2.NP

SPOLEČNÉ		
Zóna	Číslo	Název
SPOLEČNÉ	2.01	CHODBA, SCHODIŠTĚ
SPOLEČNÉ	2.04	PŘEDSÍŇ
SPOLEČNÉ	2.05	WC

OBECNÍ ÚŘAD		
Zóna	Číslo	Název
OBECNÍ ÚŘAD	2.02	SALÓNEK
OBECNÍ ÚŘAD	2.03	SPISOVNA

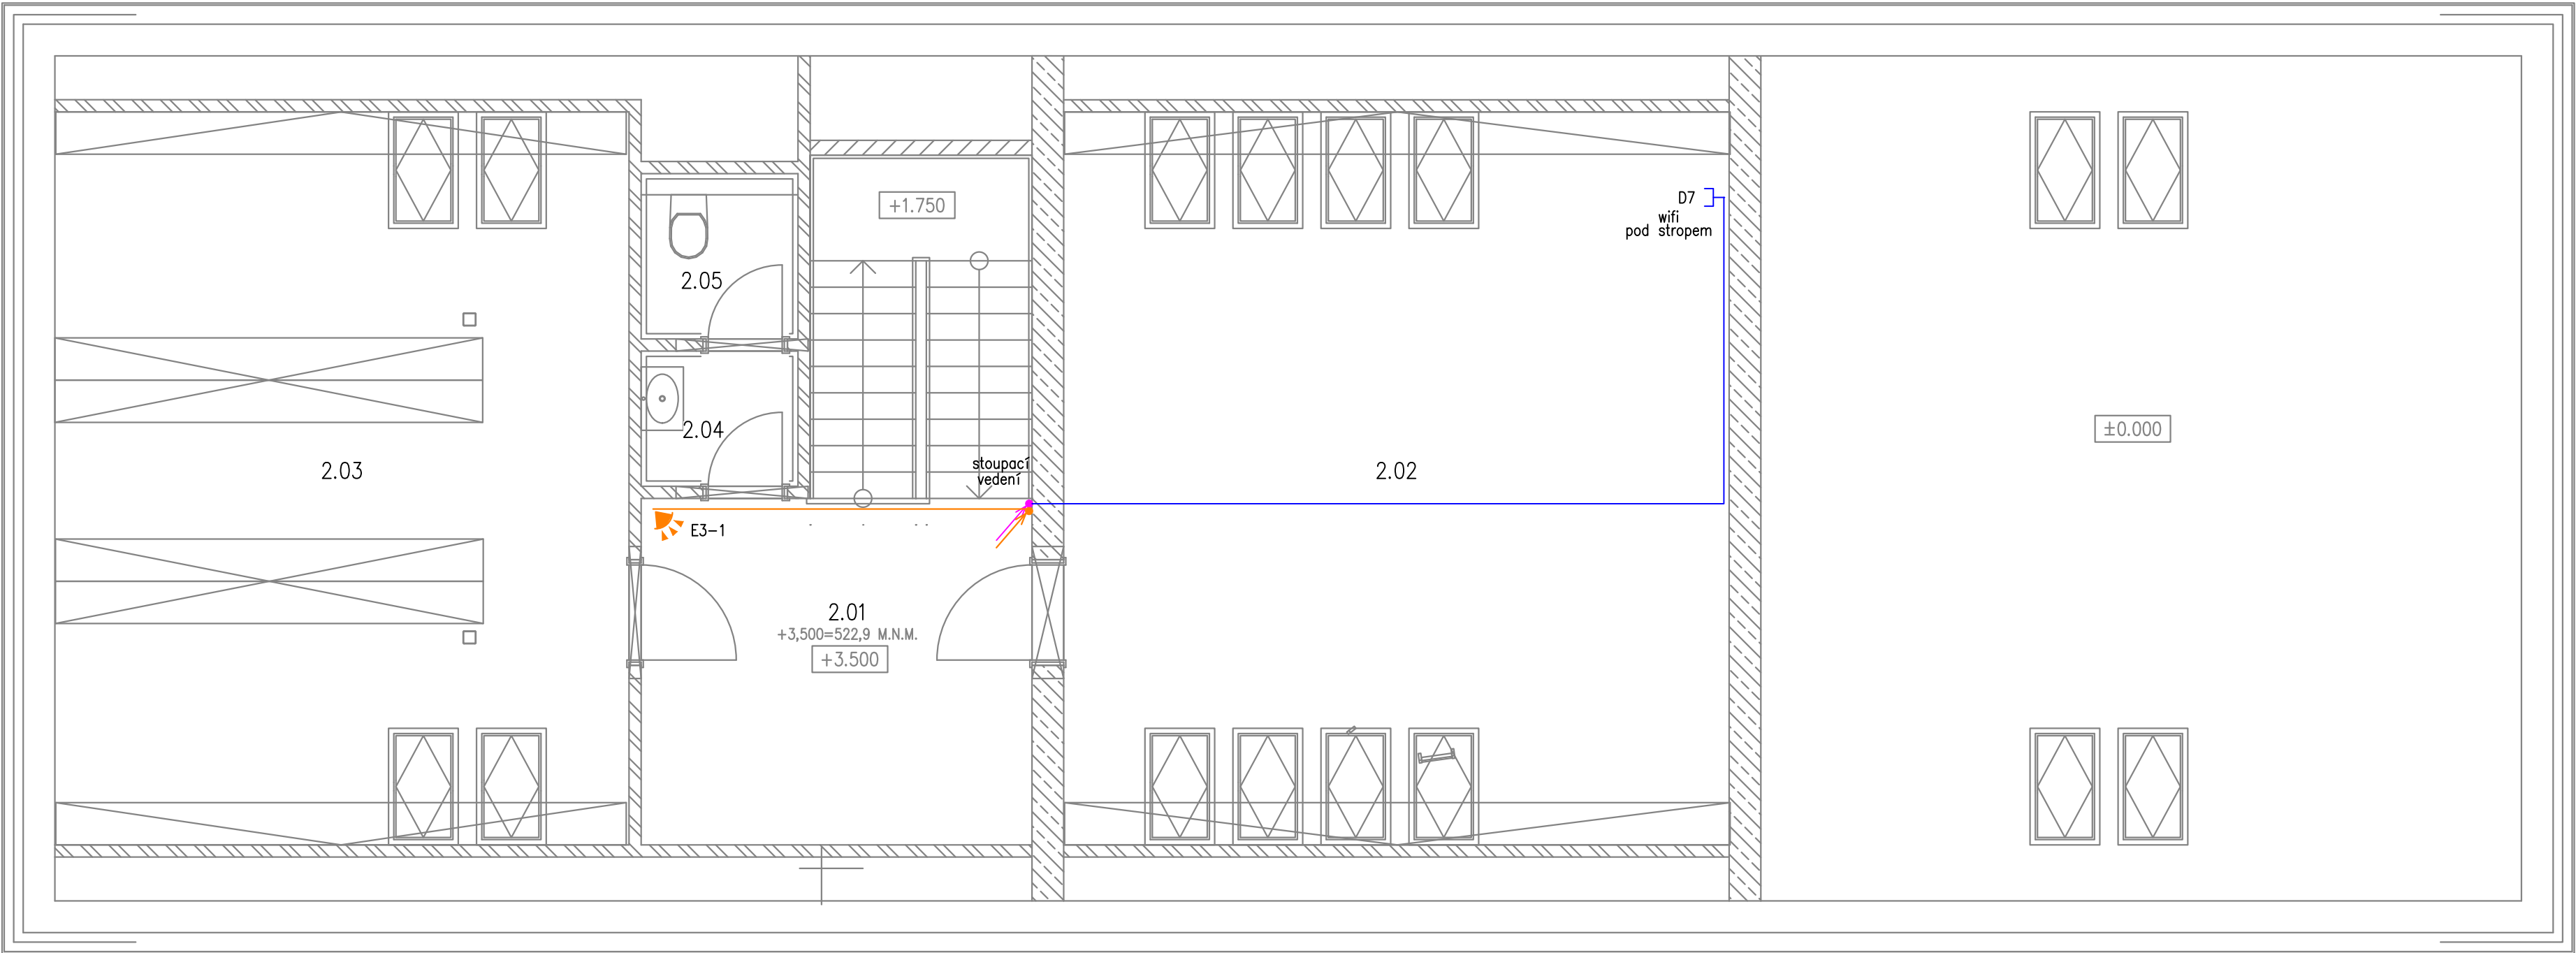

- LEGENDA ZNAČEK EZS:**
- stávající HOUKAČKA EZS (VNĚJŠÍ S BLIKAČEM)
 - magnetické čidlo otevření
 - klávesnice
 - detektor pohybový
 - ústředna EZS
 - expandér
 - kabelová trasa EZS – více kabelů v trase

- LEGENDA ZNAČEK – SLABOPROUD:**
- DT – zásuvka jednonásobná datová 1xRJ45 cat.6
 - DT – zásuvka dvojnásobná datová 2xRJ45 cat.6
 - TV – zásuvka televizní
 - RDAT – datový rozvaděč
 - společná kabelová trasa – více kabelů v trase (STC,HDMI)
 - kabelová trasa – datové rozvody HDMI
 - XC – podlahová krabice, 3x 230V/16A, 2x RJ45 s PO
 - XC – podlahová krabice, 3x 230V/16A, 2x RJ45 s PO, HDMI
 - XC – podlahová krabice, 3x 230V/16A, 2x RJ45 s PO, 2x HDMI

NAPĚŤOVÁ SOUSTAVA: 3NPE ~50Hz,400/230V TN–C–S
OCHRANA PŘED ÚRAZEM ELEKTRICKÝM PROUDEM:
AUTOMATICKÝM ODPOJENÍM OD ZDROJE, POSPOJOVÁNÍM
A PROUDOVÝM CHRÁNIČEM DLE ČSN 33 2000–4–41 ed.3

ODPOVĚDNÝ PROJEKTANT	ING. PETR PICMAUS	GENERÁLNÍ PROJEKTANT: BS projekt architektonická a projekční kancelář s.r.o. Nám. Míru 30/16, 276 01 Mělník email: info@bsprojekt.cz tel.: 721378100 www.bsprojekt.cz 	
HLAVNÍ ARCHITEKT	ING. ARCH. MILAN DRBÁLEK		
VYPRACOVAL	Bc. Pavel Bohuněk		
STAVEBNÍK	OBEČ RUDÍKOV, Č. P. 2, 67505 RUDÍKOV		
NÁZEV STAVBY	OBECNÍ DŮM RUDÍKOV		ZPRACOVATEL ČÁSTI: ZAPNUTO Bc. Pavel Bohuněk Point 74/23 406 02 Dobřín + 420 773 918 902 p.bohunek@zapnuto.eu
MÍSTO STAVBY	RUDÍKOV, P.Č. 2250/4, 2261, ST. 63, 2208/9, K.Ú. RUDÍKOV	DATUM	02/2024
STAVEBNÍ OBJEKTY	SO.01	FORMÁT	A2
ČÁST	D.1.4.EL - ELEKTROINSTALACE	STUPEŇ PD	DPS
OBSAH	SLABOPROUDÉ ROZVODY – 2.NP		MĚŘÍTKO 1:50 Č. VÝKRESU D.1.4.4.14