


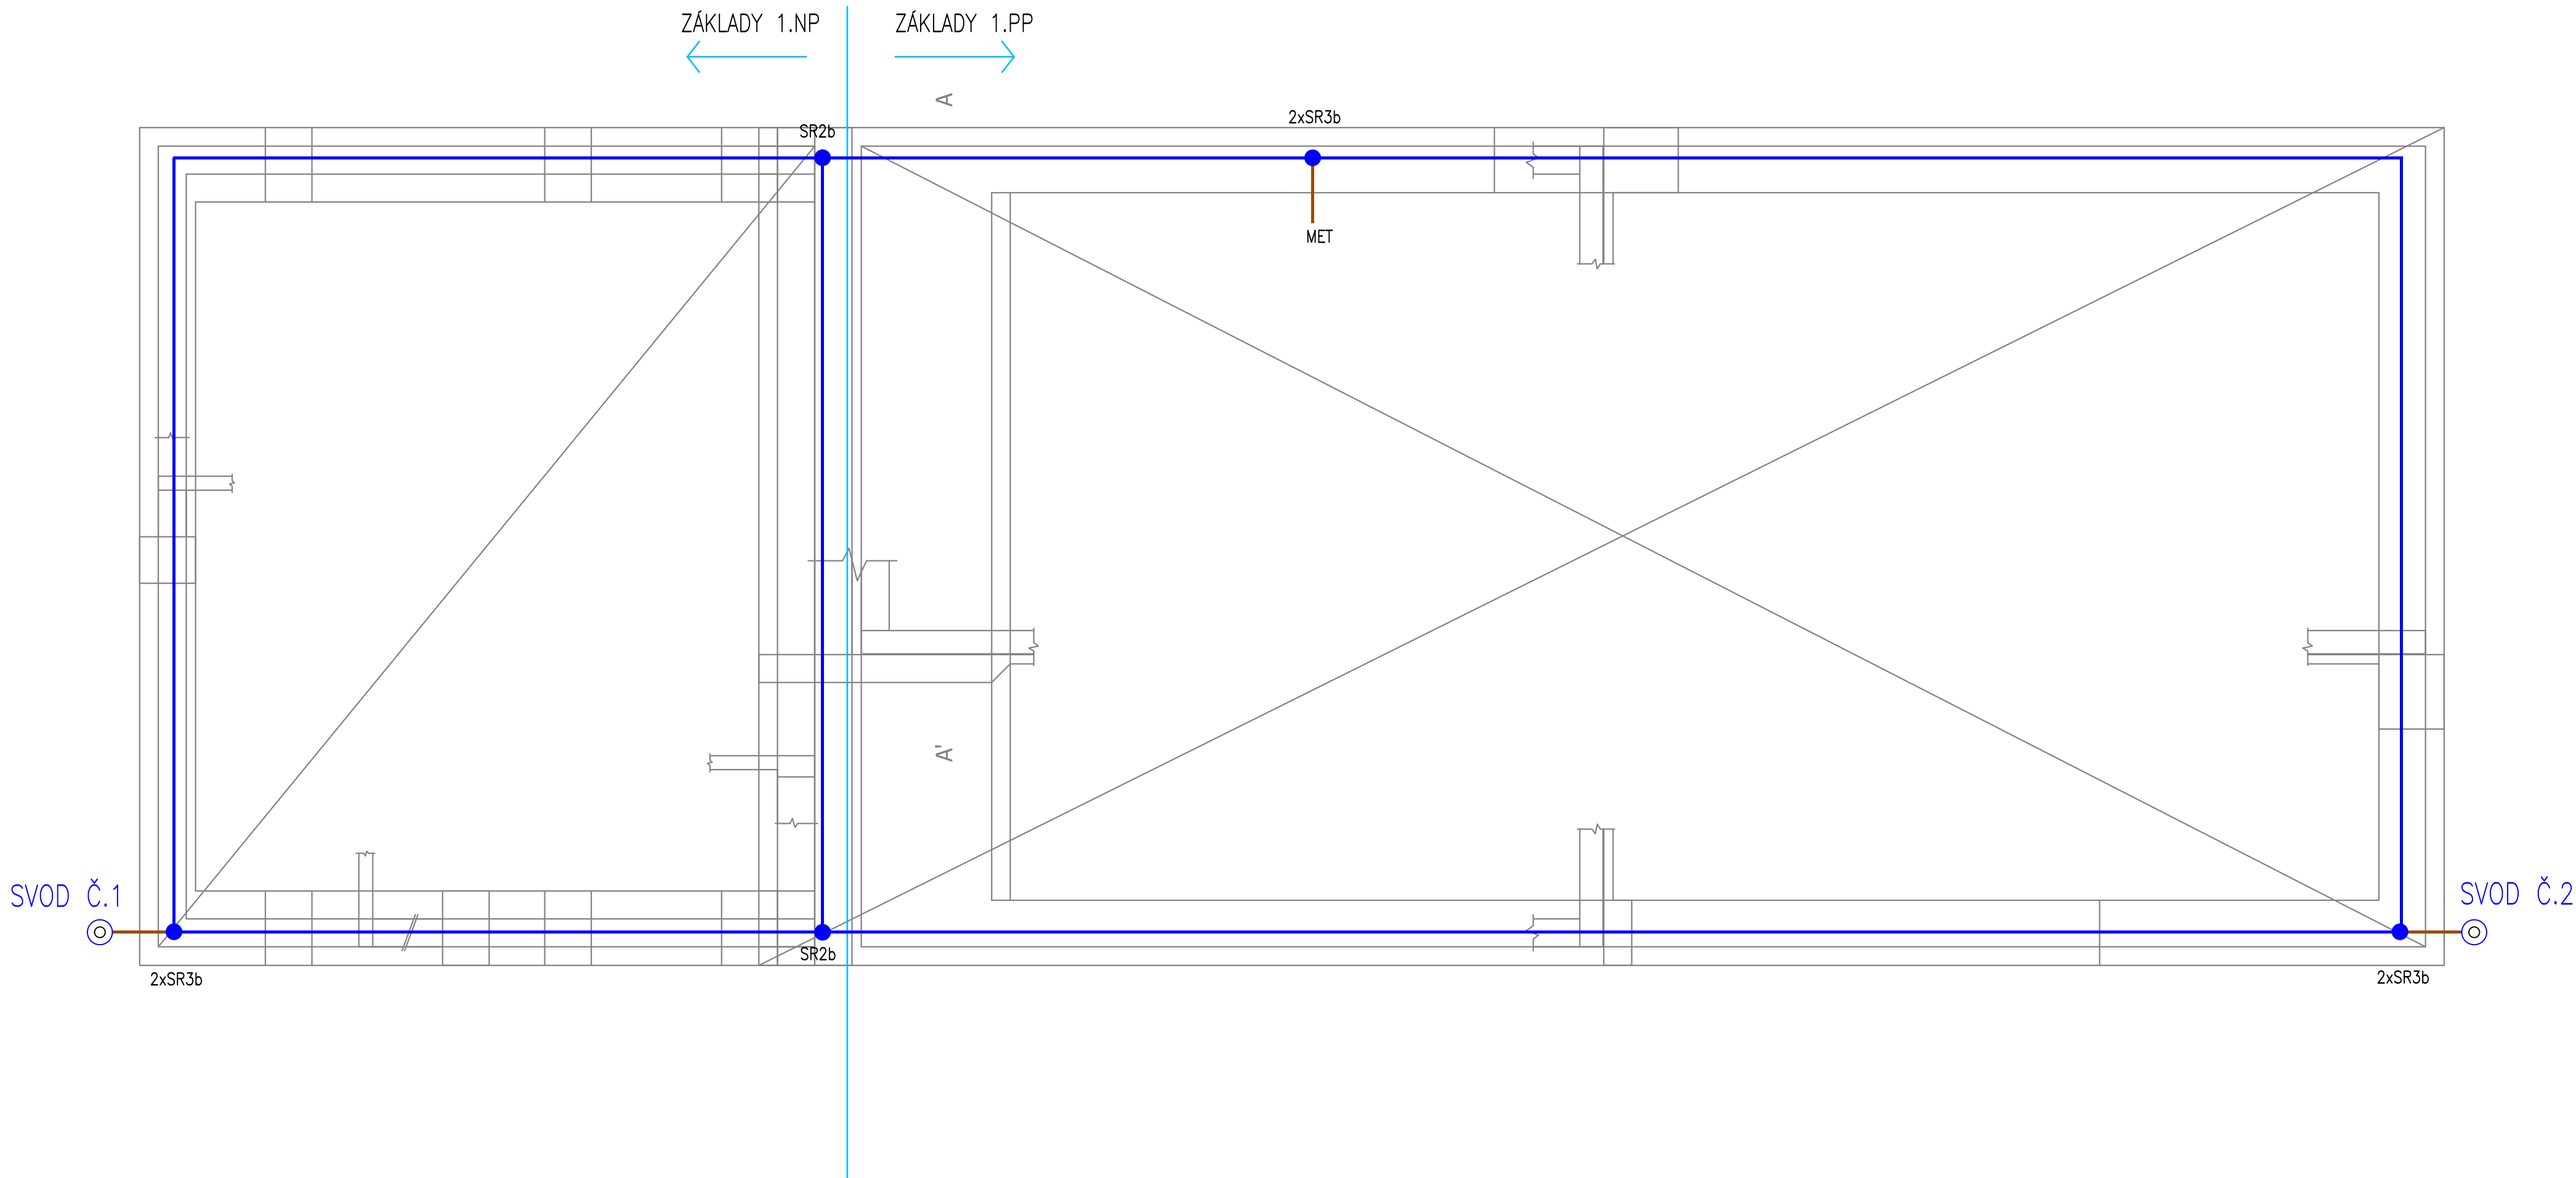

LEGENDA:

- - ZÁKLADOVÝ ZEMNIČ – PÁSEK FeZn 30x4 mm (uložení v betonovém základu/v rostlé zemině)
- - DRÁT FeZn Ø10 mm
- SZ ⊙ - ZKUŠEBNÍ SVORKA s POPISNÝM ŠTÍTKEM
- SR2b ● - SVORKA FeZn – PÁSEK/PÁSEK
- SR3b ● - SVORKA FeZn – PÁSEK/DRÁT

NAPĚŤOVÁ SOUSTAVA: 3NPE ~50Hz,400/230V TN–C–S
OCHRANA PŘED ÚRAZEM ELEKTRICKÝM PROUDEM:
AUTOMATICKÝM ODPOJENÍM OD ZDROJE, POSPOJOVÁNÍM
A PROUDOVÝM CHRÁNIČEM DLE ČSN 33 2000–4–41 ed.3

ODPOVĚDNÝ PROJEKTANT	ING. PETR PICMAUS		GENERÁLNÍ PROJEKTANT: BS projekt architektonická a projekční kancelář s.r.o. Nám. Míru 30/16, 276 01 Mělník email: info@bsprojekt.cz tel.: 721378100 www.bsprojekt.cz	
HLAVNÍ ARCHITEKT	ING. ARCH. MILAN DRBÁLEK			
VYPRACOVAL	Bc. Pavel Bohuněk			
STAVEBNÍK	OBEC RUDÍKOV, Č. P. 2, 67505 RUDÍKOV			
NÁZEV STAVBY	OBECNÍ DŮM RUDÍKOV		ZPRACOVATEL ČÁSTI: ZAPNUTO  Bc. Pavel Bohuněk Polní 74/23 405 02 Děčín + 420 773 918 902 p.bohunek@zapnuto.eu	
MÍSTO STAVBY	RUDÍKOV, P.Č. 2250/4, 2261, ST. 63, 2208/9, K.Ú. RUDÍKOV	DATUM	02/2024	
STAVEBNÍ OBJEKTY	SO.01	FORMÁT	A2	
ČÁST	D.1.4.EL - ELEKTROINSTALACE	STUPEŇ PD	DPS	
OBSAH	UZEMNĚNÍ		MĚŘÍTKO 1:50	Č. VÝKRESU D.1.4.4.16