



ZÁKLAD PRO OV 11 1:50

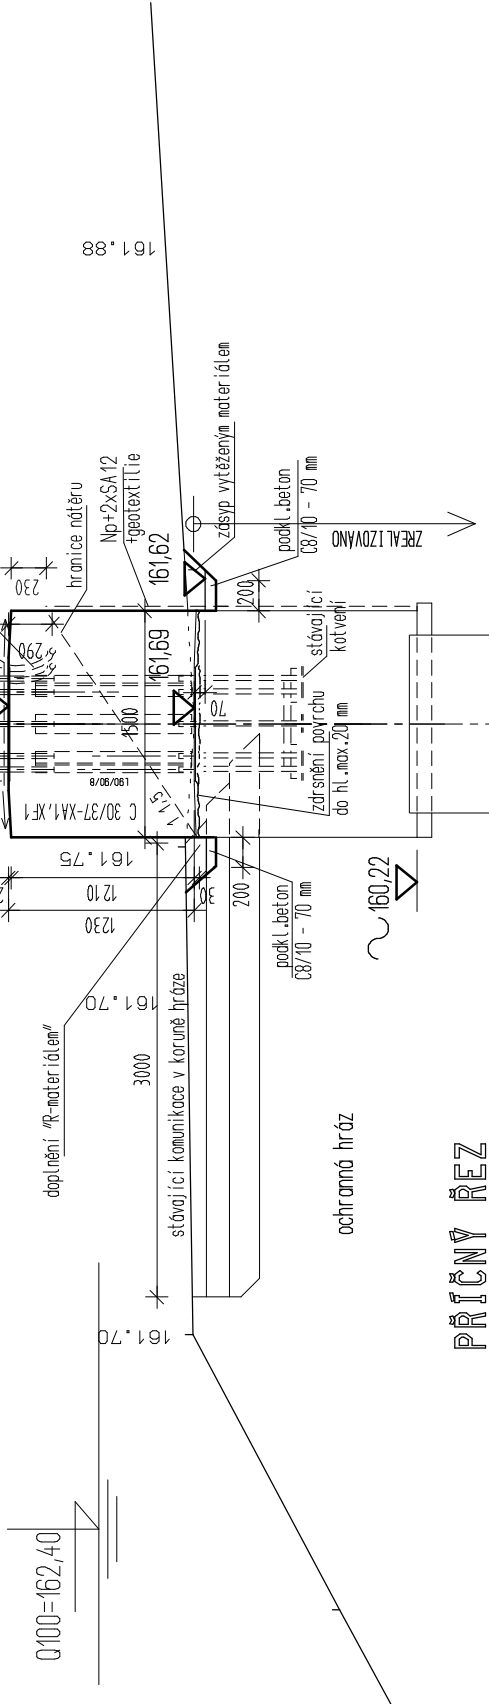

PŘÍČNÝ ŘEZ

- ① ohebná dvouplášťová korugovaná chránička HDPE Ø40/33

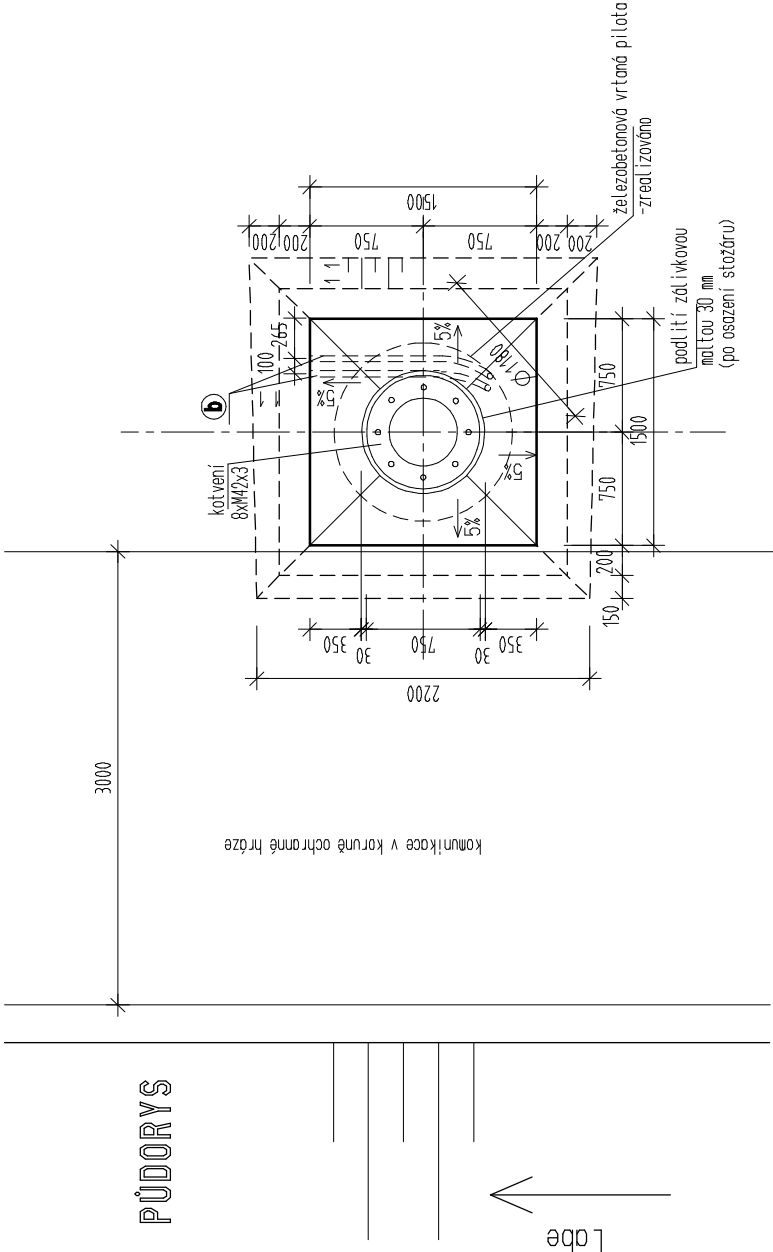

PŮDORYS

TVAR ZÁKLADU, NAVAŽANÍ NA STÁVAJÍCÍ ZÁKLAD – VIZ VÝKRES Č. 3.1.5
PROSTUPY PRO EL. KÁBELY – VIZ VÝKRES Č. 3.1.5
VÝZTUŽ ZÁKLADU – VIZ VÝKRES Č. 3.1.6
KOTVENÍ VĚŽÍ – VIZ VÝKRES Č. 3.1.7
POŽADAVKY NA PROVEDENÍ – VIZ TECHNICKÁ ZPRÁVA



TRANSCONSULT s.r.o.
Nerudova 37, 500 02 Hradec Králové

Vedoucí projektu	Ing. Shejbal	Středisko 1
Odpovědný projektant	Ing. Černý	Vedoucí Ing. Shejbal
Zpracovatel	Ing. Černý	Zak.číslo 161430004
Kontroloval	Ing. Shejbal	Datum 02/2017
Projektoval	Ing. Faltus	Arch.č. 00717 Formát A4
Objednatel	České přístavy, a.s. Praha	Účel PDPS
EKOLOGIZACE KONTEJNEROVÉHO TERMINÁLU A ÚPRAVY VLEČKOVÝCH KOLEJÍ V PŘÍSTAVU MELNÍK, 2. STAVBA		
SO 2.431 OSVĚTLENÍ VLEČKOVÝCH KOLEJÍ A MANIPULAČNÍCH PLOCH		
DISPOZICE – ZÁKLAD PRO OV11		Část dok. C.11
ZÁKLADY OSVĚTLOVACÍCH VĚŽÍ		Č.výkresu 3.1.3
Měřítko 1:50		