

LEGENDA ZNAČEK SLABOPROUDU:

Struktur. kabeláž - SK

 *komunikační zásuvka 2xRJ45*

Domovní telefon - DT

 *venkovní tablo VDT*

 *videotelefon VDT*

 
Společná televizní anténa - STA

 *zásuvka STA*

Rozhlas

 *100 V reprodukční*


Pomůcky:

 *stoupací vedení*

Trasa Slaboproudu

Trasa Optický kabel

LEGENDA MÍSTOSTÍ		
Č. M.	MÍSTOST	PLOCHA m²
1.01	CHODBA	32.86
1.02	ÚKLIDOVÁ KOMORA	1.48
1.03	SECHODIŠTĚ	5.68
1.04	PŘEDSÍŇ VE 2	2.79
1.05	WC 2	2.48
1.06	PŘEDSÍŇ VE M	2.31
1.07	PESDÍŘ	1.88
1.08	WC M	1.62
1.09	ŠATNA 2	2.58
1.10	UMÝVÁRNA 2	3.87
1.11	ČISTÁ ŠATNA M	9.99
1.12	UMÝVÁRNA M	10.19
1.13	ŠPÍŽNÁ ŠATNA M	15.01
1.14	SKLAD MATERIÁLU KPS	11.94
1.15	GABAZ	102.74
1.16	SKLAD, DÍLNA	9.58

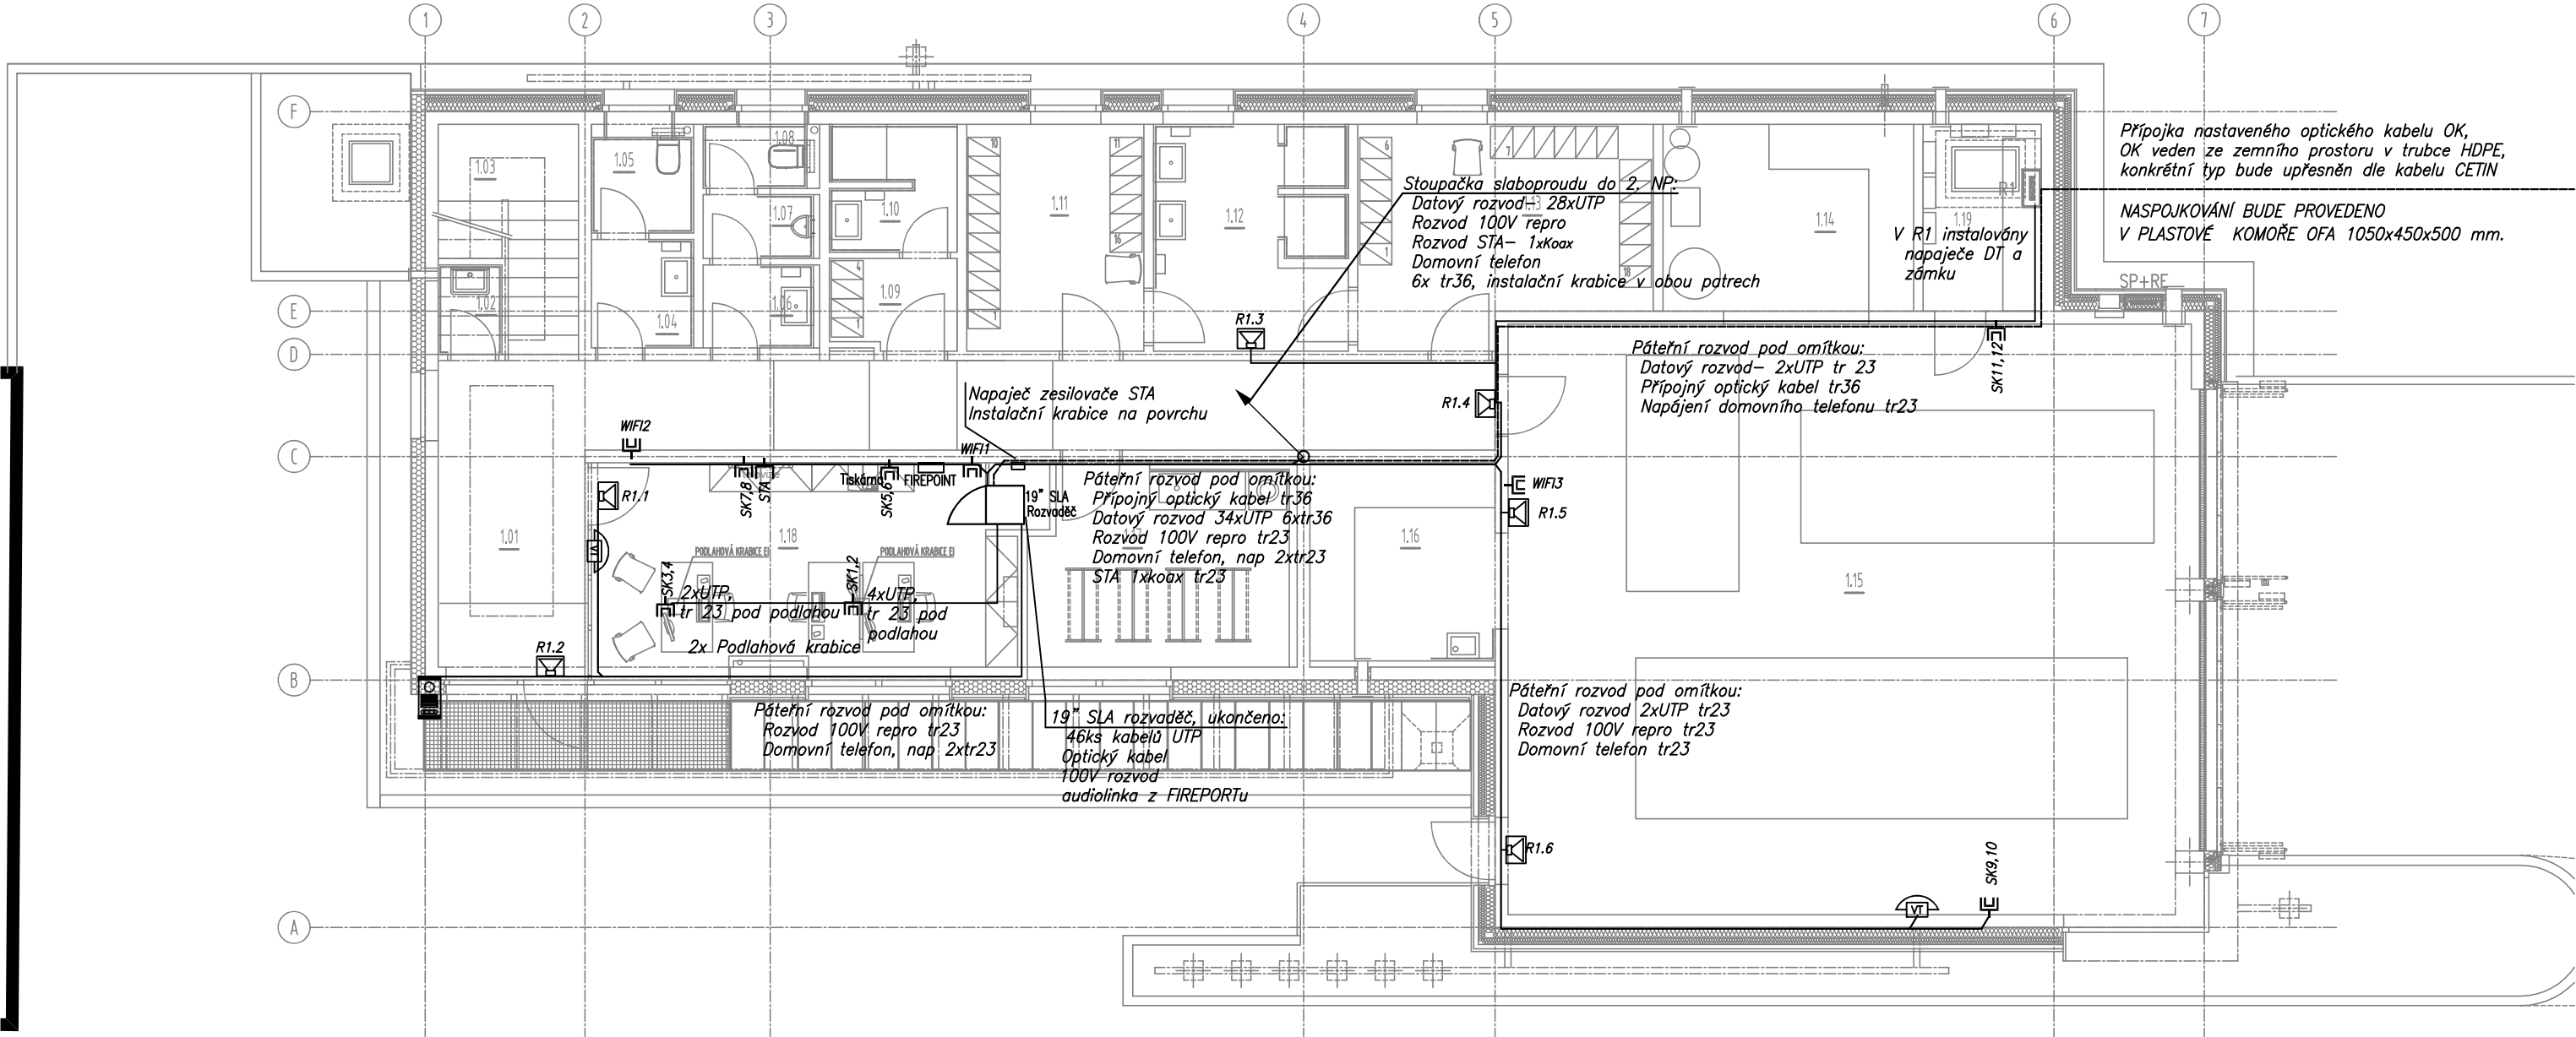

ZMĚNY

INVESTOR

OBEC PRŮHONICE

KVĚTNOVÉ NÁMĚSTÍ 73, 252 43 PRŮHONICE

GENERÁLNÍ PROJEKTANT

A32

A 32, spol. s r.o. | V Štíhlách 2031/12 | 142 00 Praha 4 | T +420 222 322 422 | F +420 222 322 432 | IČ: 251 556 28 | www.a32.cz

NÁZEV AKCE

HASIČSKÁ ZBROJNICE PRŮHONICE

PRŮHONICE

ZPRACOVATEL ČÁSTI

JKS ELEKTROPROJEKCE PRAHA s.r.o. | OLDŘICHOVA 11 | 128 00 PRAHA 2 | jks@jksprojekce.cz

JKS

ELEKTROPROJEKCE

NÁZEV ČÁSTI

SO 01 - HASIČSKÁ ZBROJNICE

D.1.4.6 - Slaboproudá elektrotechnika

ARCHITEKT ING. ARCH. IVAN KOLÁŘ	HIP ING. MARTIN FOŘT	PROJEKTANT ČÁSTI Ing. Lubomír Čeček Ing. Lubomír Čeček
------------------------------------	-------------------------	--

OBSAH

PŮDORYS 1.NP

POČET FORMÁTŮ
3

MĚŘÍTKO
1 : 100

DATUM
09/2023

Č. ZAKÁZKY
12522160

ČÁST
D.1.4.6

Č. PŘÍLOHY
102

Č. KOPIE

DRUH DOKUMENTACE
Dokumentace pro provádění stavby (DPS)