


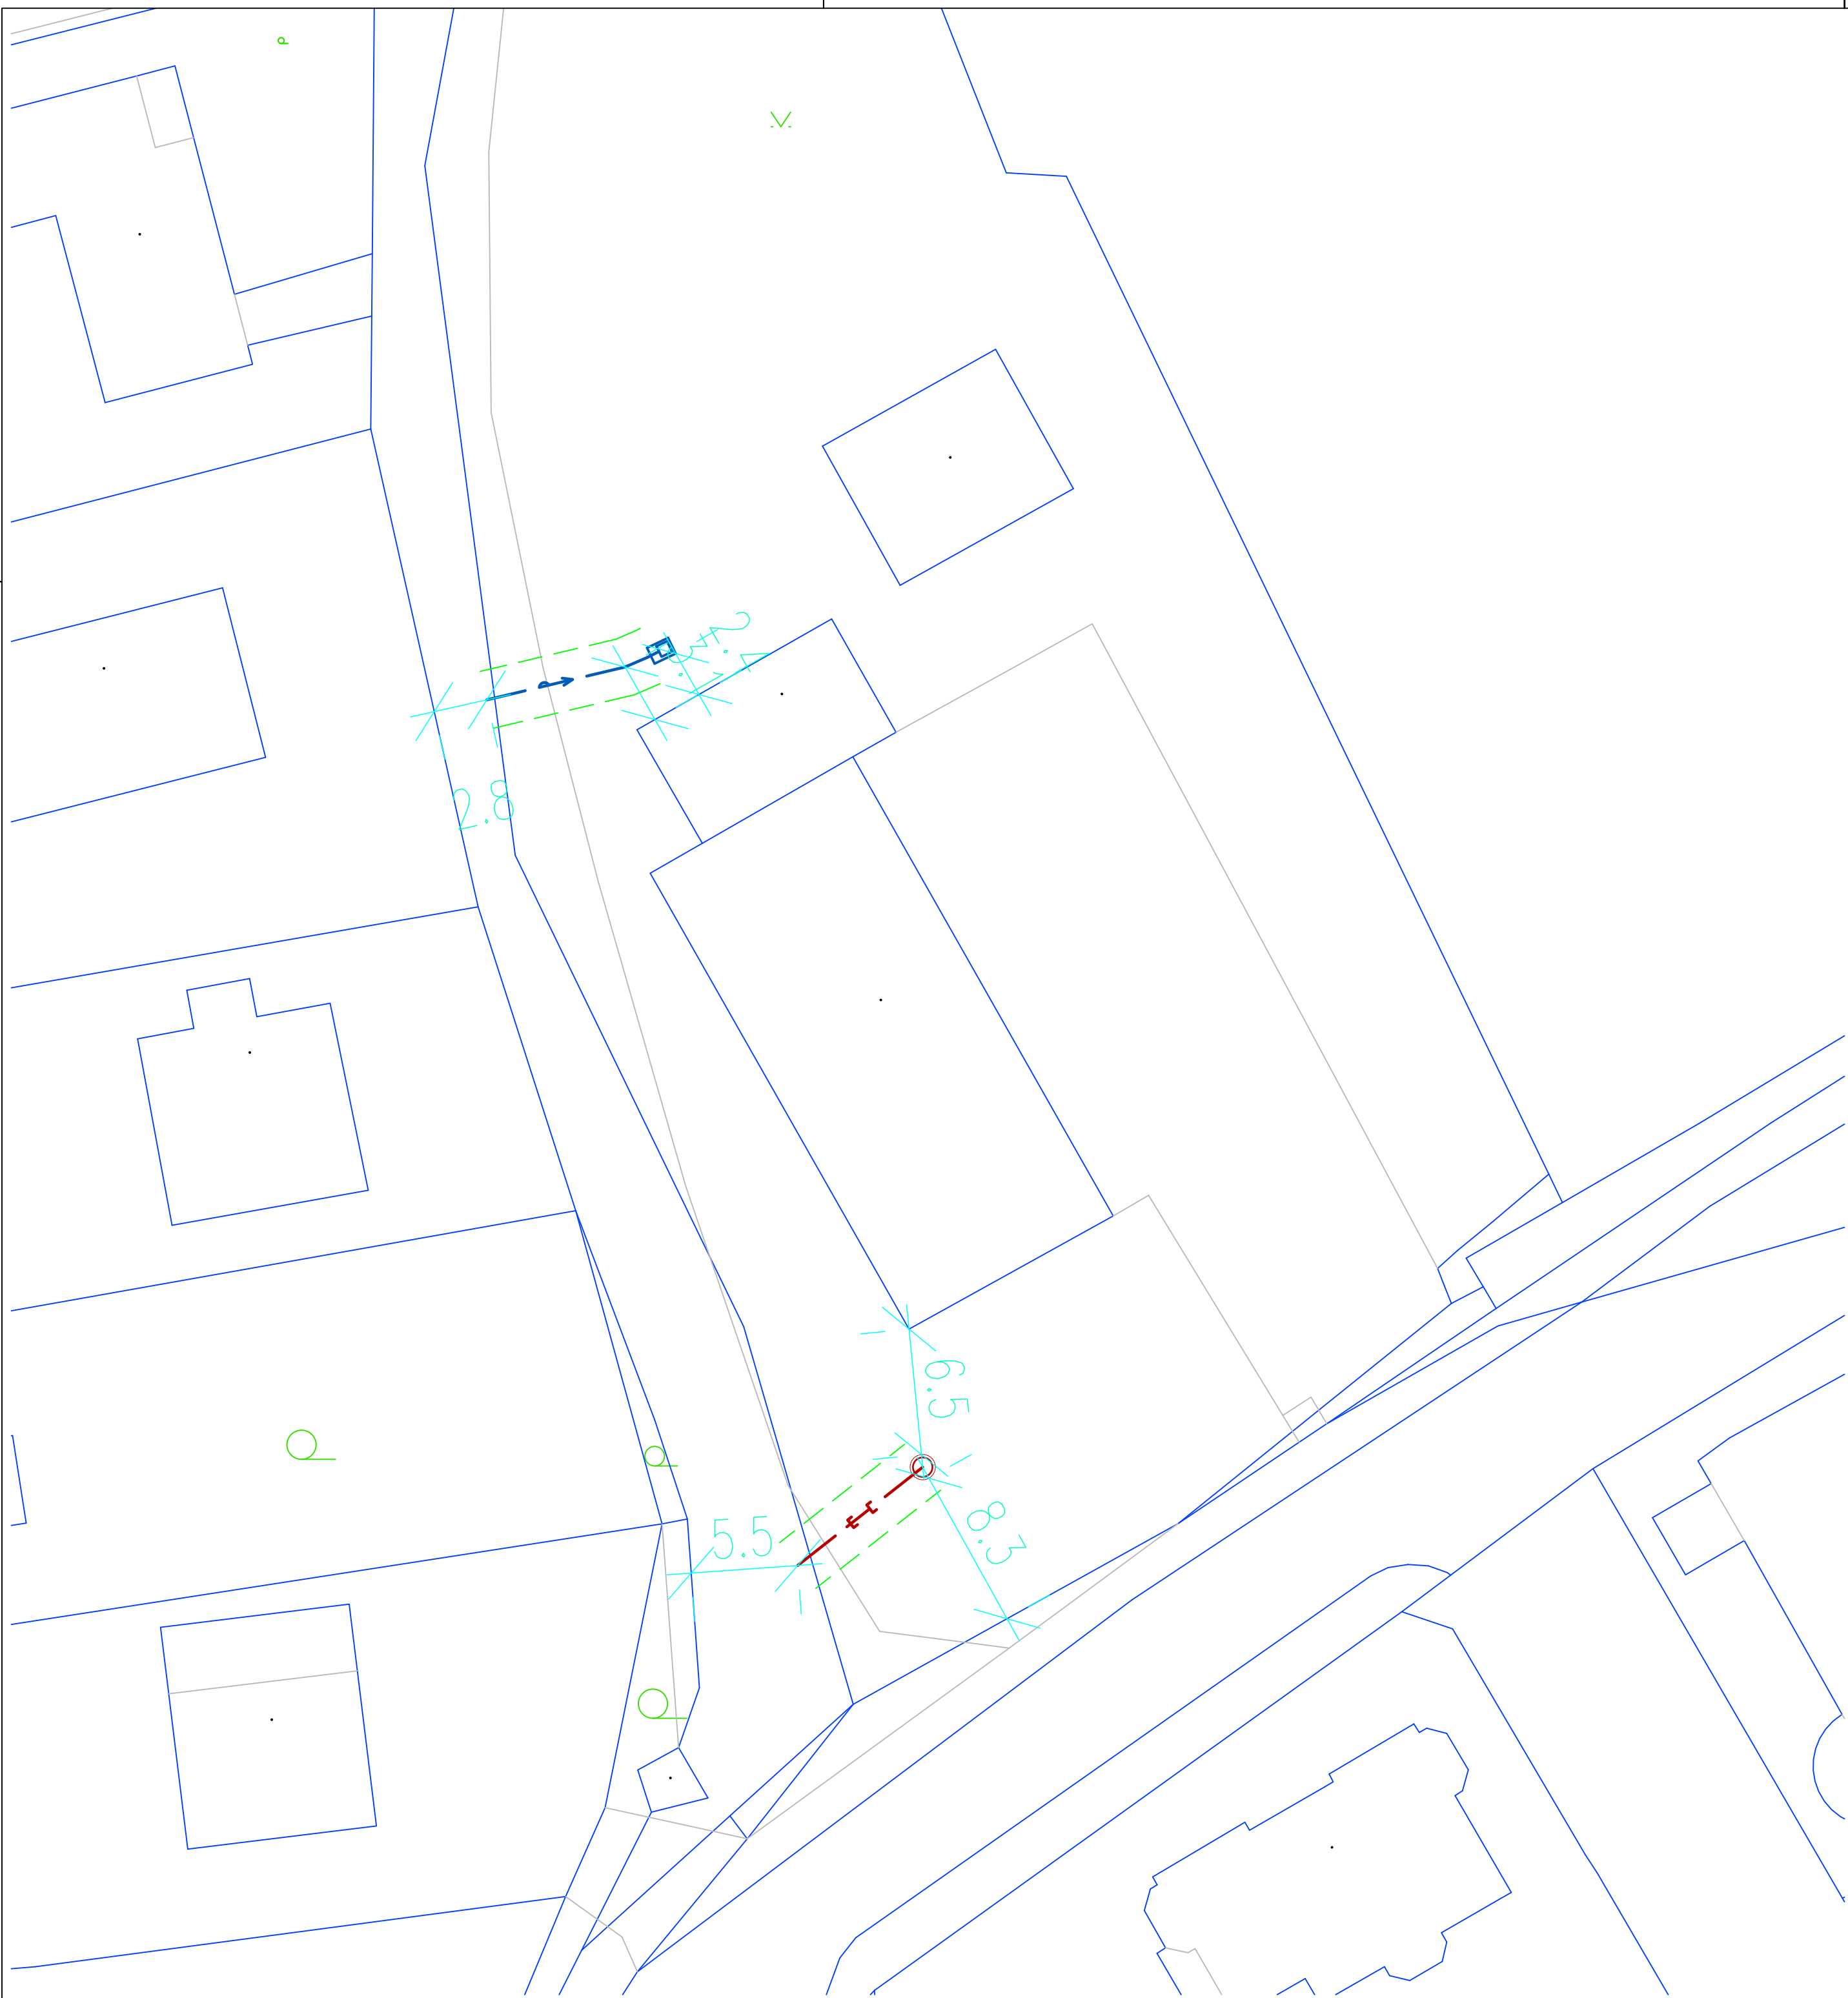

LEGENDA :

673

HRANICE POZEMKŮ Z GEODETICKÉHO ZAMĚŘENÍ

PŘÍPOJKA VODOVODU

PŘÍPOJKA DEŠŤOVÉ KANALIZACE

OCHRANNÉ PÁSMO

ZMĚNY

INVESTOR
OBEC PRŮHONICE
KVĚTNOVÉ NÁMĚSTÍ 73, 252 43 PRŮHONICE

GENERÁLNÍ PROJEKTANT
A32
A 32, spol. s r.o. | V Štíhlách 2031/12 | 142 00 Praha 4 | T +420 222 322 422 | F +420 222 322 432 | IČ: 251 556 28 | www.a32.cz

NÁZEV AKCE
HASIČSKÁ ZBRojNICE PRŮHONICE
PRŮHONICE

ZPRACOVATEL ČÁSTI
Vodopro
Ing. Pavel Jakubů, Husníkova 2085/20, 158 00 Praha 13
Tel.: +420 736608375, www.vodopro.cz, IČO 727 57 442
email: vodopro@vodopro.cz

NÁZEV ČÁSTI
D.4.2 - PŘÍPOJKY KANALIZACE A VODOVODU

ARCHITEKT ING. ARCH. IVAN KOLÁŘ	HP ING. MARTIN FORT	PROJEKTANT ČÁSTI ING. SIMONA KAREŠOVÁ ING. PAVEL JAKUBŮ
------------------------------------	------------------------	---

OBSAH
ZÁKRES DO KATASTRÁLNÍ SITUACE

POČET FORMÁTŮ 6xA4	MĚŘÍTKO 1:250	DATUM 09/2023	Č. ZAKÁZKY 12522160	ČÁST D.4.2	Č. PŘÍLOHY 02	Č. KOPIE
DRUH DOKUMENTACE Dokumentace pro provádění stavby (DPS)						