



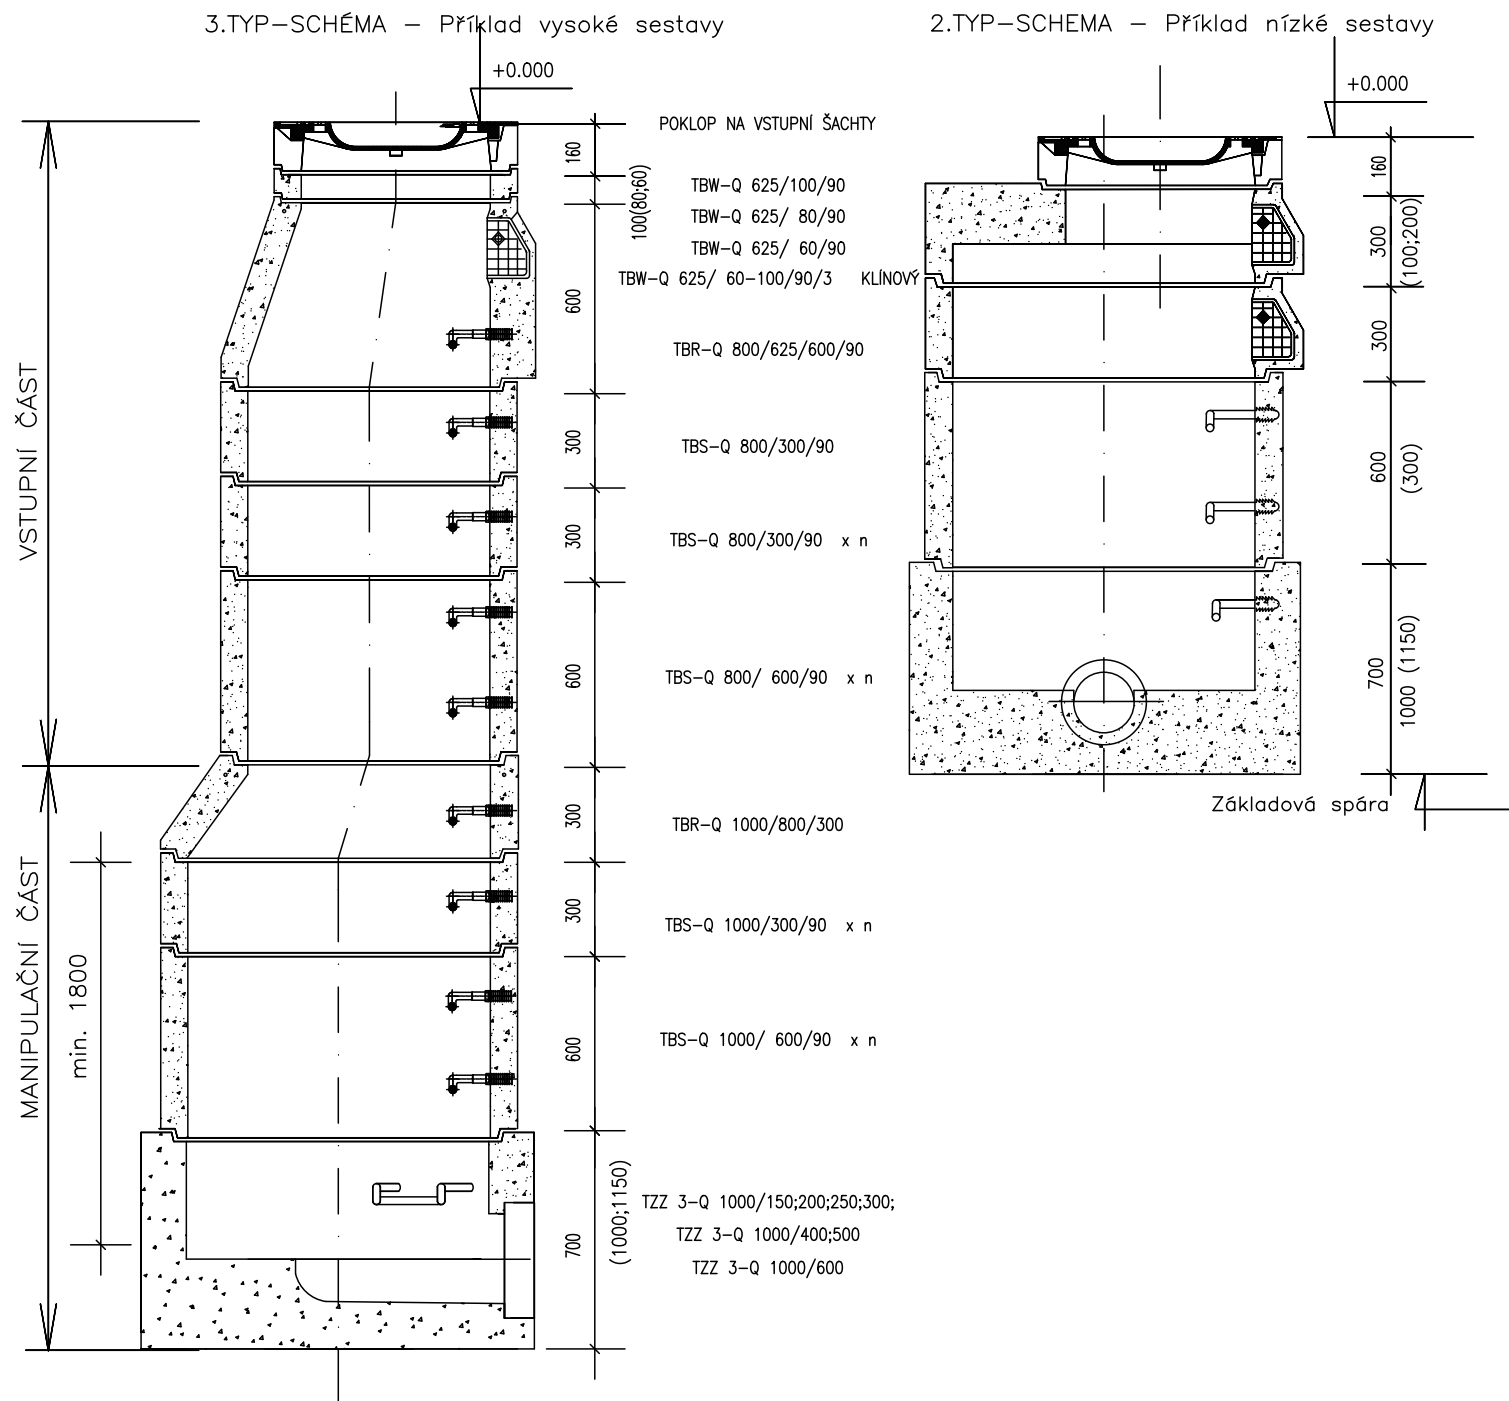

PŮDORYS SPODNÍ ČÁSTI ŠACHTY

Příklady

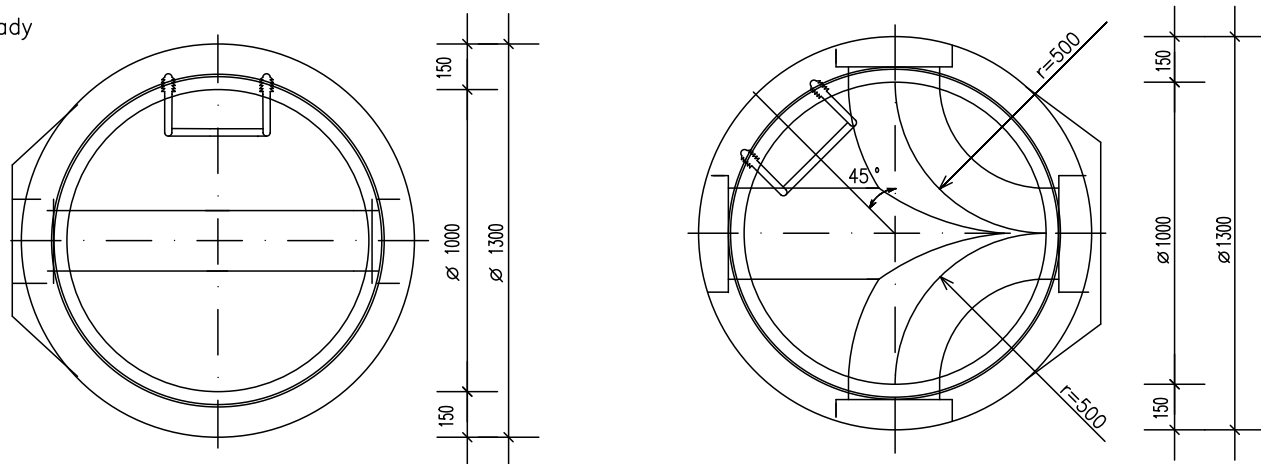

ZMĚNY

INVESTOR

OBEC PRŮHONICE

KVĚTNOVÉ NÁMĚSTÍ 73, 252 43 PRŮHONICE

GENERÁLNÍ PROJEKTANT

A32

A 32, spol. s r.o. | V Štíhlách 2031/12 | 142 00 Praha 4 | T +420 222 322 422 | F +420 222 322 432 | IČ: 251 556 28 | www.a32.cz

NÁZEV AKCE

HASIČSKÁ ZBROJNICE PRŮHONICE

ZPRACOVATEL ČÁSTI

Vodopro

Ing. Pavel Jakubů, Husníkova 2085/20, 158 00 Praha 13
Tel.: +420 736608375, www.vodopro.cz, IČO 727 57 442
email: vodopro@vodopro.cz

NÁZEV ČÁSTI

D.4.2 - PŘÍPOJKY KANALIZACE A VODOVODU

ARCHITEKT ING. ARCH. IVAN KOLÁŘ	HIP ING. MARTIN FOŘT	PROJEKTANT ČÁSTI ING. SIMONA KAREŠOVÁ ING. PAVEL JAKUBŮ
------------------------------------	-------------------------	---

OBSAH

VZOROVÝ VÝKRES REVIZNÍ ŠACHTY DN 1.000

POČET FORMÁTŮ 2xA4	MĚŘÍTKO 1:25	DATUM 09/2023	Č. ZAKÁZKY 12522160	ČÁST D.4.2	Č. PŘÍLOHY 07	Č. KOPIE
DRUH DOKUMENTACE Dokumentace pro provádění stavby (DPS)						