


PŮDORYS 1:5000

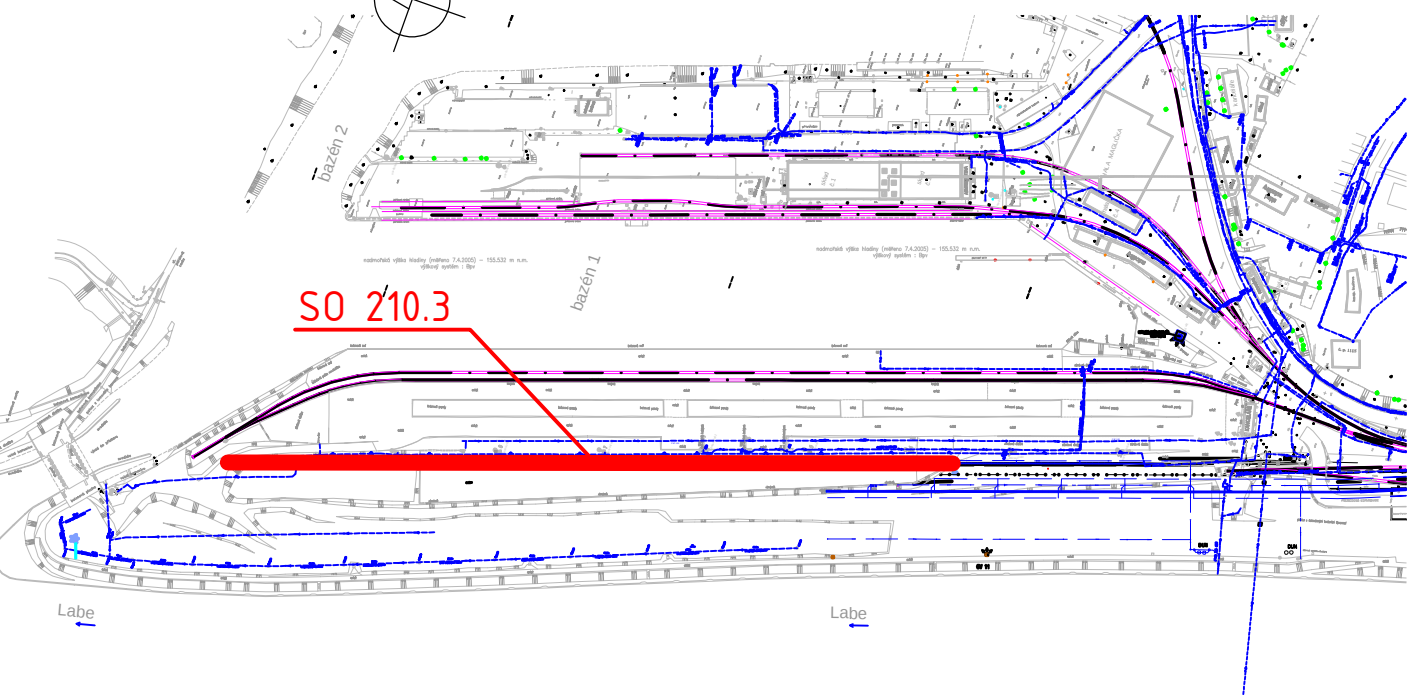

LEGENDA STÁVAJÍCÍCH INŽENÝRSKÝCH SÍTÍ

- PODZEMNÍ VEDENÍ VN (ČEZ DISTRIBUCE A.S.)
- PODZEMNÍ VEDENÍ NN (ČEZ DISTRIBUCE A.S.)
- AREÁLOVÝ ROZVOD VERNÍHO OSVĚTLENÍ (ČESKÉ PŘÍSTAVY A.S.)
- PODZEMNÍ SÍŤOVACÍ VEDENÍ (TELEFONICA O2 GR. A.S.)
- STŘEDOTVĚR PLYNOVOD (RWE A.S.)

SEZNAM STAVEBNÍCH OBJEKTŮ 3. STAVBY EKOLOGIZACE

OBJEKTY PŘÍPRAVY STAVENÍŠTĚ

- SO 030.3 HRUBÉ TERÉNNÍ ÚPRAVY - 3. STAVBA
- SO 050.3 DEMONTÁŽ OSVĚTLOVACÍCH VĚŽÍ KT TOPŮLKÝ

POZEMNÍ KOMUNIKACE A PLOCHY

- SO 130.3 MANIPULAČNÍ A OBSLUŽNÁ PLOCHA Č. 3
- SO 131.3 MANIPULAČNÍ PLOCHA Č. 6
- SO 133.3 PROPOJOVACÍ RAMPA
- SO 134.3 ÚPRAVY PLOCHY KT TOPŮLKÝ
- SO 135.3 ROZŠÍŘENÍ PLOCHY SO 2.101 A SO 105
- MOSTY A ZDÍ

- SO 201.3 JERÁBOVÁ DRÁHA
- SO 210.3 OPĚRNÁ ZĚD PODÉL KOLEJE Č. 101a

VODOHOSPODÁŘSKÉ OBJEKTY

- SO 330.3 ODVODNĚNÍ ZPEVNĚNÝCH PLOCH - 3. STAVBA
- SO 331.3 ODVODNĚNÍ PLOCHY KT TOPŮLKÝ


ELEKTRO A SÍŤOVACÍ OBJEKTY

- SO 430.3 KABELOVÉ ROZVODY NN
- SO 455.3 OSVĚTLENÍ PLOCH 3. STAVBY
- SO 456.3 OSVĚTLENÍ PLOCHY KT TOPŮLKÝ


OBJEKTY DRAH

- SO 661.3 PRODLOUŽENÍ VLEČKOVÉ KOLEJE Č. 403 - KOLEJOVÝ SVRŠEK, 3. STAVBA
- SO 662.3 PRODLOUŽENÍ VLEČKOVÉ KOLEJE Č. 404 - KOLEJOVÝ SVRŠEK, 3. STAVBA
- SO 663.3 PRODLOUŽENÍ VLEČKOVÉ KOLEJE Č. 101a - KOLEJOVÝ SVRŠEK
- SO 664.3 PRODLOUŽENÍ VLEČKOVÉ KOLEJE Č. 301


ŘEZ 5-5 1:100
3600

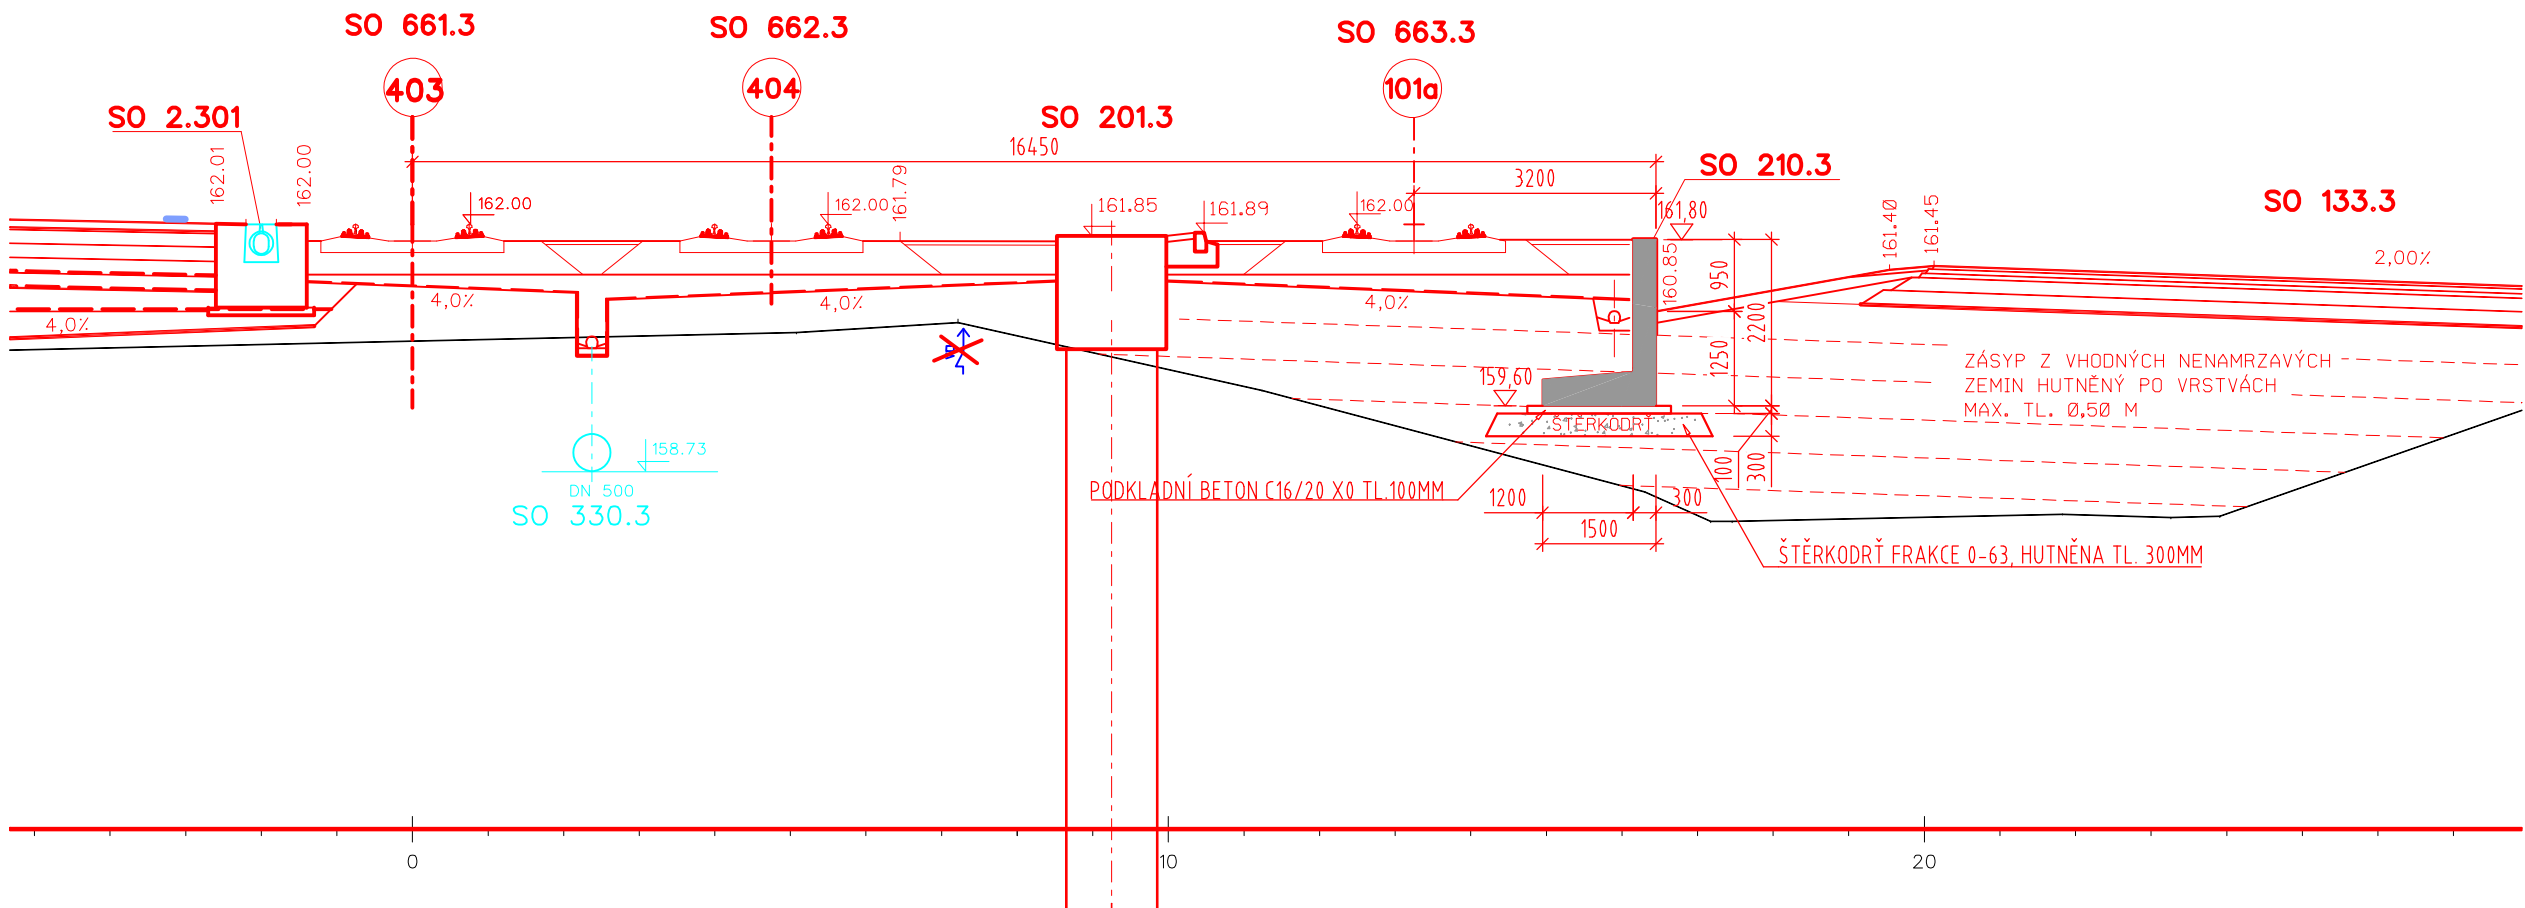


ŘEZ 2-2 1:100
3300

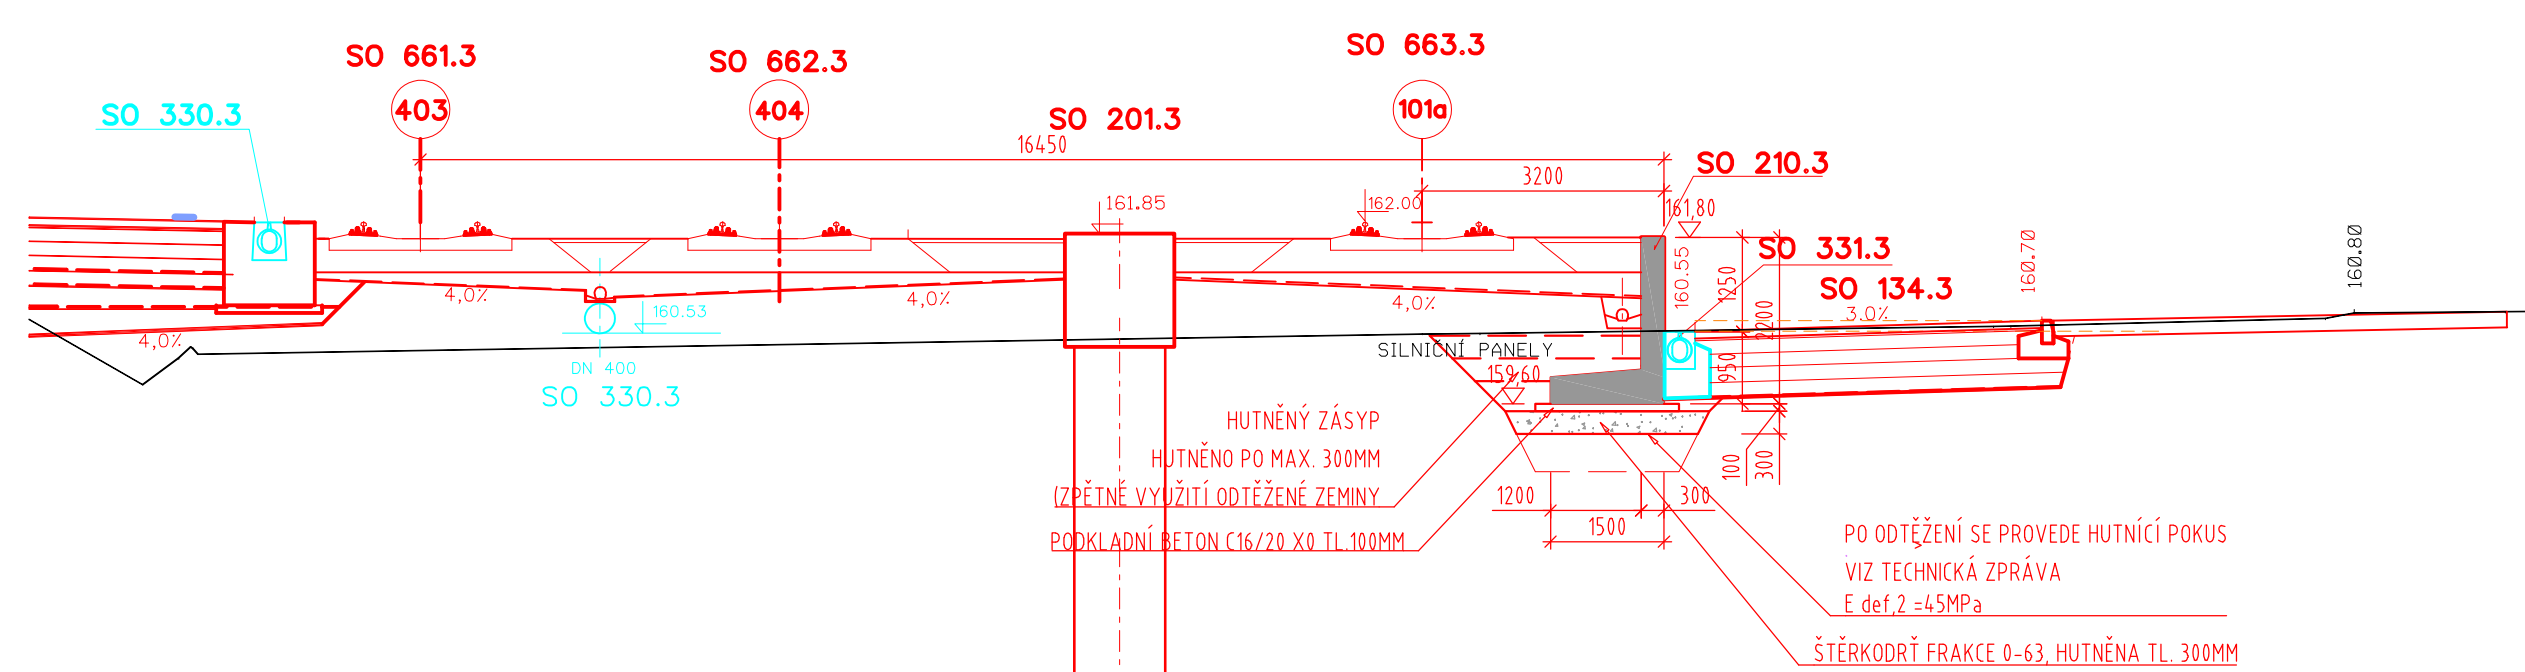


PŮDORYS 1:1000

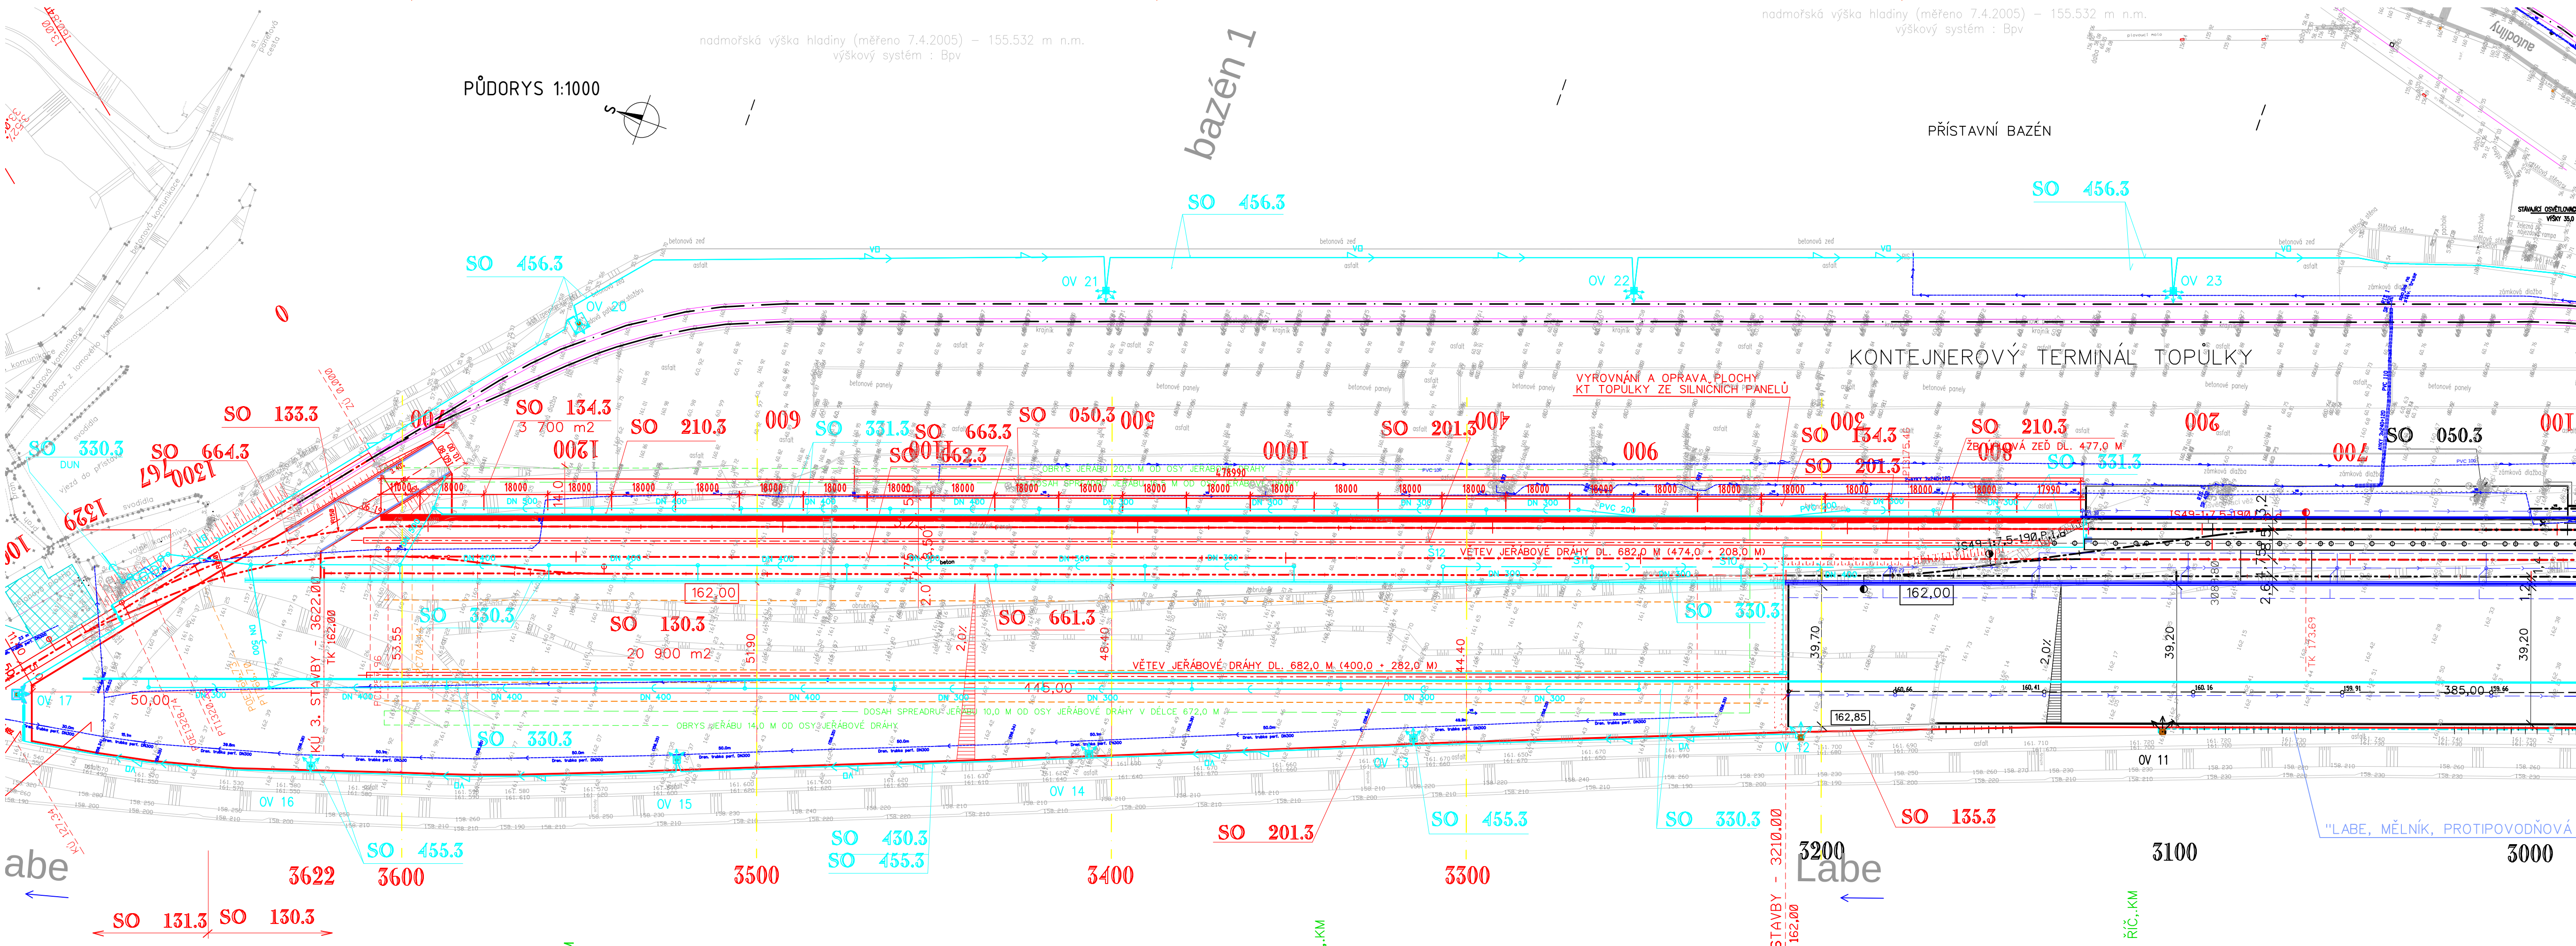


ŘEZ 4-4 1:100
3500

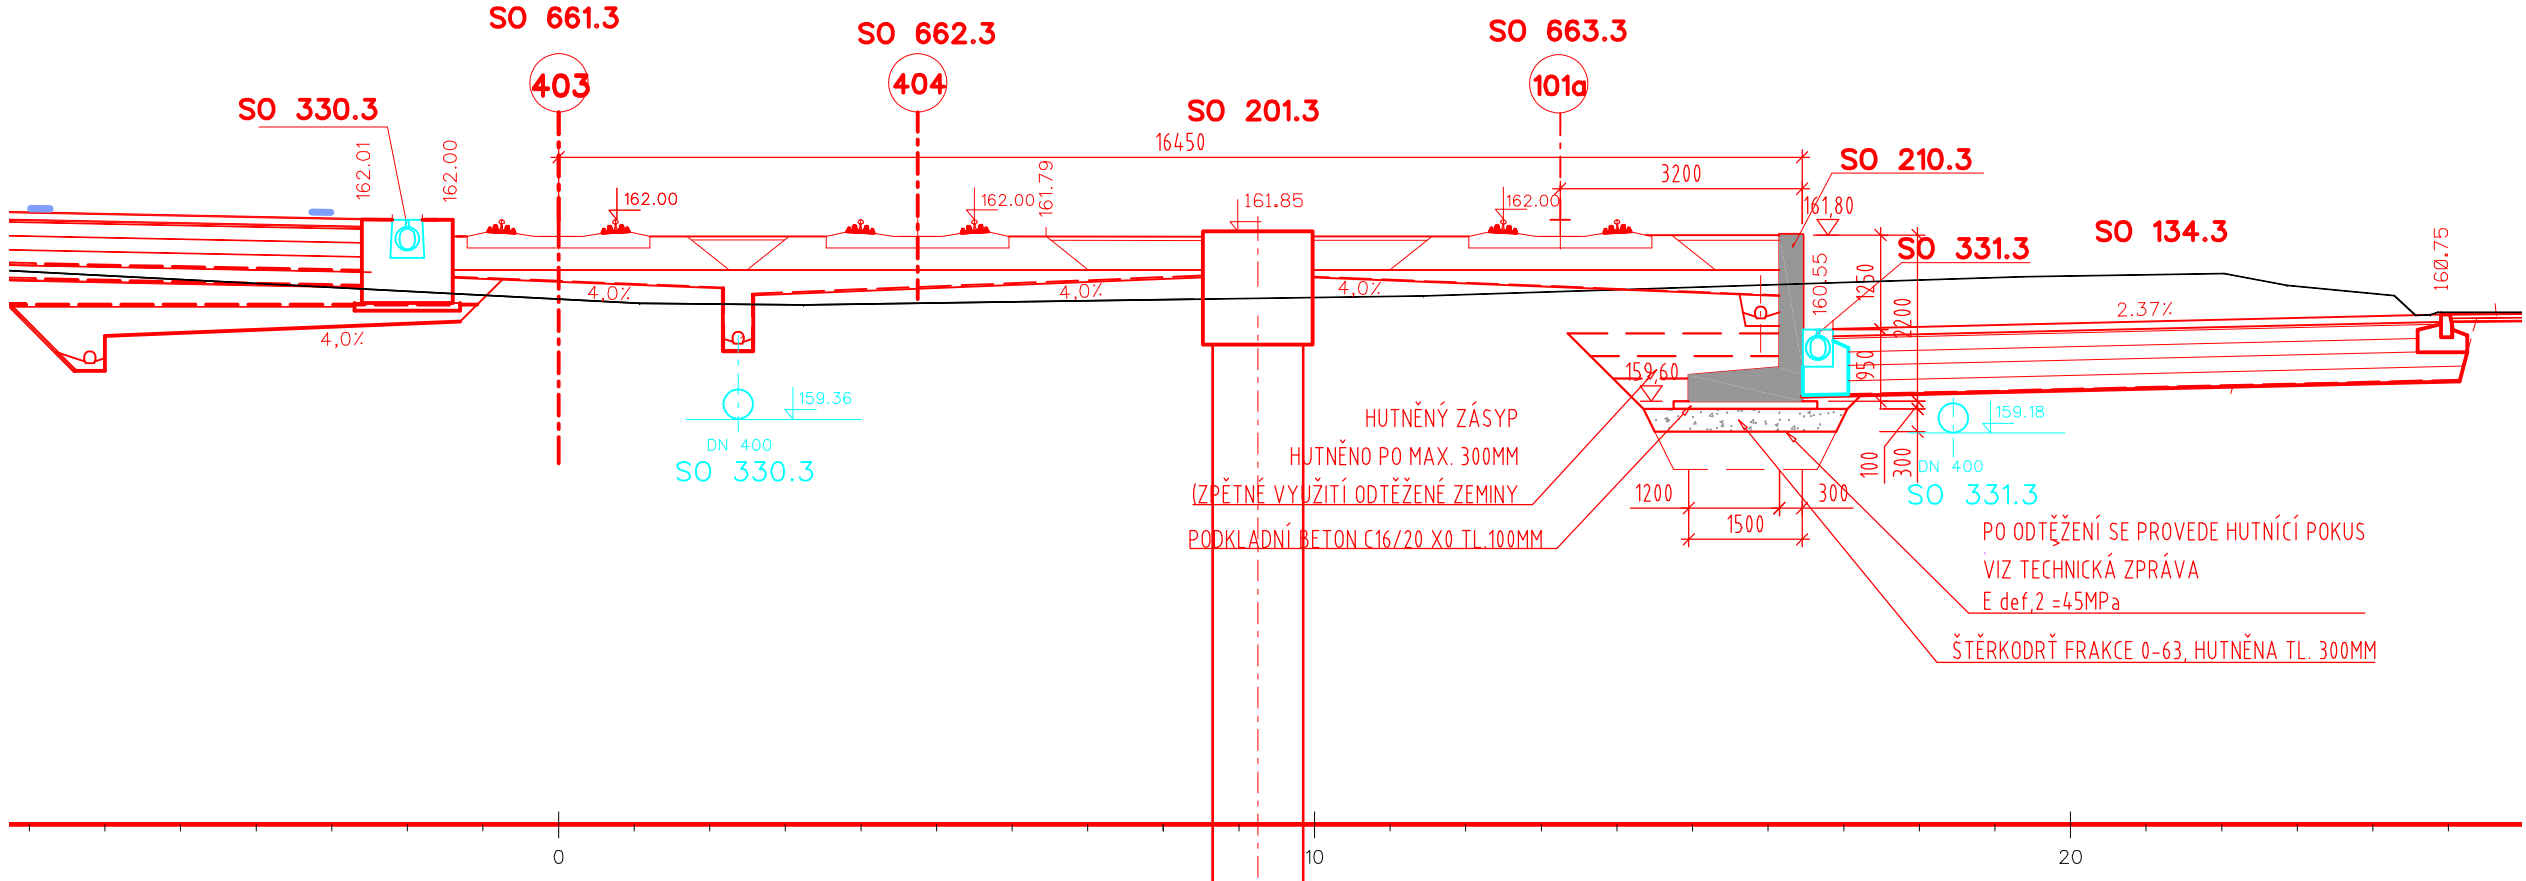

ŘEZ 1-1 1:100
3200

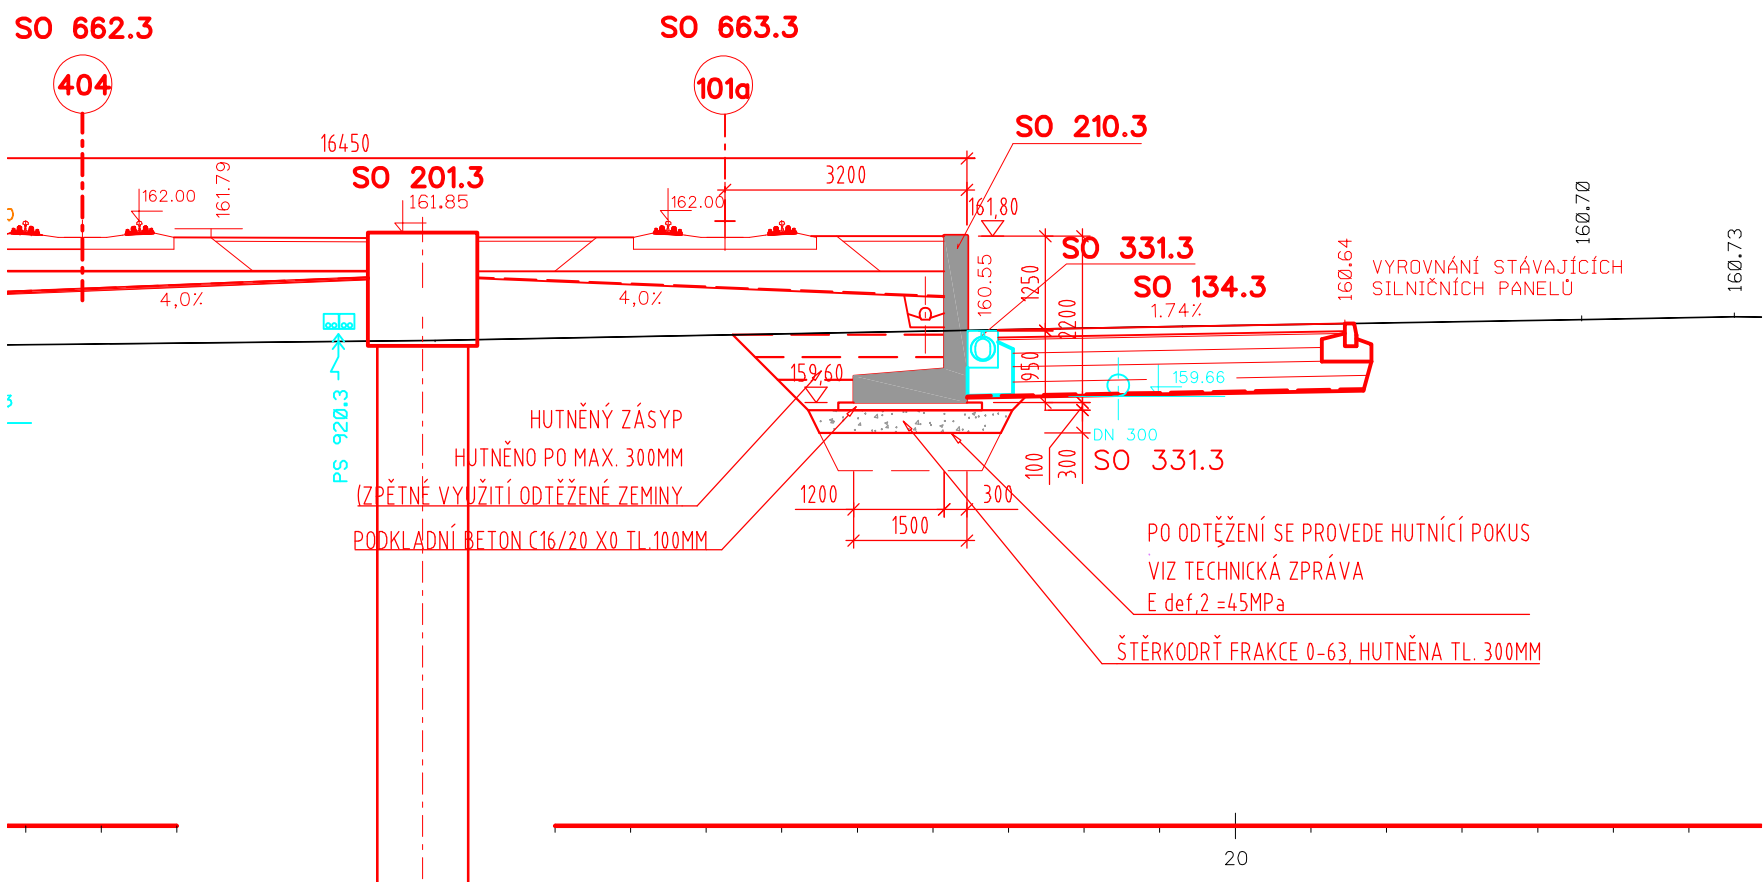

ŘEZ 3-3 1:100
3400

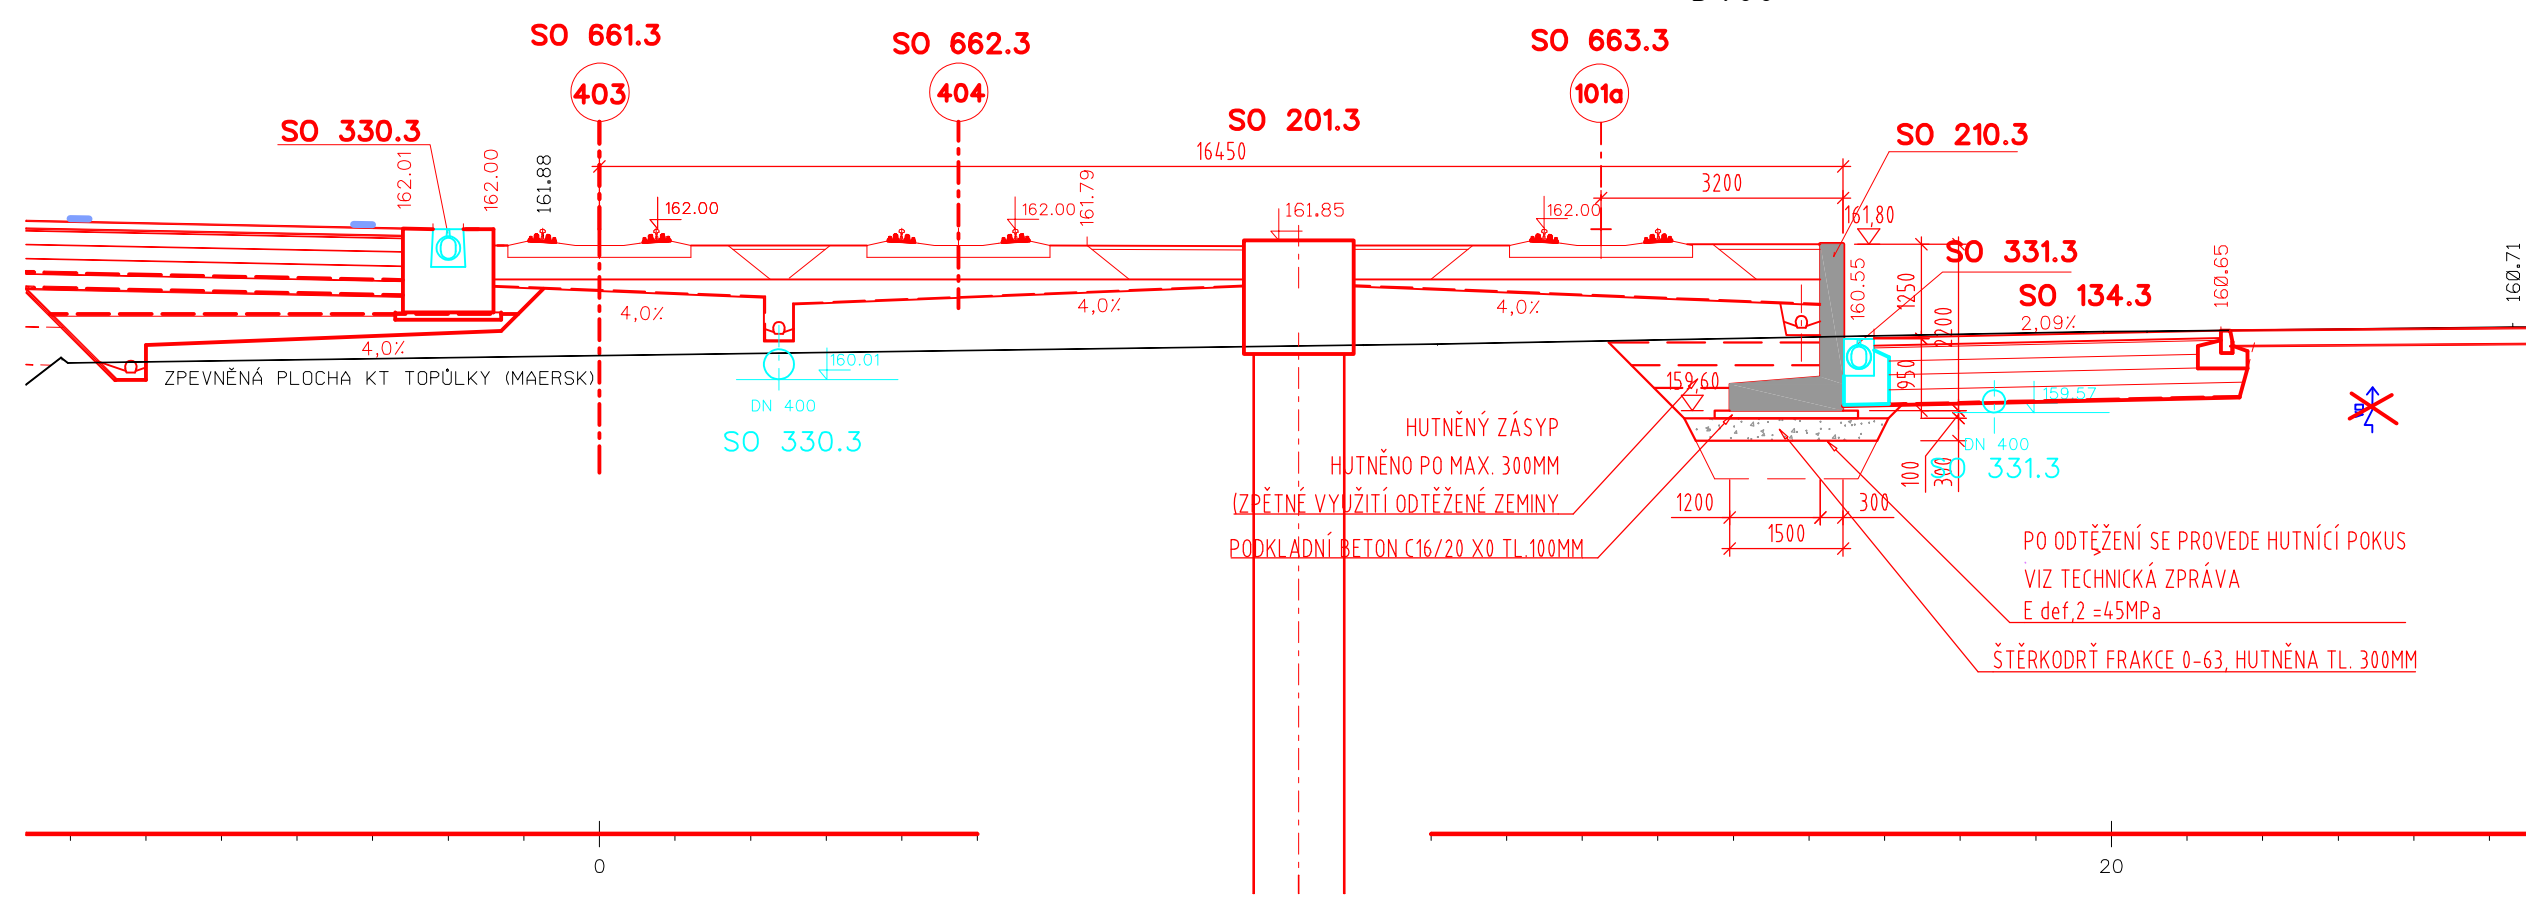

SOUŘADNICOVÝ SYSTÉM S-JTSK
VÝŠKOVÝ SYSTÉM Bpv

TRANSCONSULT s.r.o. Nerudova 37, 500 02 Hradec Králové			
Vedoucí projektu	Ing. Shejbal	Síťedisko:	3
Odpovědný projektant	Prudič	Vedoucí:	Ing. Shejbal
Zpracovatel	Prudič	Zak. číslo	1/61173/010/05
Přezkoušel	Ing. Velehradský	Arch. č.	03318
Kontroloval	Ing. Shejbal	Datum:	11/2018
Objednatel:	České přístavy, a.s.	Účel:	PDPS
EKOLOGIZACE KONTEJNEROVÉHO TERMINÁLU A ÚPRAVY VLEČKOVÝCH KOLEJÍ V PŘÍSTAVU MĚLNÍK, 3. STAVBA STAVEBNÍ ČÁST SO 210.3 OPĚRNÁ ZĚD PODÉL KOLEJE Č. 101A			Část dok. C.9
DISPOZICE		Měřítko 1:1000, 1:5000	Č. výkresu 2