


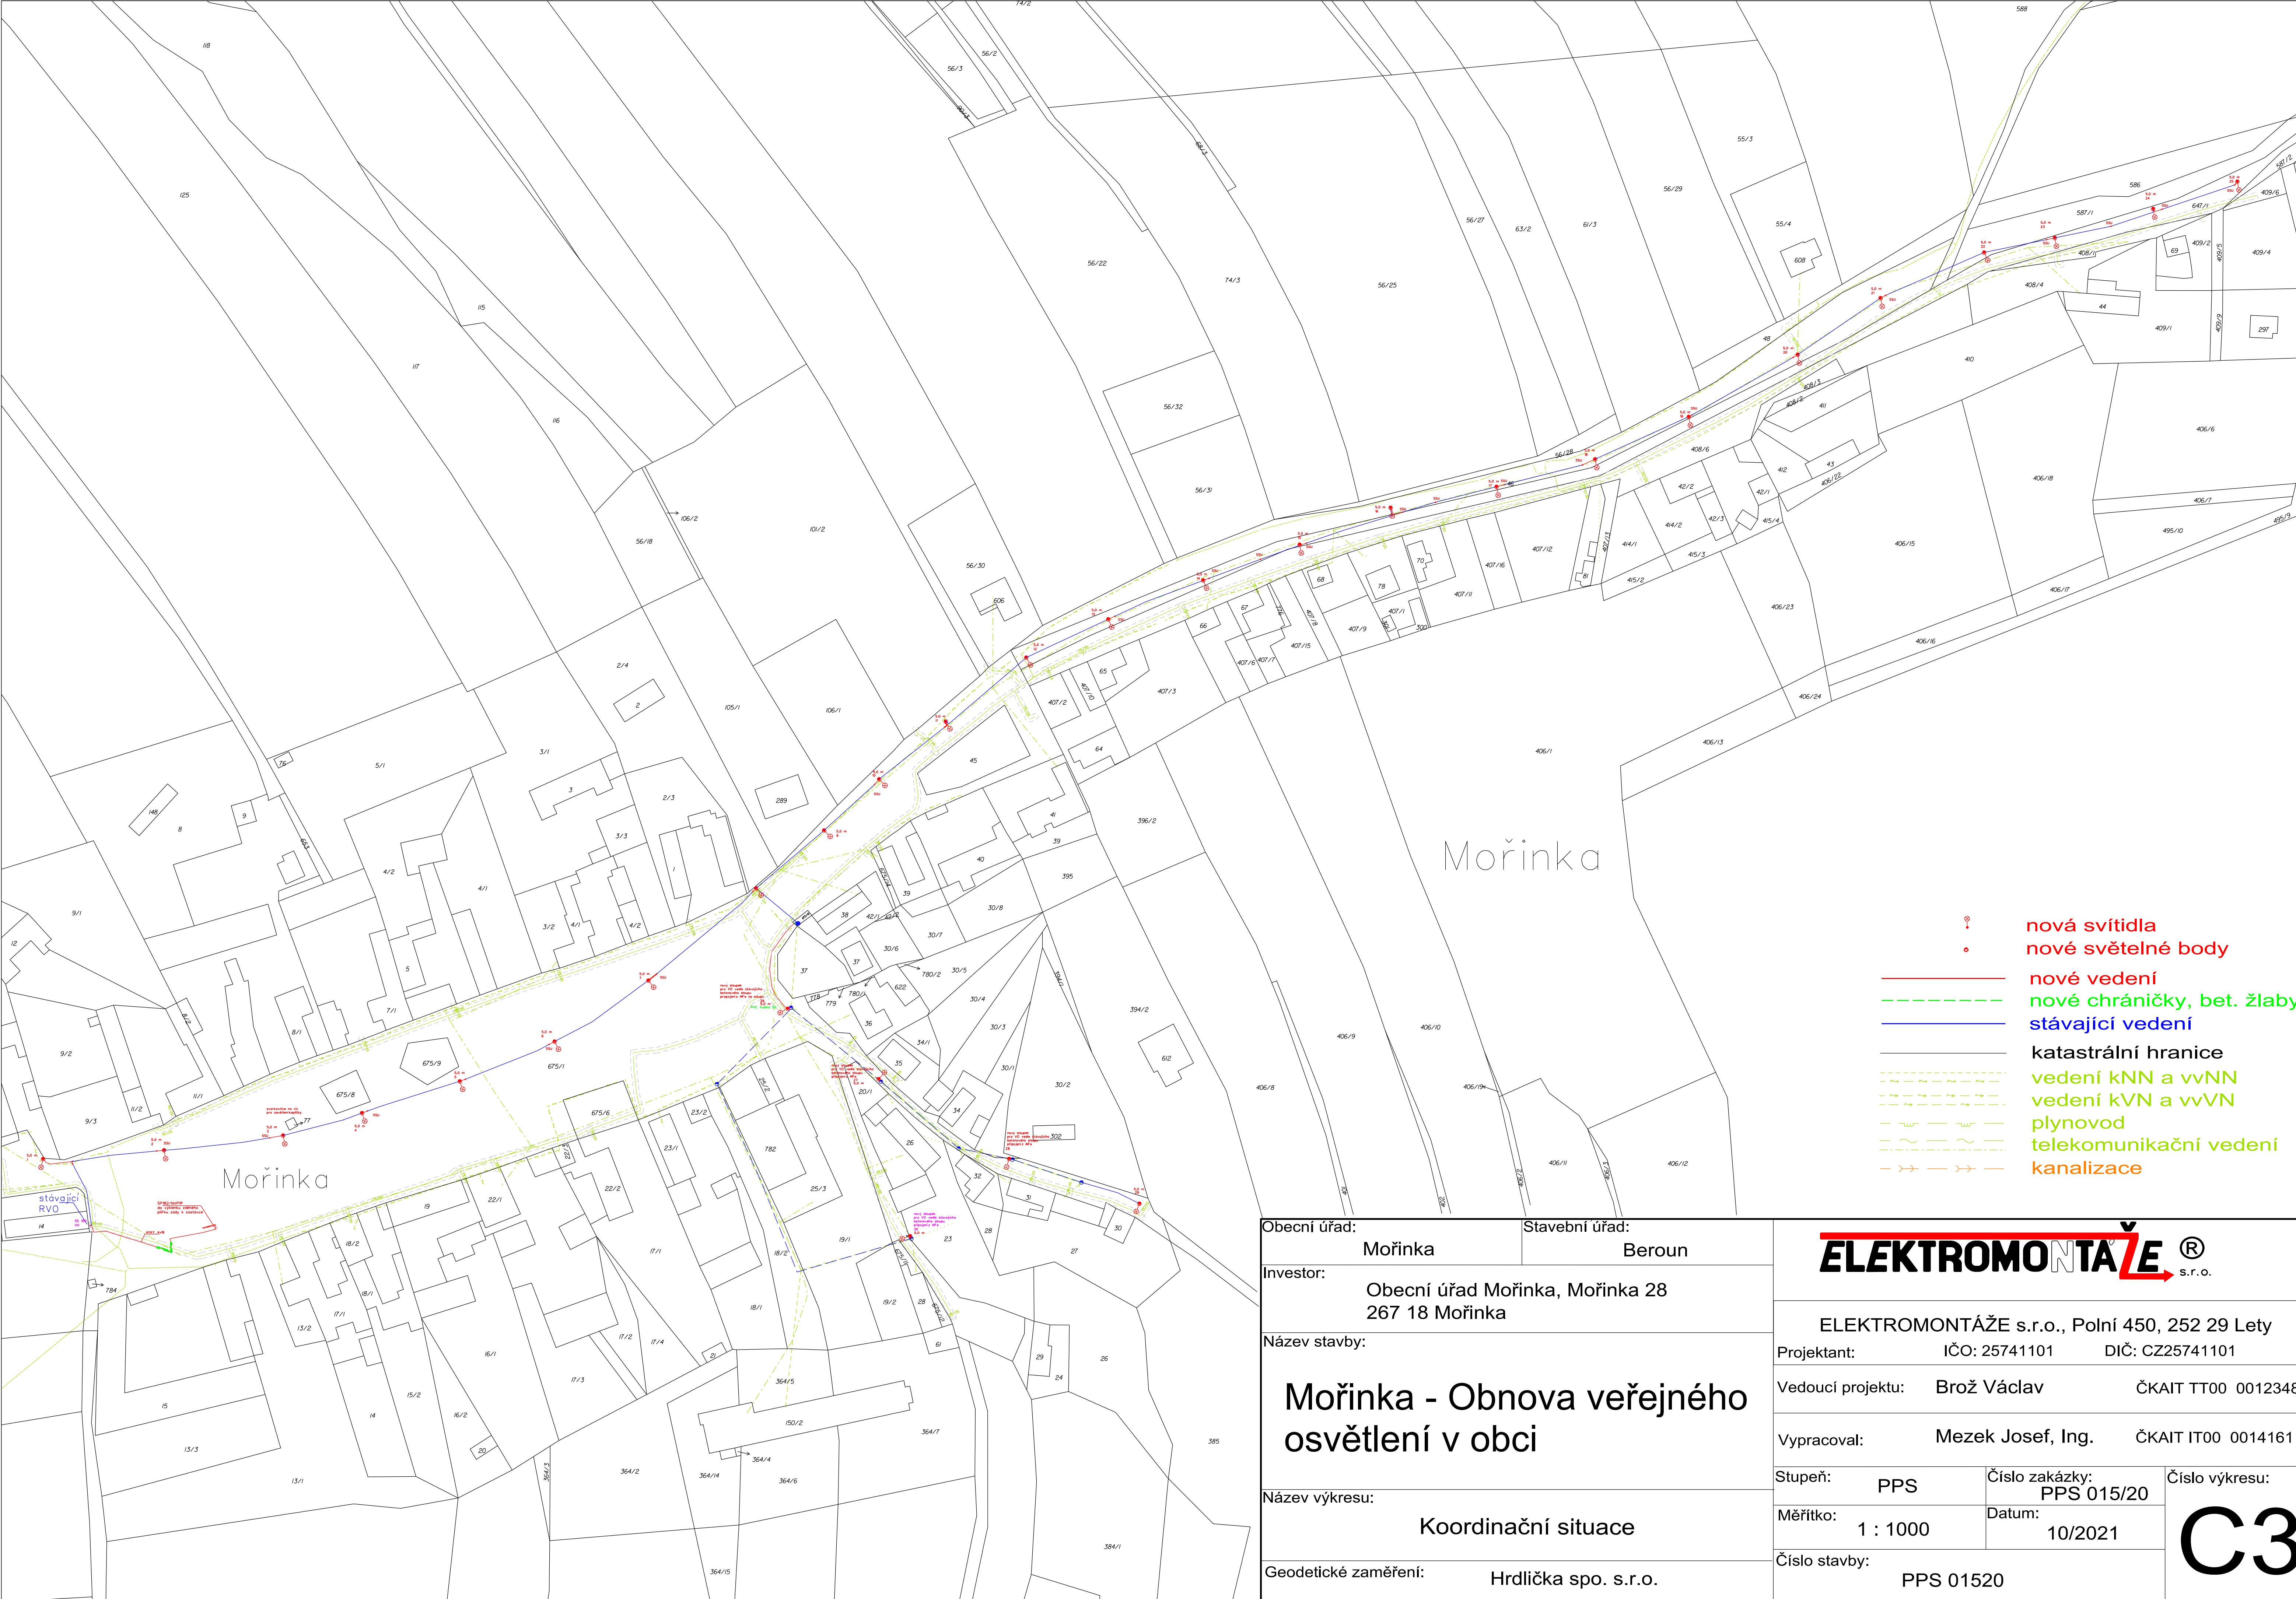

Obecní úřad:		Stavební úřad:		ELEKTROMONTÁŽE[®] s.r.o.	
Mořinka		Beroun			
Investor:		Obecní úřad Mořinka, Mořinka 28 267 18 Mořinka		ELEKTROMONTÁŽE s.r.o., Polní 450, 252 29 Lety	
Název stavby:		Mořinka - Obnova veřejného osvětlení v obci		Projektant: IČO: 25741101 DIČ: CZ25741101	
Název výkresu:		Koordinační situace		Vedoucí projektu: Brož Václav ČKAIT TT00 0012348	
Geodetické zaměření:		Hrdlička spo. s.r.o.		Vypracoval: Mezek Josef, Ing. ČKAIT IT00 0014161	
				Stupeň: PPS Číslo zakázky: PPS 015/20 Číslo výkresu: C3	
				Měřítko: 1 : 1000 Datum: 10/2021	
				Číslo stavby: PPS 01520	