



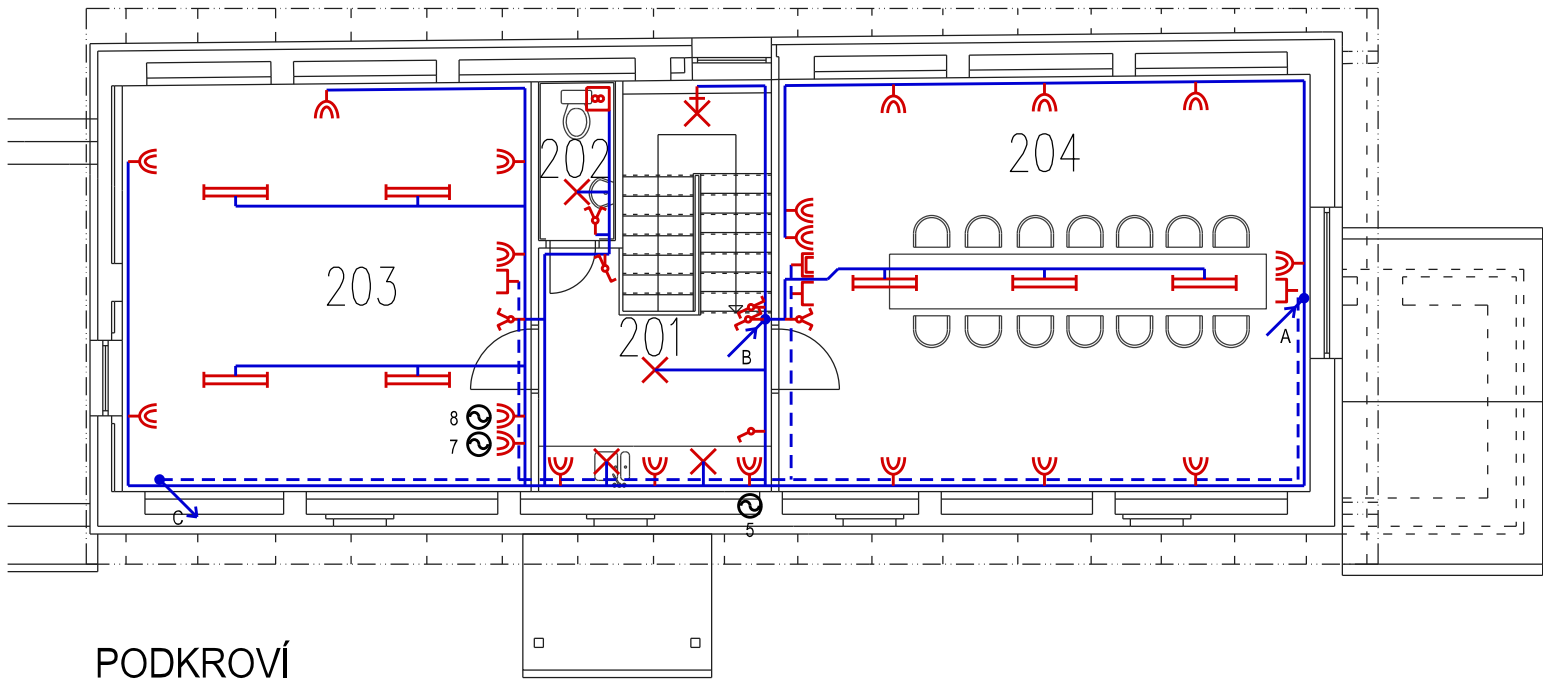

PODKROVÍ

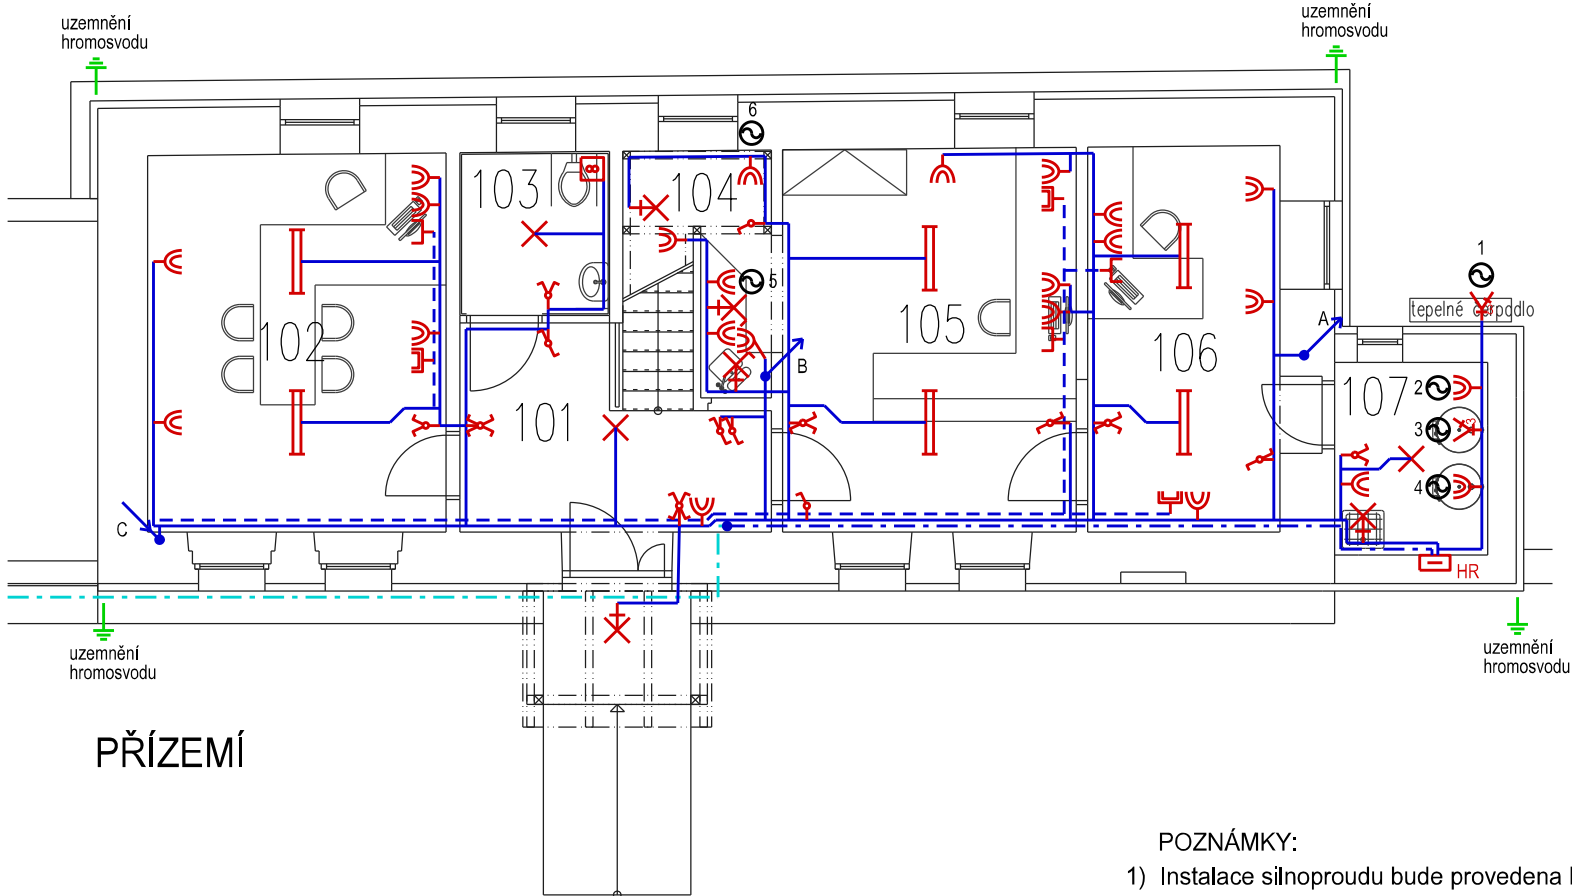

PŘÍZEMÍ

POZNÁMKY:

- 1) Instalace silnoproudu bude provedena kabely typu CYKY nebo obdobných parametrů. Kabely budou v objektu uloženy pod omítkou.
- 2) V místě stávajícího rozvaděče objektu budou stávající přívody silnoproodu a HDO naspojovány na nové kabely a prodlouženy do nového rozvaděče silnoproudu.
- 3) Instalace elektronických vedení v objektu bude provedena kabely typů SYKFY, KOAX, UTP/FTP cat. 5e nebo obdobných či vyšších parametrů. Kabely budou v objektu uloženy v PVC trubkách.

Tabulka místností a osvětlenosti:

ozn	název	plocha	osvětlenost	ref. číslo
101	ZÁDVEŘÍ – CHODBA	8,9	100 lx	5.1.1
102	KANCELÁŘ STAROSTY	19,7	500 lx	5.26.2
103	WC	4,3	200 lx	5.2.4
104	KUCHYŇKA	2,1	300 lx	5.29.5
105	PŘIJIMACÍ KANCELÁŘ	19,7	500 lx	5.26.2
106	KANCELÁŘ	13,0	500 lx	5.26.2
107	TECHNICKÁ MÍSTNOST	5,2	200 lx	5.3.1
201	CHODBA	8,2	100 lx	5.1.1
202	WC	2,1	200 lx	5.2.4
203	ARCHIV	29,2	200 lx	5.26.7
204	ZASEDACÍ MÍSTNOST	38,5	500 lx	5.26.5



LEGENDA STOUPACÍCH VEDENÍ:

- A - silnoproudé obvody do podkroví
 - B - osvětlení schodiště
 - C - datové a anténní obvody do přízemí
- Stoupací vedení A a B jsou navržena v místech stoupacích vedení ústředního vytápění.

LEGENDA:

- stávající přívod silnoproudu do objektu
- kabelová spojka přívodu silnoproudu
- přívod silnoproudu do rozvaděče
- rozvod instalace silnoproudu
- rozvod instalace elektronických vedení
- ☐ rozvaděč silnoproud
- ⌋ jednopólový vypínač
- ⌋ sériový vypínač
- ⌋ sériový střídavý přepínač
- ⌋ střídavý přepínač
- ⌋ křížový přepínač
- ✕ svítidlo stropní
- ✕ svítidlo nástěnné
- ✕ svítidlo nástěnné s vlastním vypínačem
- ▬ svítidlo zářivkové
- ⌋ jednofázová dvojzásuvka
- ☐ ventilátor
- ⌋ trojfázový vývod pro el. spotřebič
- ⌋ zásuvka PC (telefon)
- ⌋ zásuvka televizní antény



LEGENDA ELEKTRICKÝCH SPOTŘEBIČŮ:

- 1 - tepelné čerpadlo - venkovní jednotka
- 2 - oběhové čerpadlo vytápění
- 3 - přímotopný kotel (topné tyče) - spínáno přes HDO
- 4- zásobníkový ohřívač TUV - spínáno přes HDO
- 5 - rychlovarná konvice, mikrovlnná trouba
- 6 - chladnička a mraznička
- 7 - datový rozvaděč
- 8 - anténní zesilovač

Napěťová soustava: přívod do HR TN-C, 3+PEN, 3x230/400V, 50Hz
ostatní instalace TN-S, 3+PE+N, 3x230/400V, 50Hz
Ochrana před nebezpečným dotykovým napětím dle ČSN 33 2000-4-41 ed.2:
automatickým odpojením od zdroje v sítích TN
Vnější vlivy dle ČSN 33 2000-5-51 ed.3: vně objektu AA7, AB7, AD3, AE4, AN2, AQ3, AS2, BC2 ;
v přízemí objektu AA5, AB5, BA3 ; v podkroví objektu AA5, AB5

Výkresová část 1.4 b) oddíl D. Dokumentace stavby (objektů) , dle přílohy č.5 k vyhlášce č. 499/2006 Sb.	
Stavebník: Obec Ohrobec, V Dolích 5, 252 45 Ohrobec	
Místo stavby: parc. č. st.15/2, k.ú. Ohrobec	
Projektant: Pavel Ondráček Na Babě 444, 252 42 Jesenice - Osnice IČ 8888 1130 ; ČKAIT 0012135	
Název stavby: Přestavba objektu č.p. 30 na obecní úřad - Ohrobec Elektroinstalace OBJEKT	Datum: 28.4.2014
	Číslo zakázky: P14029
Stupeň: Projektová dokumentace pro ohlášení stavby	Měřítko: 1 : 100
	Číslo paré: D - b
VEŠKERÁ PRÁVA VYHAZENÁ. ŠÍŘENÍ NEBO REPRODUKOVÁNÍ BEZ PÍSEMNÉHO SOUHLASU AUTORA JE NEPŘÍPUSTNÉ.	