


VESTAVEK 1

PŮDORYS 2.NP


M 1:50

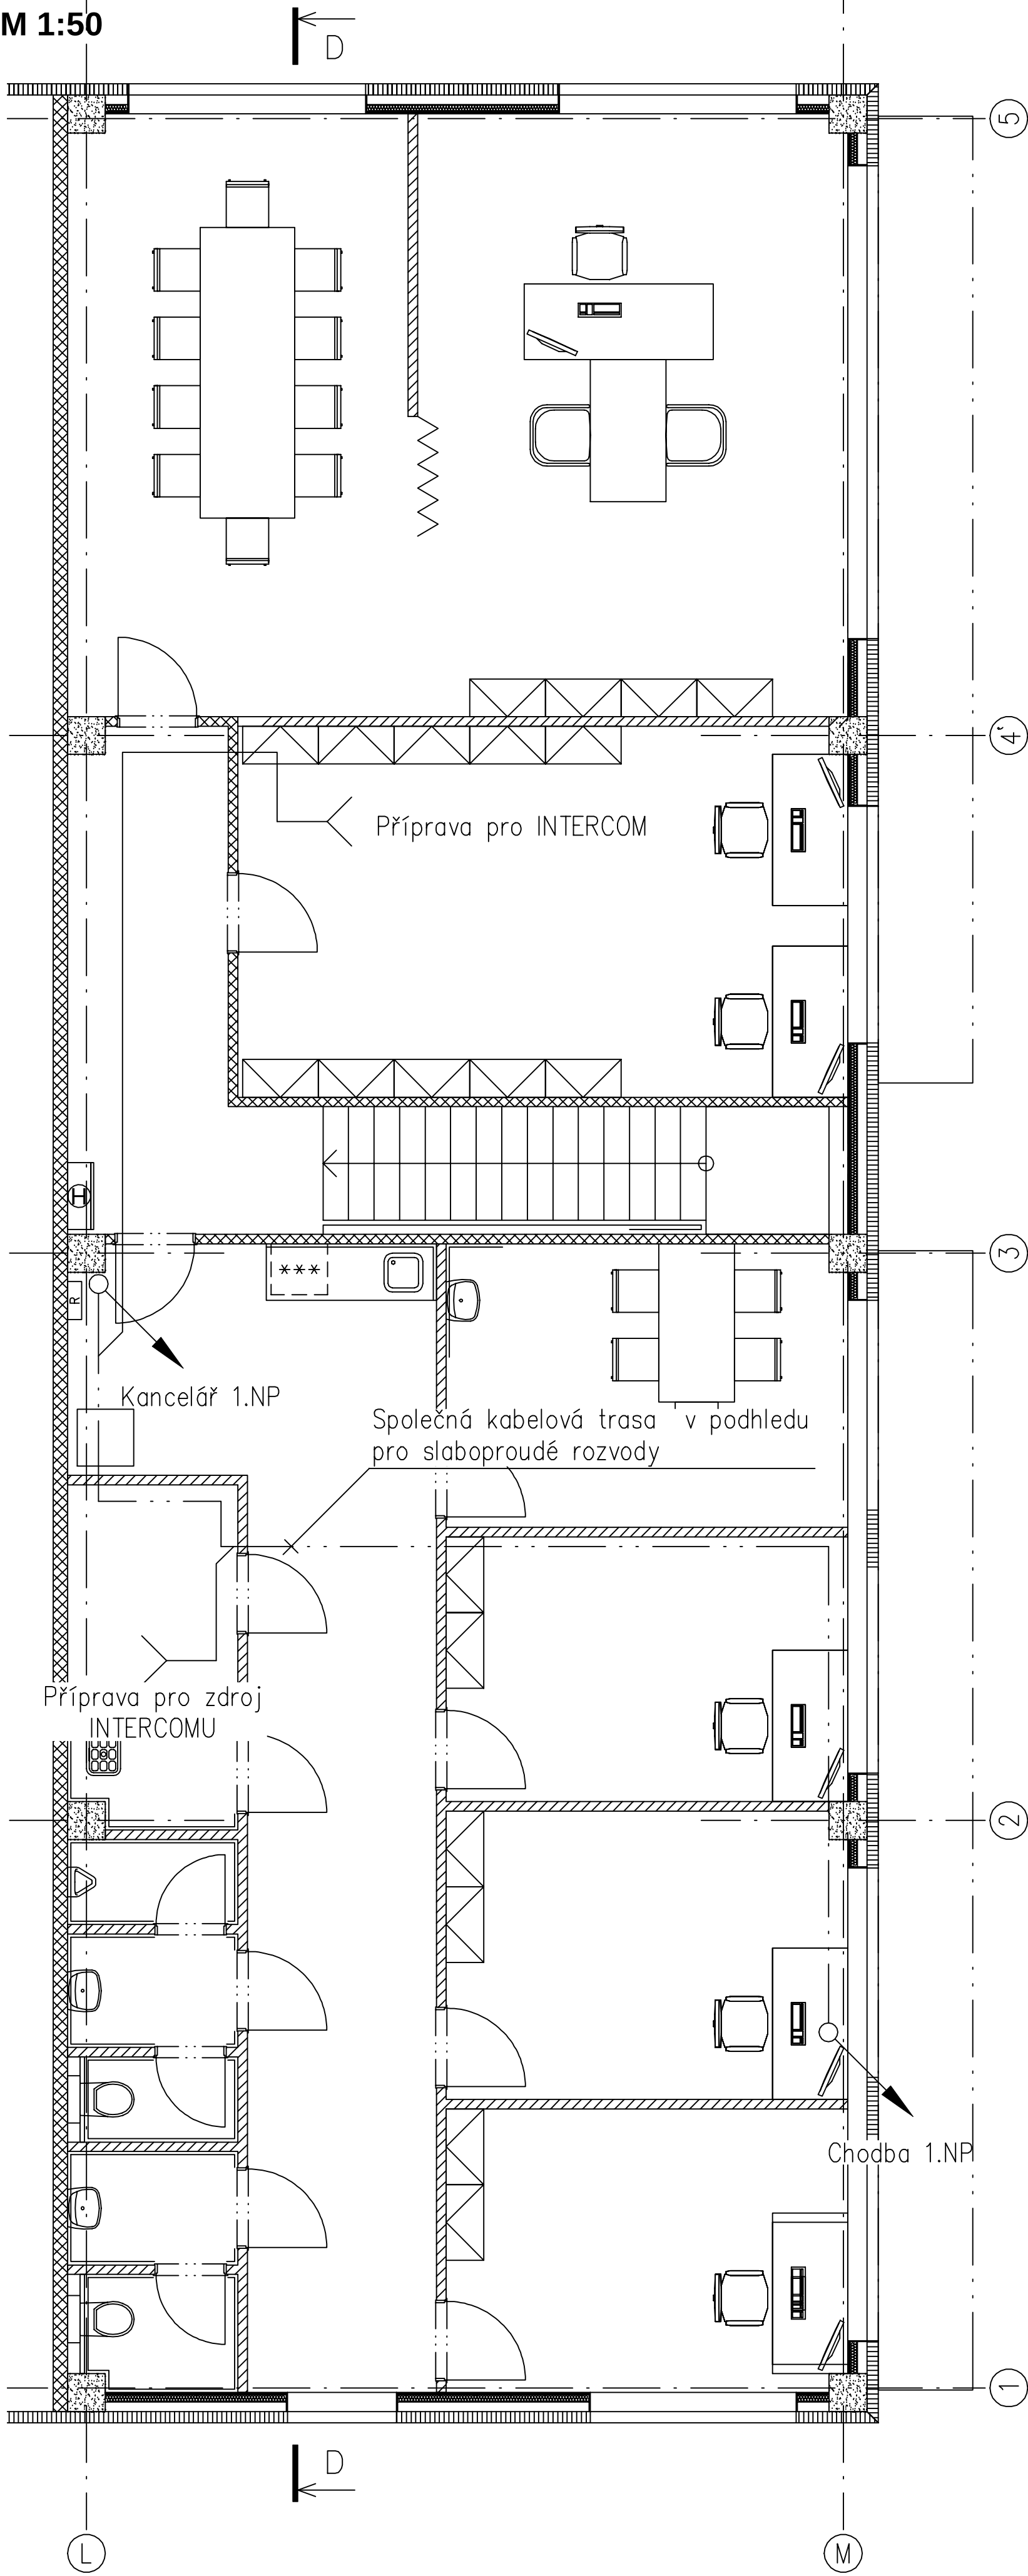

VESTAVEK 1

PŮDORYS 1.NP

M 1:50

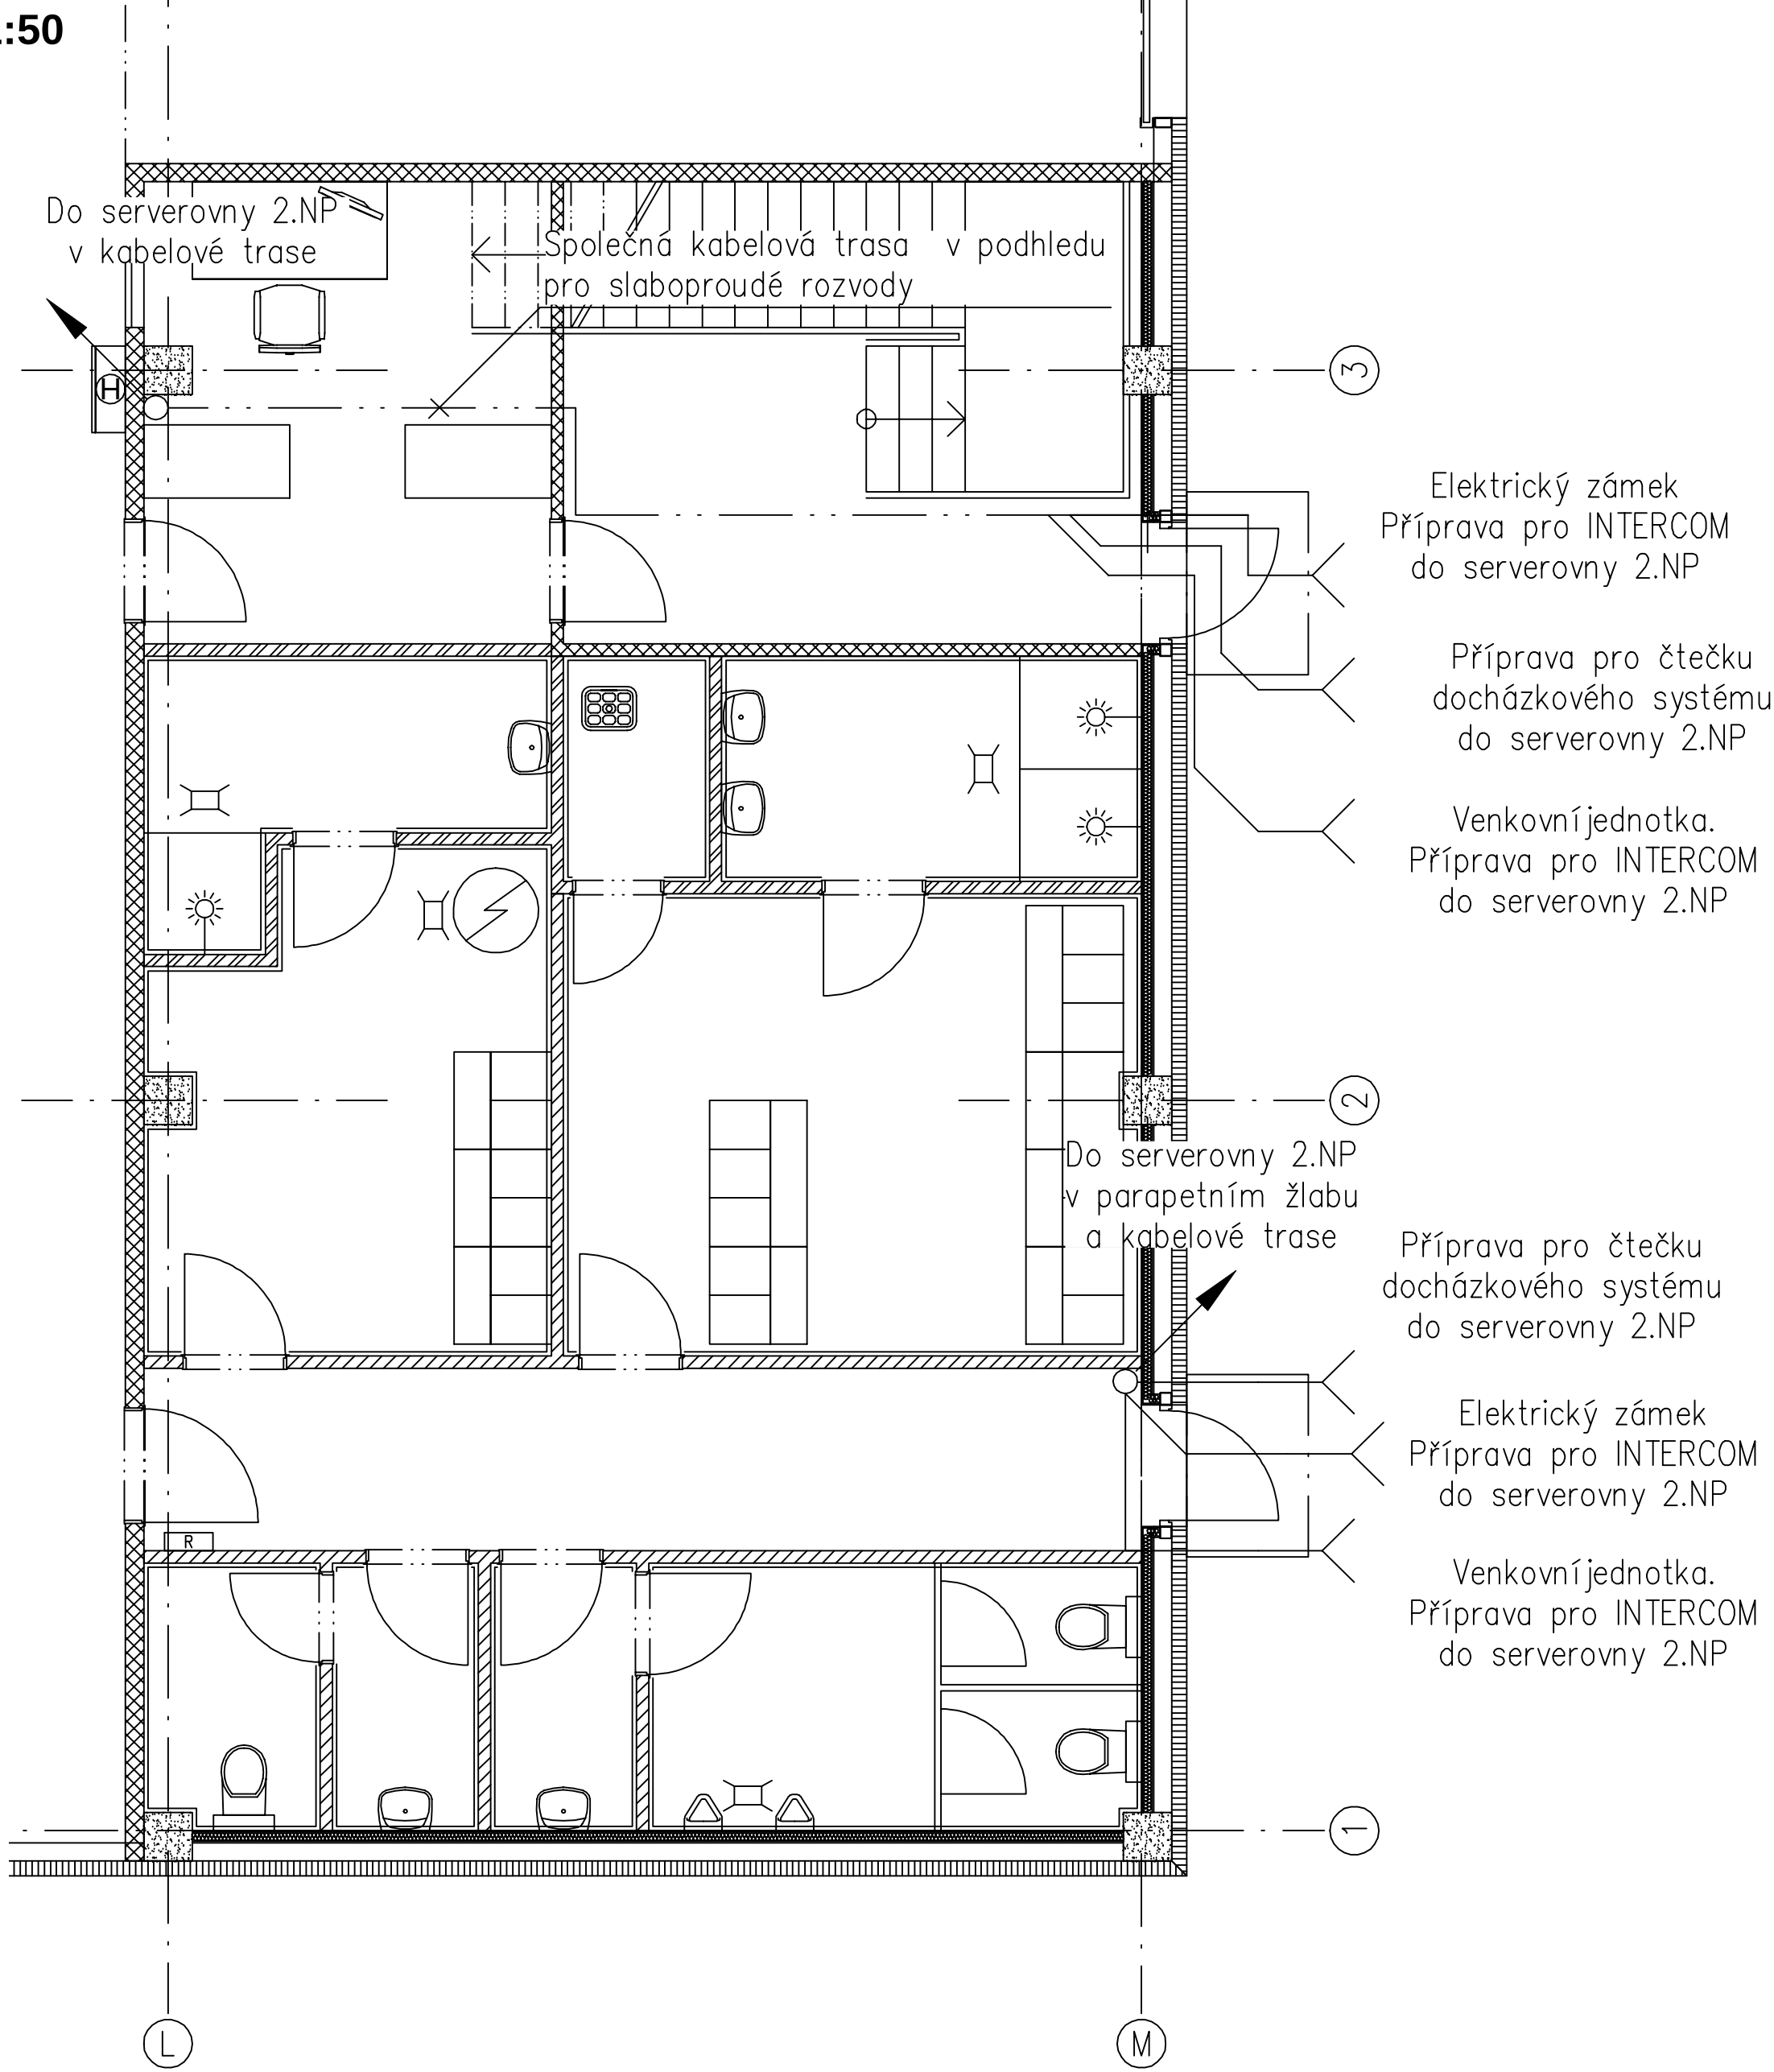

ZMĚNA			PROVEDL	
VYPRACOVAL	Bc. LADISLAV BEČVÁŘ	TECH. KONTROLA	JAN KUBÁT	
HL. PROJEKTANT	Ing. PAVEL TREIBAL	DIG. SOUBOR	003P18D24610	
OBJEDNATEL	INDbaU DESIGN s.r.o., Houšková 1187/25, 326 00 Pízeň			
KRAJ	KARLOVARSKÝ	OBEC	OSTROV	
STAVEBNÍK	EHC CZECH s.r.o., Závodní 278, 360 18 Karlovy Vary, IČ: 27970345			
STAVBA	EHC CZECH s.r.o. – Podnikatelský inkubátor KANOV – pobočka Ostrov			
OBJEKT	SO 201 - VÝROBNÍ A SKLADOVÁ HALA			
OBSAH	D.2.4.6 - Slaboproudá elektrotechnika DOCHÁZKOVÝ SYSTÉM A INTERCOM			
TATO DOKUMENTACE JE DUŠEVNÍM MAJETKEM ZHOTOVITELE. NESMÍ BÝT POUŽITA A KOPÍROVÁNA TŘETÍ OSOBOU, A PŘEDÁNA Ů JINAK S NÍ NAKLÁDÁNO BEZ PŘESNÉHO POVOLENÍ ZHOTOVITELE.				
				U nás elektroinstalaci rozumíme UNEL Horova 102/3, 312 00, Plzeň IČ-26338262
				STUPEŇ DPS
				DATUM 2018-02-15
				FORMÁT 630x594
				ČÍSLO ZAK. 003P18
				MĚŘÍTKO 1 : 50 Č. VÝKRESU
				D.2.4.6.10