


ŘEZ - 1-1:

ŘEZ - VÝVOD FILTRACE VZDUCHU NAD STROP:

PO OBVODU PROSTUPU ŽIVIČNÁ ZÁLIVKA NAPOJENÁ
NA PŘEDPOKLÁDANOU ŽIVIČNOU IZOLACI

VYSEKANÁ DRÁŽKA VE ZDIVU PRO UMOŽNĚNÍ MONTÁŽE
 PŘÍRUBY V KANÁLU - DRÁŽKA 100x200 - VÝŠKA DRÁŽKY ≈ 400mm
 VZNIKLOU NIKU ZEDNICKY ZAČISTIT

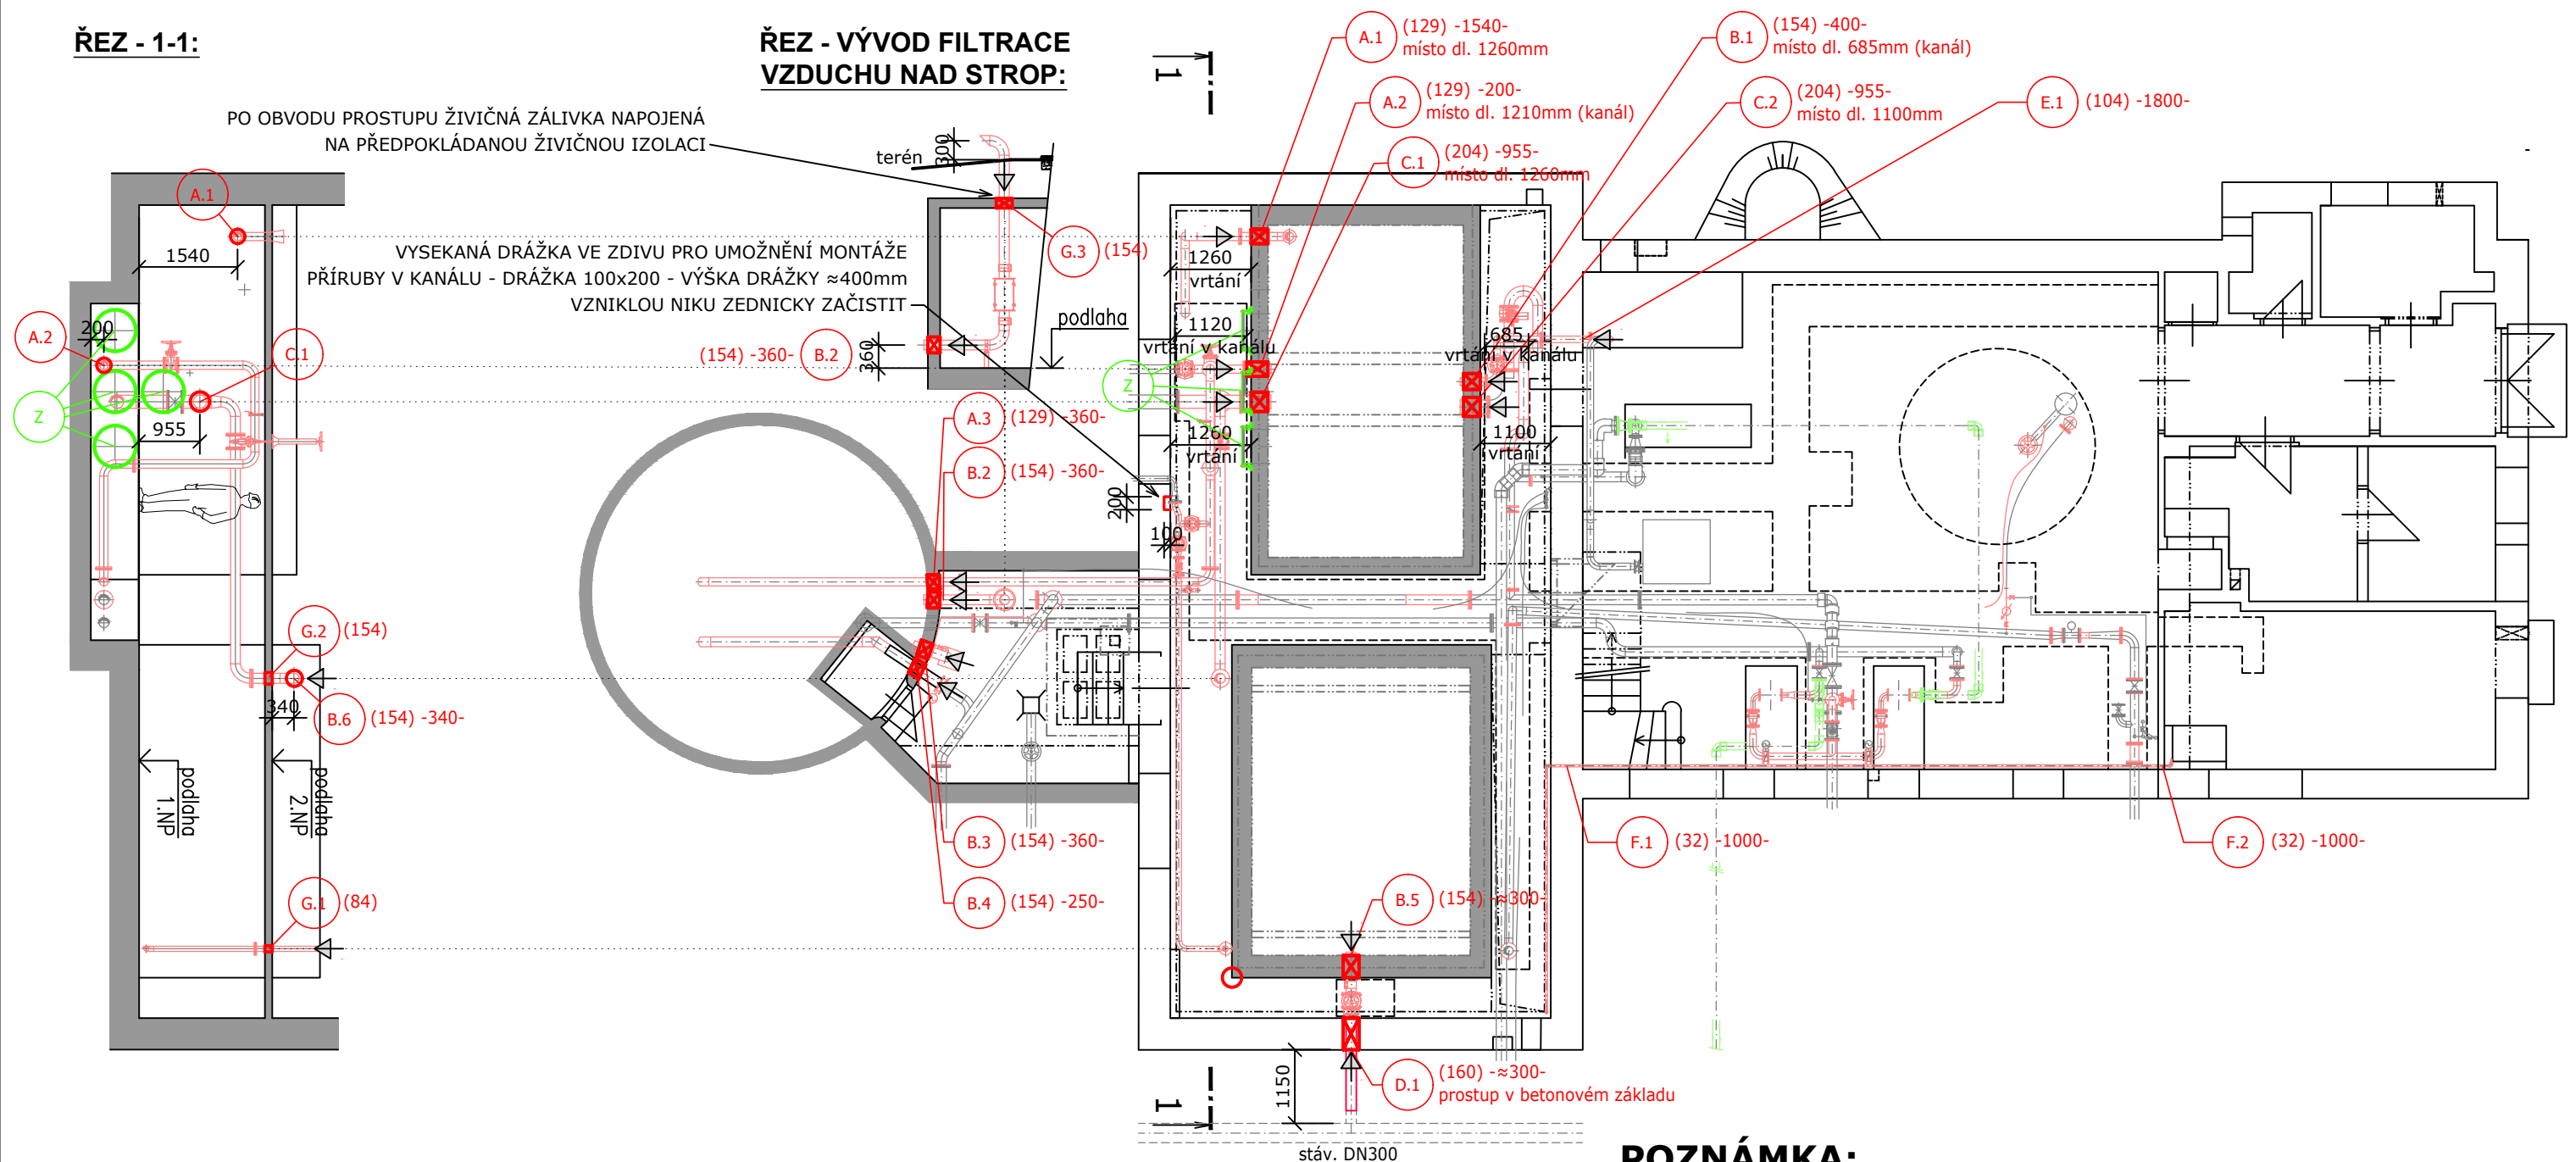

LEGENDA:

- XX NOVÉ PROSTUPY (PŘEVRTANÉ) — TECHNOLOGIE STÁVAJÍCÍ STÁVAJÍCÍ ZDĚNÉ KCE (PŘEDPOKLAD)

(129) VNĚJŠÍ ØPOTRUBÍ — TECHNOLOGIE NOVÁ STÁVAJÍCÍ ŽELBET KCE (PŘEDPOKLAD)

-600- VÝŠKA OSY PROSTUPU OD PODLAHY — TECHNOLOGIE PROVIZORNÍ

(BLÍŽE VIZ. TECHNOLOGICKÁ ČÁST)

XX RENOVACE STÁV POTRUBÍ

➔ SMĚR VRTÁNÍ 1260 vrtání MÍSTO PRO OSAZENÍ STROJE PRO VRTÁNÍ

POZNÁMKA:

 PŘEVRTANÉ POTRUBÍ - PŘEDPOKLÁDÁ SE, ŽE STÁVAJÍCÍ PROSTUPY POTRUBÍ OBDOBNÉ DIMENZE JSOU V SOUČASNOSTI PROVEDENY OCEL. PROSTUPEM S LÍMCEM. POTRUBÍ BUDE ZAŘÍZNUTO ZÁROVEŇ SE STĚNOU A OTVOR BUDE NOVĚ PŘEVRTÁN.



VAK projekt s.r.o.

Kněžskodvorská 2544, 370 04 České Budějovice

Email.: vakprojekt@vakprojekt.cz, www.vakprojekt.cz

ZODPOVĚDNÝ PROJEKTANT Ing. PETR KOHOUTEK 	VYPRACOVAL RADEK VOLDŘICH 	KOPIE ČÍSLO
OKRES České Budějovice (Jihočeský kraj)	MÍSTO STAVBY k.ú. Zliv u Českých Budějovic (793272)	STUPEŇ PROJEKTU PROJEKTOVÁ DOKUMENTACE PRO PROVÁDĚNÍ STAVBY (DPS)
INVESTOR Město Zliv, Dolní Náměstí 585, 373 44 Zliv	NÁZEV AKCE Zliv ÚV - stavební úpravy a výměna vstrojení	DATUM PROJEKTU II./2024
STAVEBNÍ OBJEKT SO-01 - Obnovy povrchů a stavební práce uvnitř ÚV	OBSAH VÝKRESU Řešení prostupů - půdorys 1.NP	FORMÁT VÝKRESU 2x A4
		MĚŘÍTKO 1:100
		Č. VÝKRESU D1-17