


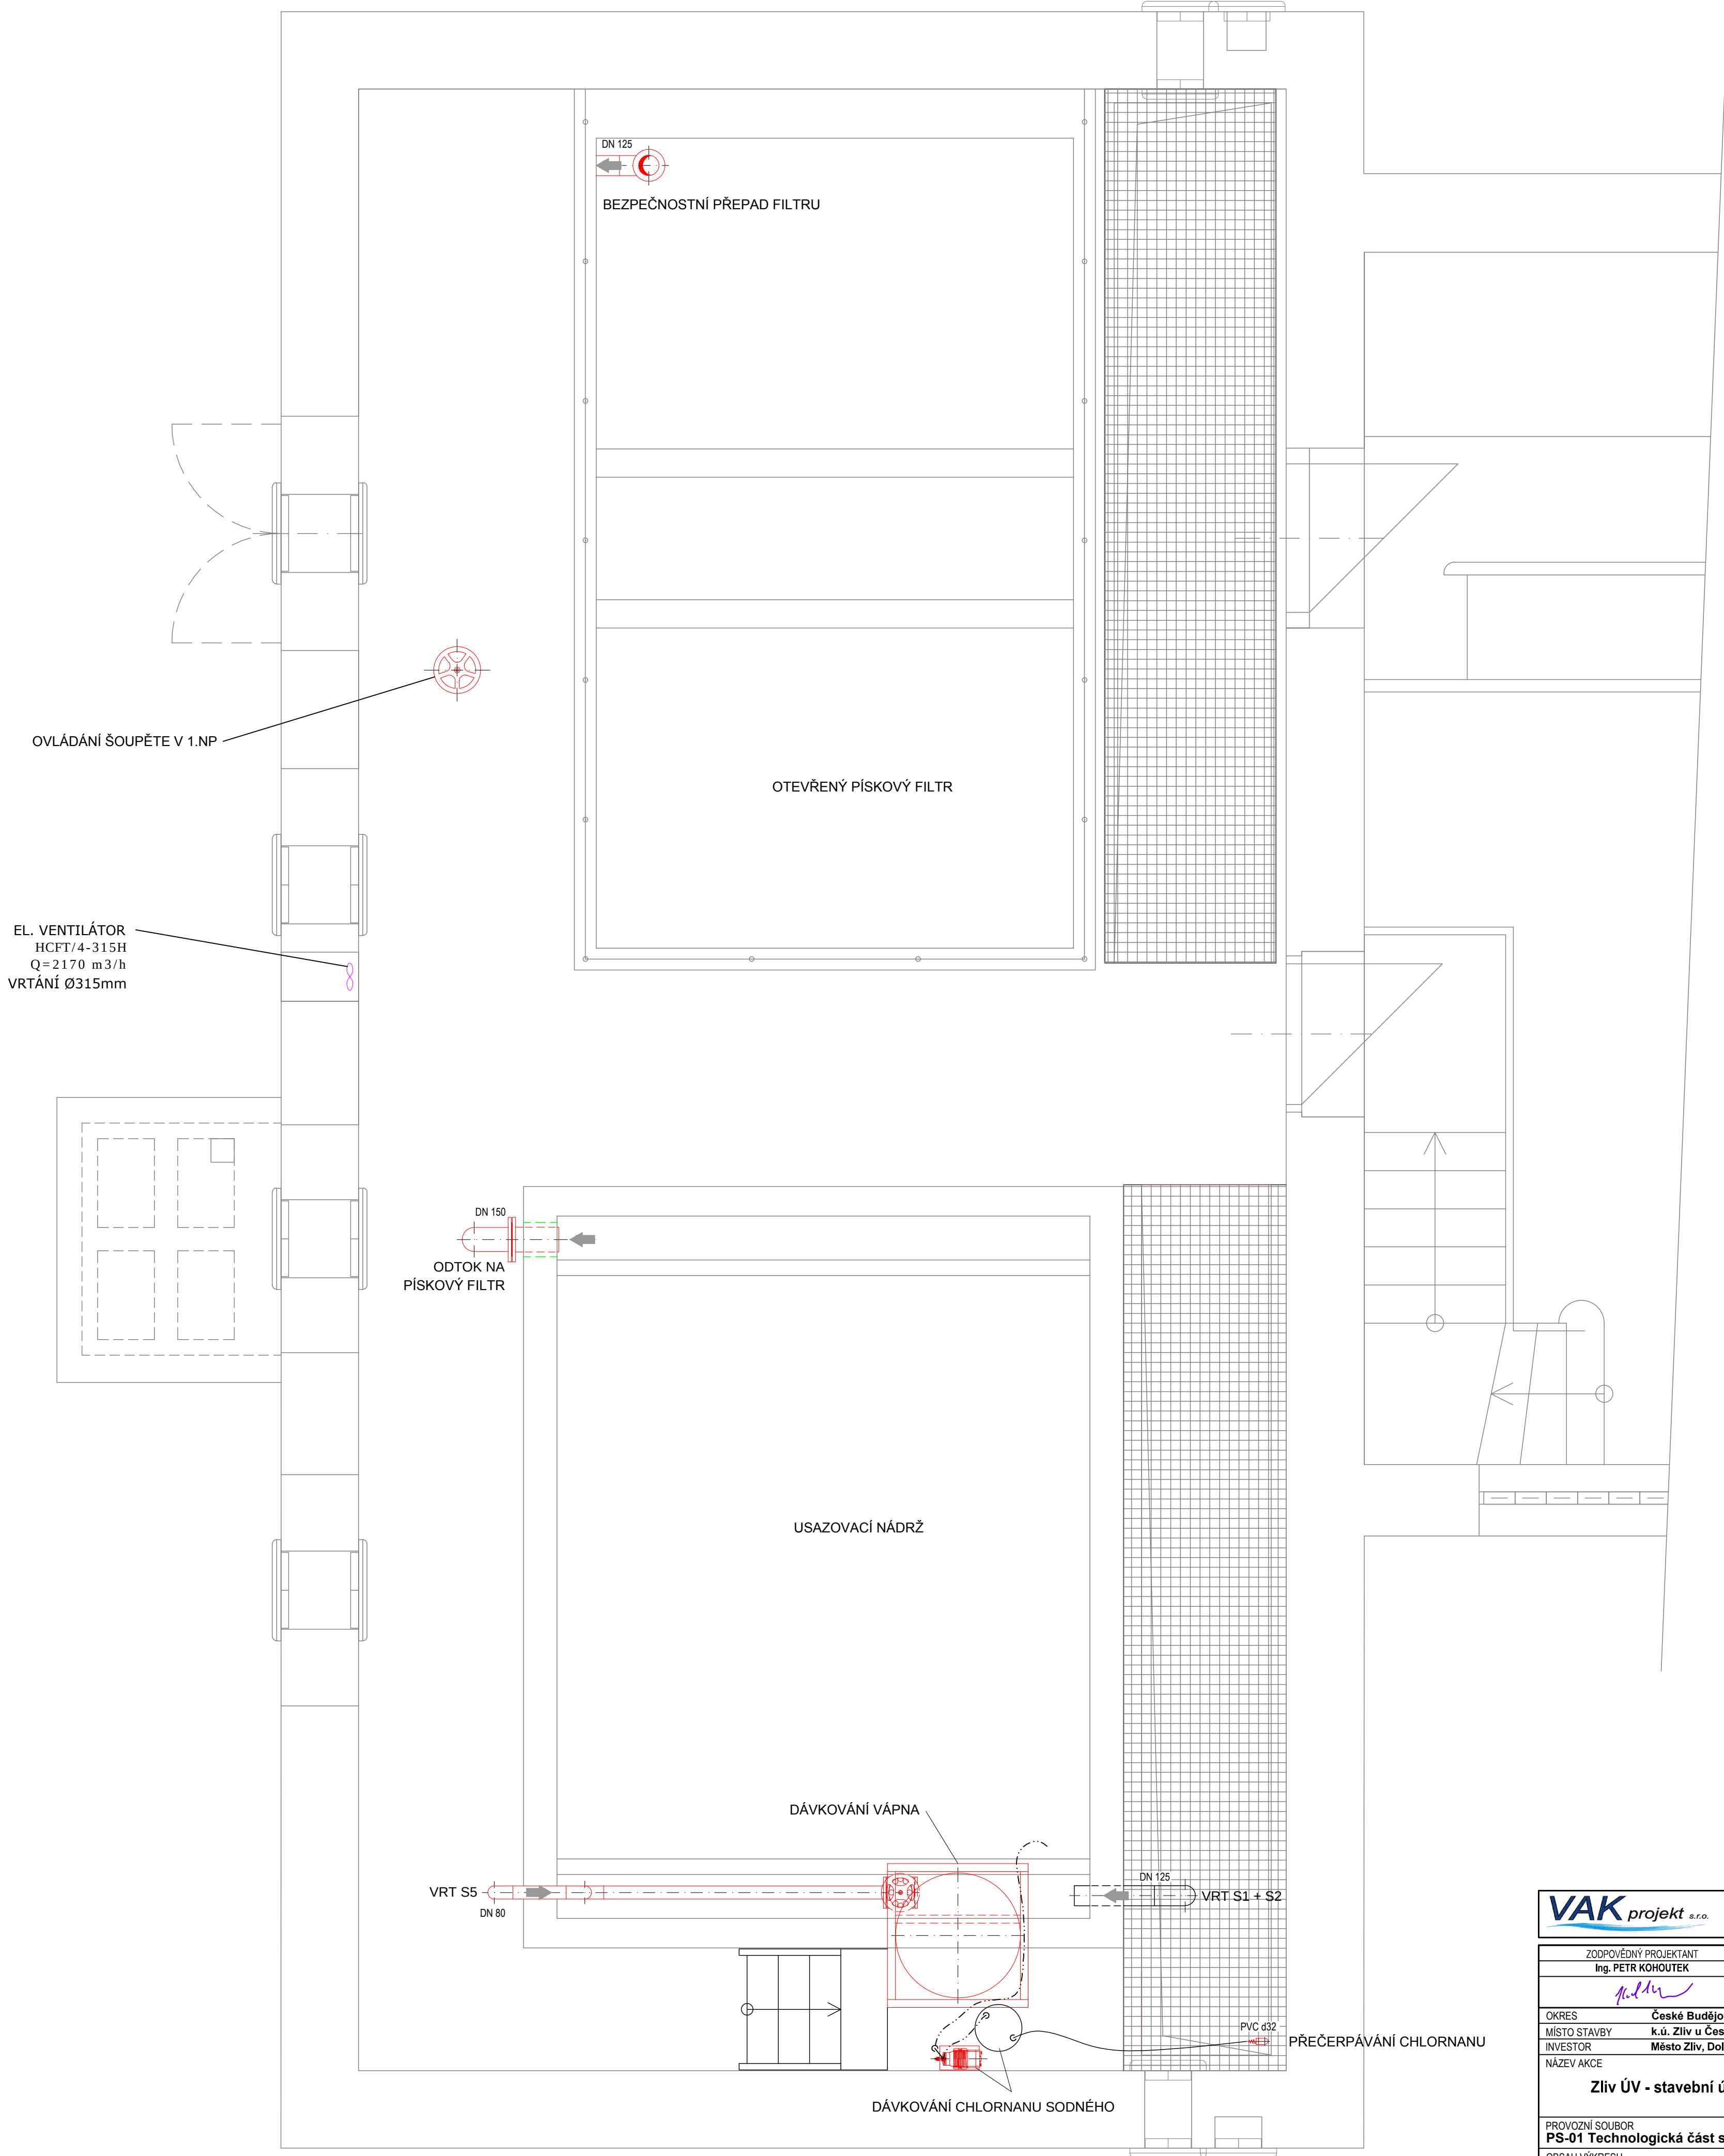

LEGENDA:

- STAVBA
- SOUČASNÉ VYSTROJENÍ
- NOVÉ VYSTROJENÍ
- DODÁVKA STAVBY
- DODÁVKA ELEKTRO

PS-01		
VAK projekt s.r.o. Kněžskodvorská 2544, 370 04 České Budějovice Email: vakprojekt@vakprojekt.cz, www.vakprojekt.cz		
ZODPOVĚDNÝ PROJEKTANT Ing. PETR KOHOUTEK	VYPRACOVAL ING. LUDVÍK ZEMAN	KOPIE ČÍSLO
OKRES České Budějovice (Jihočeský kraj)	MÍSTO STAVBY k.ú. Zliv u Českých Budějovic (793272)	STUPĚŇ PROJEKTU PROJEKTOVÁ DOKUMENTACE PRO PROVÁDĚNÍ STAVBY (DPS)
INVESTOR Město Zliv, Dolní Náměstí 585, 373 44 Zliv	NÁZEV AKCE Zliv ÚV - stavební úpravy a výměna vstrojení	DATUM PROJEKTU II./2024
PROVOZNÍ SOUBOR PS-01 Technologická část strojní	FORMÁT VÝKRESU 6x A4	MĚŘÍTKO 1:25
OBSAH VÝKRESU Úprava vody - půdorys suterénu - 1.PP - nový stav	Č. VÝKRESU D.2.6	