



+9,200 = Hřeben

ŘEZ A-A

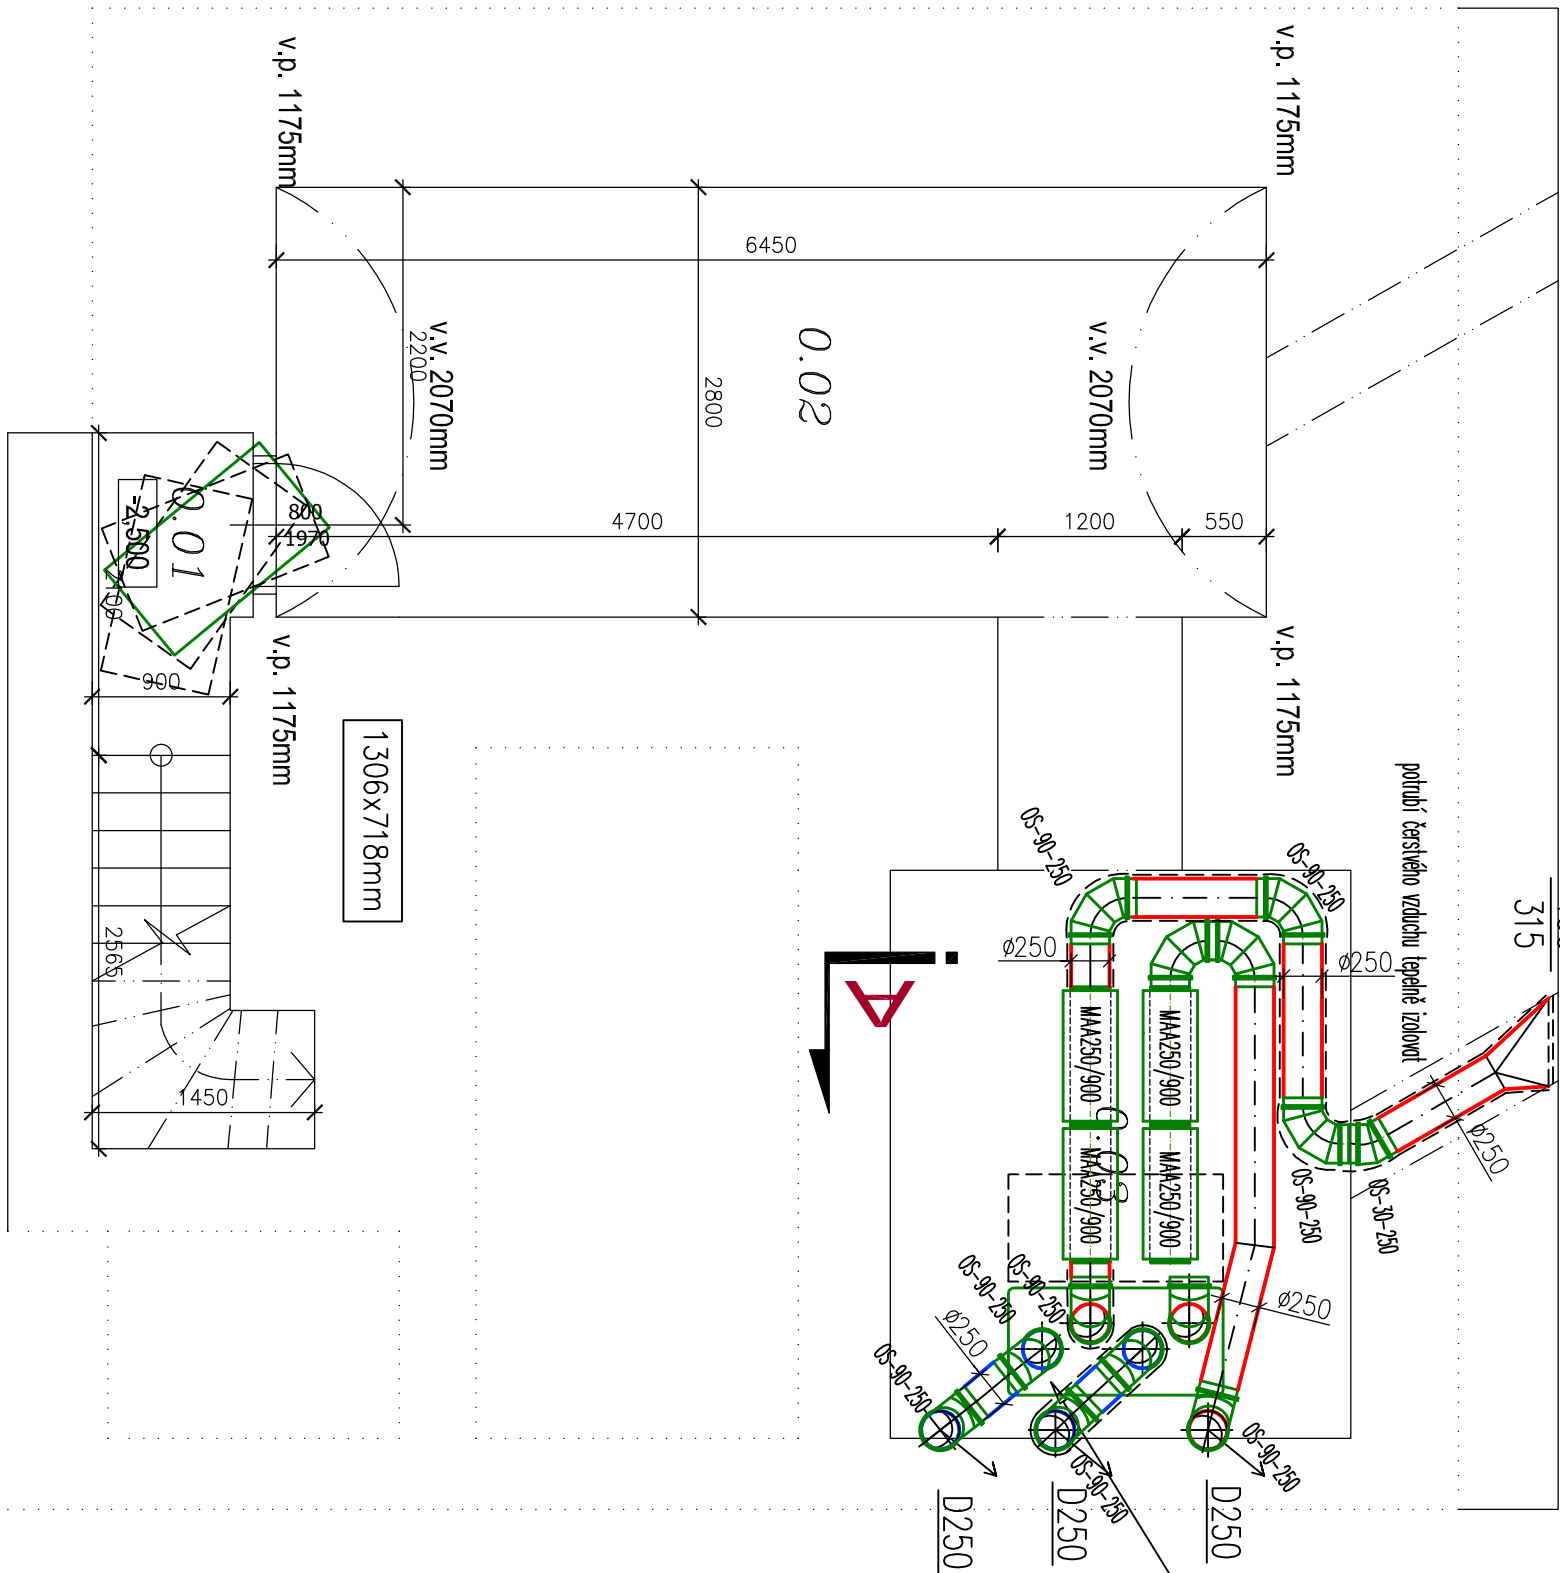

DUOVENT 1000 DV TOP
1000 m3/hod
pohon 350/320W/230V
ohřev 4,0kW / 230V

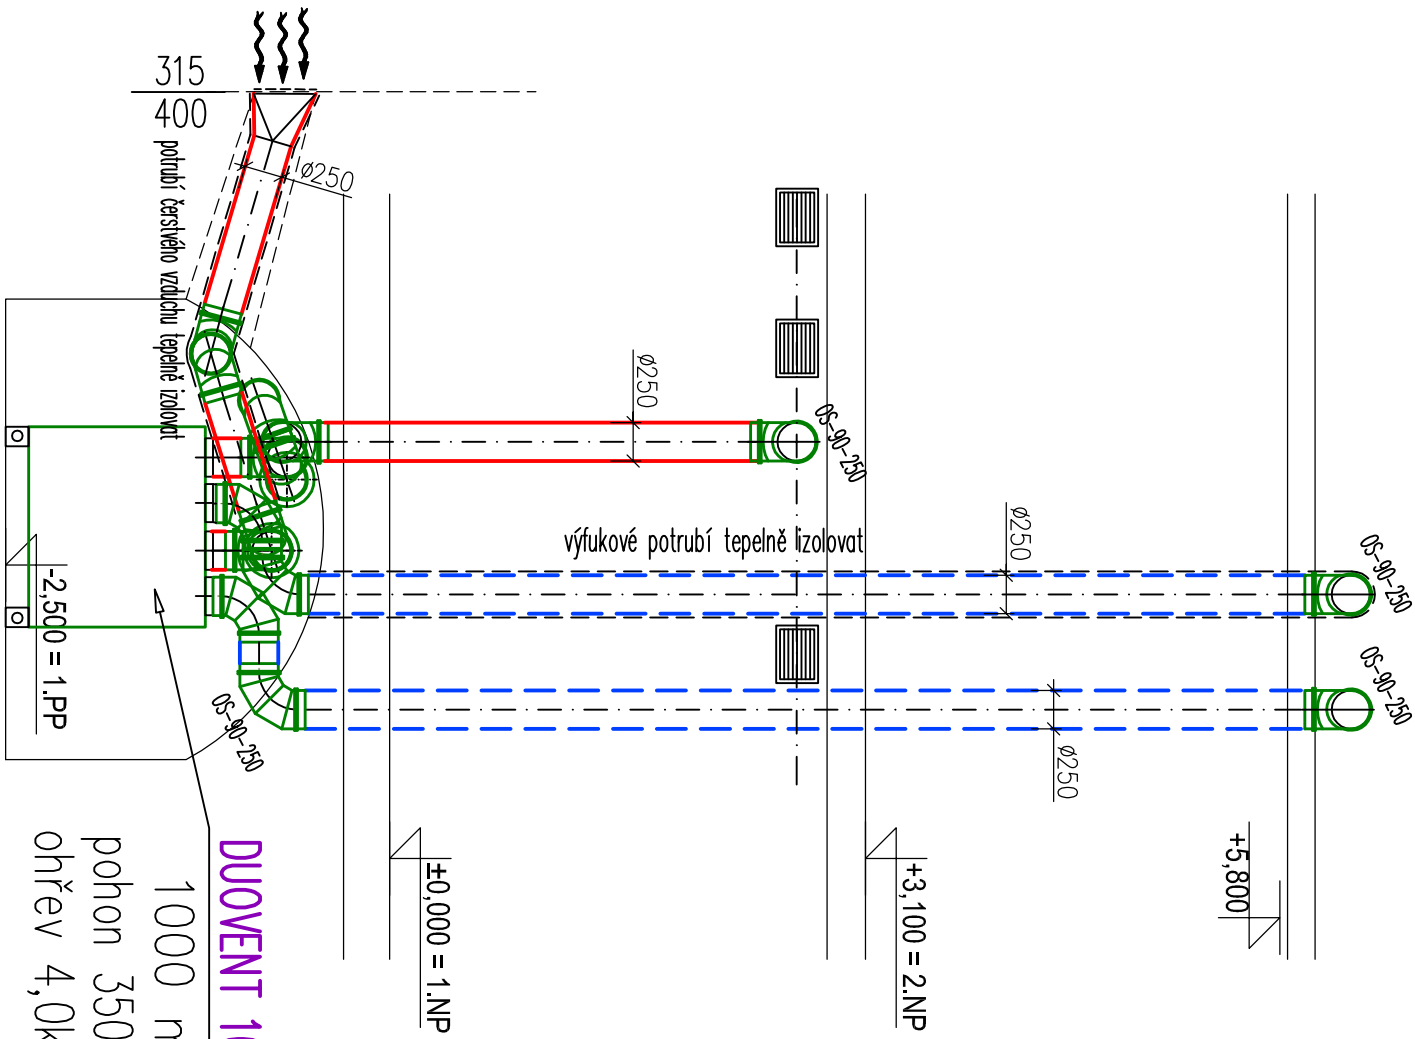

a.g.a.m.a, s.r.o., projekce ÚT a VZT, PRAHA 4, Boleslavova 15/53, http://projekce.a-g-a-m-a.cz , e-mail: projekce@a-g-a-m-a.cz		Datum: V.2022	
Razítko: 	Stupeň: DSP		Průlona: část D.1.4.2 - VZT1
Investor: OÚ Praha 10	Měřítko: 1:50		
Akce: STAVEBNÍ ÚPRAVY A SNÍŽENÍ ENERGETICKÉ NÁROČNOSTI KNIHOVNA	Zakázka: 2021 081		
Stavba: p.č. 410, k.ú. Kolovraty	Průlona: část D.1.4.2 - VZT1		
Adresa: VZDUCHOTECHNIKA Púdorys 1.PP	Obsah:		
Prostředí: 2021 081			