


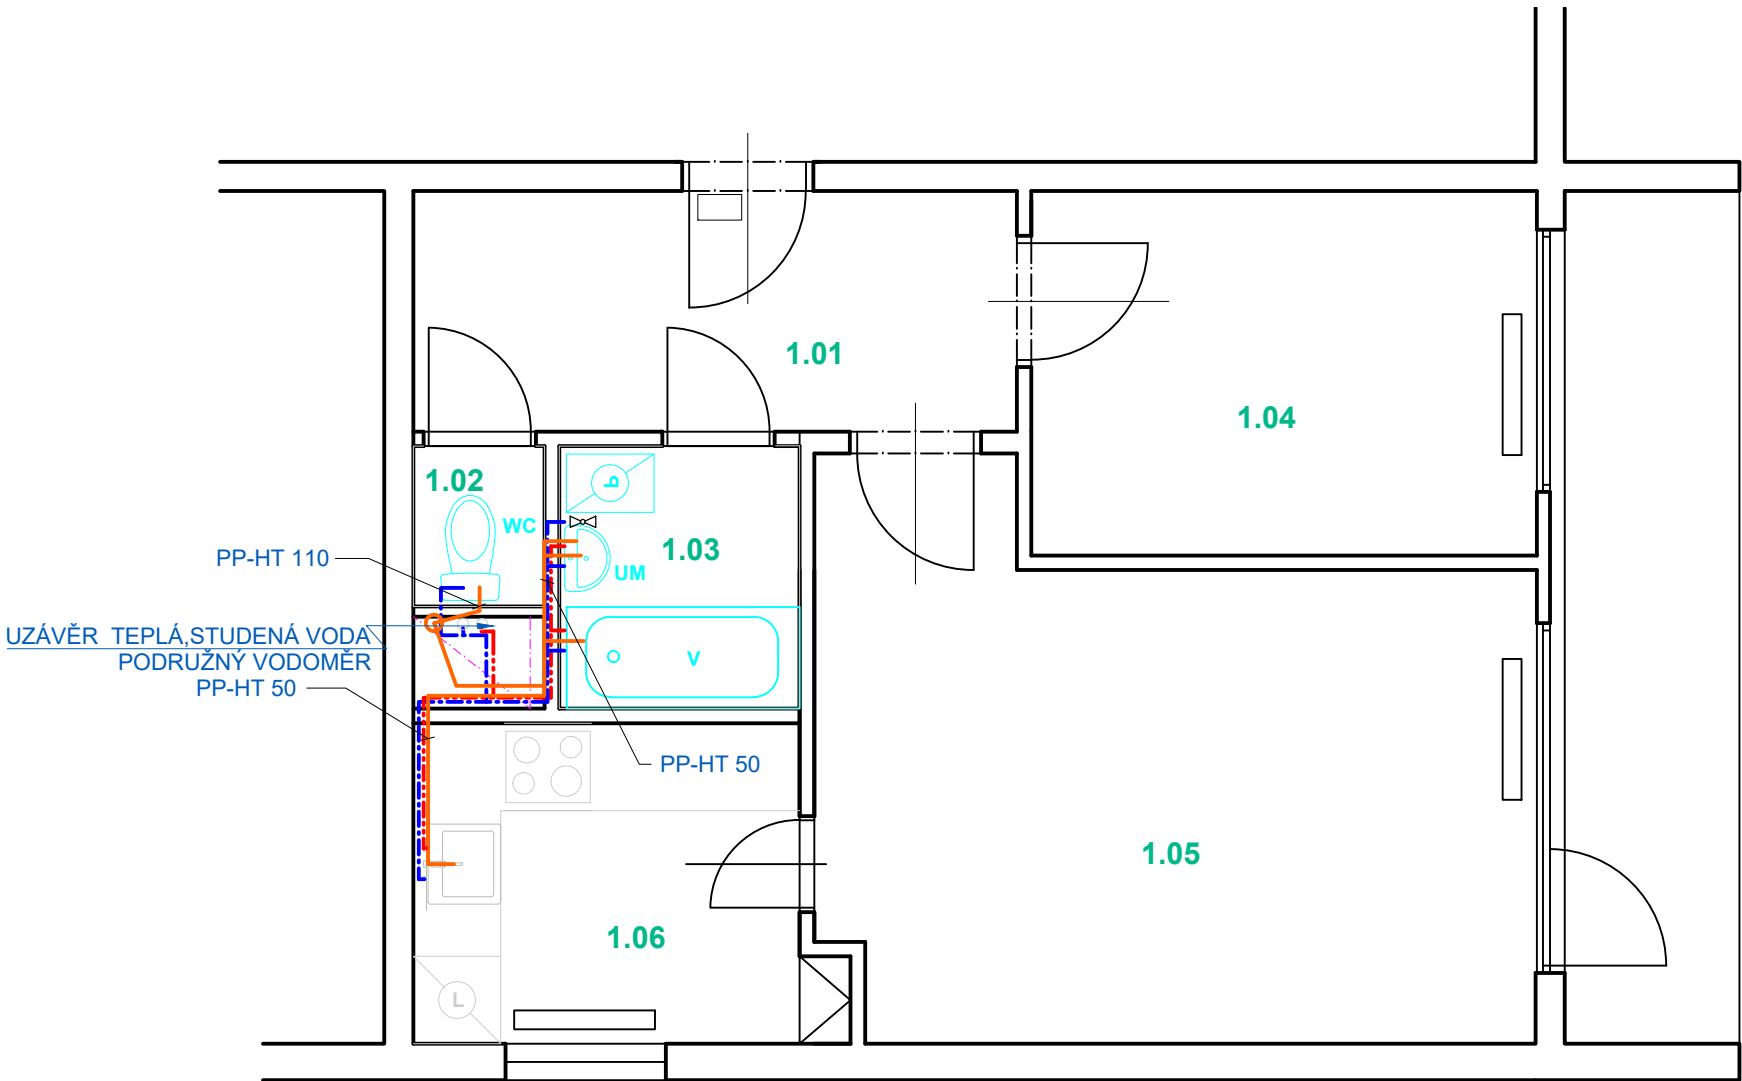
LEGENDA MATERIÁLŮ :

 PŘIPOJOVACÍ VENTIL PRAČKY/MYČKY, VČETNĚ ZÁPACHOVÉ UZÁVĚRKY

 KANALIZAČNÍ PŘIPOJOVACÍ POTRUBÍ PP-HT 50

 PŘIPOJOVACÍ POTRUBÍ STUDENÉ VODY PP-R d25-2,3, ZATEPLENO PĚNĚNÝM POLYETHYLENEM TL. 9 mm, VEDENO VE STĚNĚ

 PŘIPOJOVACÍ POTRUBÍ TEPLÉ VODY PP-R d25-2,3, ZATEPLENO PĚNĚNÝM POLYETHYLENEM TL. 15 mm, VEDENO VE STĚNĚ



Hlavní inženýr / Main Engineer:

FL APS S.R.O.
Ječná 505/2, 120 00 Praha 2
IČO : 03517071
DIČO : CZ03517071

Investor / Client:

MĚSTSKÁ ČÁST PRAHA 3
Havlíčkovo náměstí 700/9
130 85 Praha 3
IČO : 00063517
DIČ : CZ00063517

Název projektu / Project Name:
VYHOTOVENÍ PD NA STAVEBNÍ ÚPRAVY A MODERNIZACI 80 BYTŮ V OBJEKTECH V PRAZE 3 - II
byt č. 9, ul. Pod Lipami , č.p. 2663/3, Praha 3

Stupeň dokumentace / Project Stage:

DPS DOKUMENTACE PRO PROVEDENÍ STAVBY

Část / Part:

D VÝKRESOVÁ ČÁST

Stavební objekt / Building:

Profesní díl / Prof. part:

ARS ARCHITEKTONICKO-STAVEBNÍ ŘEŠENÍ

Kód / Code:

010

Zpracovatel části / Consultant:

FL APS S.R.O.
Ječná 505/2, 120 00 Praha 2

Razítko / Stamp:

Zodpovědný projektant / Engineer in Charge:

Ing. Václav Lang

Název výkresu / Drawing Title:

INSTALACE - PŮDORYS

Kreslil / Drawn by:

Ing. Václav Lang

Kontroloval / Aproved by:

Ing. Václav Lang

Datum vydání / Date of Issue:

19.05.2023

Číslo projektu / Project Number:

2021.2308

Formát / Paper size:

A3

Měřítko / Scale:

Číslo výkresu / Drawing number:

D.1.1 - 05

Označení výkresu / Drawing type:

TZB

Revize / Revision:

00

Kód výkresu / Code of layout:

Kopie / Copy: