


POZNÁMKY :

- v rámci opravy bytové jednotky budou demontovány všechny koncové prvky elektro
- stávající bytová rozvodnice bude odstraněna

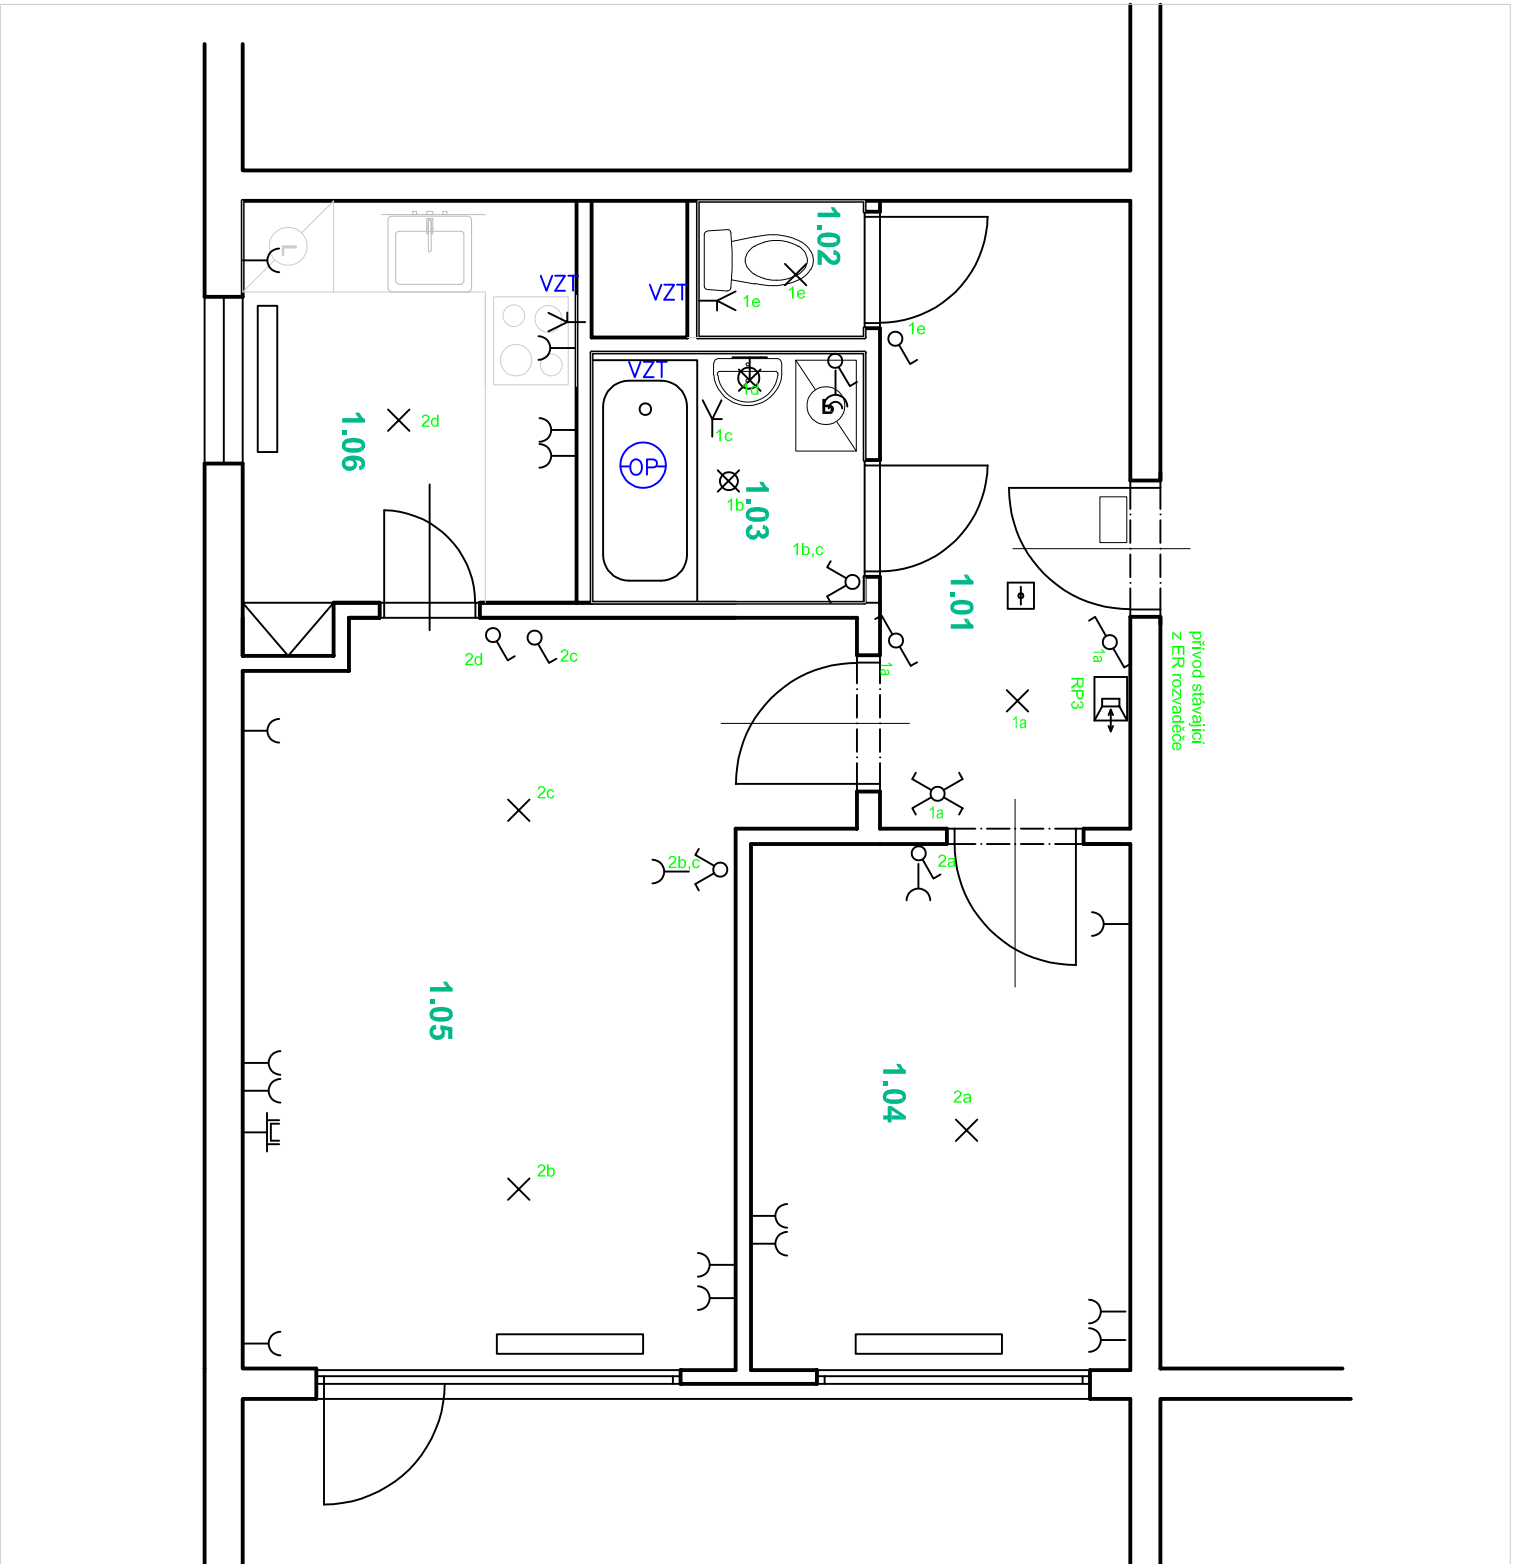

POZNÁMKA

- SPÍNAČE UMÍSTIT VE VÝŠCE 1,2m NAD PODLAHOU, POKUD
 - NENÍ VÝKRESU STANOVENO JINAK
 - ZÁSUVKY UMÍSTIT VE VÝŠCE 0,3m NAD PODLAHOU, POKUD
 - NENÍ VÝKRESU STANOVENO JINAK
 - 1F ZÁSUVKY V MÍSTNOSTECH PŘÍSTUPNÝCH DĚTEM
 - SE MUSÍ OSADIT BEZPEČNOSTNÍMI ZÁTKAMI 5912–91004
- ULOŽENÍ KABELŮ DLE ČSN 33 2000–5–52 ed.2
- POD OMÍTKOU – ZDĚNÉ KONSTRUKCE

POZNÁMKY :

- v rámci opravy bytové jednotky budou demontovány všechny koncové prvky elektro
- stávající bytová rozvodnice bude odstraněna

Hlavní inženýr / Main Engineer:	
FL APS S.R.O.	
Jelčná 505/2, 120 00 Praha 2	
IČO : 03517071	
DIČO : CZ03517071	
Investor / Client:	
MĚSTSKÁ ČÁST PRAHA 3	
Havlíčkovo náměstí 700/9	
130 85 Praha 3	
IČO : 00063517	
DIČ : CZ00063517	

Název projektu / Project Name:			
VYHOVENÍ PD NA STAVBNÍ ÚPRAVY A MODERNIZACI 80 BYTŮ V OBJEKTECH V PRAZE 3 - II			
byť č. 9, ul. Pod Lipami, č.p. 2633/3, Praha 3			
Stupeň dokumentace / Project Stage:			
DPS	DOKUMENTACE PRO PROVEDENÍ STAVBY		
Část / Part:			
D	VÝKRESOVÁ ČÁST		
Stavební objekt / Building:			
Profesní díl / Prof. part:			
ARS	ARCHITEKTONICKO-STAVBNÍ ŘEŠENÍ		
Kód / Code:			
010			
Zpracovatel částí / Consultant:		Razítko / Stamp:	
FL APS S.R.O.			
Jelčná 505/2, 120 00 Praha 2			
Zodpovědný projektant / Engineer in Charge:			
Ing. Václav Lang			
Název výkresu / Drawing Title:			
ELEKTROINSTALACE			
PŮDORYS			
Kreslil / Drawn by:		Kontroloval / Approved by:	
Ing. Václav Lang		Ing. Václav Lang	
Datum vydání / Date of Issue:		19.05.2023	
Číslo projektu / Project Number:		Měřítko / Scale:	
2021.2308		A3	
Číslo výkresu / Drawing number:		Označení výkresu / Drawing type:	
D.1.1 - 07		EIP	
Revizce / Revision:		00	
Kód výkresu / Code of layout:		Kopie / Copy:	