


AKTUÁLNÍ NÁVRH SYSTÉMU EPS JE POUZE ORIENTAČNÍ
KONKRÉTNÍ TYPY A ROZMÍSTĚNÍ PRVKŮ BUDE UPŘESNĚNO V DALŠÍM STUPNI DOKUMENTACE

PODLAŽÍ +11,20m

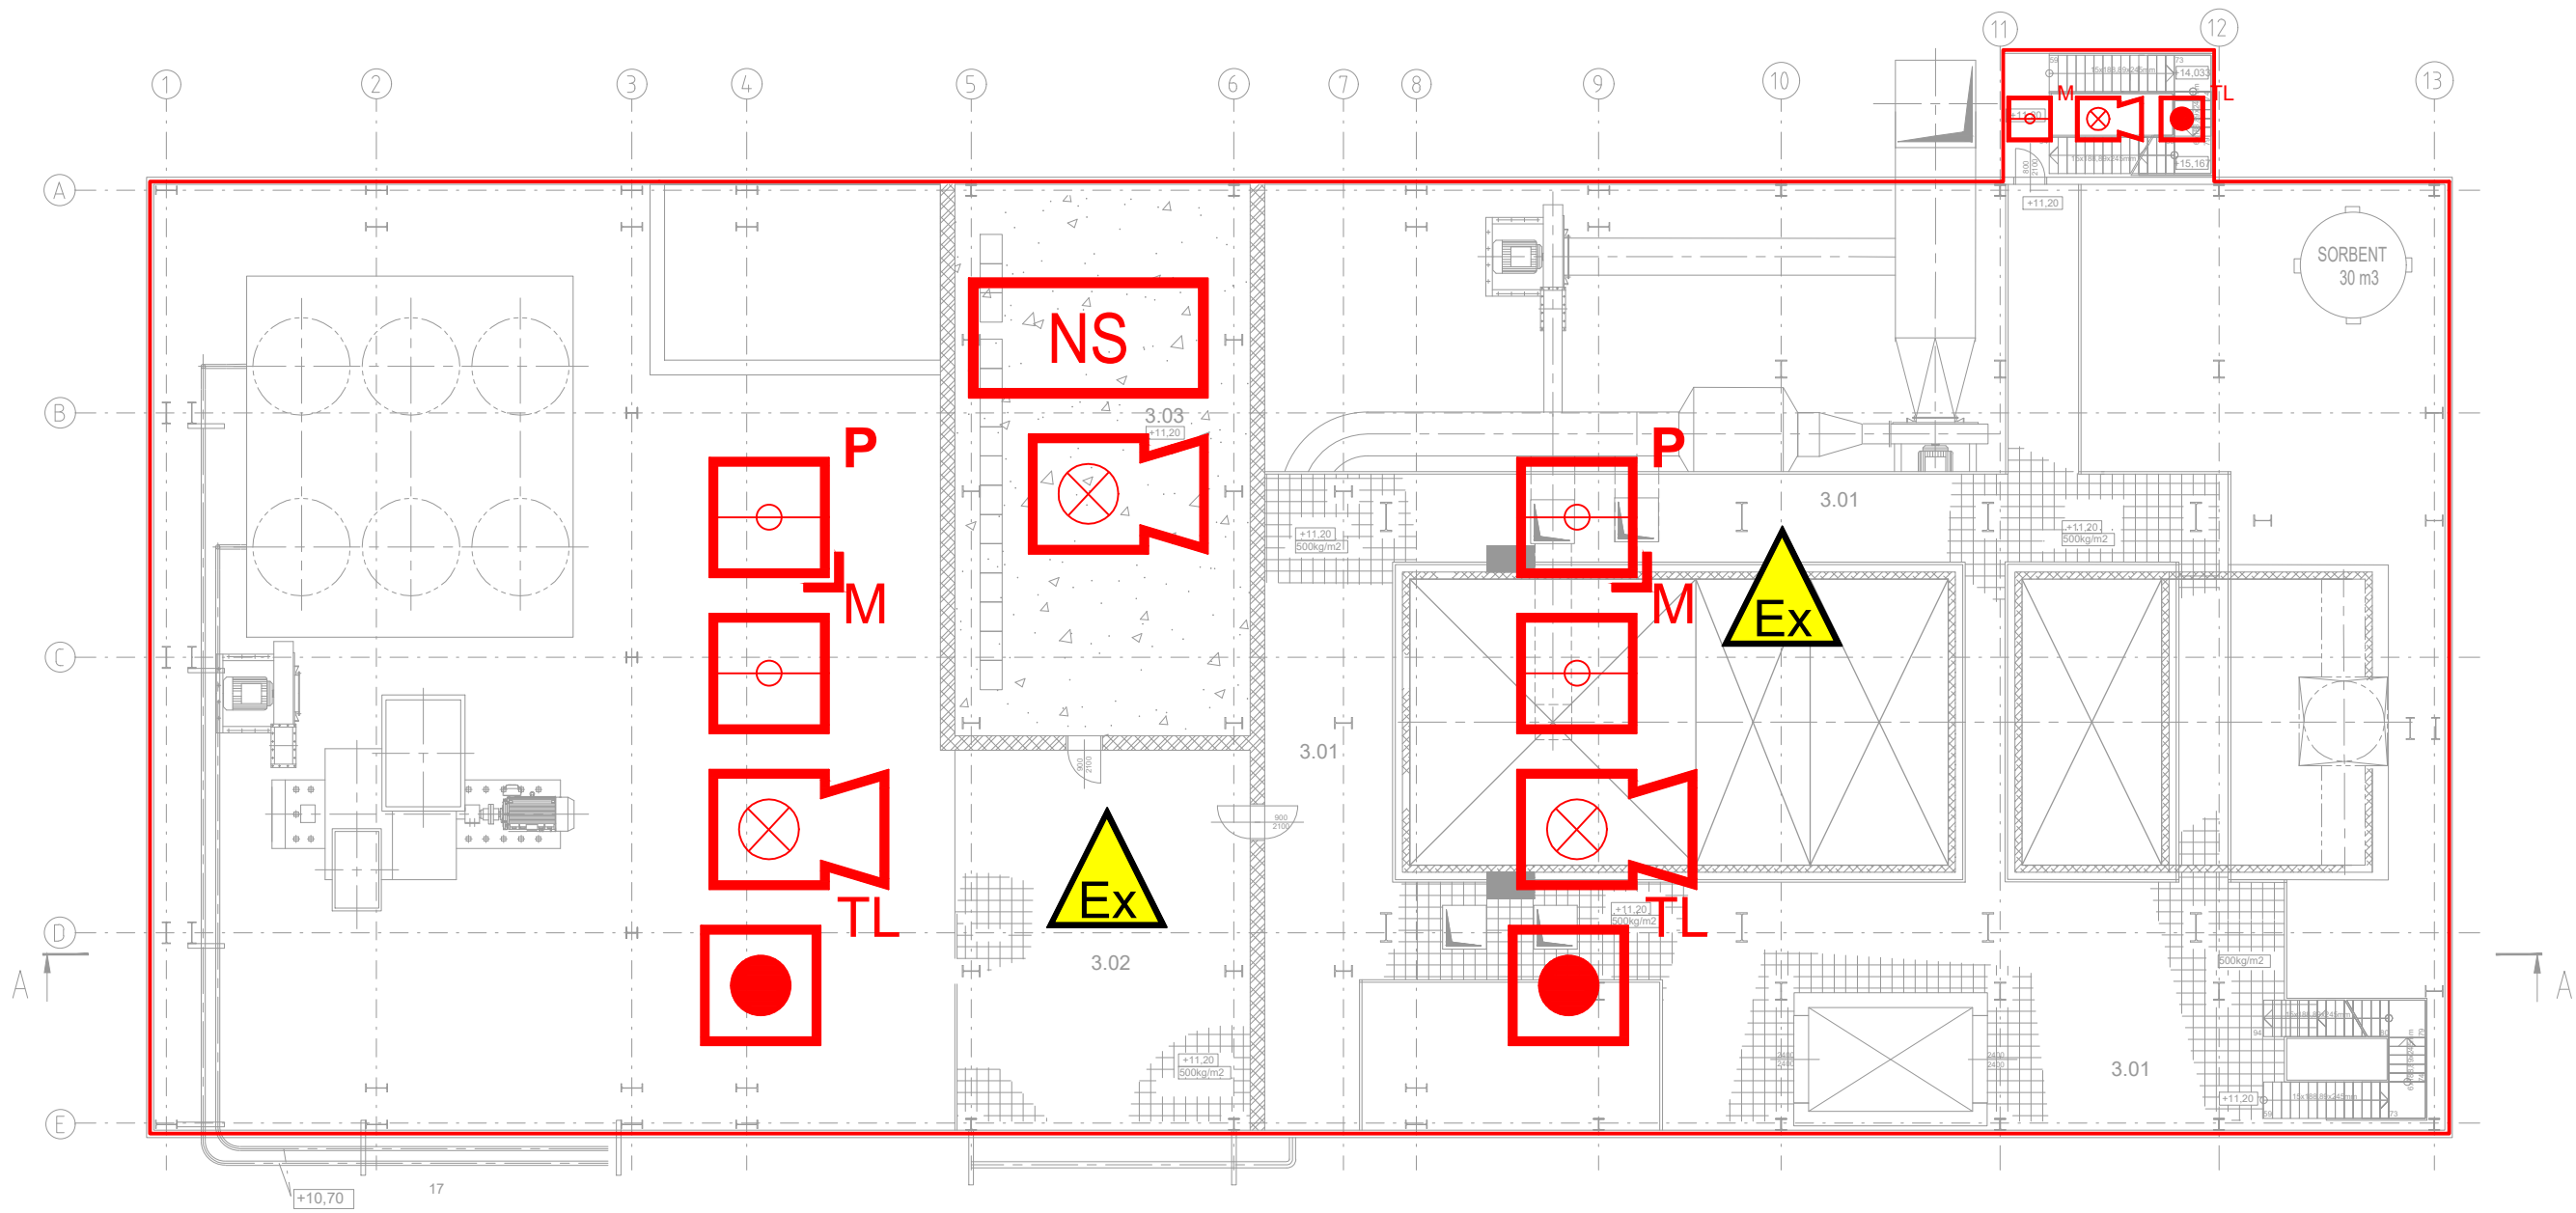

LEGENDA MÍSTNOSTÍ

Č.M.	NÁZEV MÍSTNOSTI	m2	S.v. m
3.01	PLOŠINA +11,200	268,29	6,700
3.02	PARTIE ZA KOTLEM	83,59	
3.03	ROZVODNA ASŘ	124,24	4,500

LEGENDA:

- NOVÁ INSTALACE
- MULTISENZOROVÝ HLÁSIČ
- TLAČÍTKOVÝ HLÁSIČ
- SÍŘENA S MAJÁKEM
- NASÁVACÍ SYSTÉM
- PLAMENNÝ HLÁSIČ
- PROSTOR S NEBEZPEČÍM VÝBUCHU

V PROSTORECH S NEBEZPEČÍM VÝBUCHU JE NEZBYTNÉ INSTALOVAT POUZE ZAŘÍZENÍ SCHVÁLENÁ DLE ATEX SMĚRNICE 2014/34/EU A NAŘÍZENÍ VLÁDY 116/2016 SB., KTERÉ ODPOVÍDAJÍ KLASIFIKACI TĚCHTO PROSTORŮ UVEDENÉ V PROTOKOLU O URČENÍ VNĚJŠÍCH VLIVŮ V SOUHRNNÉ ČÁSTI PROJEKTOVÉ DOKUMENTACE. PRINCIP DETEKCE MUSÍ BÝT UPŘESNĚN V DALŠÍCH STUPNÍCH PROJEKTOVÉ DOKUMENTACE DLE FINÁLNÍHO TECHNOLOGICKÉHO ŘEŠENÍ OBJEKTU A FINÁLNÍHO PROTOKOLU O URČENÍ VNĚJŠÍCH VLIVŮ.

PROJEKTANT: EMEER DESIGN	EMEER-DESIGN, s.r.o. Václavská 186/118 619 00 Brno IČ: 08869961, DIČ: CZ08869961
AFRY Magistrů 1275/13 140 00 Praha 4, Michle ZAKÁZKOVÉ ČÍSLO: 0404T21 STUPEŇ: DOKUMENTACE DSP DATUM: 12/2023	AKCE: MODERNIZACE TEPLÁRNY MLADÁ BOLESLAV DOKUMENTACE PRO VYDÁNÍ STAVEBNÍHO POVOLENÍ NÁZEV: EPS – ELEKTRICKÁ POŽÁRNÍ SIGNALIZACE SO 201 – KOTELNA K20 SO 202 – PARTIE ZA KOTLEM K20 PŮDORYS +11,20m VYPRACOVAL: ING. KUBICA KONTROLOVAL A ZODPOVÍDÁ: ING. KLEIN ARCHIVNÍ ČÍSLO: S404T21-PS111-015 LIST: 1
	MĚŘÍTKO: 1:200 POČET A4: 3 REVIZE: 0