


AKTUÁLNÍ NÁVRH SYSTÉMU EPS JE POUZE ORIENTAČNÍ
KONKRÉTNÍ TYPY A ROZMÍSTĚNÍ PRVKŮ BUDE UPŘESNĚNO V DALŠÍM STUPNI DOKUMENTACE

PODLAŽÍ +38,80m

LEGENDA MÍSTNOSTÍ


Č.M.	NÁZEV MÍSTNOSTI	m2	s.v. m
8.01	PLOŠINA +38,800	512,95	6,700
8.02	OBSLUŽNÍ PLOŠINY PRO DOPRAVNÍKY	59,22	

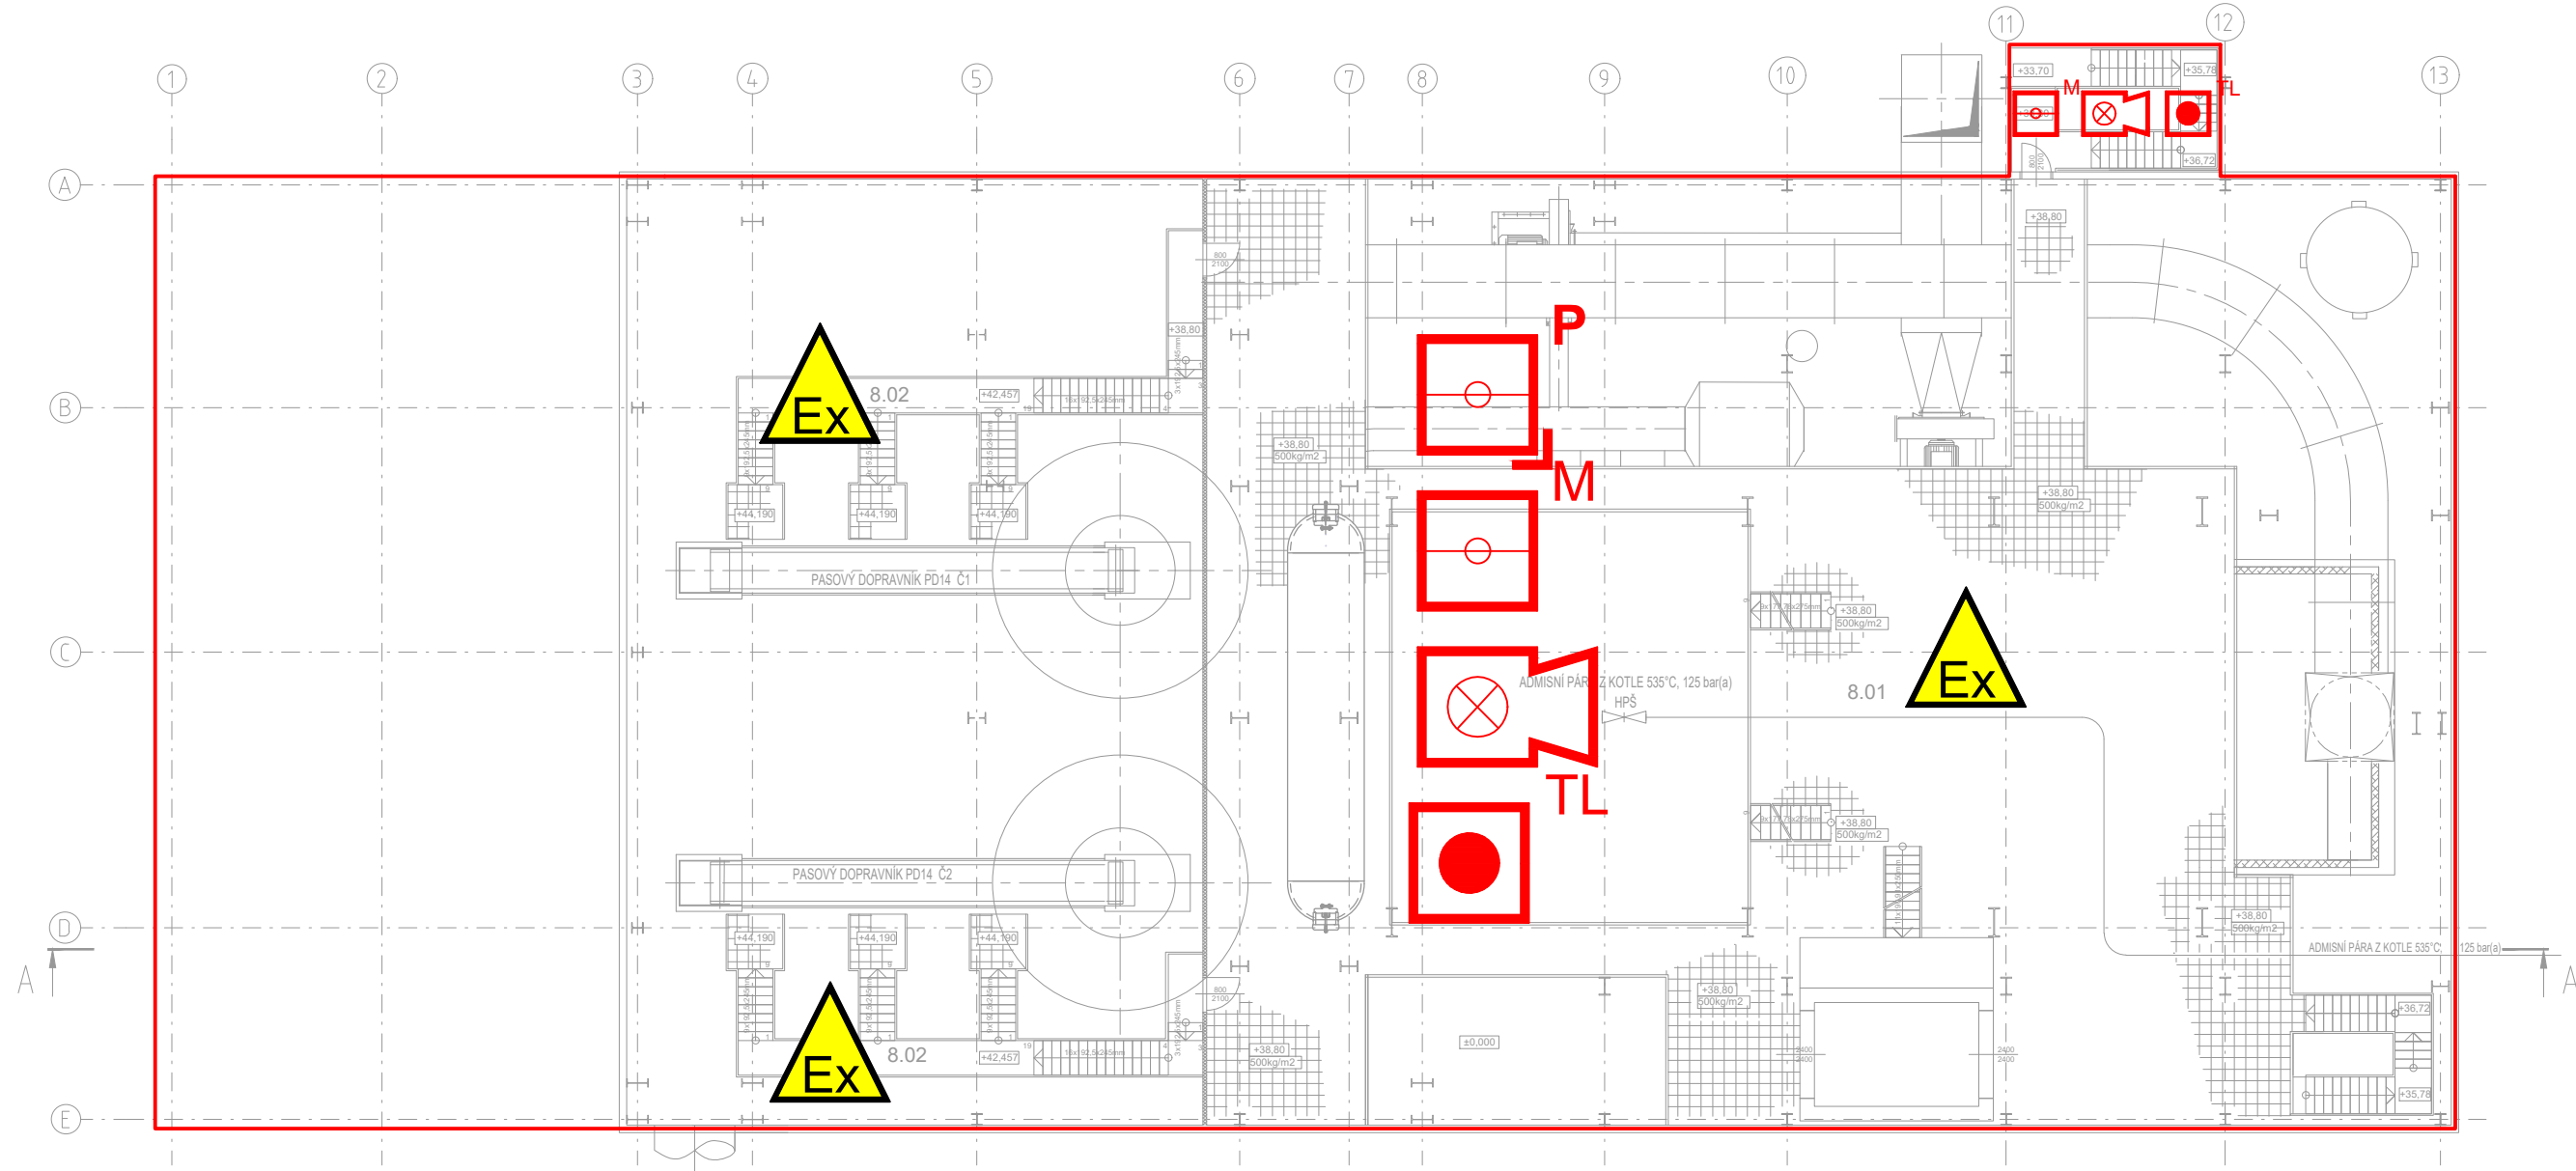

LEGENDA:

- NOVÁ INSTALACE
- MULTISENZOROVÝ HLÁSIČ
- TLAČÍTKOVÝ HLÁSIČ
- SÍŘENA S MAJÁKEM
- PLAMENNÝ HLÁSIČ
- PROSTOR S NEBEZPEČÍM VÝBUCHU

V PROSTORECH S NEBEZPEČÍM VÝBUCHU JE NEZBYTNÉ INSTALOVAT POUZE ZAŘÍZENÍ SCHVÁLENÁ DLE ATEX SMĚRNICE 2014/34/EU A NAŘÍZENÍ VLÁDY 116/2016 SB., KTERÉ ODPOVÍDAJÍ KLASIFIKACI TĚCHTO PROSTOR UVEDENÉ V PROTOKOLU O URČENÍ VNĚJŠÍCH VLIVŮ V SOUHRNNÉ ČÁSTI PROJEKTOVÉ DOKUMENTACE PRINCIP DETEKCE MUSÍ BÝT UPŘESNĚN V DALŠÍCH STUPNÍCH PROJEKTOVÉ DOKUMENTACE DLE FINÁLNÍHO TECHNOLOGICKÉHO ŘEŠENÍ OBJEKTU A FINÁLNÍHO PROTOKOLU O URČENÍ VNĚJŠÍCH VLIVŮ

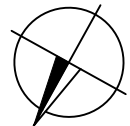

PROJEKTANT: EMEER DESIGN	EMEER-DESIGN, s.r.o. Videňská 186/118 619 00 Brno IČ: 08869961, DIČ: CZ08869961
AFRY Magistrá 1275/13 140 00 Praha 4, Michle	AKCE: MODERNIZACE TEPLÁRNY MLADÁ BOLESLAV DOKUMENTACE PRO VYDÁNÍ STAVEBNÍHO POVOLENÍ
ZAKÁZKOVÉ ČÍSLO: 0404T21	NÁZEV: EPS – ELEKTRICKÁ POŽÁRNÍ SIGNALIZACE SO 201 – KOTELNA K20 SO 202 – PARTIE ZA KOTLEM K20 PŮDORYS +38,80m
STUPEŇ: DOKUMENTACE DSP	MĚŘÍTKO: 1:200
DATUM: 12/2023	POČET A4: 3
	REVIZE: 0
	VYPRACOVAL: ING. KUBICA
	KONTROLOVAL A ZODPOVÍDÁ: ING. KLEIN
	ARCHIVNÍ ČÍSLO: S404T21-PS111-020
	LIST: