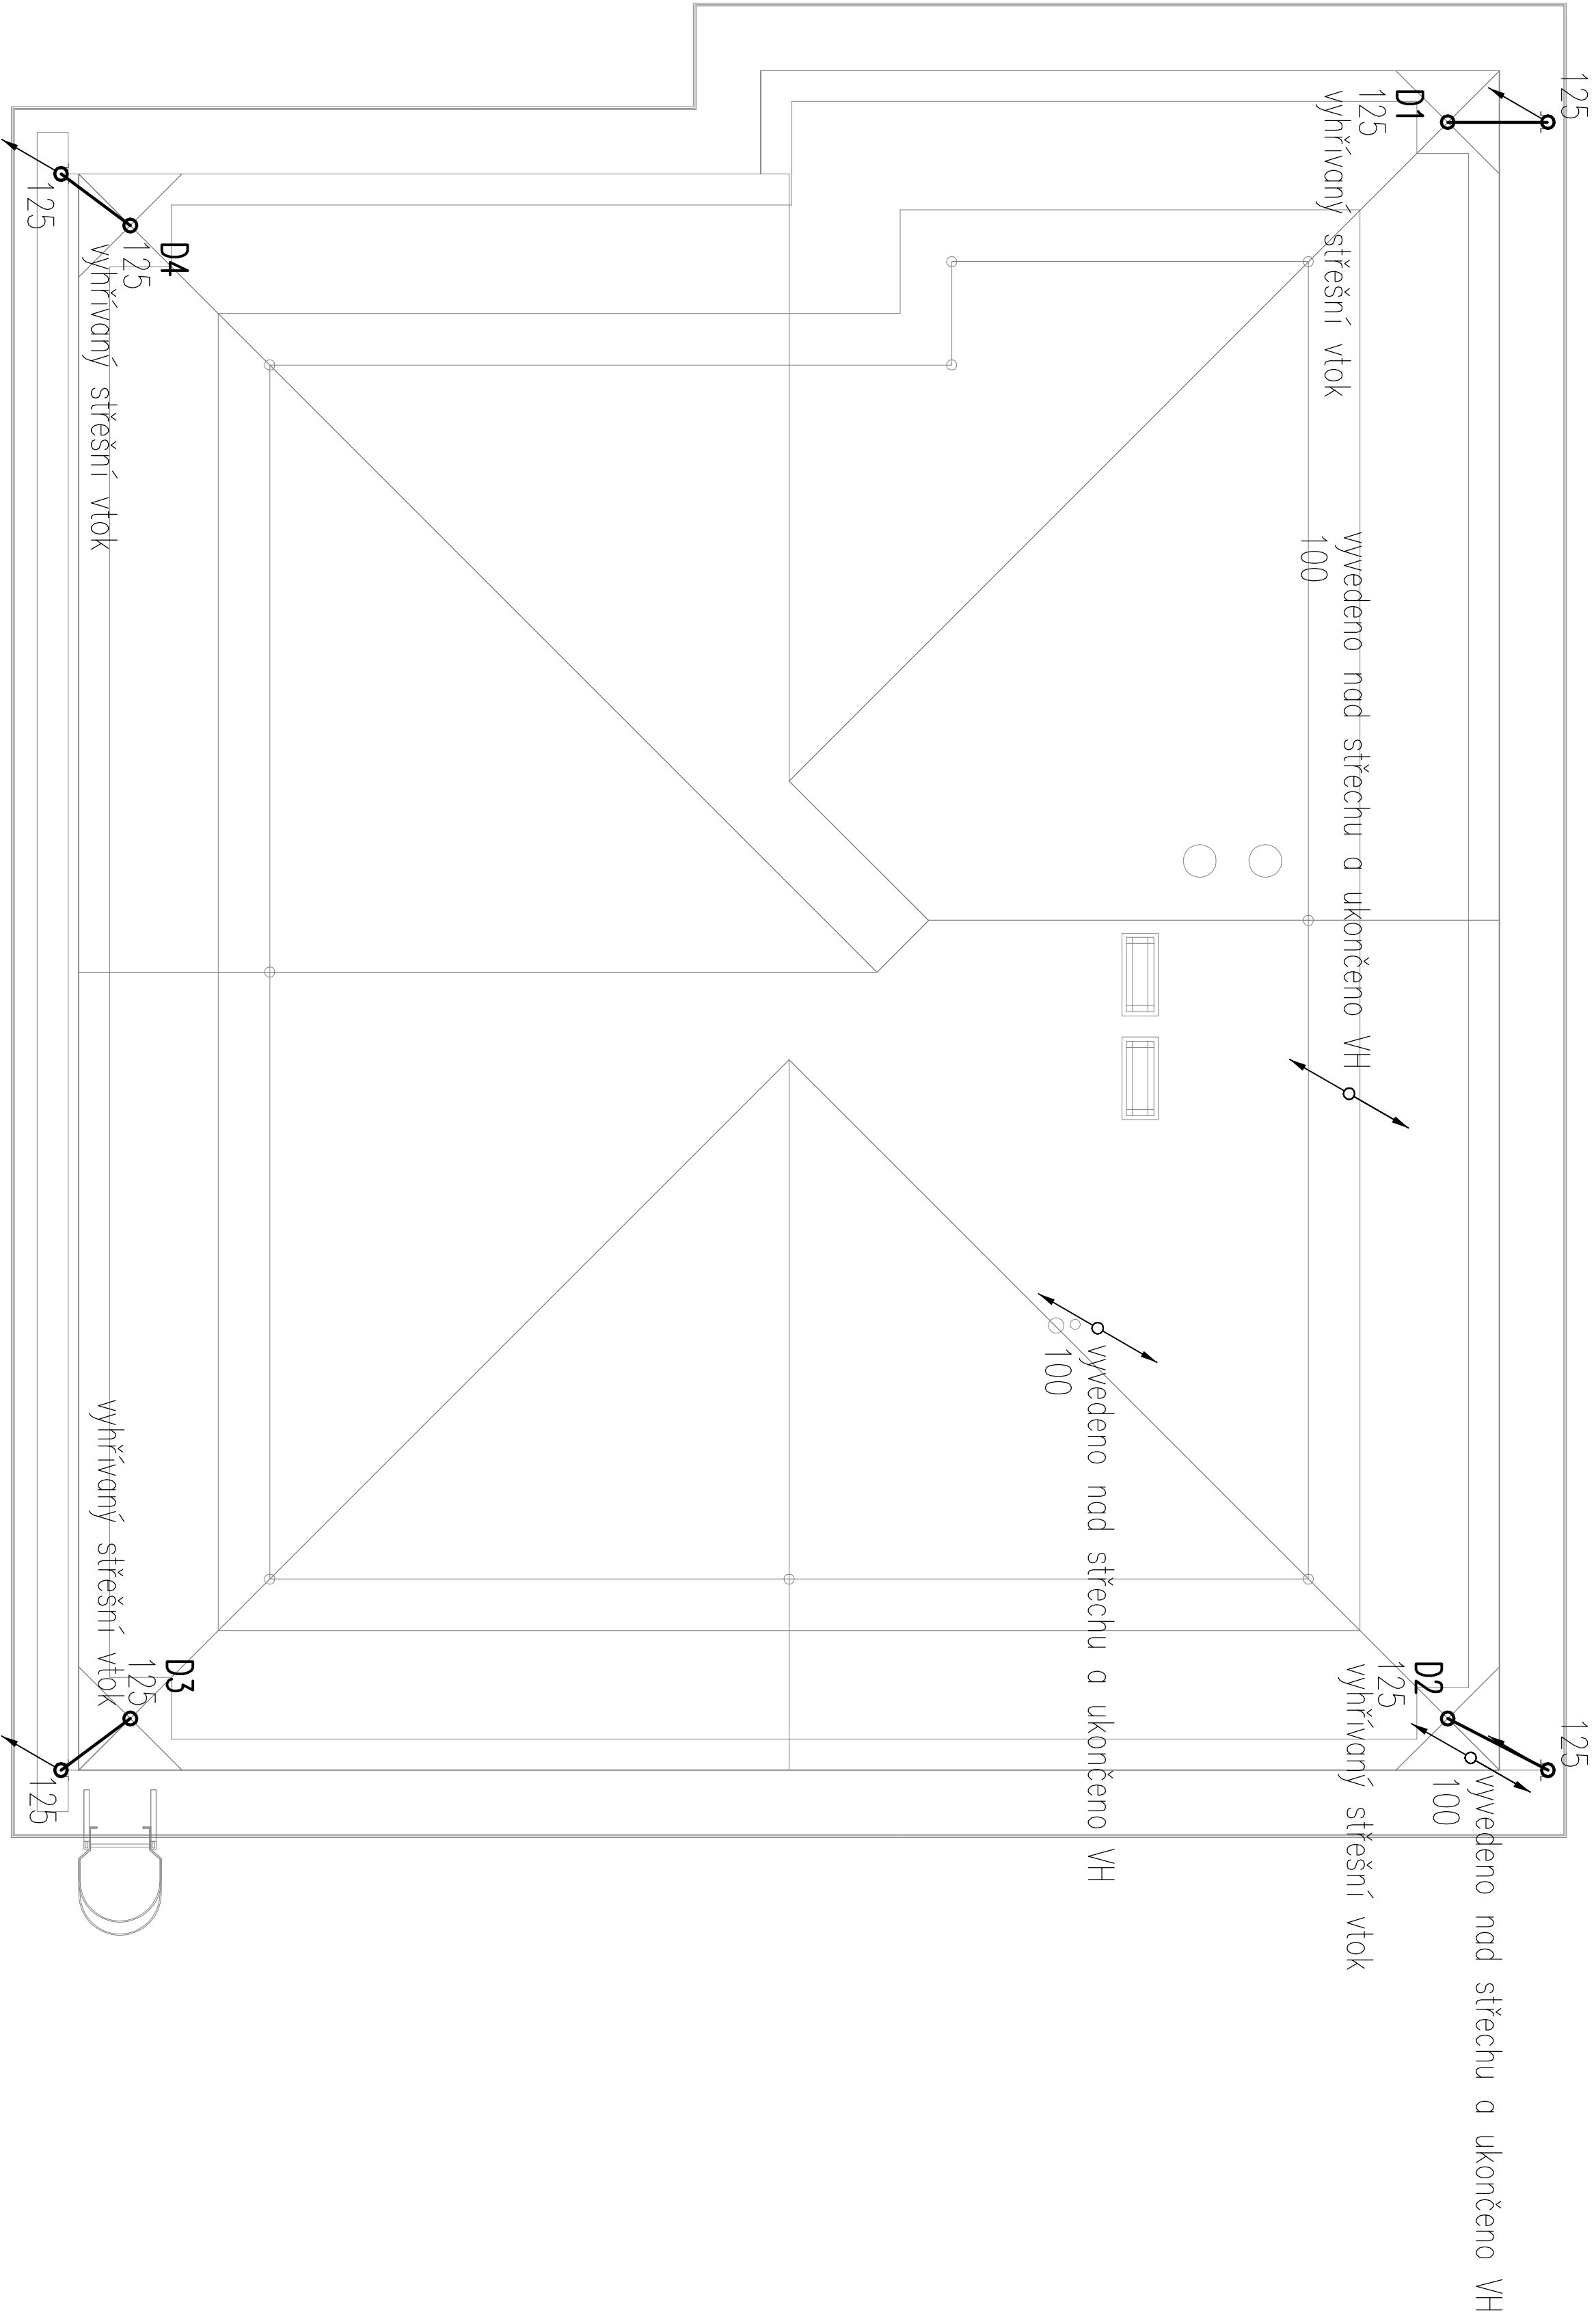


LEGENDA:

ZNAČKA	
	NAVRŽENÉ SVODNÉ POTRUBÍ SPLAŠKOVÉ KANALIZACE
	NAVRŽENÉ SVODNÉ PŘIPOJOVACÍ SPLAŠKOVÉ KANALIZACE
	NAVRŽENÉ ODPADNÍ POTRUBÍ SPLAŠKOVÉ KANALIZACE
LEGENDA ZAŘÍZOVACÍCH PŘEDMĚTŮ - VIZ. TECHNICKÁ ZPRÁVA	
- PŘIPOJOVACÍ A ODPADNÍ POTRUBÍ KANALIZACE BUDE PROVĚDENO Z PP	
- SVODNÉ POTRUBÍ KANALIZACE BUDE PROVĚDENO Z PP	
- PŘIPOJOVACÍ A ODPADNÍ POTRUBÍ VNITŘNÍ KANALIZACE BUDE VYVEDENO V BRÁZDÁCH VE STĚNÁCH, UPŘEMĚNO PŘÍCHYTKAMÍ A ZAZDĚNO.	
- SVODNÉ POTRUBÍ BUDE VYVEDENO V ZEMĚ POD PODLAHOU 1. NP, ULOŽENO NA PÍSKOVÉ LŮŽE A ZASTYČENO.	
- MONTÁŽ POTRUBÍ BUDE PROVÁDĚNA DLE MONTÁŽNÍCH PŘEDPISŮ VÝROBCI POTRUBÍ.	
- DNO KANALIZACE POČÍTANO OD 30,000 - ÚROVEŇ PODLAHY 1.NP	

PROJEKČNÍ KANCELÁŘ
STANISLAV ČASLAVSKÝ, DIS.

Jižní 116
OLEŠNICE NAD ČIDLINOÚ
603 91
tel. 605 440 628
e-mail: stanislav@seznam.cz

ZODPOVĚDNÝ PROJEKTANT: STANISLAV ČASLAVSKÝ, DIS.
KONTROLOVAL: STANISLAV ČASLAVSKÝ, DIS.

STUPEŇ: DSP+DPS
DATUM: 02/2023

INVESTOR: Město Olomouc, Městská správa
Úřad pro územní a občanské vybavení

Č. ZAKÁZKY: -
MĚŘÍTKO: 1 : 50
FORMÁT: A4

AKCE: Dětská skupina U Zámku
Poděbradova 656, Olomouc nad Čidlinou 603 91

Č. VÝKRESU: Č. PARÉ

OBJEKT: ZDRAVOTNÉ TECHNICKÉ INSTALACE
VÝKRES: Půdorys kanalizace - střecha

ZTI - 5