
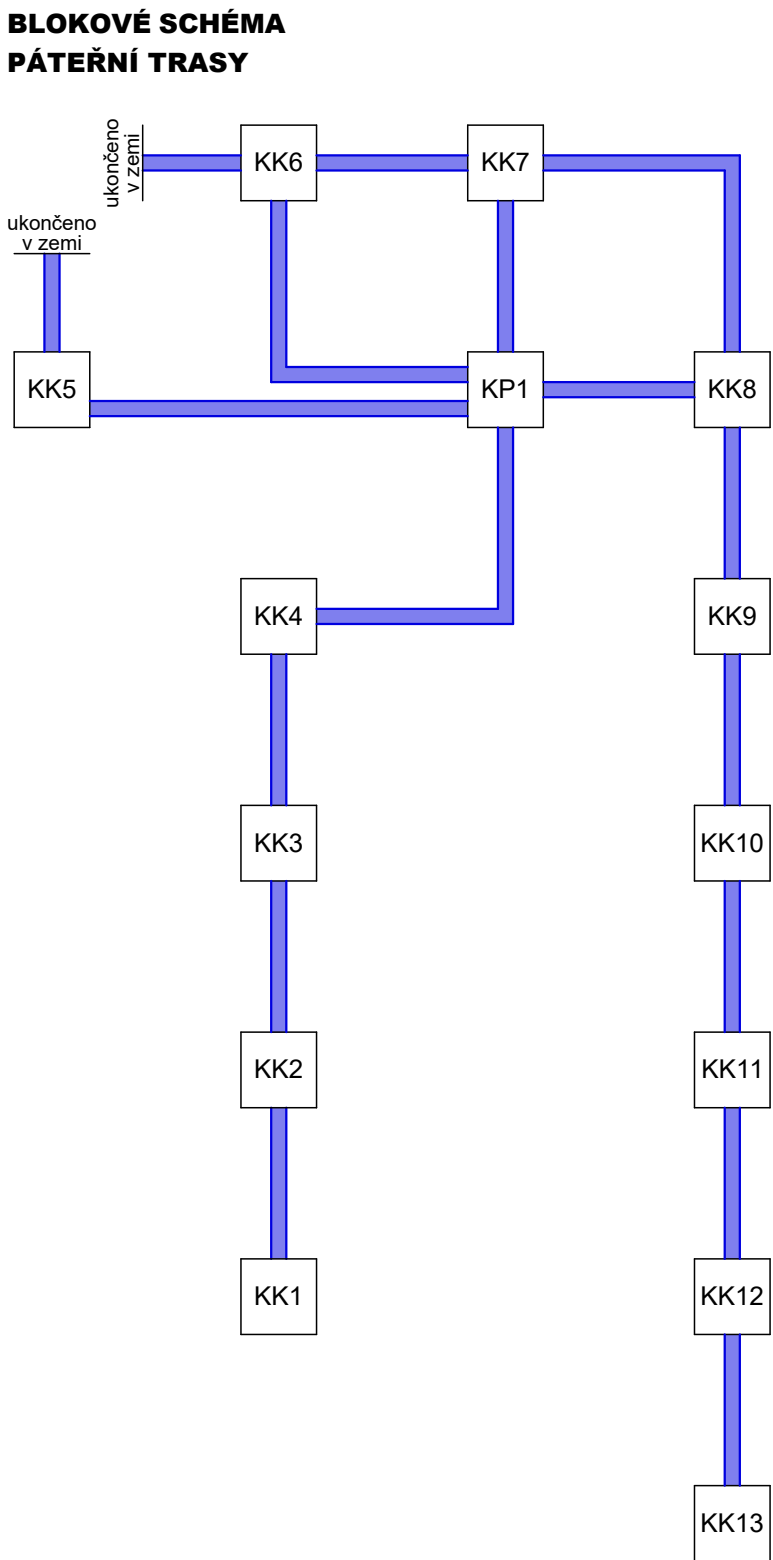
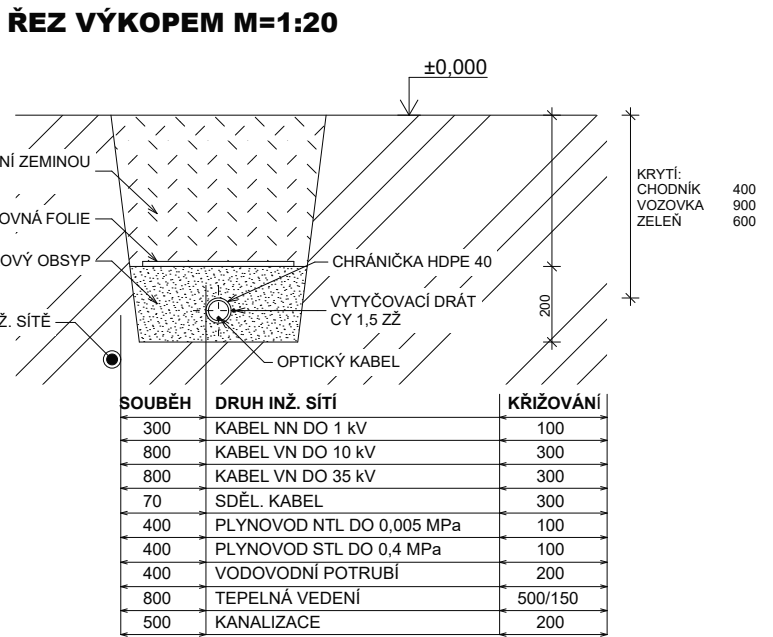


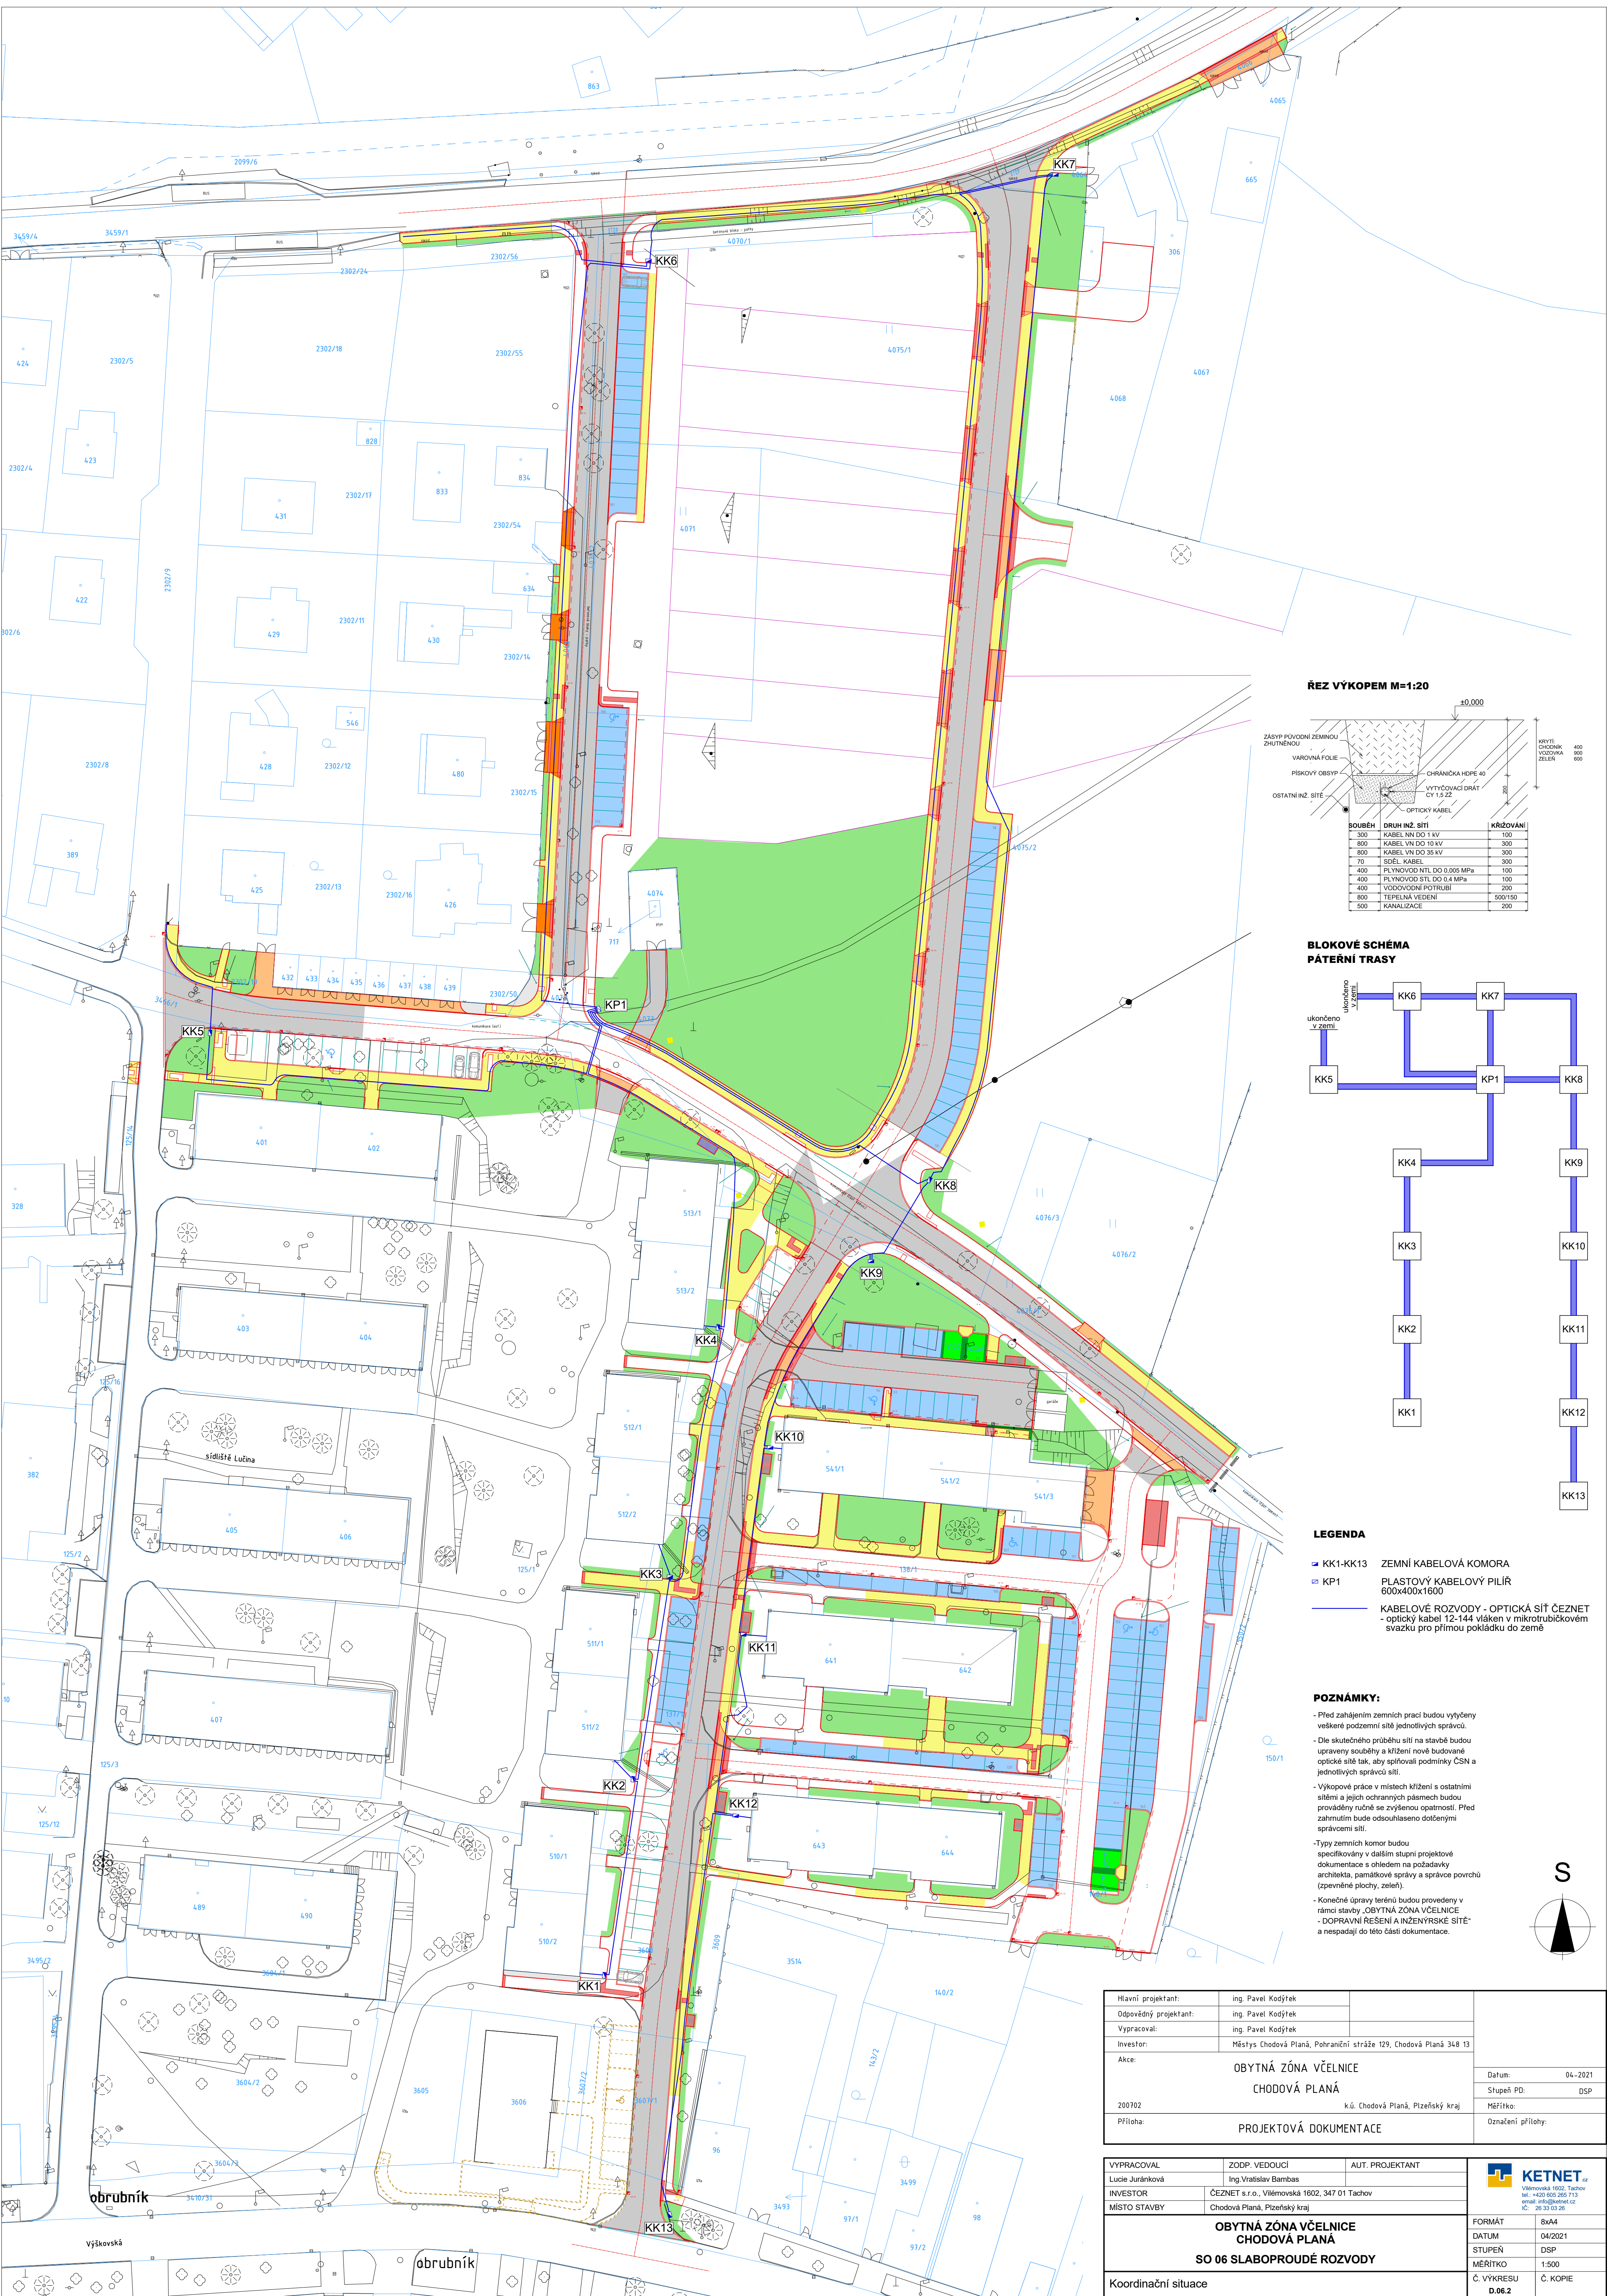

- LEGENDA**
- KK1-KK13 ZEMNÍ KABELOVÁ KOMORA
 - KP1 PLASTOVÝ KABELOVÝ PILÍŘ 600x400x1600
 - KABELOVÉ ROZVODY - OPTICKÁ SÍŤ ČEZNET - optický kabel 12-144 vláken v mikrotubičkovém svazku pro přímou pokládku do země

- POZNÁMKY:**
- Před zahájením zemních prací budou vytyčeny veškeré podzemní sítě jednotlivých správců.
 - Die skutečného průběhu sítí na stavbě budou upraveny souběhy a křížení nově budované optické sítě tak, aby splňovali podmínky ČSN a jednotlivých správců sítí.
 - Výkopové práce v místech křížení s ostatními sítěmi a jejich ochranných pásmech budou prováděny ručně se zvýšenou opatrností. Před zahájením bude odsouhlaseno dotčenými správci sítí.
 - Typy zemních komor budou specifikovány v dalším stupni projektové dokumentace s ohledem na požadavky architekta, památkové správy a správce povrchů (zpevněné plochy, zeleň).
 - Konečné úpravy terénu budou provedeny v rámci stavby „OBYTNÁ ZÓNA VČELNICE“.
 - DOPRAVNÍ ŘEŠENÍ A INŽENÝRSKÉ SÍTĚ - a nespádají do této části dokumentace.

Hlavní projektant:	ing. Pavel Kodýtek		
Odpovědný projektant:	ing. Pavel Kodýtek		
Vypracoval:	ing. Pavel Kodýtek		
Investor:	Městys Chodová Planá, Pátrání stráž 129, Chodová Planá 348 13		
Akce:	OBYTNÁ ZÓNA VČELNICE CHODOVÁ PLANÁ		Datum: 04.-2021
200702	k.ú. Chodová Planá, Písecký kraj		Stupeň PD: DSP
Příloha:	PROJEKTOVÁ DOKUMENTACE		Měřítko: 1:500
			Označení přílohy:

VYPRACOVAL	ZODP. VEDOUCÍ	AUT. PROJEKTANT	 Vělezná 1602, Tachov tel.: +420 605 260 713 e-mail: info@ketnet.cz IČ: 26 33 03 26
Lucie Juránková	Ing. Václav Bambaš		
INVESTOR	ČEZNET s.r.o., Vělezná 1602, 347 01 Tachov		
MÍSTO STAVBY	Chodová Planá, Písecký kraj		
OBYTNÁ ZÓNA VČELNICE CHODOVÁ PLANÁ SO 06 SLABOPROUDÉ ROZVODY			FORMÁT: 8x44
Koordinační situace			DATUM: 04/2021
			STUPEŇ: DSP
			MĚŘÍTKO: 1:500
			Č. VÝKRESU: D.06.2
			Č. KOPIE: