


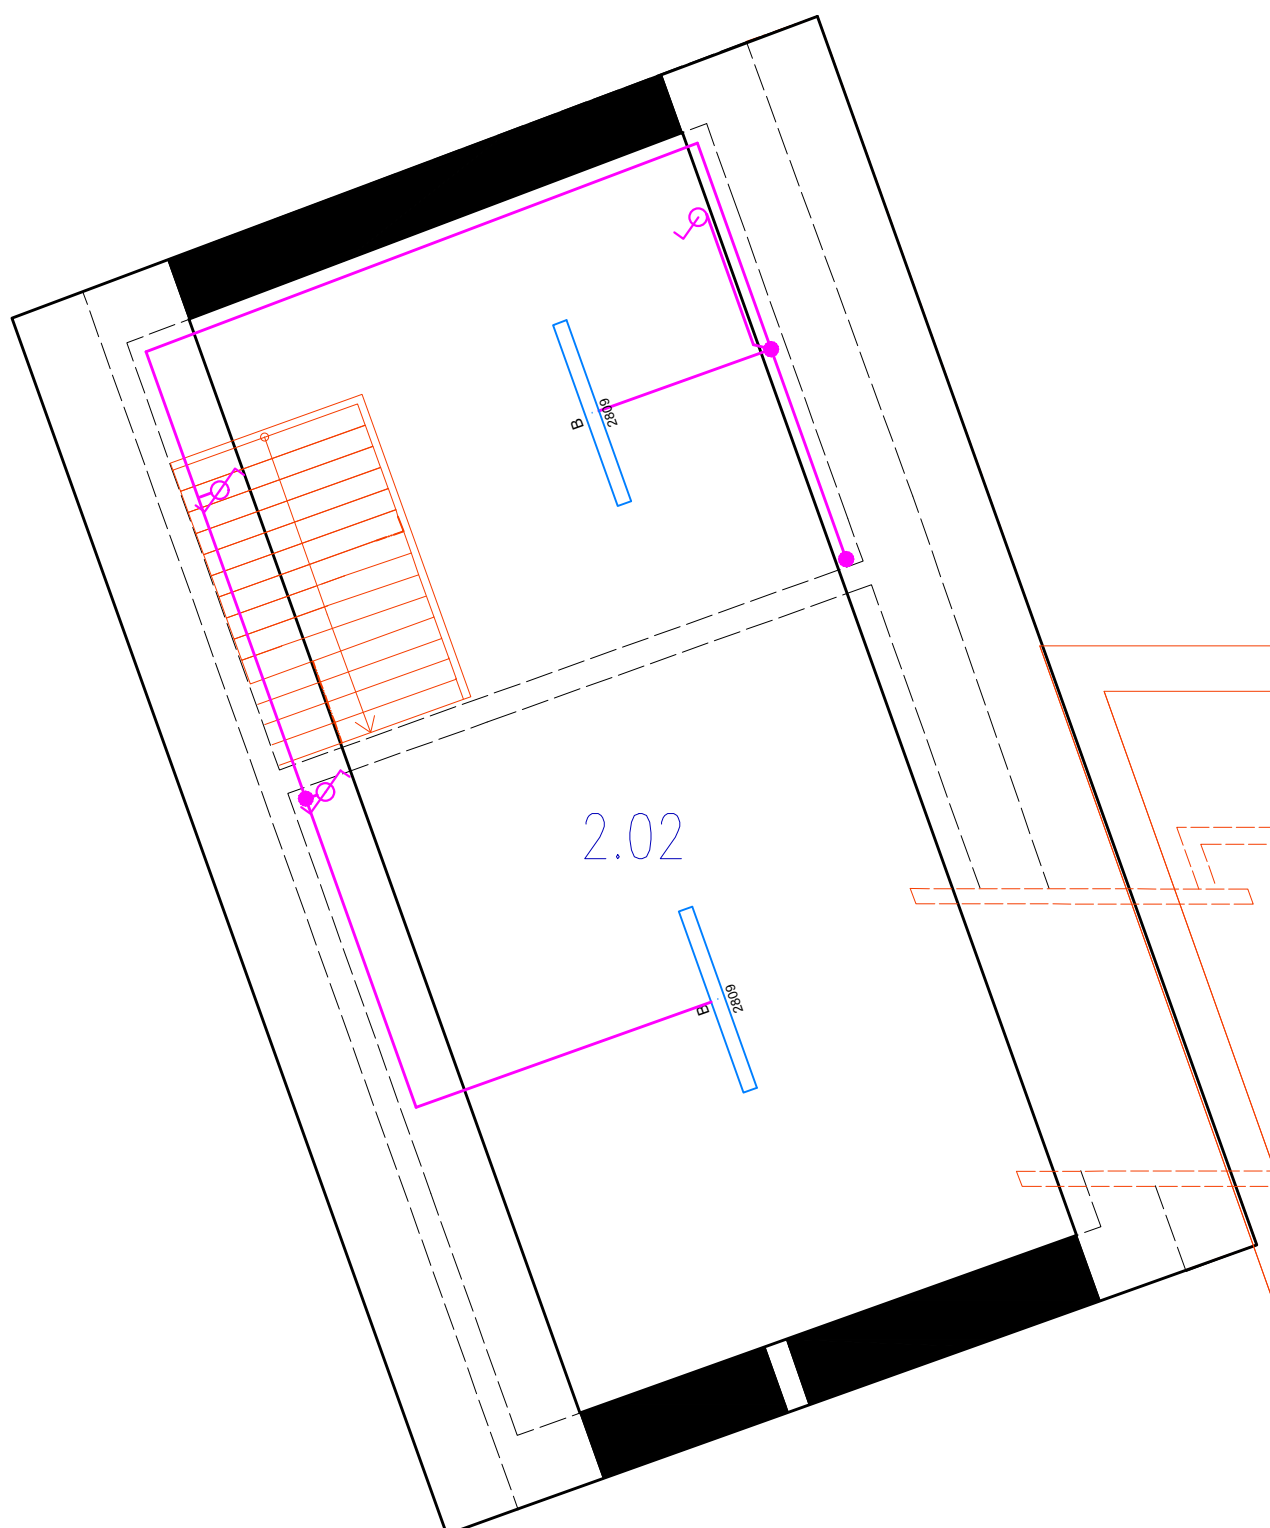

ČÍSLO	NÁZEV	PLOCHA	PODLAHA
2.01	TECHNICKÁ MÍSTNOST 2.NP	91,9 m2	provazní lavky pororost
2.02	VENKOVNÍ SKLAD 2.NP	25,0 m2	beton, mezonino
2.03	CHOUBA 2.NP+SCHODIŠTĚ	18,0 m2	veřkovým
BYT 1			
2.04	PŘEDSÍŇ	3,5 m2	lk. karková podlaha
2.05	KOUPELNA	4,7 m2	veřkovým, tv a7p
2.06	OBÝVACÍ POKOJ + KUCH. KOUT	51,5 m2	lk. karková podlaha
2.07	TERASA - BYT 1	14,1 m2	dřevěná prkna
SOUDĚT PLOCH BYTU 1			
BYT 2			
2.08	PŘEDSÍŇ	3,5 m2	lk. karková podlaha
2.09	WC	2,0 m2	veřkovým, tv a7p
2.10	KOUPELNA	5,3 m2	veřkovým, tv a7p
2.11	OBÝVACÍ POKOJ + KUCH. KOUT	35,6 m2	lk. karková podlaha
2.12	ŠATNA	3,8 m2	lk. karková podlaha
2.13	TERASA - BYT 2	14,1 m2	dřevěná prkna
SOUDĚT PLOCH BYTU 2			


1.2a
TEPELNÉ ČERPADLO SPLIT
VENKOVNÍ JEDNOTKA
TOPNÝ VÝKON - 5,8-15,4 kW (A-7/W+55)
ELEKTRICKÝ PŘÍKON - 6,0 kW (A-7/W+55)
VÁHA - 255 KG
TOPNÁ SMYČKA V POTRUBÍ PRO ODVOD KONDENZÁTU

1.2b
TEPELNÉ ČERPADLO SPLIT
VENKOVNÍ JEDNOTKA
TOPNÝ VÝKON - 5,8-15,4 kW (A-7/W+55)
ELEKTRICKÝ PŘÍKON - 6,0 kW (A-7/W+55)
VÁHA - 255 KG

1.2c
TEPELNÉ ČERPADLO SPLIT
VENKOVNÍ JEDNOTKA
TOPNÝ VÝKON - 5,8-15,4 kW (A-7/W+55)
ELEKTRICKÝ PŘÍKON - 6,0 kW (A-7/W+55)
VÁHA - 255 KG

tep=13°C

Potrubí opatřeno topnou smyčkou
vedeno po venkovní obvodové stěně.

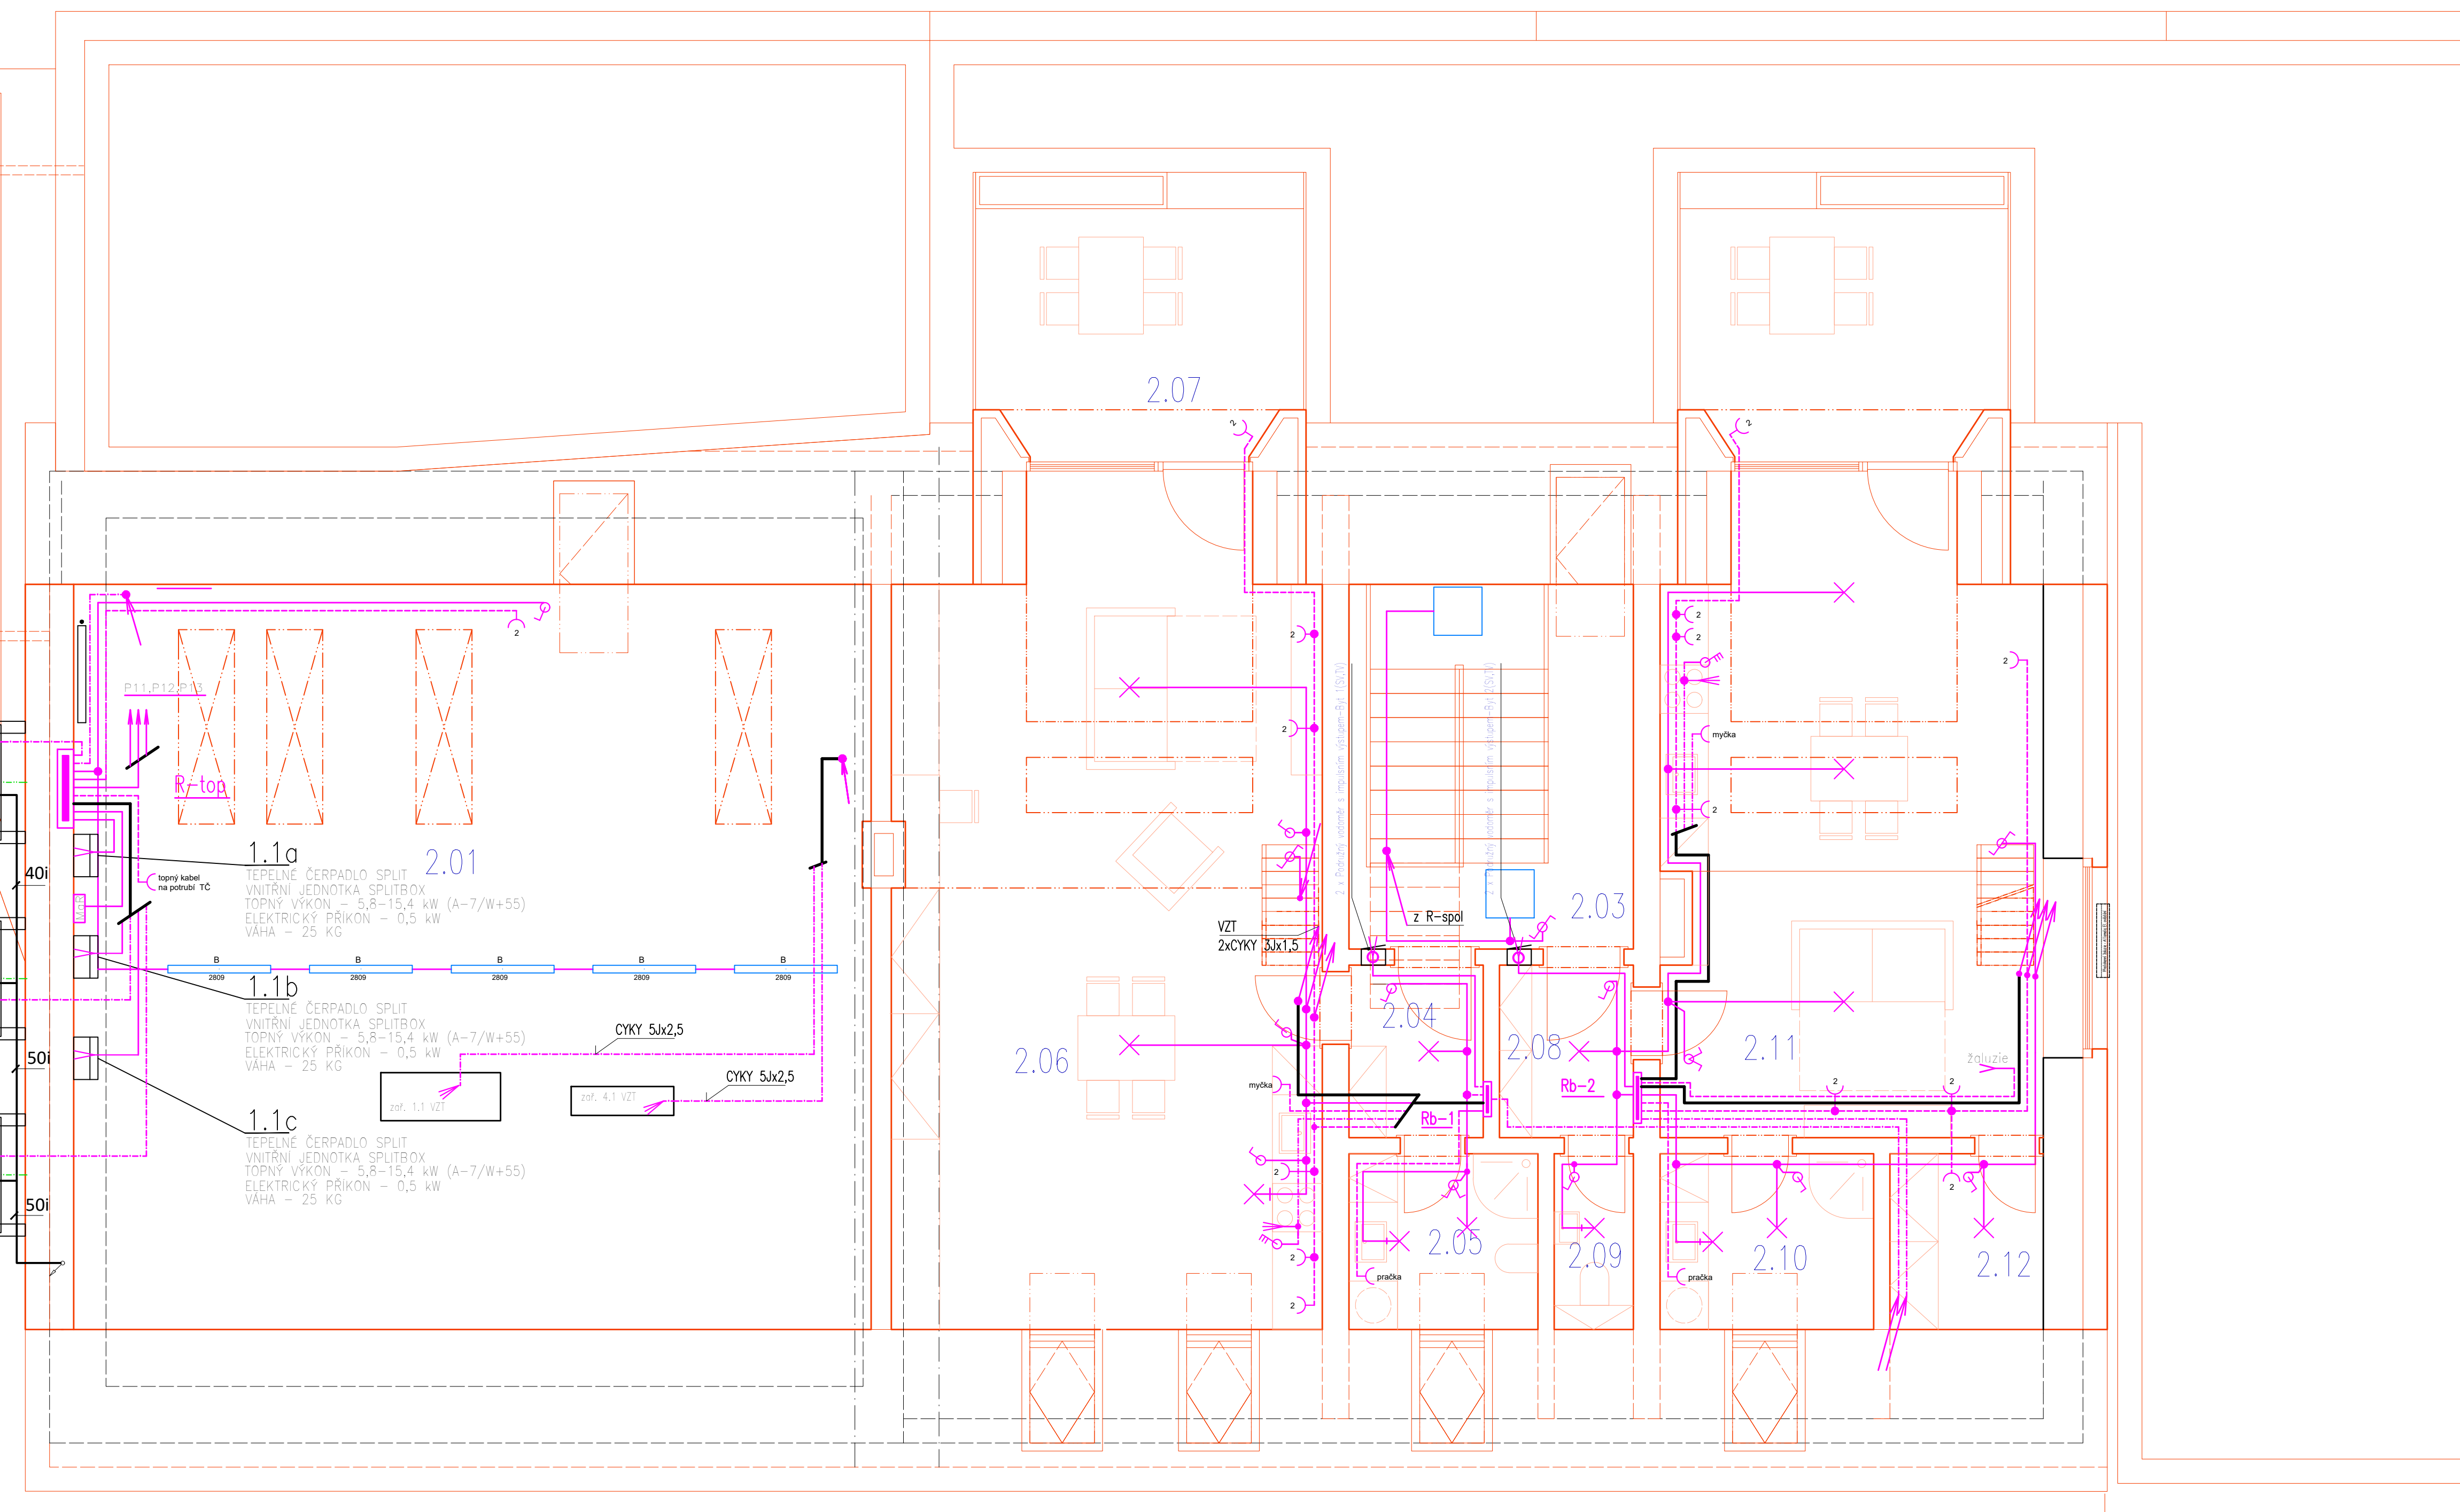

LEGENDA

světelné

základová

trápasová

ovládání

střídavý spínač

spornáková přípojka

přepínač střídavý

vypínač jednapólový

přepínač seriový

dvojzávěs

přepínač klíčov

číslo potrubí

vodný vývod 230V

vodný vývod 400V

světelné LED nástenné, stropní

A

2000

světelné LED nástenné, stropní 5200/840

B

2000

světelné LED průmyslové 6400/840

C

2000

světelné LED průmyslové 8000/840

D

2000

světelné LED zářivkové, přisazené 5800/840

E

2000

světelné LED zářivkové, přisazené 5200/840, 35W


F

2000


světelné LED 60x60, 4900/840, 30W

NOUZOVE PROTIPANICKÉ OSVĚTLENÍ

NOUZOVE PIKTOGRAM

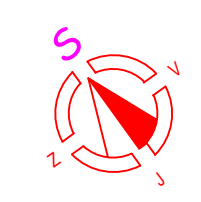

TN-C-S 3NPE,50Hz,230/400V

 Objednatel, investor: Obec Malý Újezd, Malý Újezd 95, 2/1 31 velký Borok Místo stavby: Malý Újezd Zodpovědný projektant: L. Madurkayová		Zhotovitel: Libuše Madurkayová autORIZOVANÝ technik EL-PROJEKCE Hofent 2436/9, Ústí nad Labem IČO: 151 51 948 Telefon: 777 205 771 E-mail: elprojekce@seznam.cz	
OBCNÍ DŮM VAVŘINEC PŘESTAVBA OBJEKTU č.p.9 MALÝ ÚJEZD		Stupeň: DUR+DIP Měřítko: 1:50 Zakázka: 2021-02 Datum: 08/2022 Výkres č.: 4	Poré:
ELEKTRICKÁ INSTALACE PŮDORYS 2.NP			