


 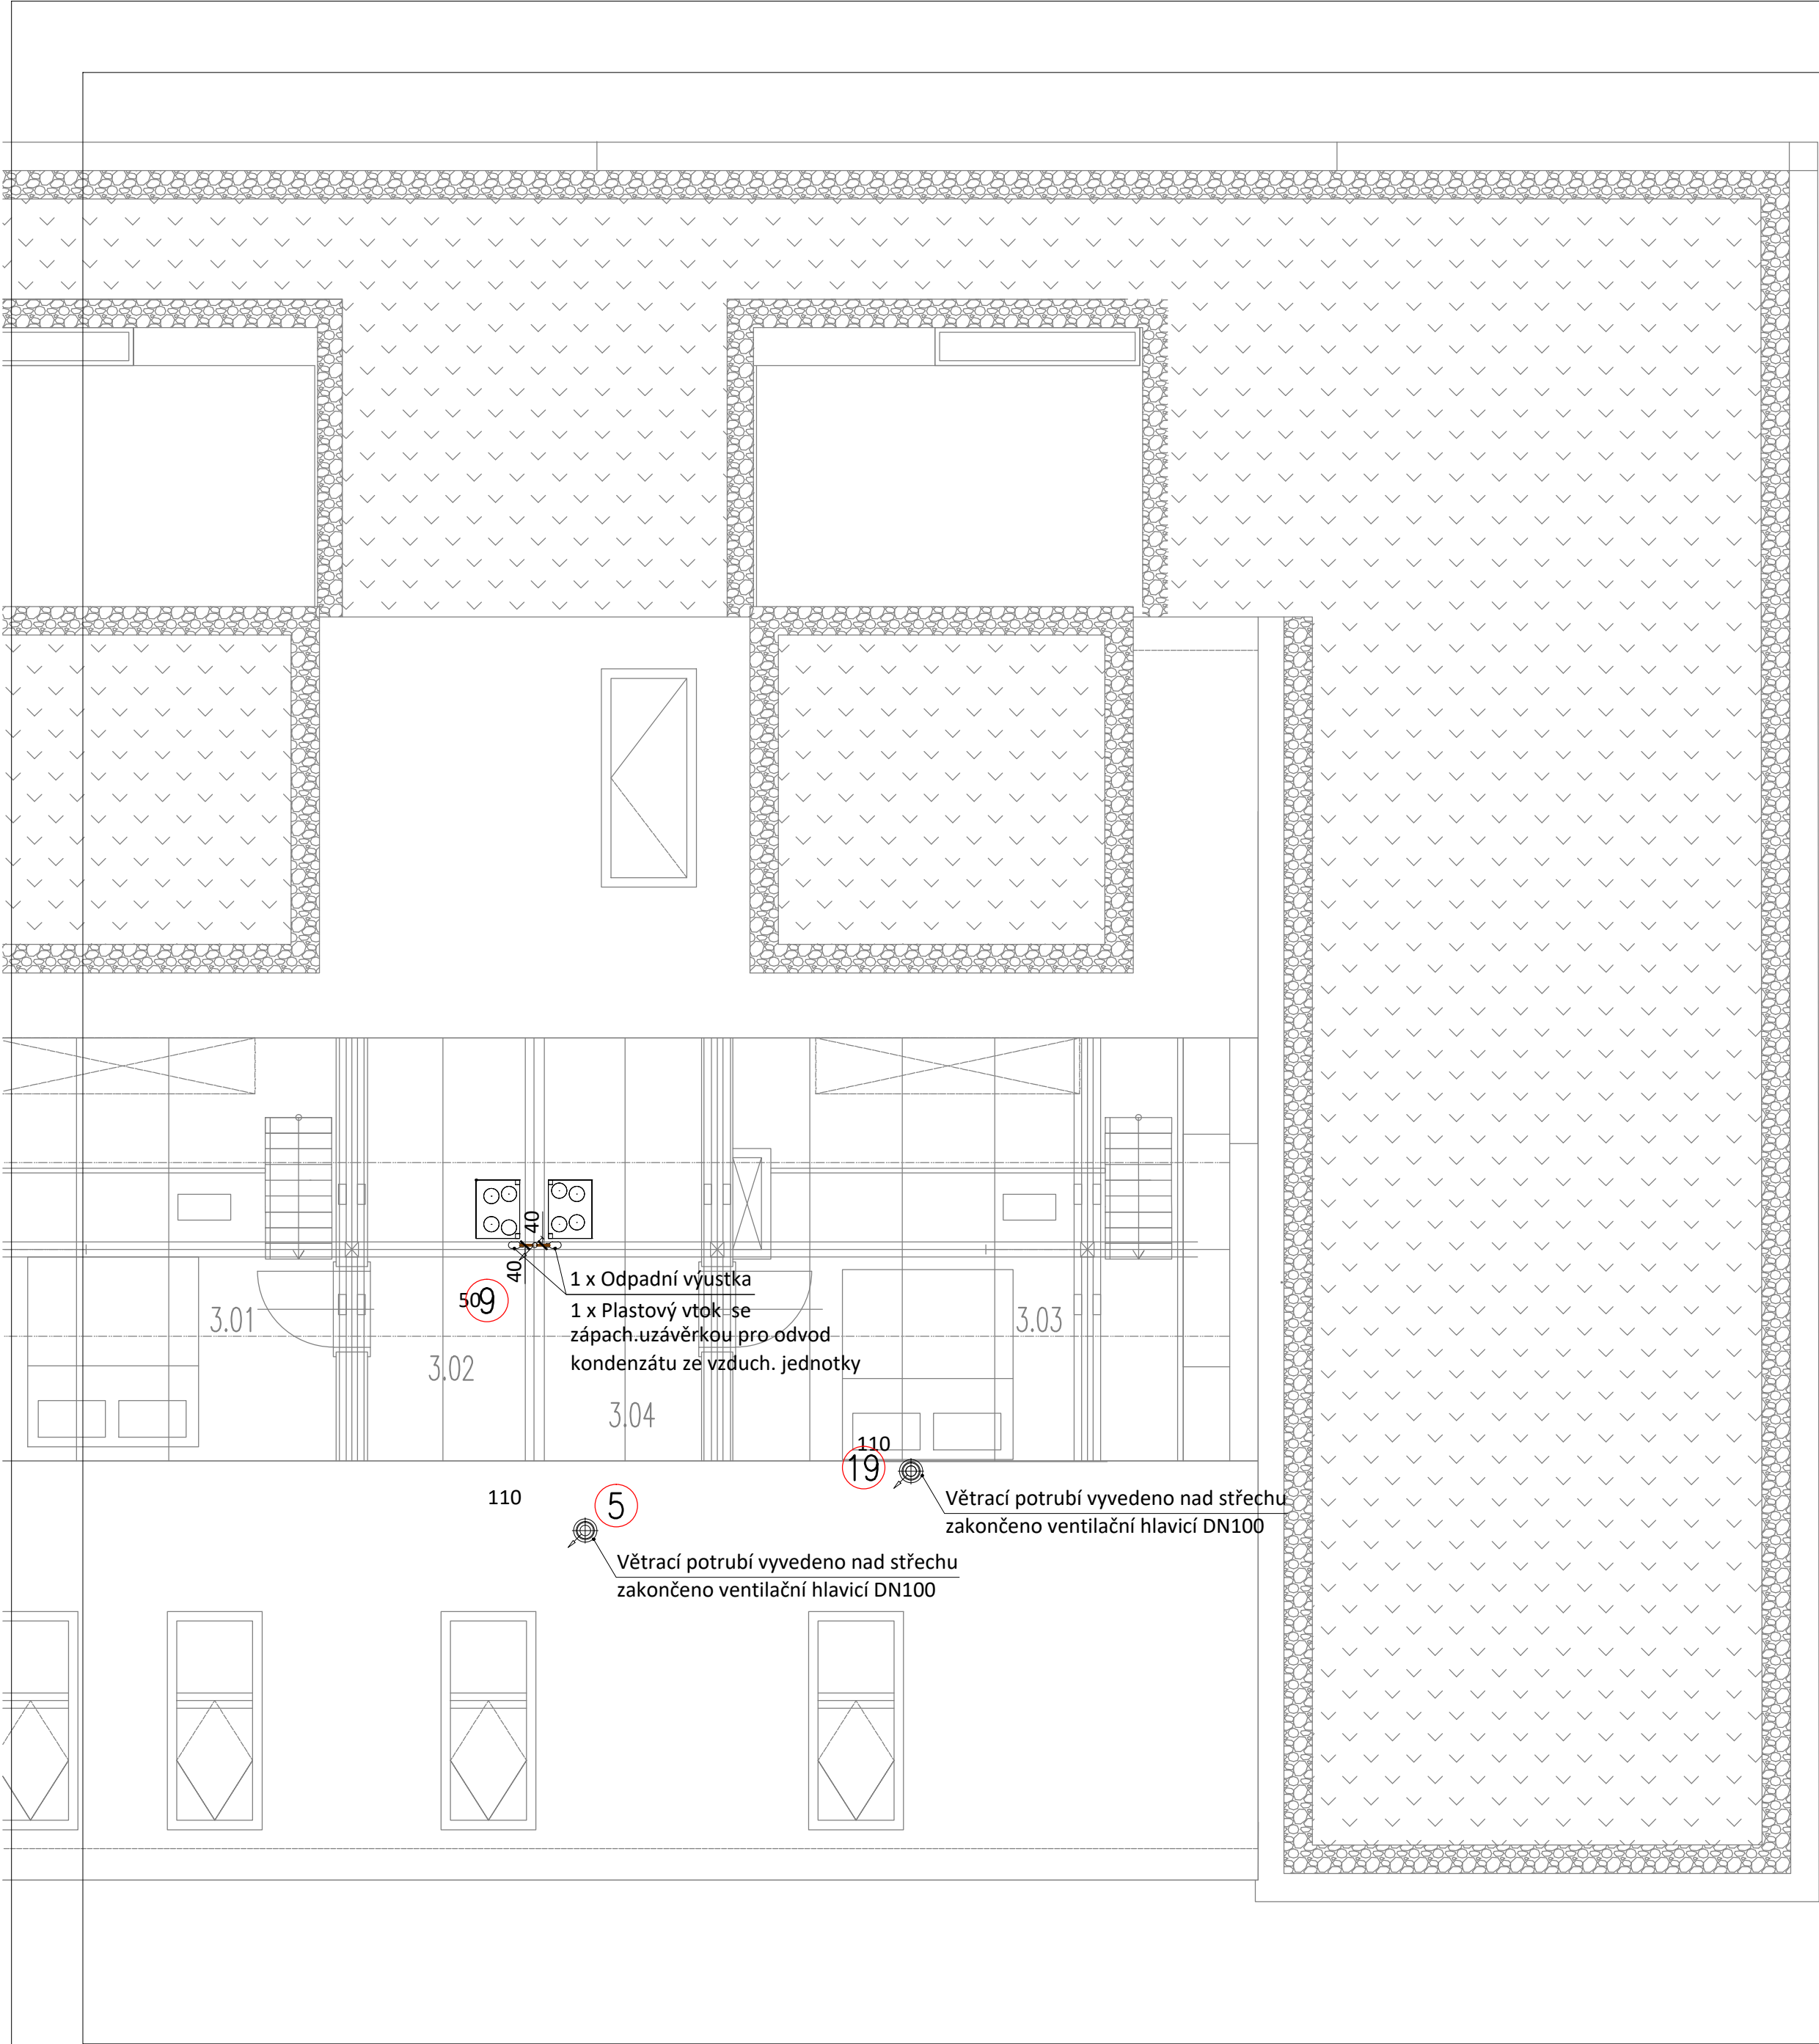


LEGENDA :

- ROZVOD STUDENÉ PITNÉ VODY
- ROZVOD TEPLÉ VODY
- CIRKULAČNÍ POTRUBÍ
- ROZVOD POŽÁRNÍ VODY
- ROZVOD UŽITKOVÉ VODY
- KANALIZACE SPLAŠKOVÁ
- KANALIZACE DEŠŤOVÁ

ČÍSLO	NÁZEV	PLOCHA
3.01	POLOPATRO	8,7 m2
3.02	TECHN. MÍSTNOST BYTU 1	3,0 m2
SOUČET PLOCH BYTU 1		11,7 m2
3.03	POLOPATRA	7,2 m2
3.04	TECHN. MÍSTNOST BYTU 2	3,0 m2
SOUČET PLOCH BYTU 2		10,2 m2
SOUČET PLOCH částí 3		21,9 m2

POZN.: PLOCHA MÍSTNOSTI POČÍTANÁ NA ČÁSTI S MIN. SVĚTLOU VÝŠKOU 1,2 M

 TECHNIKA PROSTŘEDÍ STAVEB ZDRAVOTNÍ TECHNIKA NÁZEV ZAKÁZKY	BOHUMILA HROTKOVÁ Beethovenova 65/5 400 01 ÚSTÍ NAD LABEM tel.: 777 218 348 IČ : 46016155 DIČ : CZ516113183	INVESTOR : OBEC MALÝ ÚJEZD MALÝ ÚJEZD 95 VELKÝ BOREK 277 31	VYPRACOVAL: B.Hrotková	
			KRESLIL: B.Hrotková	
			MÍSTO	Malý Újezd
			STUPEŇ	DPS
			DATUM	08/2022
OBSAH D 1.4 - ZDRAVOTNĚ TECHNICKÉ INSTALACE Půdorys 3.N.P. - kanalizace		ČÍS.ZAK. 2020034/HR	MĚŘÍTKO 1:75	
			PŘÍLOHA : ZT-6	VÝTISK Č.: