


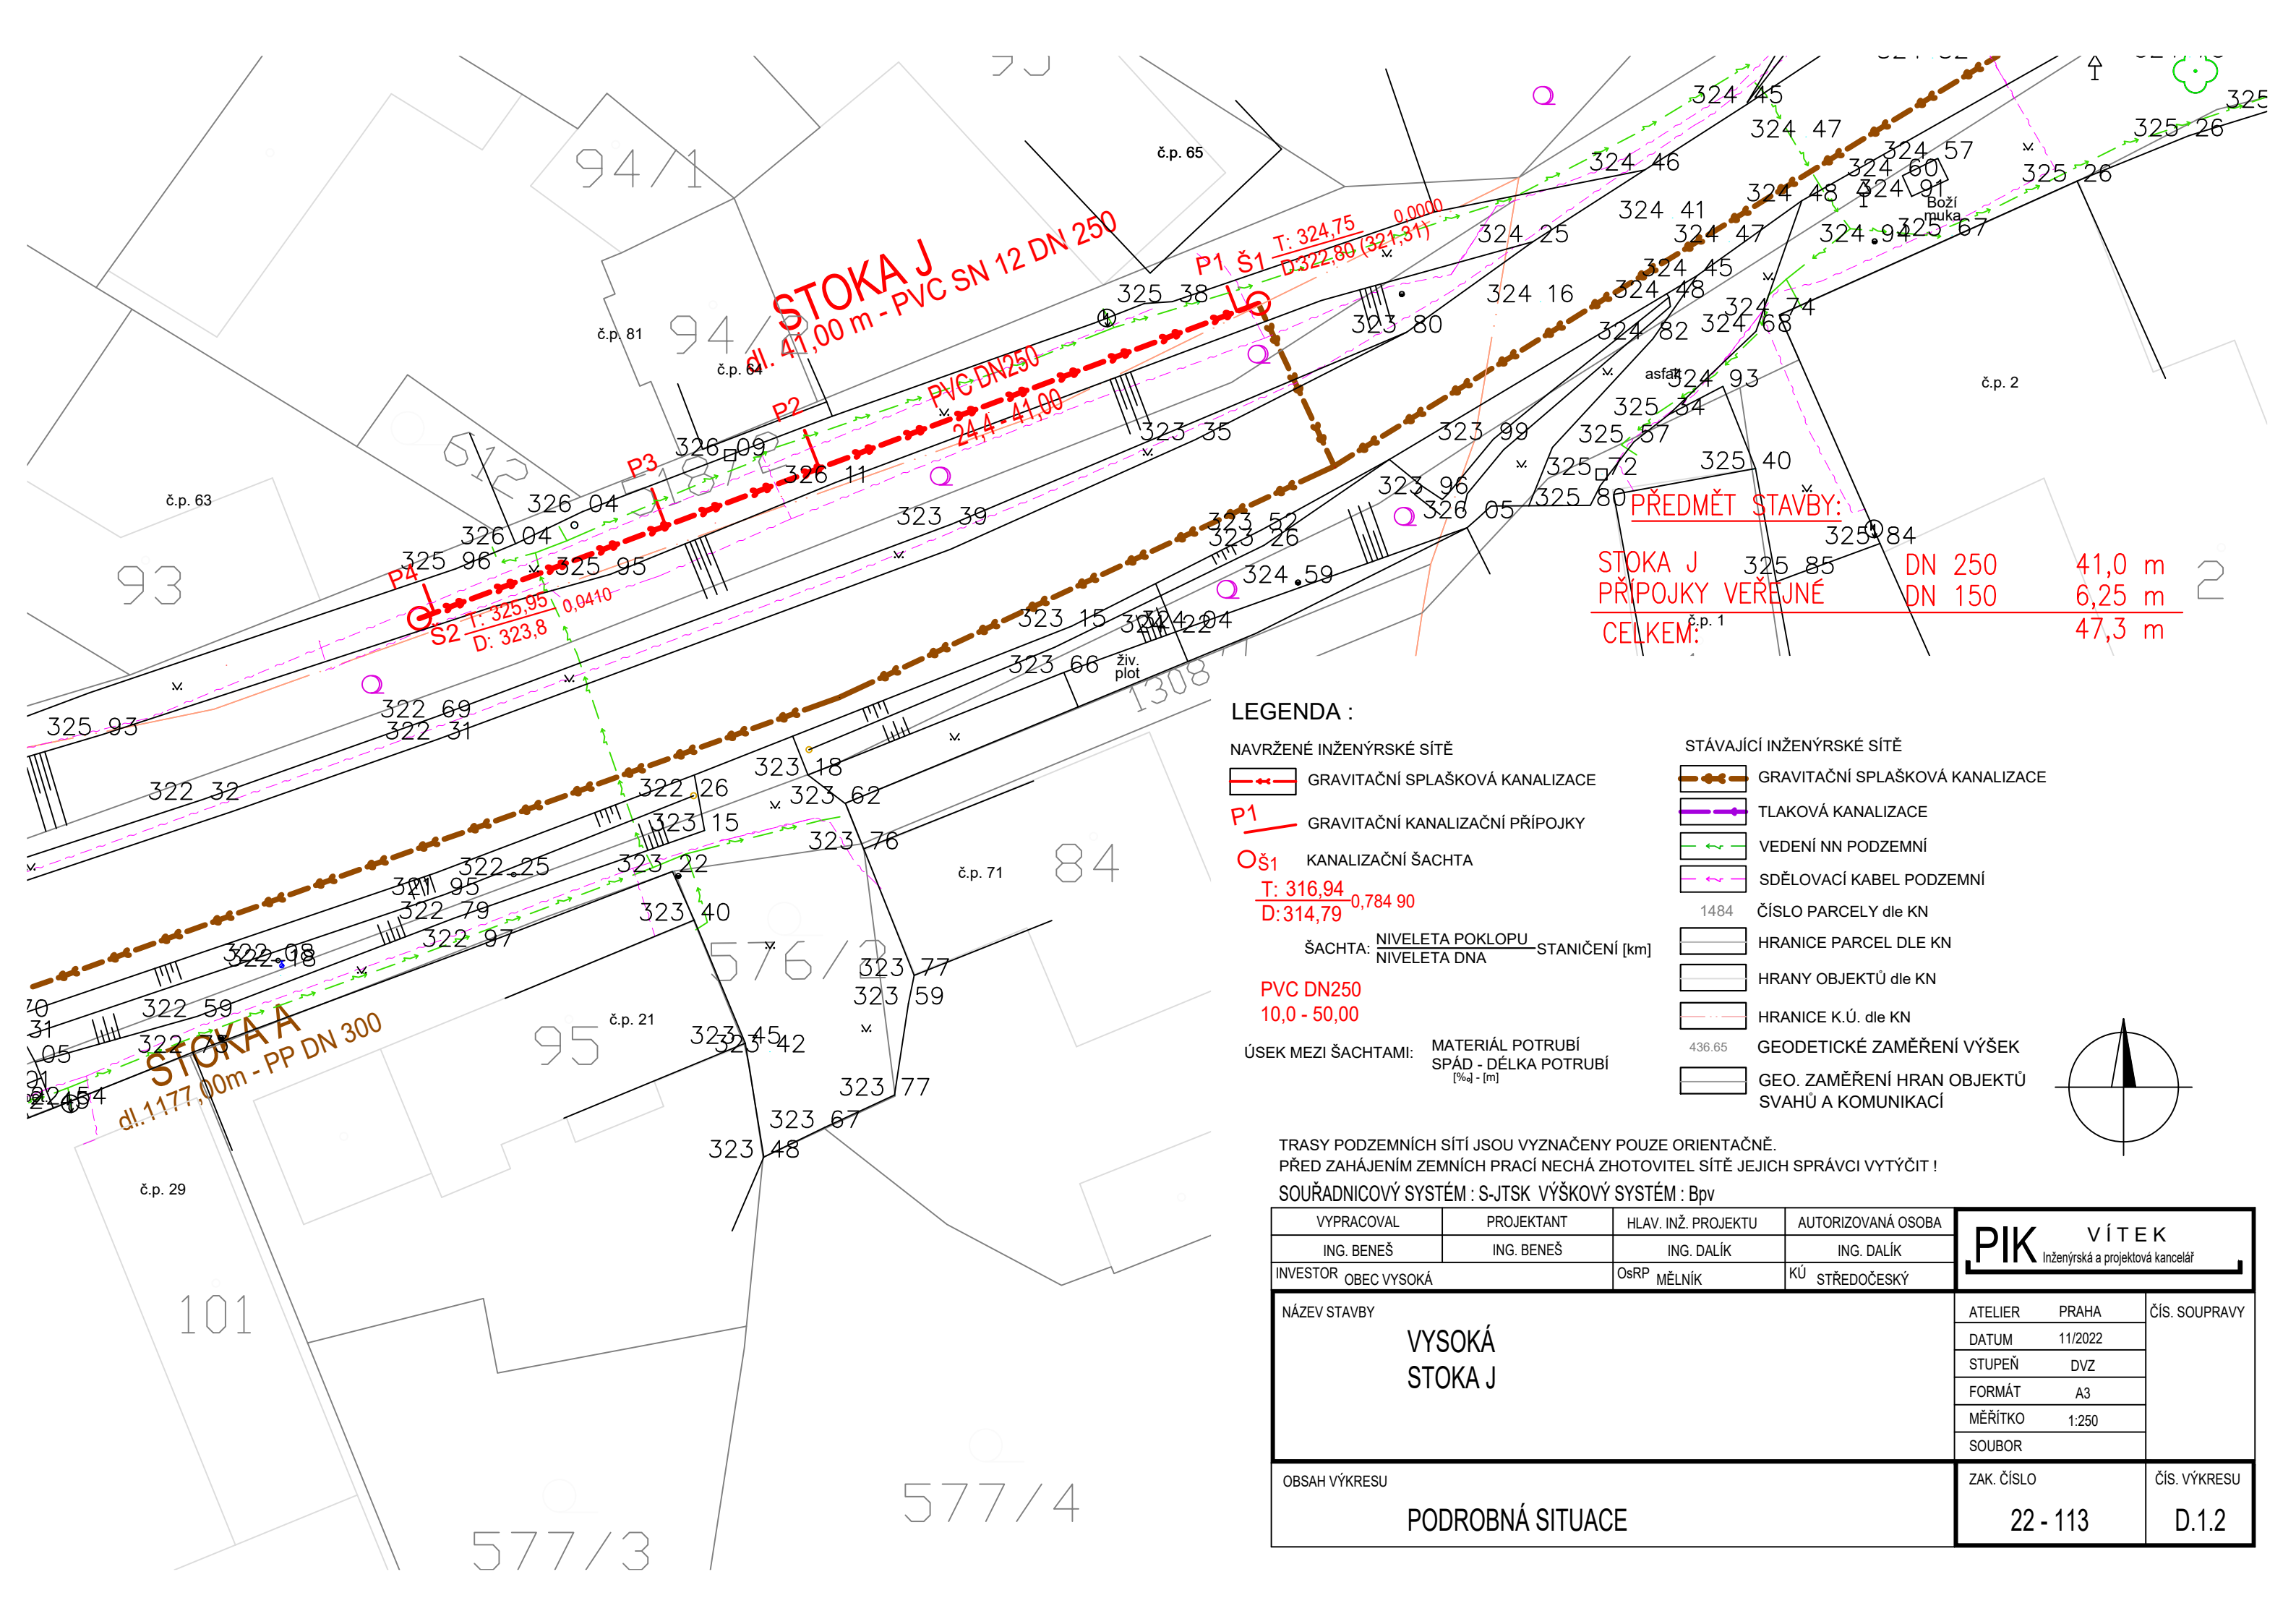

PŘEDMĚT STAVBY:

STOKA J	DN 250	41,0 m
PŘÍPOJKY VEŘEJNÉ	DN 150	6,25 m
CELKEM:		47,3 m

LEGENDA :

NAVŘENÉ INŽENÝRSKÉ SÍTĚ

GRAVITAČNÍ SPLAŠKOVÁ KANALIZACE

GRAVITAČNÍ KANALIZAČNÍ PŘÍPOJKY

KANALIZAČNÍ ŠACHTA

T: 316,94
D: 314,79

ŠACHTA: NIVELETA POKLOPU
NIVELETA DNA

PVC DN250
10,0 - 50,00

ÚSEK MEZI ŠACHTAMI: MATERIÁL POTRUBÍ
SPÁD - DÉLKA POTRUBÍ

STÁVAJÍCÍ INŽENÝRSKÉ SÍTĚ

GRAVITAČNÍ SPLAŠKOVÁ KANALIZACE

TLAKOVÁ KANALIZACE

VEDENÍ NN PODZEMNÍ

SDĚLOVACÍ KABEL PODZEMNÍ

1484 ČÍSLO PARCELY dle KN

HRANICE PARCEL DLE KN

HRANY OBJEKTŮ dle KN

HRANICE K.Ú. dle KN

436.65 GEODETICKÉ ZAMĚŘENÍ VÝŠEK

GEO. ZAMĚŘENÍ HRAN OBJEKTŮ
SVAHŮ A KOMUNIKACÍ

TRASY PODZEMNÍCH SÍTÍ JSOU VYZNAČENY POUZE ORIENTAČNĚ.
PŘED ZAHÁJENÍM ZEMNÍCH PRACÍ NECHÁ ZHOTOVITEL SÍTĚ JEJICH SPRÁVCI VYTÝČIT !

SOUŘADNICOVÝ SYSTÉM : S-JTSK VÝŠKOVÝ SYSTÉM : Bpv

VYPRACOVAL		PROJEKTANT		HLAV. INŽ. PROJEKTU		AUTORIZOVANÁ OSOBA		PIK V Í T E K Inženýrská a projektová kancelář			
ING. BENEŠ		ING. BENEŠ		ING. DALÍK		ING. DALÍK					
INVESTOR OBEC VYSOKÁ				OsRP MĚLNÍK		KÚ STŘEDOČESKÝ					
NÁZEV STAVBY VYSOKÁ STOKA J								ATELIER PRAHA		ČÍS. SOUPRAVY	
								DATUM 11/2022			
								STUPEŇ DVZ			
								FORMÁT A3			
								MĚŘÍTKO 1:250			
								SOUBOR			
OBSAH VÝKRESU PODROBNÁ SITUACE								ZAK. ČÍSLO 22 - 113		ČÍS. VÝKRESU D.1.2	