


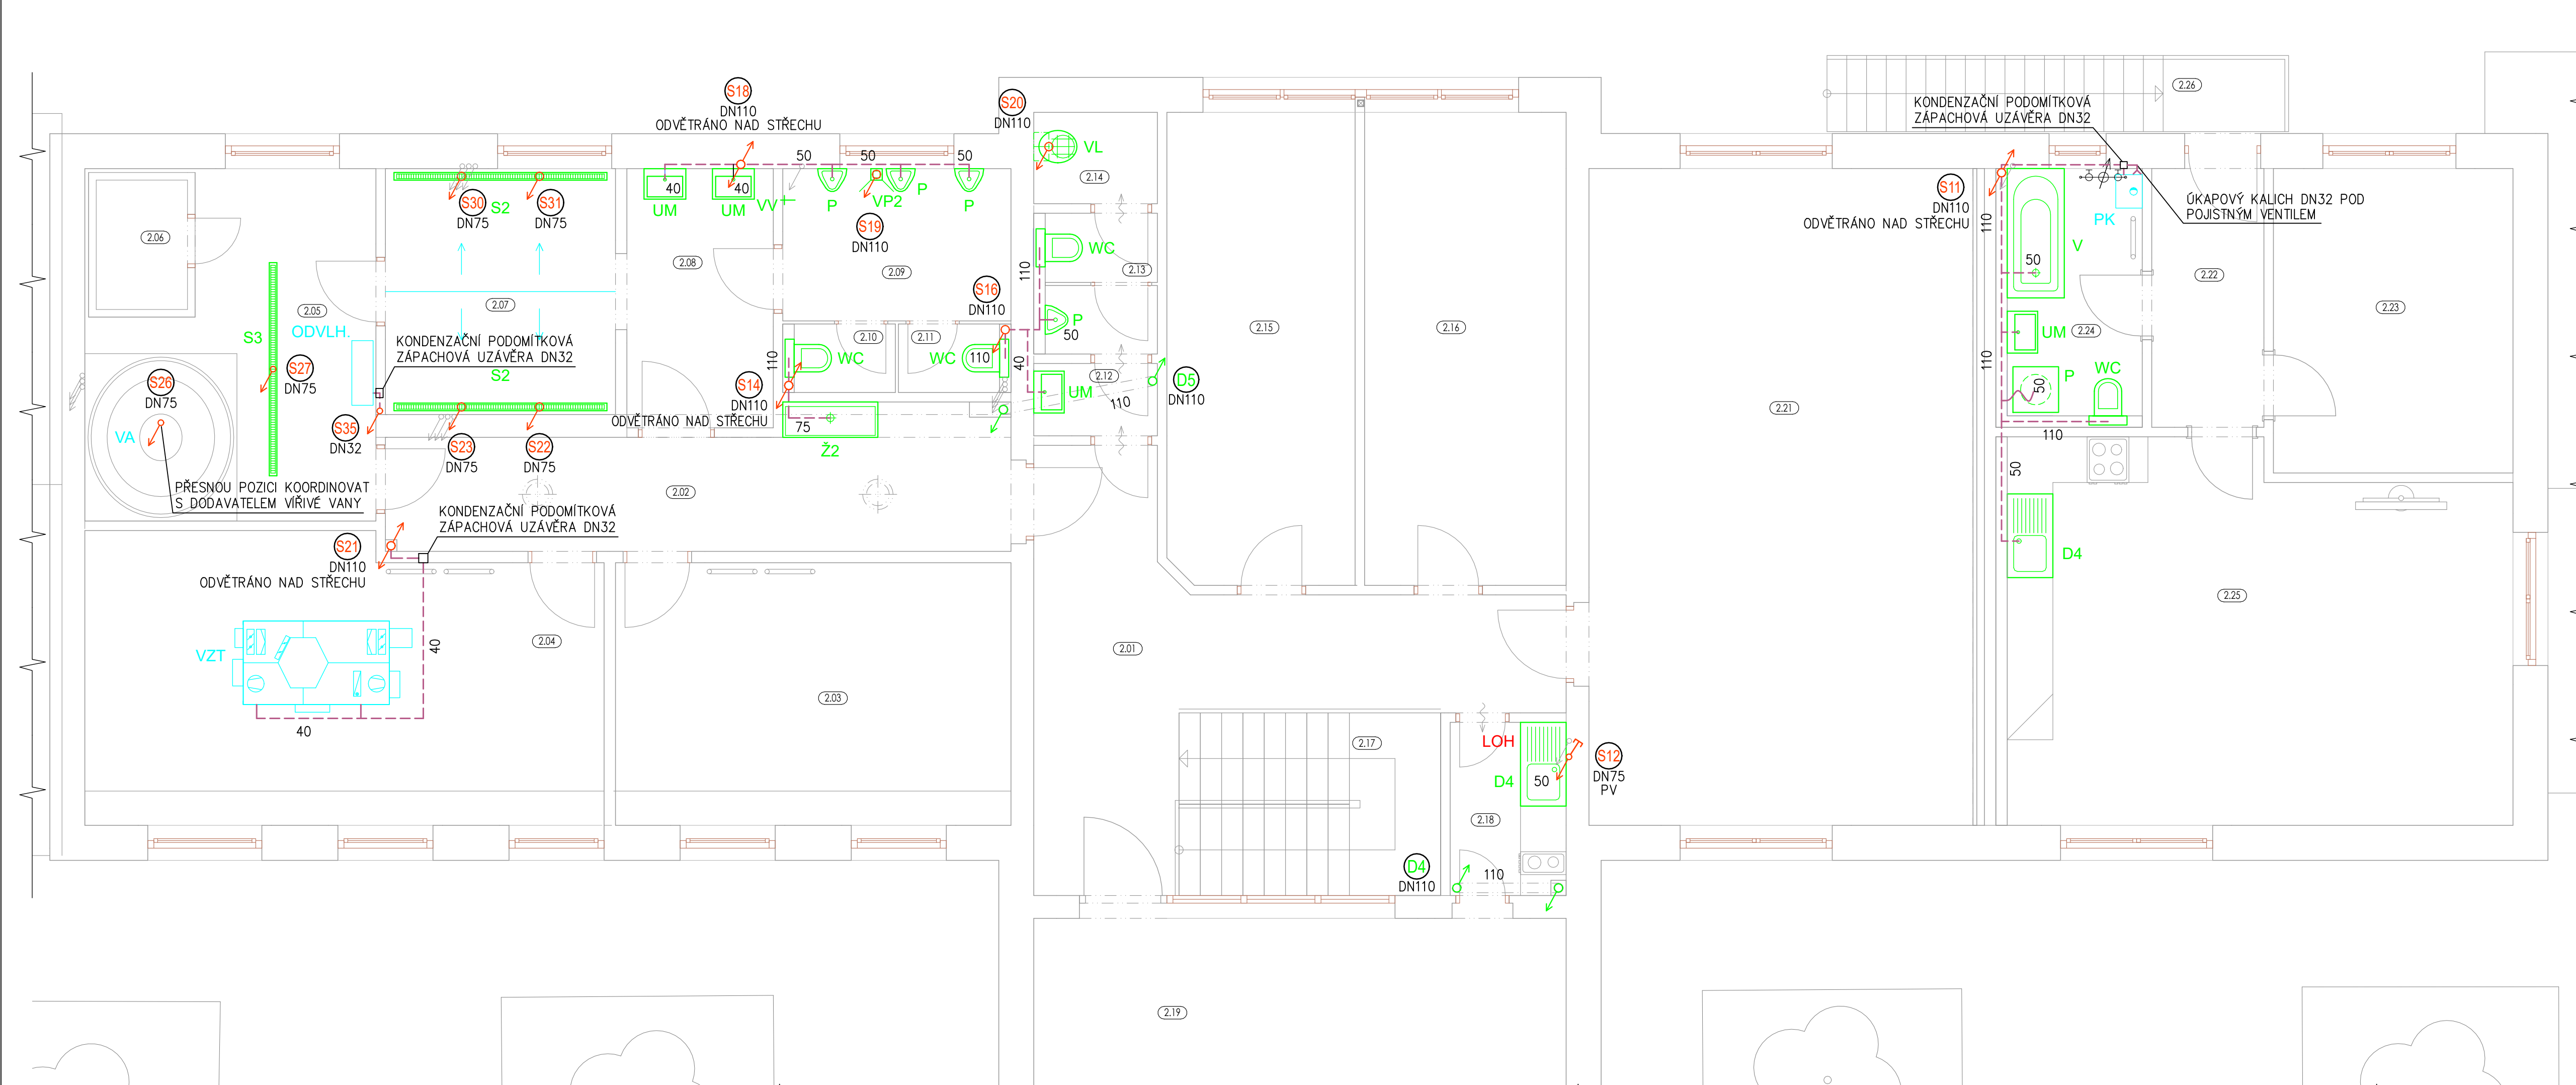

LEGENDA ZAŘÍZOVACÍCH PŘEDMĚTŮ - 2.NP

Ozn	Název ZP	Popis	KS (1.NP)	KS (celkem)
WC	KLOZET	ZÁCHODOVÁ MÍSA KERAMICKÁ ZÁVĚSNÁ, INSTALAČNÍ PODOMÍTKOVÝ MODUL PRO PŘEDZDÍVKU, SPLACHOVÁNÍ SV PŘES ROHOVÝ VENTIL, SEDÁTKO DLE VÝBĚRU INVESTORA	4	13
UM	UMYVADLO	UMYVADLO BÍLÉ KERAMICKÉ 600/450 mm, STOJÁNKOVÁ CHROMOVANÁ SMĚŠOVACÍ BATERIE, PŘIPOJENÍ NA VODU PŘES ROHOVÉ VENTILY, PLASTOVÁ VODNÍ ZÁPACH. UZÁVĚRA	4	15
P	PISOÁR	ZÁVĚSNÝ KERAMICKÝ, MONTÁŽNÍ SADA S RADAROVÝM SPLACHOVÁČEM, ELEKTROMAGNETICKÝM VENTILEM, PROPOJOVACÍ HADICÍ, ROHOVÝM VENTILEM A ZÁPACHOVOU UZÁVĚROU	4	9
VL	VÝLEVKVA	VÝLEVKVA KERAMICKÁ STOJATÁ, SPODNÍ PŘIPOJENÍ, SPLACHOVACÍ NÁDRŽKA SAMOSTATNĚ NAD VÝLEVKOU, PŘIPOJENÍ SV PRO NÁDRŽKU PŘES ROHOVÝ VENTIL, KRYGÍ PLASTOVÁ MŘÍŽKA, NÁSTĚNNÁ SMĚŠOVACÍ BATERIE S PRODLOUŽENÝM RAMĚNKEM	1	4
D1	DŘEZ DVOJITÝ	NEREZOVÝ DVOJITÝ DŘEZ, PŘESNÉ PARAMETRY DLE VÝBĚRU INVESTORA, STOJÁNKOVÁ SMĚŠOVACÍ BATERIE S PRODLOUŽENÝM RAMĚNKEM, 3x ROHOVÝ VENTIL PRO PŘIPOJENÍ SV A TV (1x SV PRO MYČÍ PŘÍSTROJ-SPLBOY), PLASTOVÁ VODNÍ ZÁPACH. UZÁVĚRA	-	1
D2	DŘEZ SAMOSTATNÝ	NEREZOVÝ SAMOSTATNÝ DŘEZ, PŘESNÉ PARAMETRY DLE VÝBĚRU INVESTORA, NÁSTĚNNÁ SMĚŠOVACÍ BATERIE S PRODLOUŽENÝM RAMĚNKEM, PLASTOVÁ VODNÍ ZÁPACH. UZÁVĚRA	-	1
D3	DŘEZ DVOJITÝ	NEREZOVÝ DVOJITÝ DŘEZ, PŘESNÉ PARAMETRY DLE VÝBĚRU INVESTORA, 2x NÁSTĚNNÁ SMĚŠOVACÍ BATERIE S PRODLOUŽENÝM RAMĚNKEM, 2x PLASTOVÁ VODNÍ ZÁPACH. UZÁVĚRA	-	1
D4	DŘEZ JEDNOTNÝ	NEREZOVÝ JEDNOTNÝ DŘEZ S ODKAPEM, PŘESNÉ PARAMETRY DLE VÝBĚRU INVESTORA, STOJÁNKOVÁ SMĚŠOVACÍ BATERIE S PRODLOUŽENÝM RAMĚNKEM, 2x ROHOVÝ VENTIL PRO PŘIPOJENÍ SV A TV, PLASTOVÁ VODNÍ ZÁPACH. UZÁVĚRA	2	2
S1	SPRCHOVÝ KOUT	ČTVERCOVÁ BÍLÁ AKRYLYTOVÁ VANÍČKA 900/900 mm, VYROVNÁVACÍ SADA (NOŽKY) PRO USTAVENÍ, OBEZDÍVKA SOKLU, PLASTOVÁ VODNÍ ZÁPACH. UZÁVĚRA, SPRCHOVÁ SMĚŠOVACÍ NÁSTĚNNÁ SOUPRAVA S HADICÍ, SPRCHOVÉ DVEŘE DLE VÝBĚRU INVESTORA, PŘESNOU ŠÍŘKU OTVORU NUTNO KOORDINOVAT S OSTATNÍMI PROFESEMI	-	1
S2	SPRCHOVÝ ŽLAB	NEREZOVÝ KOUPELNÝ ŽLAB DÉLKY 2,8 m, 2x SVISLÝ ODTOK DN100 A VYJÍMATELNÁ ZÁPACH. UZÁVĚRA, NEREZOVÝ ROST, SAMOUZAVÍRACÍ SPRCHOVÝ VENTIL (TLAČÍTKO) A SPRCHOVÁ HLAVICE V PROVEDENÍ ANTIKALDŘÍ - CELKEM 5 KS PRO 2.NP	2	4
S3	SPRCHOVÝ ŽLAB	NEREZOVÝ KOUPELNÝ ŽLAB DÉLKY 2,8 m, 2x SVISLÝ ODTOK DN75 A VYJÍMATELNÁ ZÁPACH. UZÁVĚRA, NEREZOVÝ ROST	1	1
V	VANA	AKRYLÁTOVÁ OBDELNÍKOVÁ VANA 1700/750 mm, NÁSTĚNNÁ VANOVÁ SMĚŠOVACÍ BATERIE SE SPRCHOVOU SOUPRAVOU, VANOVA ODPADNÍ SOUPRAVA S PŘEPADEM, PLASTOVÁ DVÍŘKA PRO PŘÍSTUP K SIFONU	1	1
P	AUTOM. PRAČKA	VÝBĚR KONKRÉTNÍHO TYPU DLE POŽ. INVESTORA, PŘIPOJENÍ PŘES ROHOVÝ PRAČKOVÝ VENTIL, ODPADNÍ HADICE NAPOJENA NA PODOMÍTKOVÝ SIFON	1	1
VP1	PODLAHOVÁ VPUSŤ	PODLAHOVÁ VPUSŤ, S BOČNÍM NAPOJENÍM DN75, NEREZOVÁ MŘÍŽKA 140/140 mm V NEREZOVÉM RÁMEČKU, VODNÍ ZÁPACHOVÁ UZÁVĚRA	-	3
VP2	PODLAHOVÁ VPUSŤ	PODLAHOVÁ VPUSŤ, PŘÍMA SE SPODNÍM NAPOJENÍM DN110, NEREZOVÁ MŘÍŽKA 115/115 mm V NEREZOVÉM RÁMEČKU, VODNÍ ZÁPACHOVÁ UZÁVĚRA	1	5
Ž1	UMÝVACÍ ŽLAB	UMÝVACÍ NEREZOVÝ ŽLAB 1600/450 mm NA NOŽKÁCH, NEREZOVÁ ZADNÍ DESKA, SPODNÍ ODKLÁDACÍ POLICE, 2x NÁSTĚNNÁ SMĚŠOVACÍ BATERIE S PRODLOUŽENÝM RAMĚNKEM	-	1
Ž2	UMÝVACÍ ŽLAB	UMÝVACÍ NEREZOVÝ ŽLAB 1250/465 mm NA NOŽKÁCH, NEREZOVÁ ZADNÍ DESKA, SPODNÍ ODKLÁDACÍ POLICE, 2x NÁSTĚNNÁ SMĚŠOVACÍ BATERIE S PRODLOUŽENÝM RAMĚNKEM	1	1
VV	VÝTOKOVÝ VENTIL	NÁSTĚNNÝ VÝTOKOVÝ VENTIL PRO STUDENOU VODU DN20	1	3

LEGENDA POTRUBÍ

- SPLAŠKOVÉ POTRUBÍ PŘIPOJOVACÍ – PP(HT)
- - - SPLAŠKOVÉ POTRUBÍ PŘIPOJOVACÍ–LEŽATÉ POD STROPEM – PP(HT)
- SPLAŠKOVÉ ODPADNÍ POTRUBÍ – PP(HT)
- DEŠŤOVÉ ODPADNÍ POTRUBÍ – PP(HT)

LEGENDA MÍSTNOSTÍ 2.NP

ČÍSLO	NÁZEV MÍSTNOSTI	PLOCHA
2.01	CHODBA	18.70
2.02	CHODBA	13.72
2.03	ŠATNA	17.94
2.04	ŠATNA	25.17
2.05	WELLNESS	15.06
2.06	SAUNA	2.04
2.07	SPRCHY	9.77
2.08	UMÝVÁRNA	6.55
2.09	WC	6.00
2.10	WC	1.20
2.11	WC	1.20
2.12	WC - PŘEDSÍŇ	1.54
2.13	WC	1.33
2.14	ÚKLIDOVÁ KOMORA	1.95
2.15	MÍSTNOSTI ZÁZEMÍ	15.32
2.16	KANCELÁŘ	16.47
2.17	SCHODIŠTĚ	8.28
2.18	KUCHÝNKA	3.47
2.19	VIP SALONEK	23.31
2.20	BALKON	10.64
2.21	CVIČEBNÍ MÍSTNOST	43.58
PLOCHA MÍSTNOSTÍ SOUBORU:		243.24

ČÍSLO	NÁZEV MÍSTNOSTI	PLOCHA
2.22	CHODBA	5.02
2.23	LOŽNICE	12.60
2.24	KOUPELNA	5.77
2.25	OBÝVACÍ POKOJ + JÍDELNA	31.98
2.26	SCHODIŠTĚ	6.07
PLOCHA MÍSTNOSTÍ SOUBORU:		61.44
CELKOVÁ PLOCHA:		304.68

POZNÁMKA

- KANALIZAČNÍ POTRUBÍ JE ZNAČENO JMENOVITÝM VNĚJŠÍM ROZMĚREM
- VEŠKERÉ ZAŘÍZOVACÍ PŘEDMĚTY JE NUTNÉ NAPOJIT NA ZÁPACHOVOU UZÁVĚRU S VÝŠKOU VODNÍHO SLOUPCE MIN. 50 mm
- VŠECHNA PŘIPOJOVACÍ POTRUBÍ BUDOU PROVEDENA S MINIMÁLNÍM SKLONEM 3 ‰
- PROSTUPY POTRUBÍ STROPY A PODLAHOVÝMI KONSTRUKCEMI BUDOU OPATŘENY PRŮCHODKOU
- POTRUBÍ VEDENÉ V DŘÁŽKÁCH BUDE OCHRÁNĚNO PROTI MECH. POŠKOZENÍ PLSTĚNÝMI PÁSY
- ULOŽENÍ POTRUBÍ DLE MONTÁŽNÍHO NÁVODU VÝROBCE
- PŘESNÉ POZICE A VÝŠKY KANALIZAČNÍCH VÝVODŮ DLE KLASICKÝCH STANDARDŮ, NEBO BUDOU UPŘESNĚNY PŘED REALIZACÍ DODAVATELEM

±0,000 = PODLAHA 1.NP

Investor Obec Bolatice	Zodpovědný projektant Ing. Jiří Jurečka
Místo stavby/Kraj: Bolatice/MSSK	Vypracoval Ing. Vojtěch Štíma
Akce:	

**STAVEBNÍ ÚPRAVY, PŘÍSTAVBA A NÁSTAVBA
OBJEKTU ŠATEN A ZÁZEMÍ PRO SPORTOVCE
FK BOLATICE**

D.1.4.A – ZDRAVOTNĚ–TECHNICKÉ INSTALACE

Obsah: Vnitřní kanalizace – Půdorys 2.NP	Stupeň: DUR+DSP+DPS
Datum: 06/2021	Formát: 5x4
Měřítko: 1:50	Výkres č.: D.1.4.A–04