


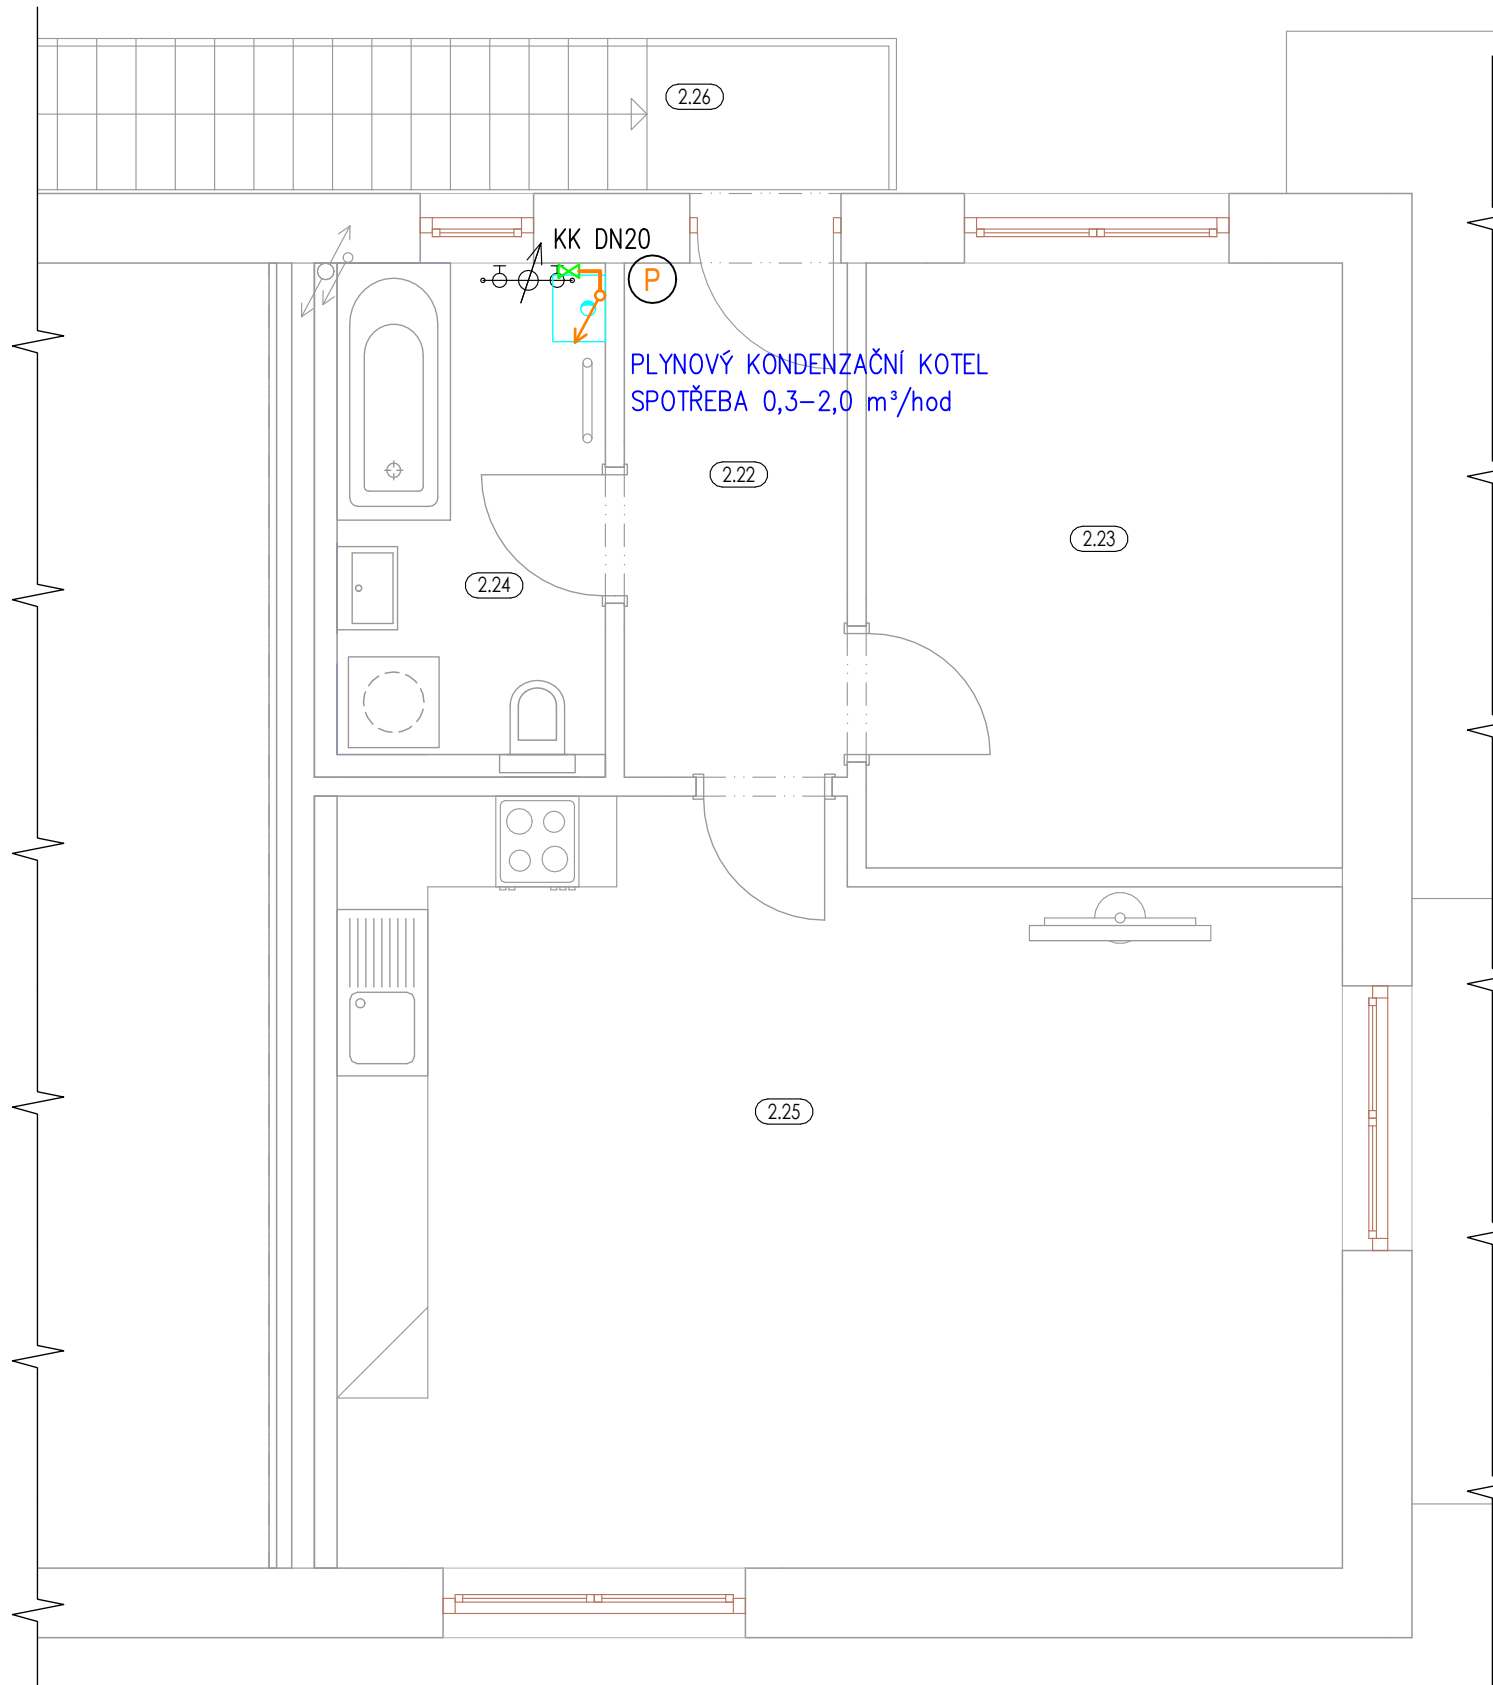

LEGENDA MÍSTNOSTÍ 2.NP

01 - FOTBALOVÝ KLUB

ČÍSLO	NÁZEV MÍSTNOSTI	PLOCHA
2.01	CHODBA	18.70
2.02	CHODBA	13.72
2.03	ŠATNA	17.94
2.04	ŠATNA	25.17
2.05	WELLNESS	15.06
2.06	SAUNA	2.04
2.07	SPRCHY	9.77
2.08	UMÝVÁRNA	6.55
2.09	WC	6.00
2.10	WC	1.20
2.11	WC	1.20
2.12	WC - PŘEDSÍŇ	1.54
2.13	WC	1.33
2.14	ÚKLIDOVÁ KOMORA	1.95
2.15	MÍSTNOST ZÁZEMÍ	15.32
2.16	KANCELÁŘ	16.47
2.17	SCHODIŠTĚ	8.28
2.18	KUCHYŇKA	3.47
2.19	VIP SALONEK	23.31
2.20	BALKON	10.64
2.21	CVIČEBNÍ MÍSTNOST	43.58
PLOCHA MÍSTNOSTÍ SOUBORU:		243.24

02 - BYT

ČÍSLO	NÁZEV MÍSTNOSTI	PLOCHA
2.22	CHODBA	5.02
2.23	LOŽNICE	12.60
2.24	KOUPELNA	5.77
2.25	OBÝVACÍ POKOJ + JÍDELNA	31.98
2.26	SCHODIŠTĚ	6.07
PLOCHA MÍSTNOSTÍ SOUBORU:		61.44

CELKOVÁ PLOCHA:	304.68
-----------------	--------

LEGENDA POTRUBÍ

— + — + — + — POTRUBÍ VNITŘNÍHO PLYNOVODU — Cu
(VEDENO V ODVĚTRÁVANÉM PODHLEDU,
ZASEKÁNO DO ZDIVA, VOLNĚ PO KONSTRUKCI)

POZNÁMKA

- PŘÍVOD SPALOVACÍHO VZDUCHU A ODVOD SPALIN PRO PLYNOVÉ SPOTŘEBIČE VIZ ÚT
- REALIZACE MUSÍ BÝT PROVEDENA DLE TPG 704 01
- PROSTUPY PODLAHOU A STĚNOU NUTNO OPATŘIT CHRÁNIČKOU (PŘÍPADNĚ UTĚSNENOU OCHRANNOU TRUBKOU) DLE TPG 704 01
- PLYNOVODNÍ POTRUBÍ BUDE BEZPROSTŘEDNĚ PŘED NAPOJENÍM NA SPOTŘEBIČ OPATŘENO UZÁVÍRACÍ ARMATUROU PŘÍSLUŠNÉ DIMENZE

±0,000 = PODLAHA 1.NP

Investor
Obec Bolatice

Zodpovědný projektant
Ing. Jiří Jurečka

Místo stavby/Kraj:
Bolatice/MSSK

Vypracoval
Ing. Vojtěch Šíma

Akce:

**STAVEBNÍ ÚPRAVY, PŘÍSTAVBA A NÁSTAVBA
OBJEKTU ŠATEN A ZÁZEMÍ PRO SPORTOVCE
FK BOLATICE**

D.1.4.E – PLYNOINSTALACE

Obsah:

Vnitřní plynovod – Půdorys 2.NP

J&J STUDIO
INŽENÝRSKÉ SÍTĚ

J&J studio - inženýrské sítě s.r.o.
U Náhonu 2832/6, 746 01 Opava
IČ: 26864169, DIČ: CZ26864169

Číslo zakázky: 026/2021
Stupeň: DUR+DSP+DPS

Datum: 06/2021
Formát: A3

Měřítko: 1:50
Výkres č.: D.1.4.E-03