


C2.4 - KATASTRÁLNÍ SITUAČNÍ VÝKRES č. 4

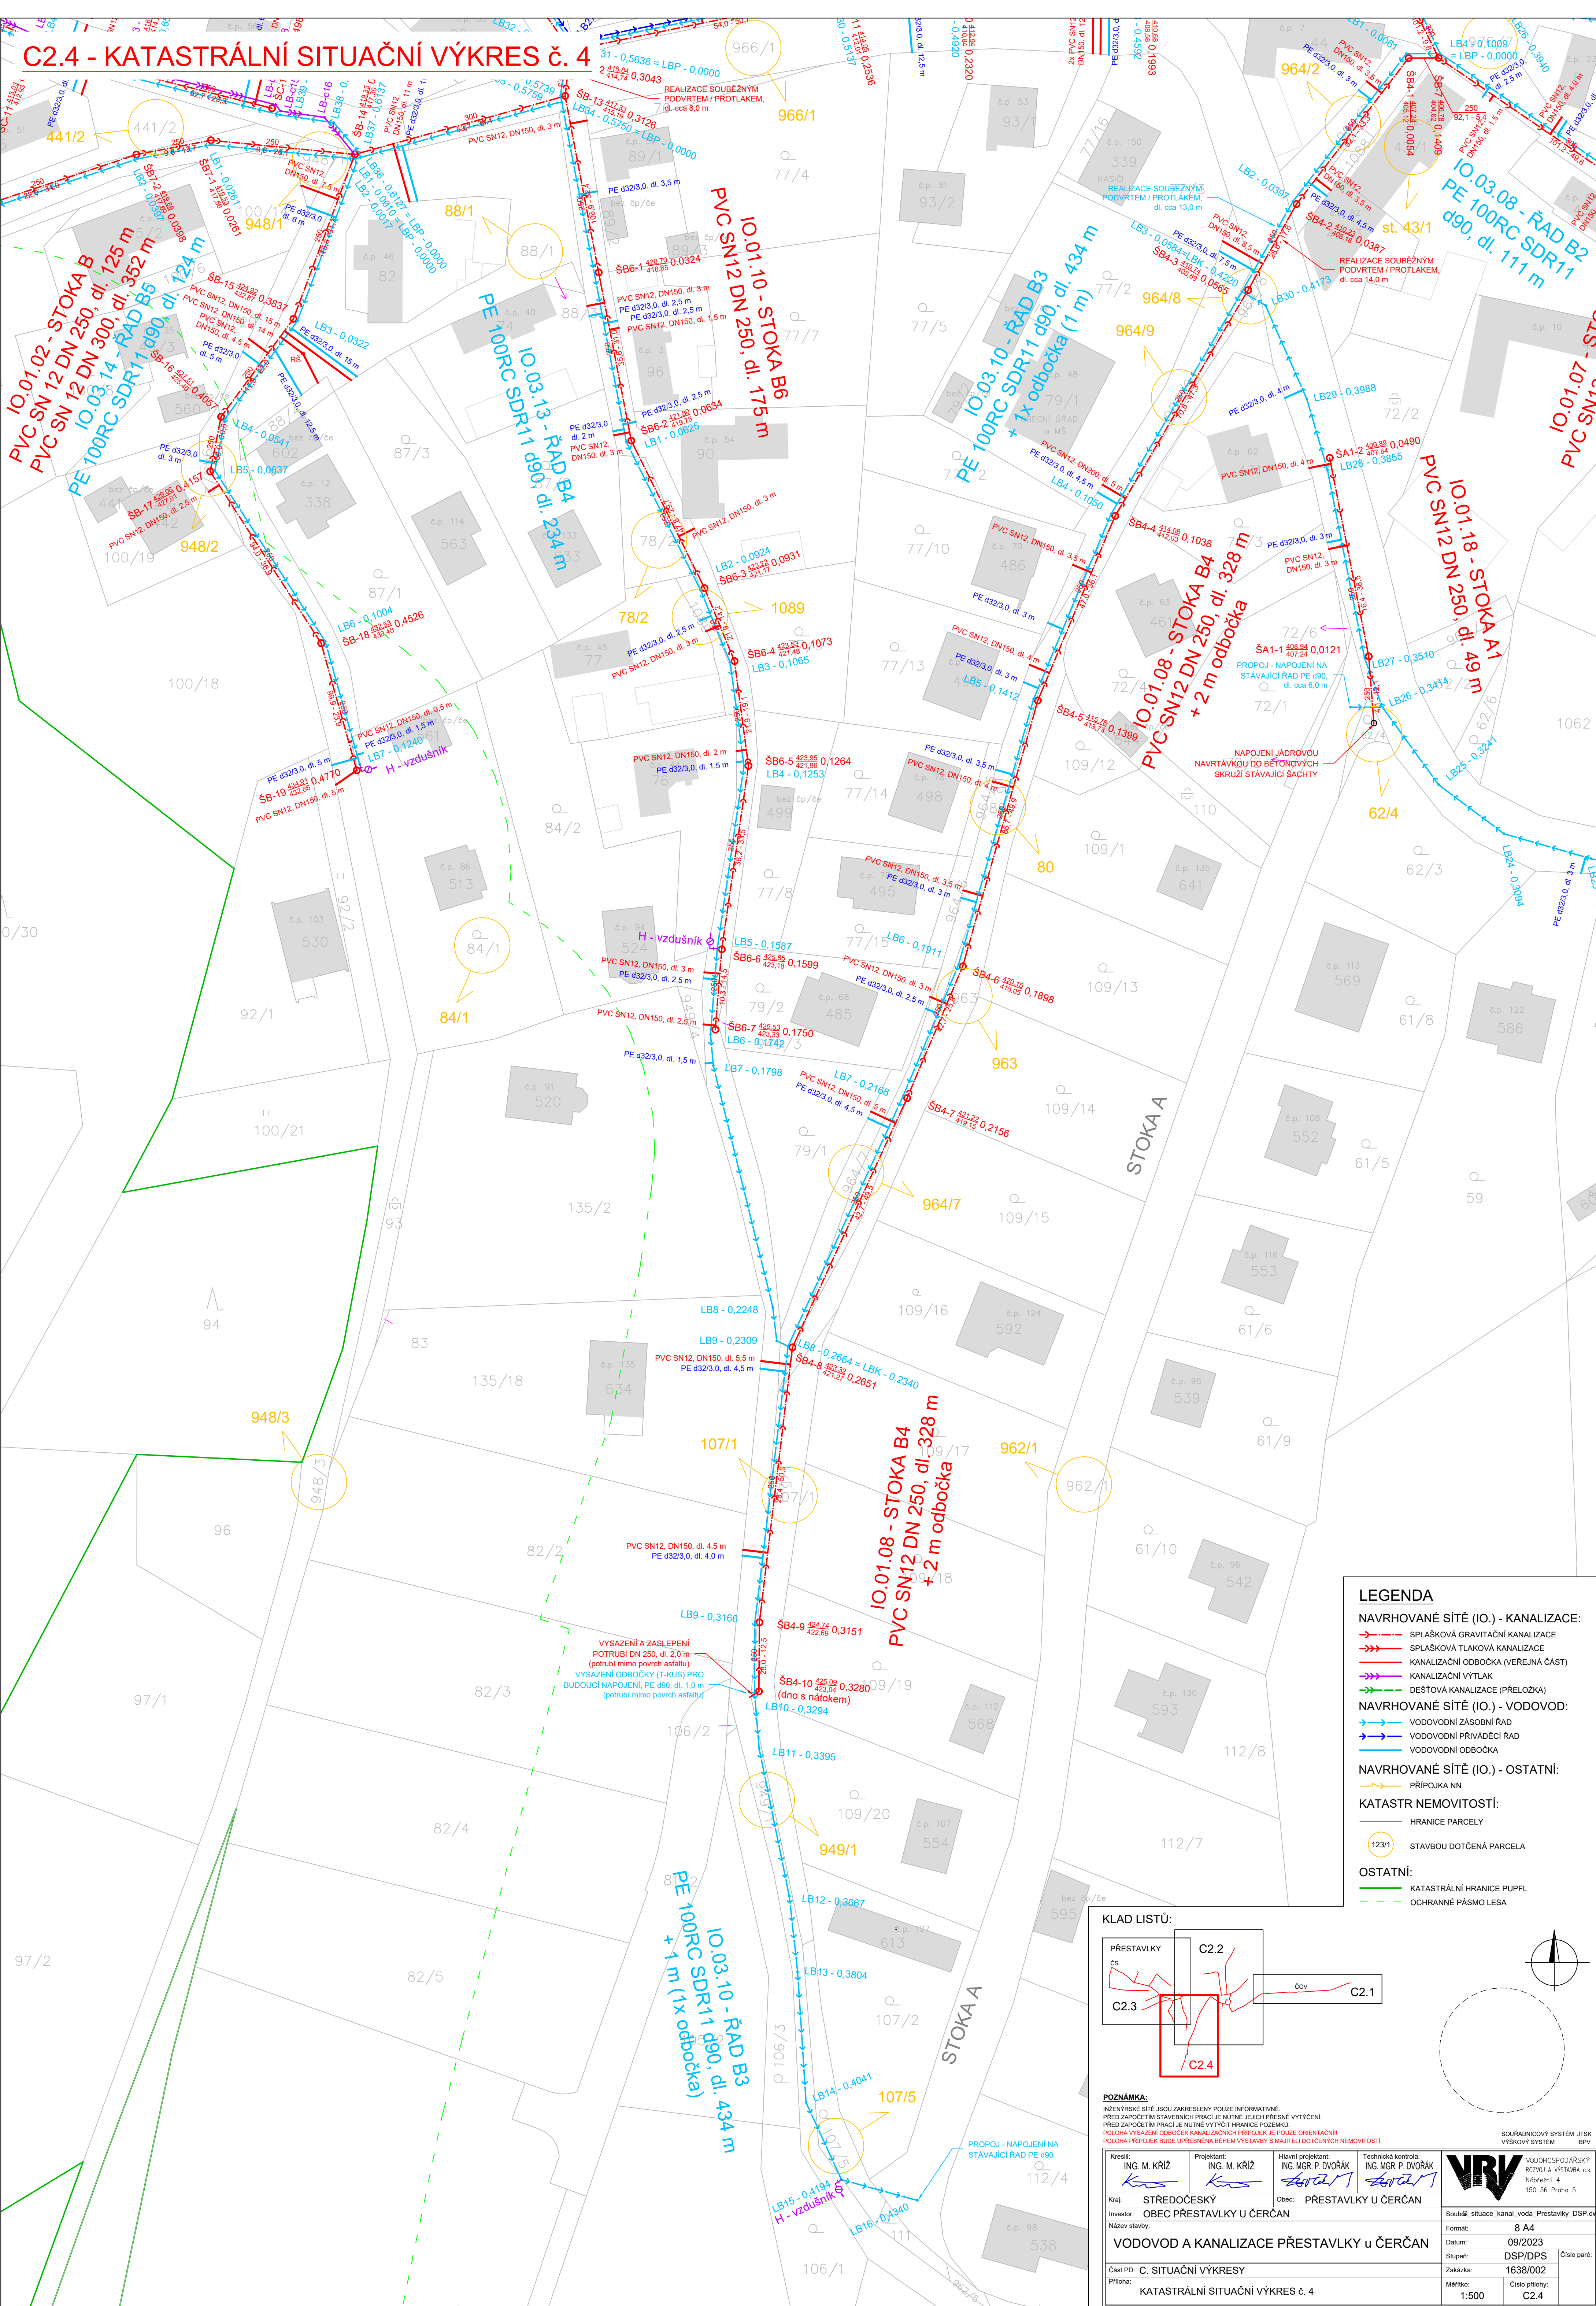

LEGENDA

NAVRHOVANÉ SÍTĚ (IO.) - KANALIZACE:

- SPLAŠKOVÁ GRAVITAČNÍ KANALIZACE
- SPLAŠKOVÁ TLAKOVÁ KANALIZACE
- KANALIZAČNÍ ODBOČKA (VĚŘEJNÁ ČÁST)
- KANALIZAČNÍ VÝTLAK
- DEŠŤOVÁ KANALIZACE (PŘELOŽKA)

NAVRHOVANÉ SÍTĚ (IO.) - VODOVOD:

- VODOVODNÍ ZÁSOBNÍ ŘÁD
- VODOVODNÍ PŘÍVÁDČÍ ŘÁD
- VODOVODNÍ ODBOČKA

NAVRHOVANÉ SÍTĚ (IO.) - OSTATNÍ:


- PŘÍPOJKA NN


KATASTR NEMOVITOSTÍ:

- HRANICE PARCELY
- STAVBOU DOTČENÁ PARCELA

OSTATNÍ:

- KATASTRÁLNÍ HRANICE PUPFL
- OCHRANNÉ PÁSMO LESA

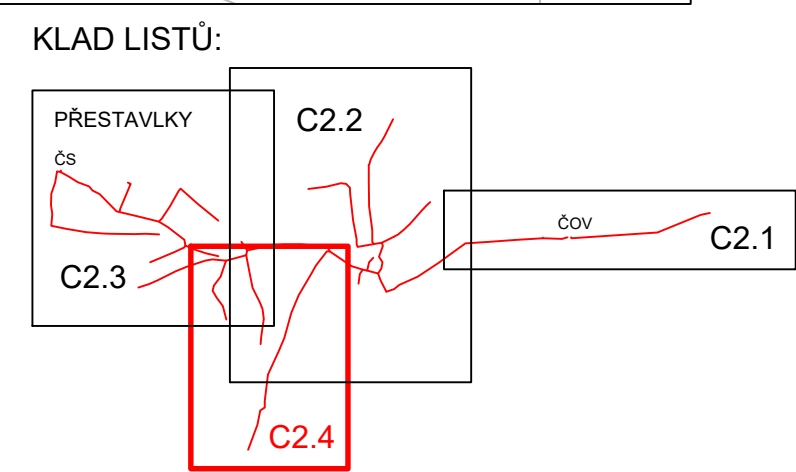

POZNÁMKA: INŽENÝRSKÉ SÍTĚ JSOU ZAKRESLENY POUZE INFORMATIVNĚ. PŘED ZAPOČETÍM STAVEBNÍCH PRACÍ JE NUTNÉ JEJICH PŘESNĚ VYTÝČENÍ. PŘED ZAPOČETÍM PRACÍ JE NUTNÉ VYTÝČIT HRANICE POZEMKŮ. POLOHA VÝSAZENÍ ODBOČEK KANALIZAČNÍCH PŘÍPOJEK JE POUZE ORIENTAČNÍ. POLOHA PŘÍPOJEK BUDE UPŘESNĚNA BĚHEM VÝSTAVBY S MAJITELI DOTČENÝCH NEMOVITOSTÍ.				SOUŘADNICOVÝ SYSTÉM JTSK VÝŠKOVÝ SYSTÉM BPV	
Kreslil: ING. M. KRÍŽ <i>Krás</i>	Projektant: ING. M. KRÍŽ <i>Krás</i>	Hlavní projektant: ING. MGR. P. DVORÁK <i>Dvořák</i>	Technická kontrola: ING. MGR. P. DVORÁK <i>Dvořák</i>	 VODOHOSPODÁŘSKÝ ROZVOJ A VÝSTAVBA a.s. Národní 4 150 56 Praha 5	
Kraj: STŘEDOČESKÝ	Obec: PŘESTAVKY U ČERČAN				
Investor: OBEC PŘESTAVKY U ČERČAN					
Název stavby:					
VODOVOD A KANALIZACE PŘESTAVKY u ČERČAN				Soub.č. situace, kanal. vodn. Přestavky_DSP.04	
				Formát: 8 A4	
				Datum: 09/2023	
				Stupeň: DSP/DPS	
Část PD: C. SITUAČNÍ VÝKRESY				Zakázka: 1638/002	
Příloha: KATASTRÁLNÍ SITUAČNÍ VÝKRES č. 4				Číslo paré:	
				Měřítko: 1:500	Číslo přílohy: C2.4