


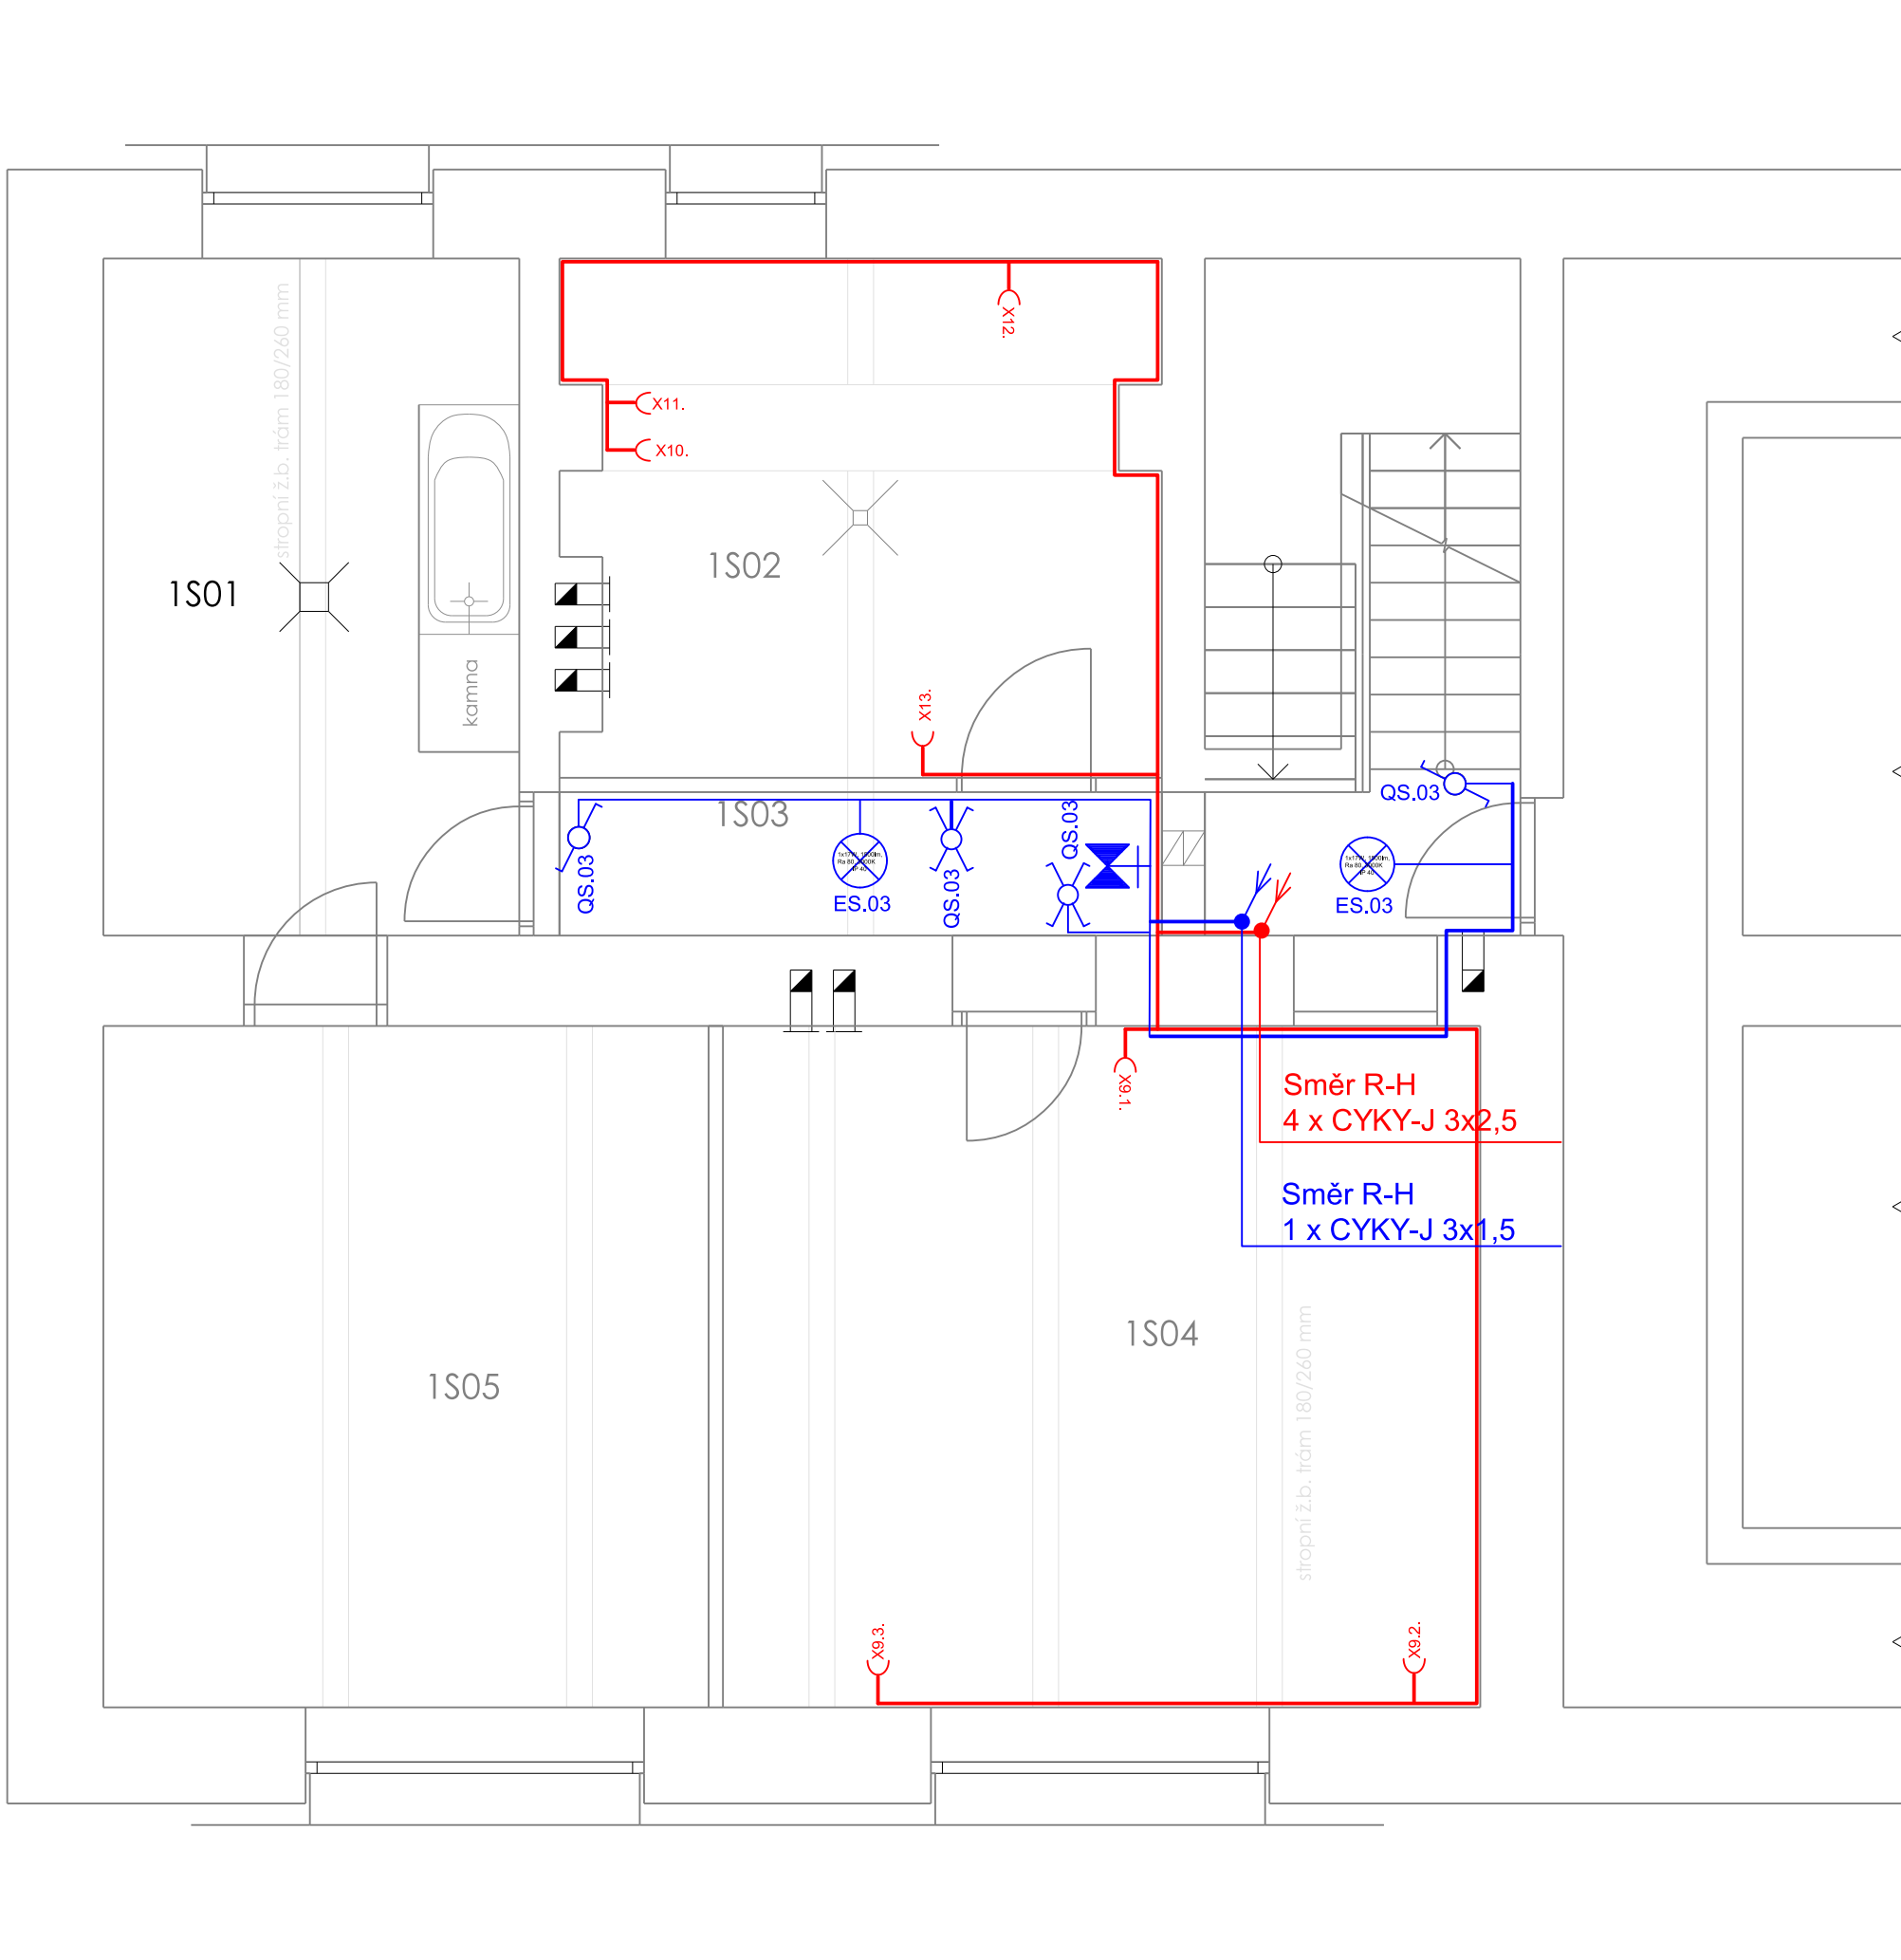

VEŠKERÉ PŘÍPADNĚ UVEDENÉ OBCHODÍ NÁZVY, ZNAČKY ČI OCHRANNÉ ZNÁMKY MATERIÁLŮ
ČI VÝROBKŮ NEPŘEDSTAVUJÍ POŽADAVEK ZADAVATELE NA KONKRÉTNÍ VÝROBEK,
PŘEDSTAVUJÍ VŠAK ZÁVAZNÝ POŽADAVEK NA MINIMÁLNÍ KVALITATIVNÍ STANDARD
ČI PŘÍPADNOU ÚROVEŇ DESINGU, KTERÝ ZHOTOVITEL MUSÍ PŘI VOLBĚ MATERIÁLU DODRŽET

Elektrické napájení: 3 + PEN, stř. 50 Hz, 400/230 V AC, TN-C
Elektrické napájení za rozváděčem R - H : 3 + PEN, stř. 50 Hz, 400/230VAC, TN-C
Elektrické napájení za rozváděčem R - 1 : 3 + N + PE, stř. 50 Hz, 400/230VAC, TN-S
Elektrické napájení za rozváděčem R - 2 : 3 + N + PE, stř. 50 Hz, 400/230VAC, TN-S
Dle ČSN 33 2000 - 1 ed. 2 čl. 312.2.1

Ochrana před úrazem el. proudem: dle ČSN 33 2000-4-41ed.2

Automatickým odpojením od zdroje čl. 411.3.2
Zvýšená: Proudovým chráničem čl. 415.1.
Doplňujícím ochranným pospojováním čl. 415.2.

Určení vnějších vlivů: viz. Technická část

Výška přístrojů : střed instalační krabice - spínače - 1100 - 1200mm
- zásuvky - 600mm - 12000

Výška a rozmístění přístrojů v prostorech určených pro invalidy
bude v souladu s vyhláškou č. 398/2009 Sb.- spínače , zásuvky - 960 - 1000mm

nebo dle dohody a investorem

Legenda použitých značek

	Jednopolový vypínač č.1		LED panel, UGR <19, mikroprizmatický kryt, obdélník 600x300x15 mm, 1x17W, 1800lm, Ra 80, 2900K
	Střídavý přepínač č.6		LED panel, UGR <19, mikroprizmatický kryt, čtverec 600x600x15 mm, 1x35W, 3850 lm, Ra 80, 4000K
	Křížový přepínač č.7		Přisazené LED svítidlo, opal PMMA průměr 375mm, 17W, 1500lm, 2000K, RA 80, IP 40
	Trasy kabelových rozvodů 230V - osvětlení Trasy kabelových rozvodů 230V - zásuvky Trasy kabelových rozvodů 400V		Svítidlo nouzové s vlastním zdrojem a piktogramem nástěnné
	Elektrozvodná krabice KR 97 v provedení pod omítku		Rozváděče v provedení pod omítku
	Ventilátor 230V s doběhem -		Zásuvka 230V v provedení pod omítku
	Přístroj domácího telefonu		Zásuvka 230V v provedení pod omítku násobná montáž
	Trasy kabelových rozvodů - zvonky Trasy kabelových rozvodů - domácí telefon		Zásuvka 230V v provedení pod omítku s ochranou před přepětím
	Trasy kabelových rozvodů - termostaty topení		Zásuvka datová - provedení pod omítku
			Prostorový termostát - týdenní program

Bohuslav Doležal, Urbánkova 617, Moravské Budějovice, mobil 720 108 727; email - dolezal@email.cz		
Vypracoval: J. Svoboda	Kontrola: B. Doležal	Číslo zakázky:
Kreslil: J. Svoboda	05/2021	10270
Zod. projektant: Ing. M. Procházka		
Stavba: Modernizace a navýšení kapacity MŠ Blížkovice k.ú. Městys Blížkovice, č.parc. 204/1, 204/2, D.1.4.5 - Elektroinstalace		
Účet: DPS		
Obsah výkresu: Elektroinstalace 1. PP- osvětlení + rozvody 230V		
Investor: Městys Blížkovice, Blížkovice 130, 671 55; IČ: 00292516		
Měřítko: 1:50	Číslo výkresu: 1.	