


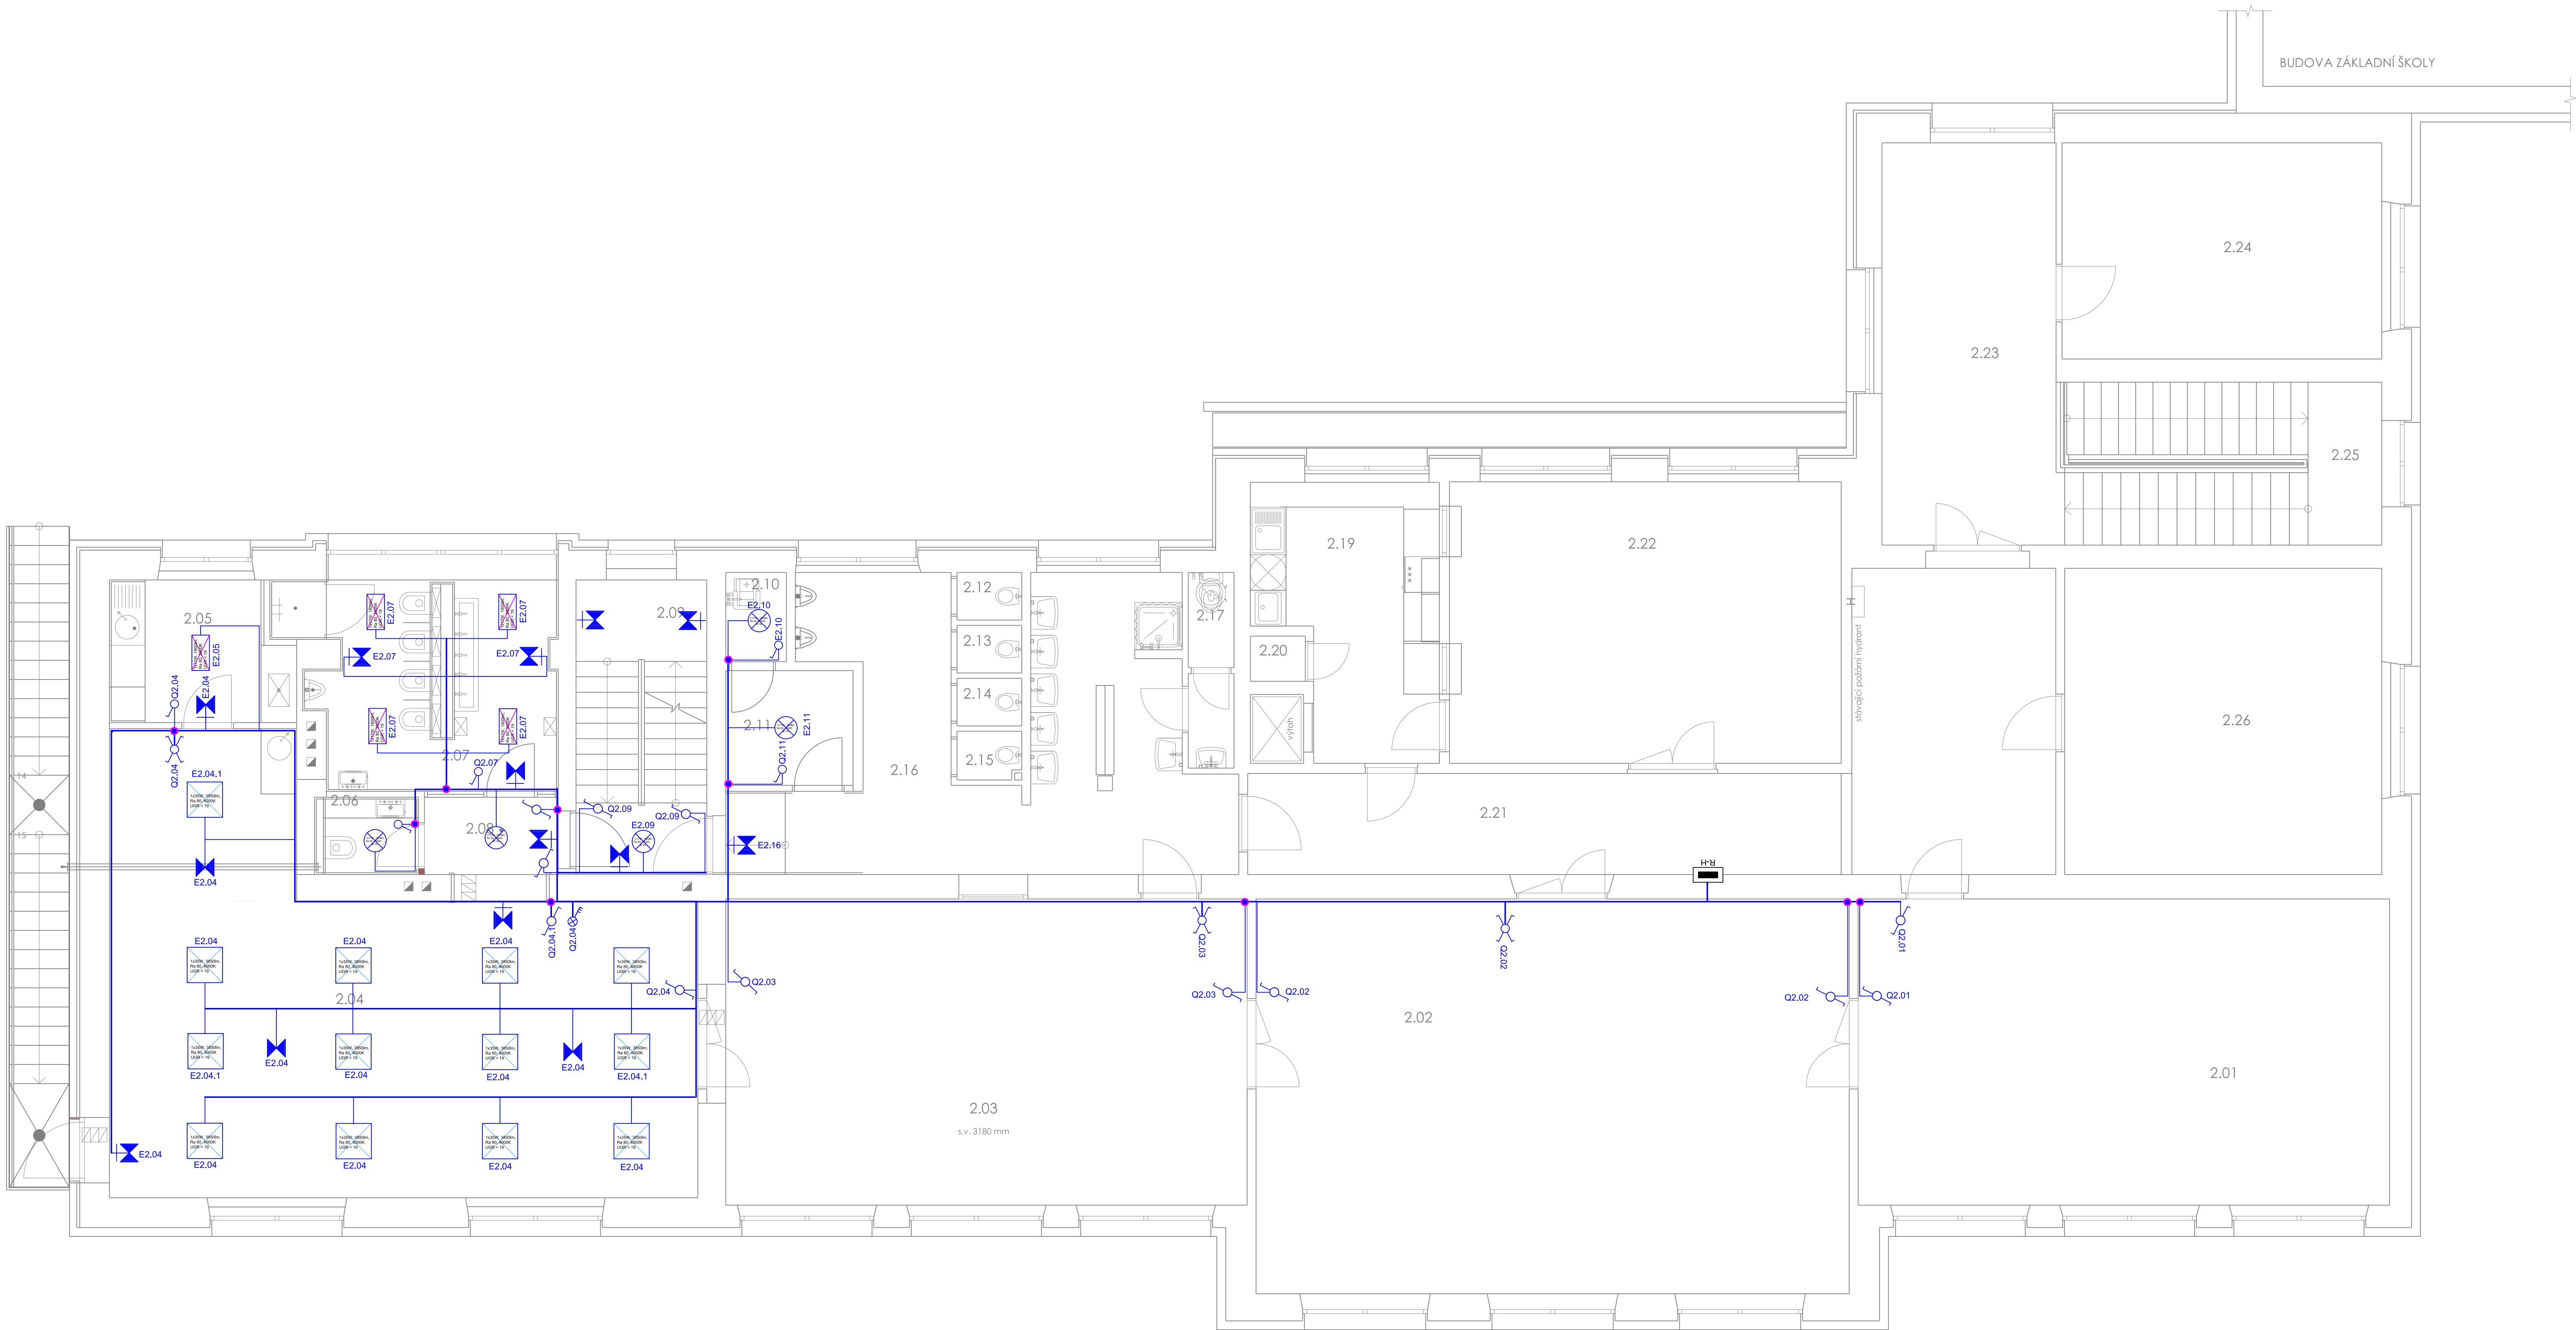

VEŠKERÉ PŘÍPADNÉ UVEDENÉ OBCHODÍ NÁZVY, ZNAČKY ČI OCHRANNÉ ZNÁMKY MATERIÁLŮ
CI VÝROBKŮ NEPŘEDSTAVUJÍ POŽADAVEK ZADAVATELE NA KONKRETNÍ VÝROBEK,
PŘEDSTAVUJÍ VŠAK ZÁVAZNÝ POŽADAVEK NA MINIMÁLNÍ KVALITATIVNÍ STANDARD
CI PŘÍPADNOU ÚROVEŇ DESINGU, KTERÝ ZHOTVITEL MUŠÍ PŘI VOLBĚ MATERIÁLU DODRŽET

Elektrické napájení: 3 + PEN, stř. 50 Hz, 400/230 V AC, TN-C
Elektrické napájení za rozváděčem R - H: 3 + PEN, stř. 50 Hz, 400/230 V AC, TN-C
Elektrické napájení za rozváděčem R - I: 3 + N + PE, stř. 50 Hz, 400/230 V AC, TN-S
Elektrické napájení za rozváděčem R - 2: 3 + N + PE, stř. 50 Hz, 400/230 V AC, TN-S
Dle ČSN 33 2000 - 1 ed. 2 čl. 312.2.1

Ochrana před úrazem el. proudem: dle ČSN 33 2000-4-41 ed. 2

Automatickým odpojením od zdroje čl. 411.3.2
Zvýšená: Proudovým chráničem čl. 415.1,
Doplňujícím ochranným pospřováním čl. 415.2.

Určení vnějších vlivů: viz. Technická část

Výška přístrojů : střed instalační krabice - spínače - 1100 - 1200mm
- zásuvky - 600mm - 1200

Výška a rozmístění přístrojů v prostorech určených pro invalidy
bude v souladu s vyhláškou č. 398/2009 Sb., spínače, zásuvky - 960 - 1000mm

nebo dle dohody a investorem

Legenda použitých značek

	Jednopolový vypínač 6.1		LED panel <19, mikrooptimální kryt, obdélník 600x300x15 mm, 1x17W, 1800lm, Ra 80, 2900K
	Střídavý přepínač 6.6		LED panel <19, mikrooptimální kryt, čtverec 600x600x15 mm, 1x35W, 3850 lm, Ra 80, 4000K
	Klížový přepínač 6.7		Přisazené LED svítidlo, optik PMMA, průměr 375mm, 17W, 1500lm, 2000K, RA 80, IP 40
	Trasy kabelových rozvodů 230V - osvětlení		Svídlo nouzové s vlastním zdrojem a jako program nastavené
	Trasy kabelových rozvodů 230V - zásuvky		
	Trasy kabelových rozvodů 400V		
	Elektronizovaná krabice KR 97 v provedení pod omítkou		Rozváděče v provedení pod omítkou
	Ventilátor 230V s doběhem -		Zásuvka 230V v provedení pod omítkou
	Přístroj domácího telefonu		Zásuvka 230V v provedení pod omítkou
	Trasy kabelových rozvodů - zvony		Zásuvka 230V v provedení pod omítkou
	Trasy kabelových rozvodů - domácí telefon		Zásuvka 230V v provedení pod omítkou
	Trasy kabelových rozvodů - termostaty		Zásuvka 230V v provedení pod omítkou
	Trasy kabelových rozvodů - termostaty		Prostorový termostát - tiskání program

Bohuslav Doležal, Ustátníková 617, Moravské Budějovice, mobil 720 108 727, e-mail - dolezh@seznam.cz			Bohuslav Doležal DOEIS Ustátníková 617, 616 02 Moravské Budějovice IČO: 764 00 018, DIČ: CZ5609012188 mobil: 720 108 727 e-mail: dolezh@seznam.cz	
Vypracoval: J. Svoboda	Kontrola: B. Doležal	Číslo zakázky:	10270	
Kreslí: J. Svoboda	05/2021		Modernizace a navýšení kapacity MŠ Blížkovice	
Zodpovídal: Ing. M. Písař	204/1, 204/2,		k.ú. Městys Blížkovice, č.parc. 204/1, 204/2,	
Stavba:	D.1.4-b - Elektroinstalace		DPS	
Stavba:	Elektroinstalace 2. NP- osvětlení		Měřítko: 1:50	
Investor:	Městys Blížkovice, Blížkovice 130, 671 55; IČ: 00292516		Číslo výkresu: 2.	