




PŮDORYS 1.PP
M1:50

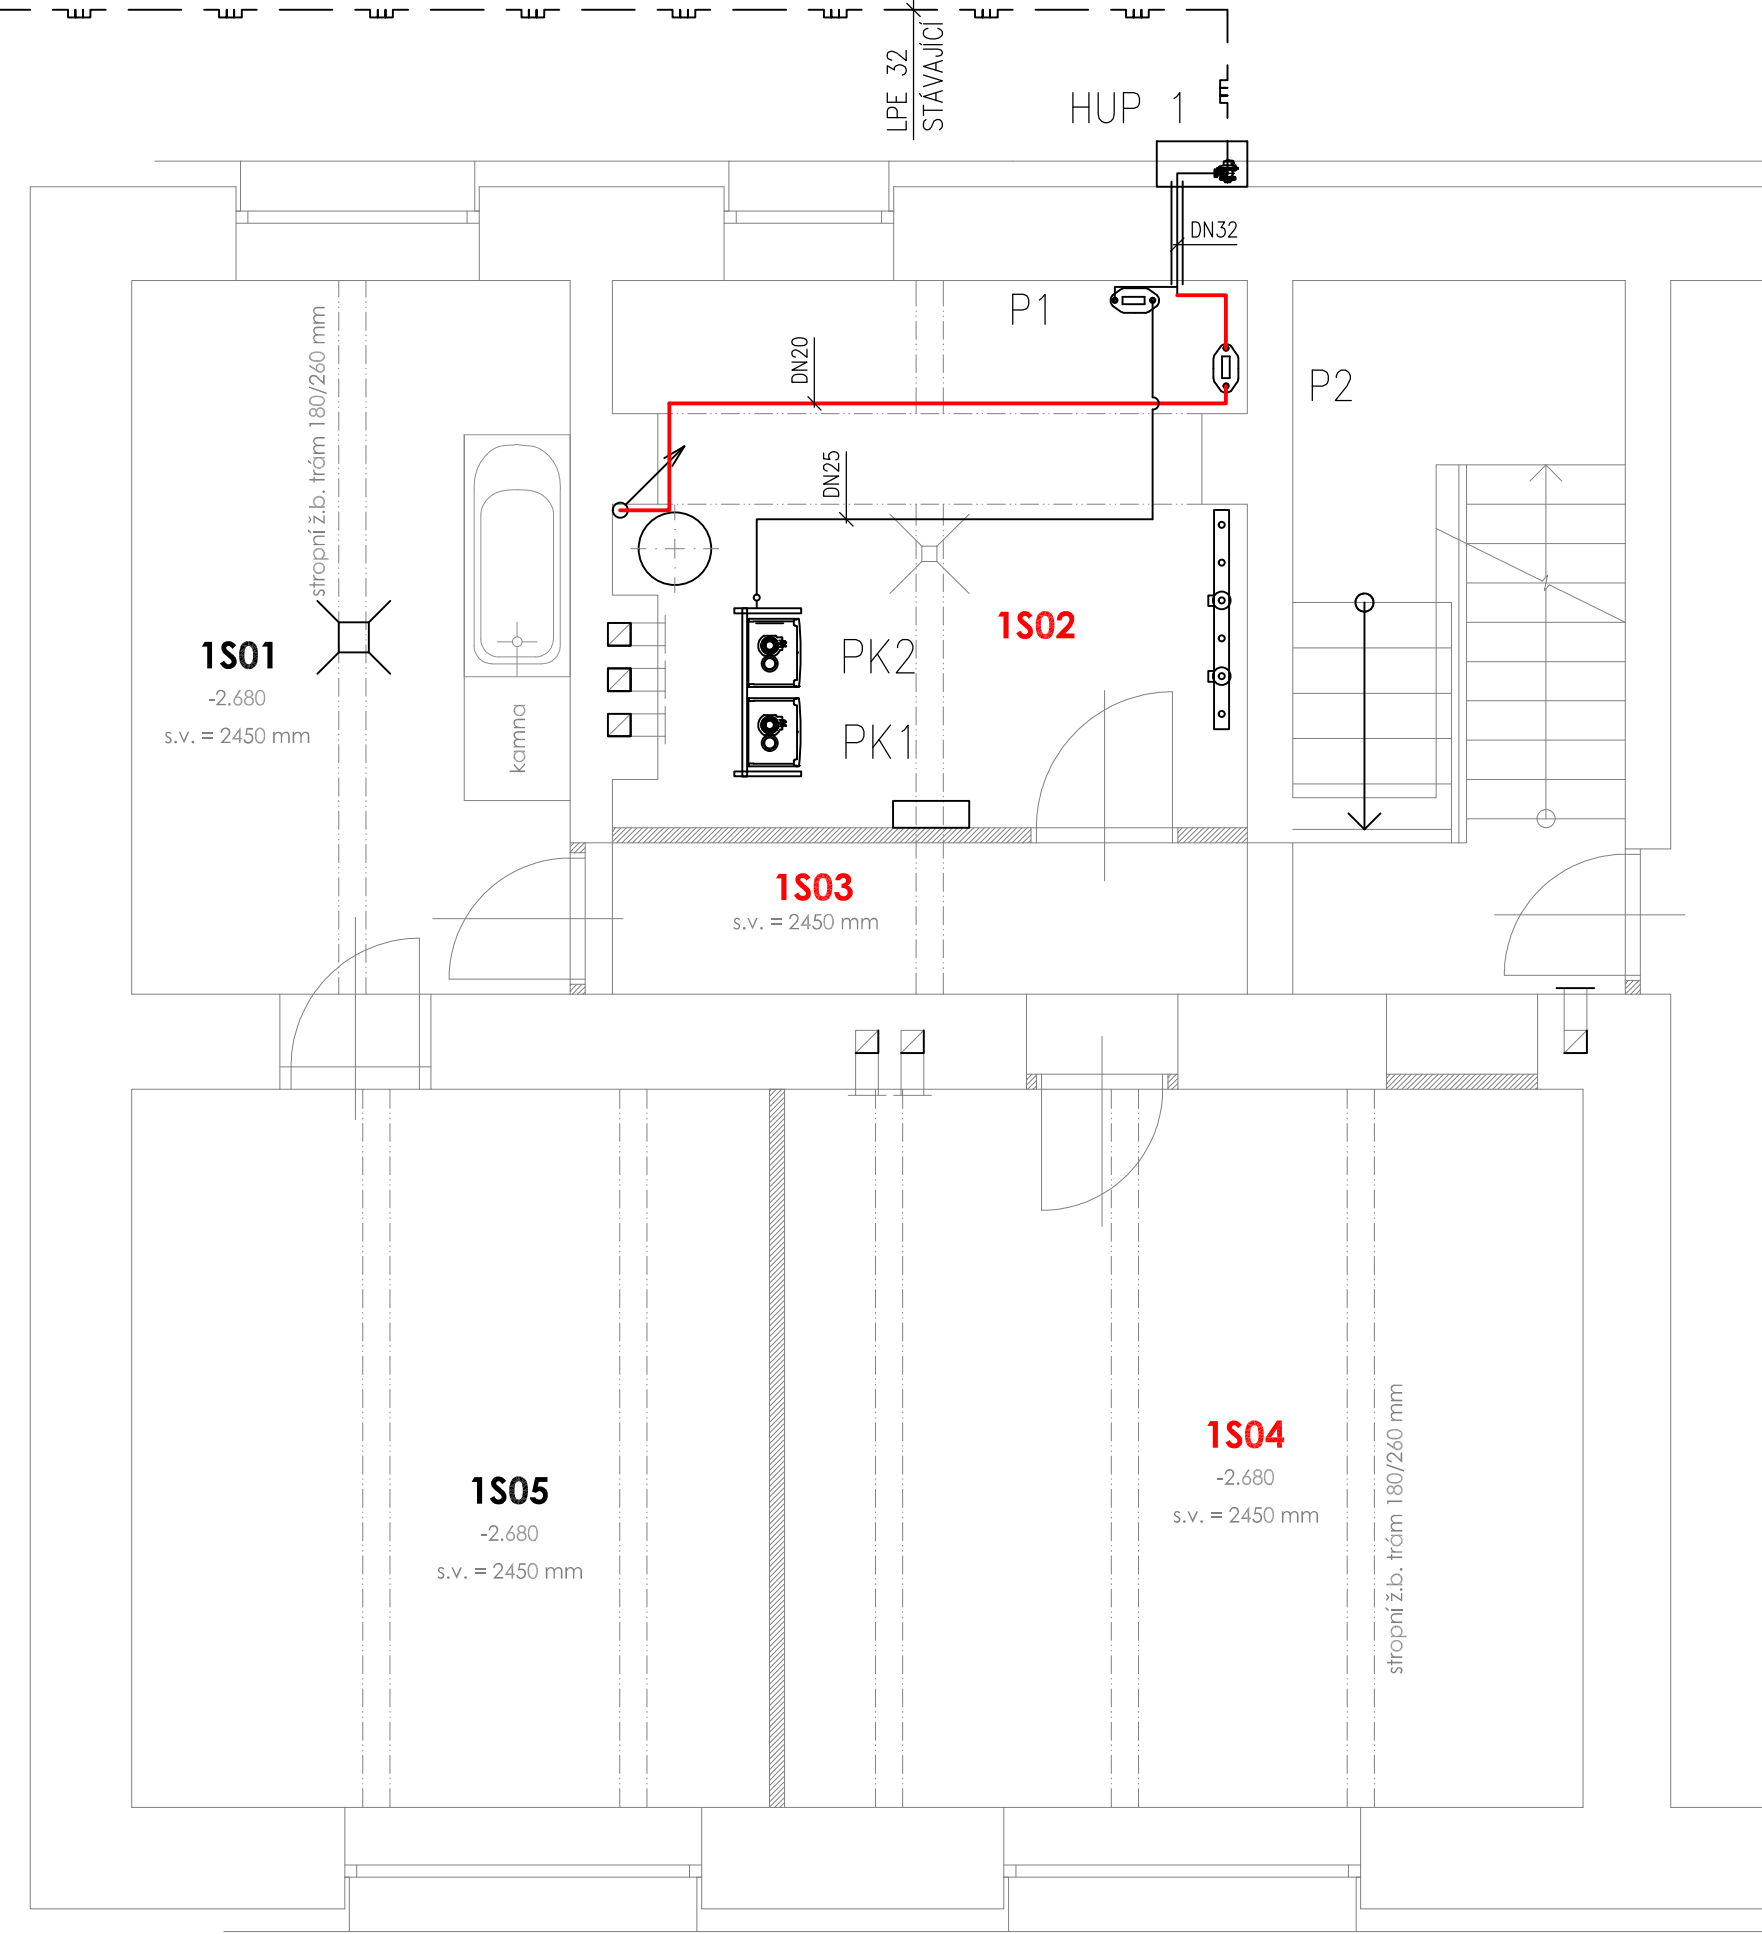

PŮDORYS 1.PP
M1:50

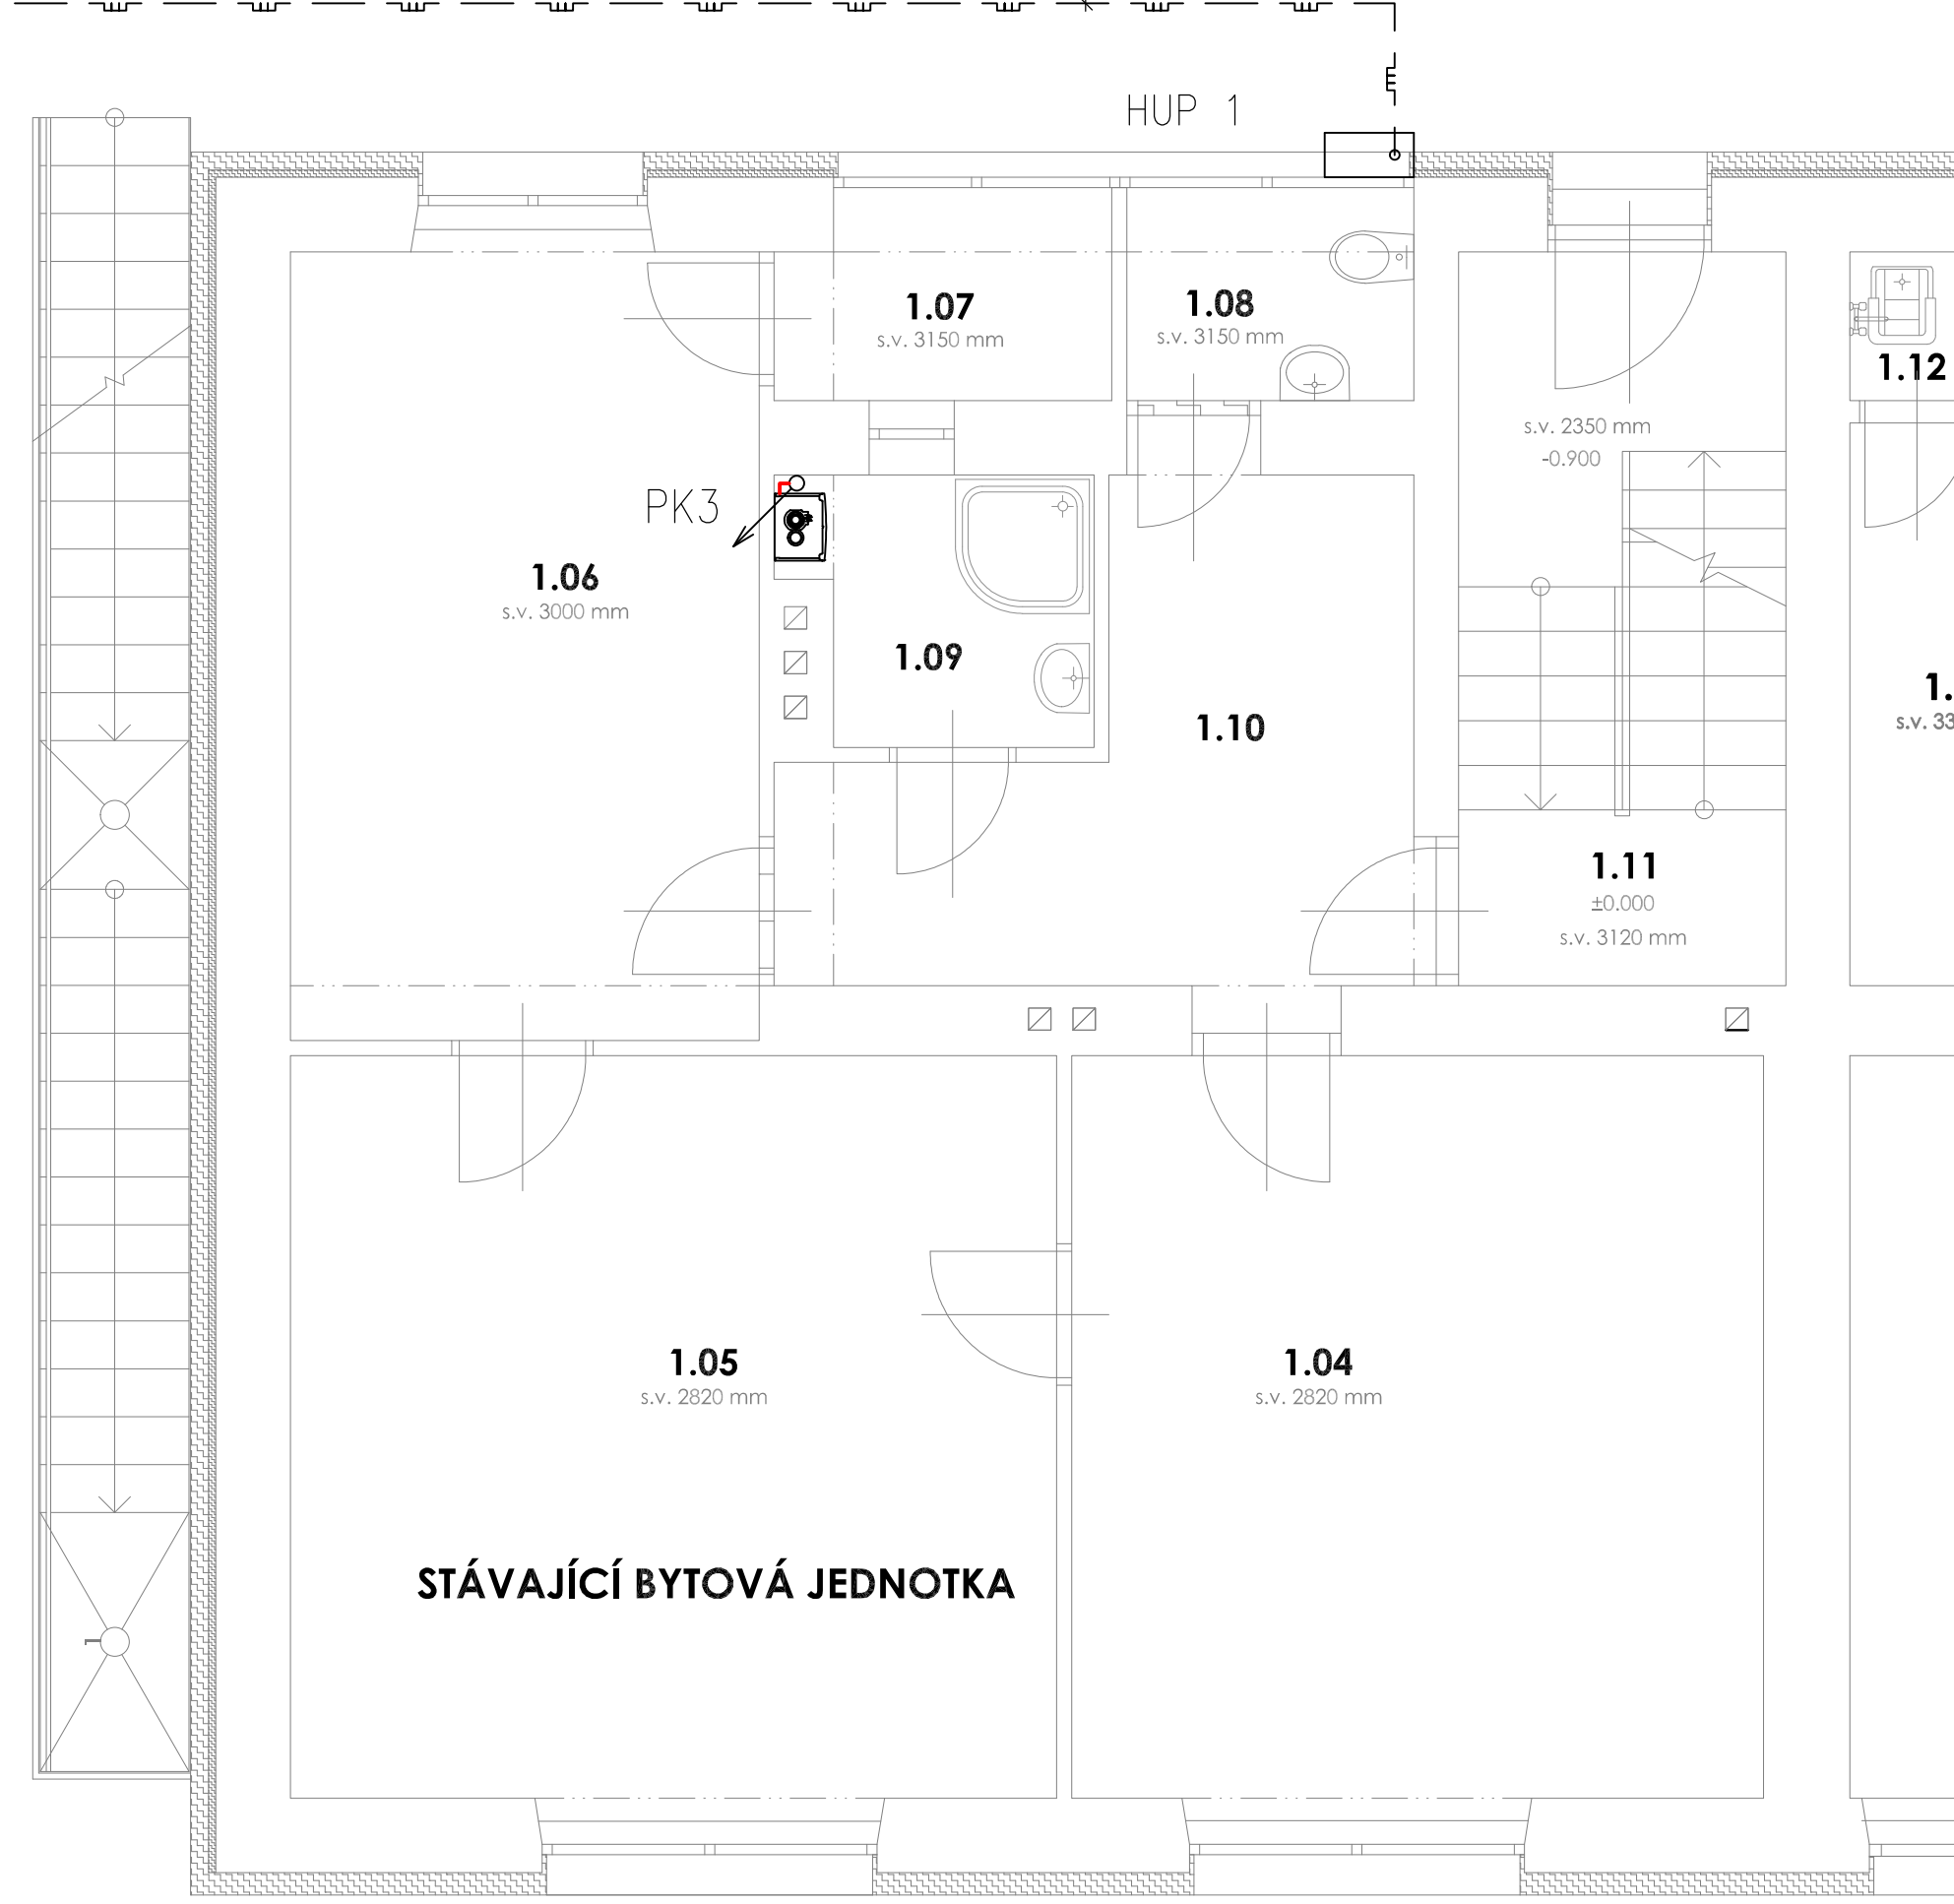

Axonometrie

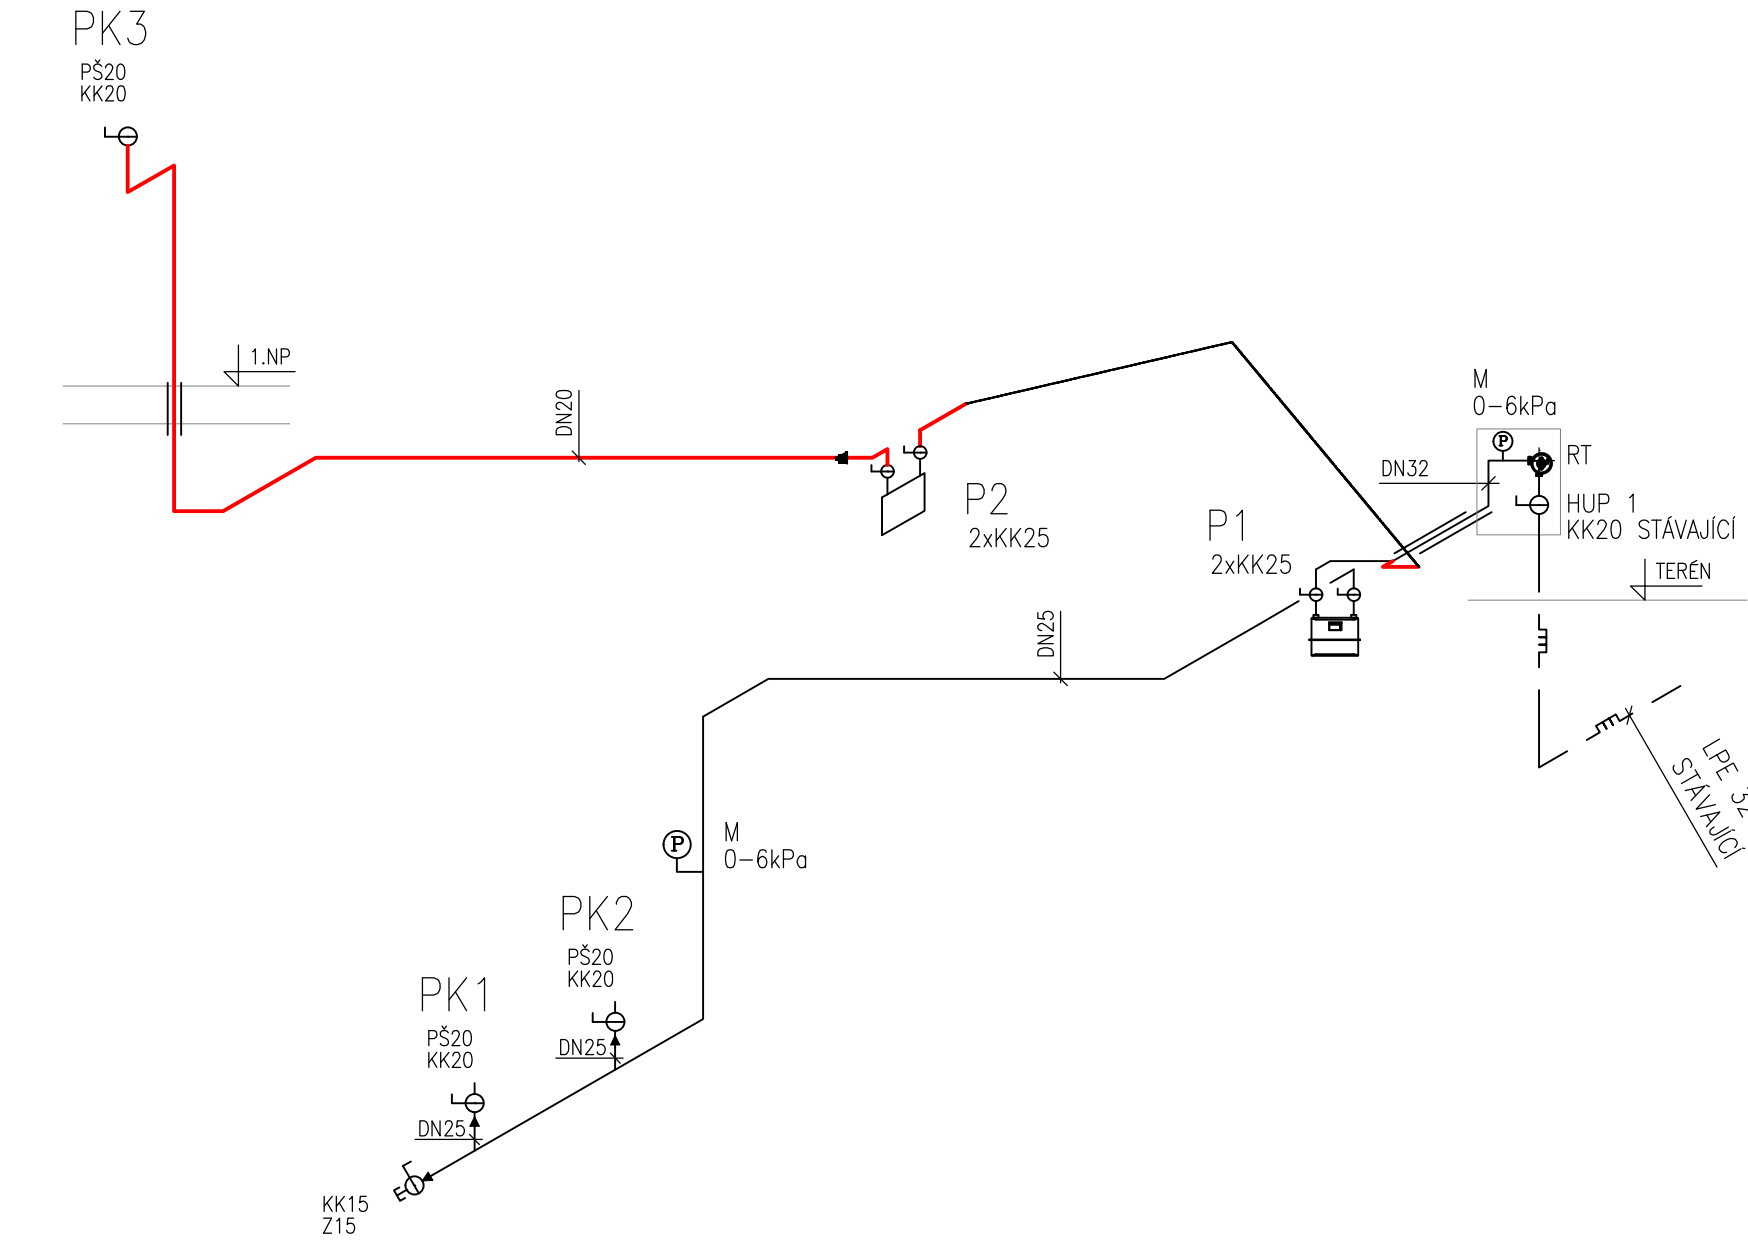

LEGENDA

- BYTOVÁ JEDNOTKA
PK3 KONDENZAČNÍ PLYNOVÝ ZÁVĚSNÝ KOTEL, VÝKON 2,4–24kW, DO TOPENÍ 16kW, SPOTŘEBA ZP 2,61 m³/h
KOTLE JSOU SOUČÁSTÍ DODÁVKY PROFESE UT
P2 FAKTURAČNÍ PLYNOMĚR PRO BYTOVOU JEDNOTKU, G4, PŘIPOJOVACÍ ROZTEČ 250mm
- ŠKOLKA – VIZ SAMOSTATNÁ DOKUMENTACE
PK1 KONDENZAČNÍ PLYNOVÝ ZÁVĚSNÝ KOTEL, VÝKON 33,8 kW, SPOTŘEBA ZP 3,68 m³/h
PK2 KONDENZAČNÍ PLYNOVÝ ZÁVĚSNÝ KOTEL, VÝKON 33,8 kW, SPOTŘEBA ZP 3,68 m³/h
HUP1 OCELOVÁ SKŘÍŇ 600x600, PROVĚTRÁVANÁ DVÍŘKA – STÁVAJÍCÍ
HLAVNÍ UZÁVĚR PLYNU – KULOVÝ KOHOUT DN 20 – STÁVAJÍCÍ
RT – REGULÁTOR TLAKU PLYNU B25
150/2kPa, 9,97m³/h
MANOMETR
HUP2 OCELOVÁ SKŘÍŇ 600x600, PROVĚTRÁVANÁ DVÍŘKA – STÁVAJÍCÍ
HLAVNÍ UZÁVĚR PLYNU – KULOVÝ KOHOUT DN 20 – STÁVAJÍCÍ
REGULÁTOR A PLYNOMĚR G16 DEMONTOVAT
OSADIT ZÁTKU
P1 FAKTURAČNÍ PLYNOMĚR PRO ŠKOLKU, G6, PŘIPOJOVACÍ ROZTEČ 250mm
- KK KULOVÝ KOHOUT PLYN
KKZ KULOVÝ KOHOUT PLYN S INTEGROVANOU TLAKOVOU ZÁTKOU
PŠ PŘÍMÉ ŠROUBENÍ
PR PŘECHODOVÝ SPOJ PE-OCEL NAVAŘOVACÍ, S OCHRANNÝM POUZDREM
Z ZÁTKA
M MANOMETR 0–6kPa
FO PLYNOVÝ FILTR ZÁVITOVÝ S TEXTILNÍ VLOŽKOU

POZNÁMKY

ODVZDUŠNĚNÍ PLYNOVODU PRO ŠKOLKU SE PROVEDE POMOCÍ HADICE S POJISTKOU PROTI PŘENOSU PLAMENE, VYÚSTĚNÉ DO VOLNÉHO PROSTORU DLE ČSN EN 12327

ODVZDUŠNĚNÍ PLYNOVODU PRO BYT SE PROVEDE PŘES PŘIPOJOVACÍ ŠROUBENÍ SPOTŘEBIČE

- NAVRŽENÝ NTL DOMOVNÍ PLYNOVOD, TRUBKA OCEL
— NTL DOMOVNÍ PLYNOVOD – ŠKOLKA (VIZ SAMOSTATNÁ DOKUMENTACE)
— STL PLYNOVODNÍ PŘÍPOJKA – STÁVAJÍCÍ

VYPRACOVAL:	Ing. LUKÁŠ NAVRKAL	Ing. LUKÁŠ NAVRKAL PROJEKTOVÁ ČINNOST Přímětická 1905/53 669 02 Znojmo Tel: 777 606 164 E-mail: lukas.navrkal@seznam.cz
ZODP. PROJEKTANT:	Ing. LUKÁŠ NAVRKAL	
INVESTOR:	Městys Blížkovice, č.pop. 130, Blížkovice 671 55	DATUM: 04/2021 MĚŘÍTKO: 1:50
MÍSTO:	k.ú. Městys Blížkovice, č.parc. 204/1, 204/2	
AKCE:	Rekonstrukce bytu v MŠ Blížkovice	STUPĚN: DPS FORMÁT: 10 A4
OBSAH:	D.1.4-d PLYNOVOD	PARÉ Č.:
NÁZEV VÝKRESU:	PŮDORYS 1.PP, 1.NP, AXONOMETRIE	Č. VÝKRESU: 01