



ŘEZ A-A
M1:50

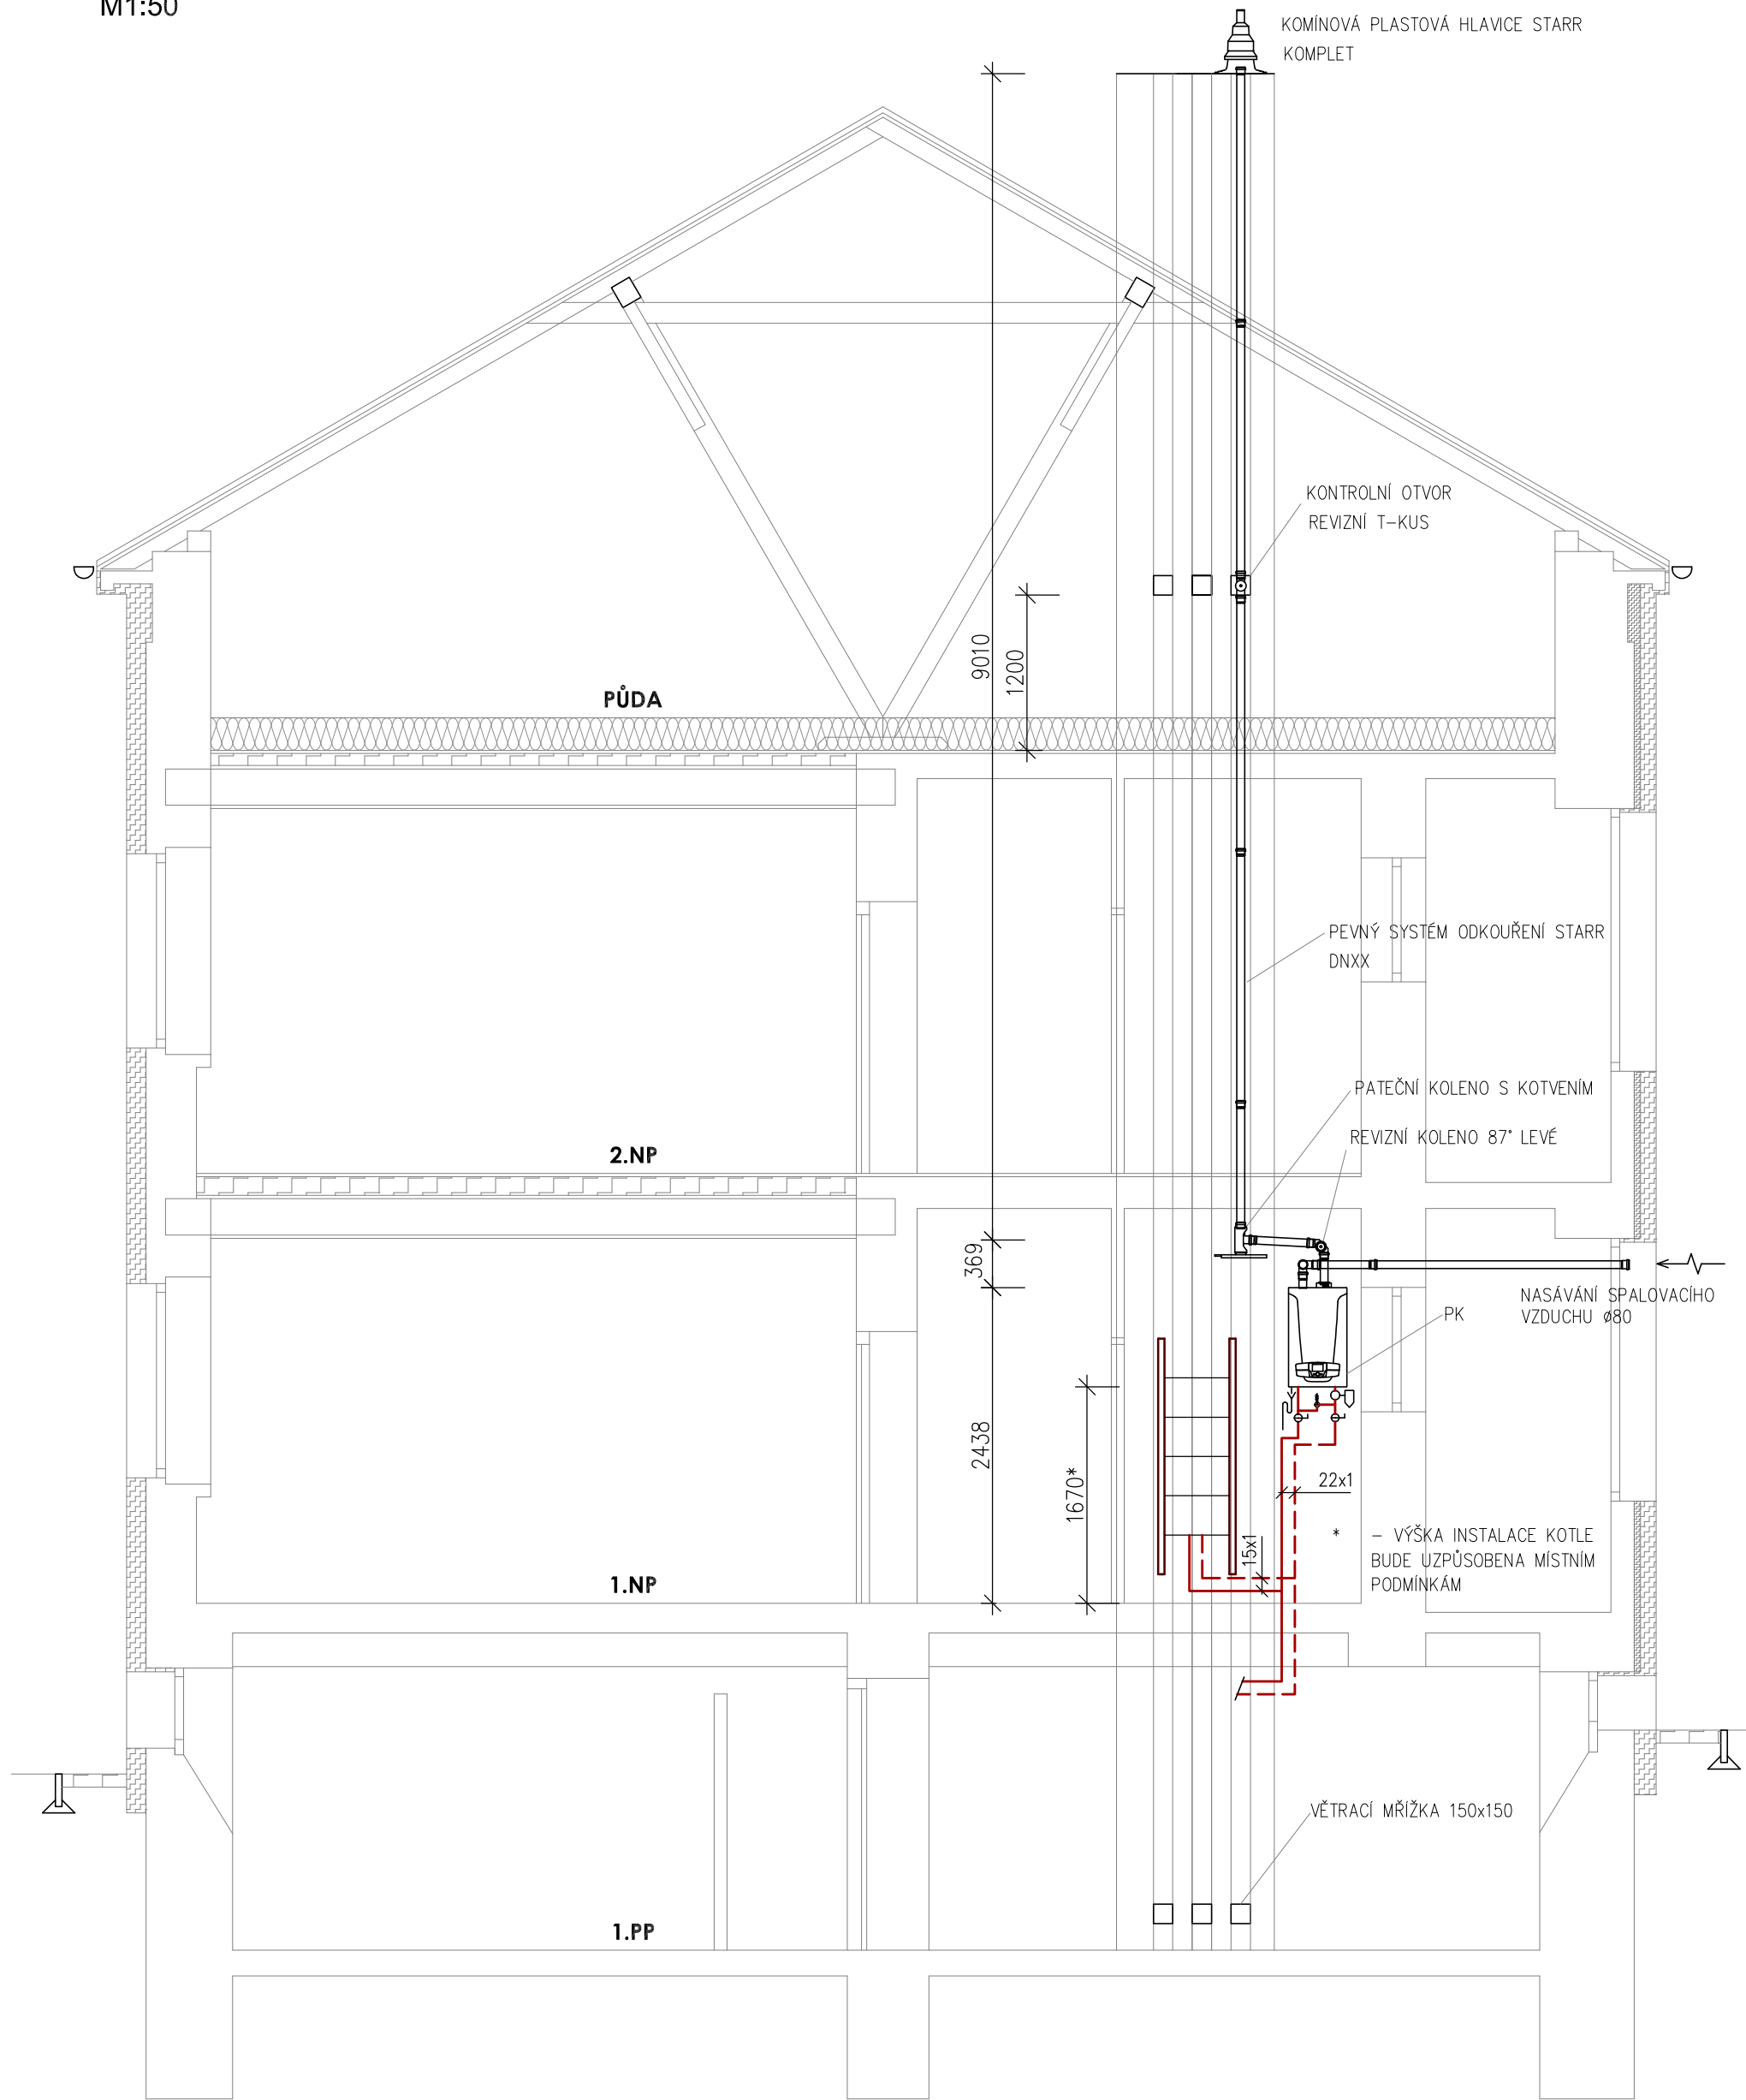

PŮDORYS 1.NP
M1:50

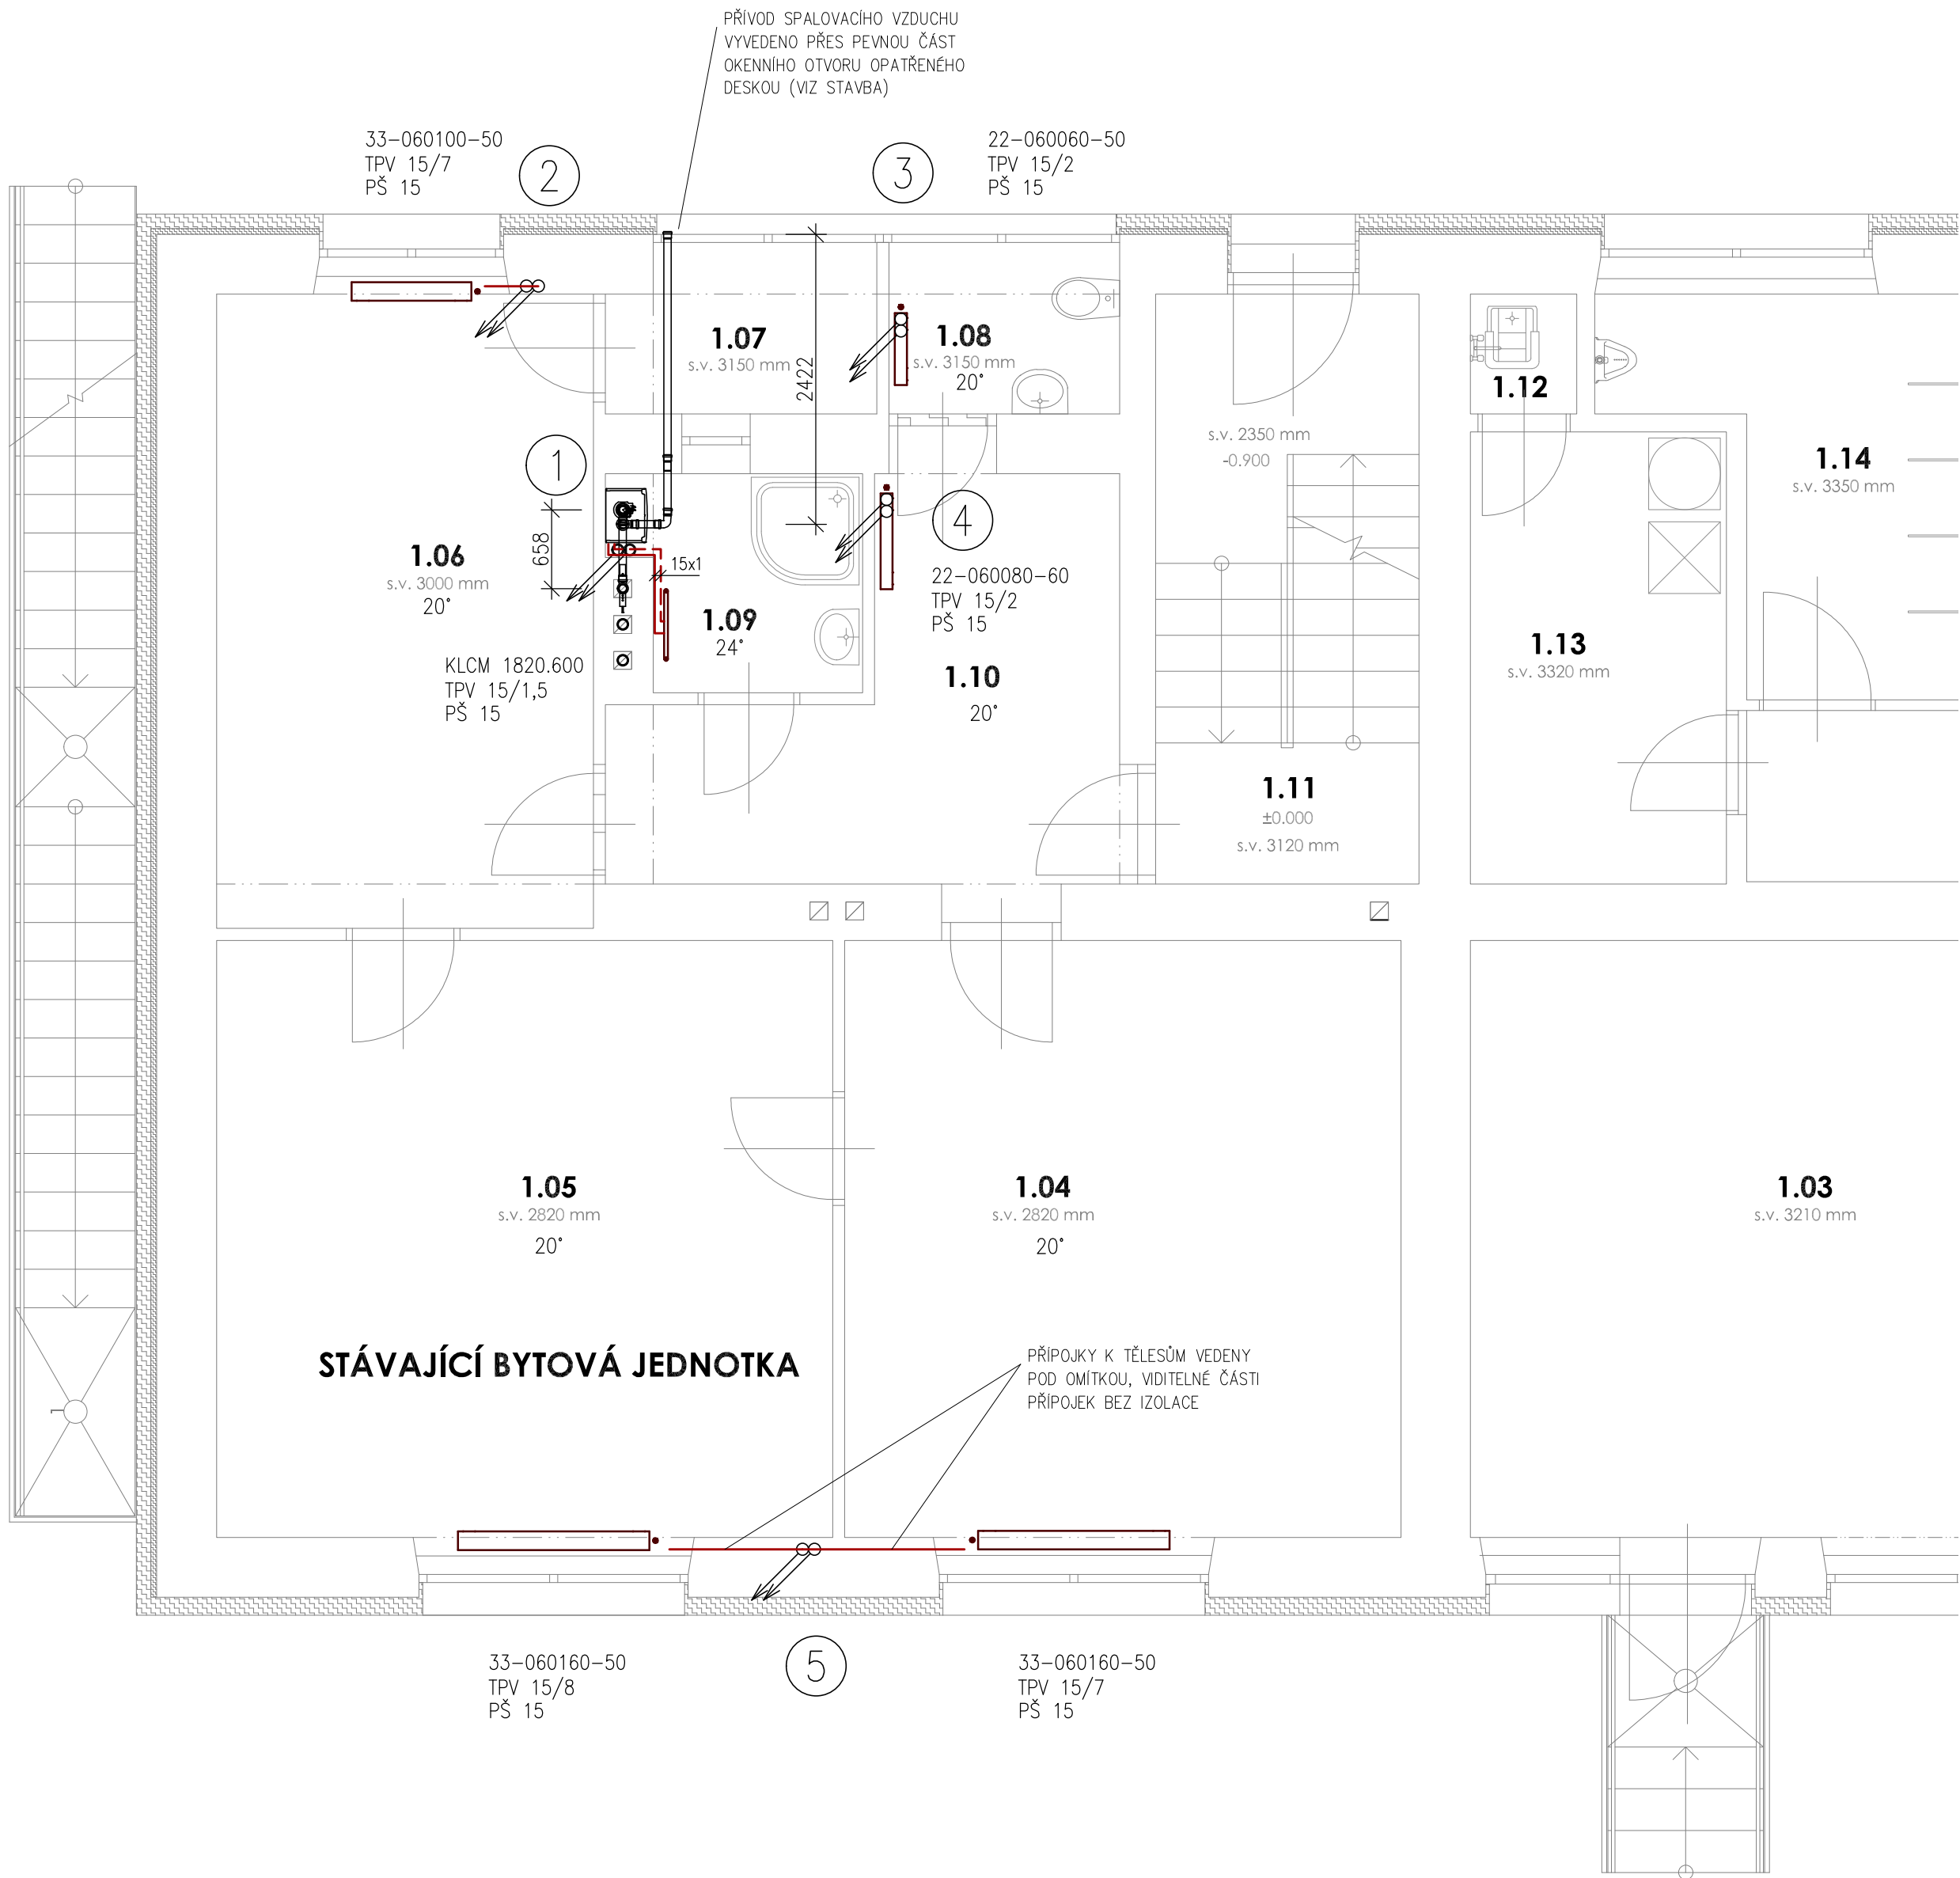

LEGENDA ZAŘÍZENÍ

PK KONDENZAČNÍ PLYNOVÝ ZÁVĚSNÝ KOTEL, VÝKON 2,4–24kW, DO TOPENÍ 16kW, SPOTŘEBA ZP 2,61 m³/h
EL. MODULAČNÍ ČERPADLO, EXP. NÁDOBA 8L, POJ. VENTIL 3bar
PRŮTOKOVÁ PŘÍPRAVA TV, SPOTŘEBIČ TYPU C – NESPOTŘEBOVÁVÁ SPALOVACÍ VZDUCH Z PROSTORU
763x450x345mm, 38,5kg, 91W/230V
NÁPOJENÍ NA ROZVODY VODY A KANALIZACI VIZ PROJEKT ZTI

PROVOZNÍ PODMÍNKY

NEJVYŠŠÍ PRACOVNÍ PŘETLAK 300 kPa
PRACOVNÍ PŘETLAK 150 kPa
NEJNÍŽŠÍ PŘETLAK 80 kPa
OBJEM VODY V SOUSTAVĚ cca 75L
PRACOVNÍ BOD
505 kg/h, 11kPa
65/45°C

LEGENDA ARMATUR

KK KULOVÝ KOHOUT
VK VYPOUSTĚČÍ KOHOUT
ZV ZPEVNÝ VENTIL
MF FILTR Z MAGNETEM
PV PŘEPOUSTĚČÍ VENTIL
F FILTR

LEGENDA POTRUBÍ

— VYTÁPĚNÍ PRÍVOD MĚD NOVÉ
- - - VYTÁPĚNÍ ZPĚTEČKA MĚD NOVÉ
- - - DOPLŇOVÁNÍ
- - - STUDENÁ VODA NOVÉ

LEGENDA TĚLES

22-060160-50 OCELOVÉ DESKOVÉ TĚLESO, BOČNÍ PŘÍPOJENÍ
TPV 15/6 TERMOSTATICKÝ VENTIL PŘÍMÝ / NASTAVENÍ
PŠ 15 UZAVÍRACÍ A REGULAČNÍ ŠROUBENÍ S VYPOUSTĚNÍM
22-060160-60 OCELOVÉ DESKOVÉ TĚLESO, SPODNÍ PRÁVÉ PŘÍPOJENÍ
TPV 15/6 TERMOSTATICKÝ VENTILOVÁ VLOŽKA/ NASTAVENÍ
PŠ 15 UZAVÍRACÍ A REGULAČNÍ ŠROUBENÍ S VYPOUSTĚNÍM

VYPRACOVAL:	Ing. LUKÁŠ NAVRKAL	Ing. LUKÁŠ NAVRKAL PROJEKTOVÁ ČINNOST Přímětická 1905/53 669 02 Znojmo Tel: 777 606 164 E-mail: lukas.navrkal@seznam.cz
ZODP. PROJEKTANT:	Ing. LUKÁŠ NAVRKAL	
INVESTOR:	Městys Blížkovice, č.pop. 130, Blížkovice 671 55	
MÍSTO:	k.ú. Městys Blížkovice, č.parc. 204/1, 204/2	DATUM: 04/2021 MĚŘÍTKO: 1:50
AKCE:	Rekonstrukce bytu v MŠ Blížkovice	
OBSAH: D.1.4-c VYTÁPĚNÍ		STUPĚN: DPS PÁŘE Č.: FORMÁT: 10 A4
NÁZEV VÝKRESU: PŮDORYS 1NP, řez A-A		Č. VÝKRESU: 02