



PŮDORYS MLHOVIŠTĚ

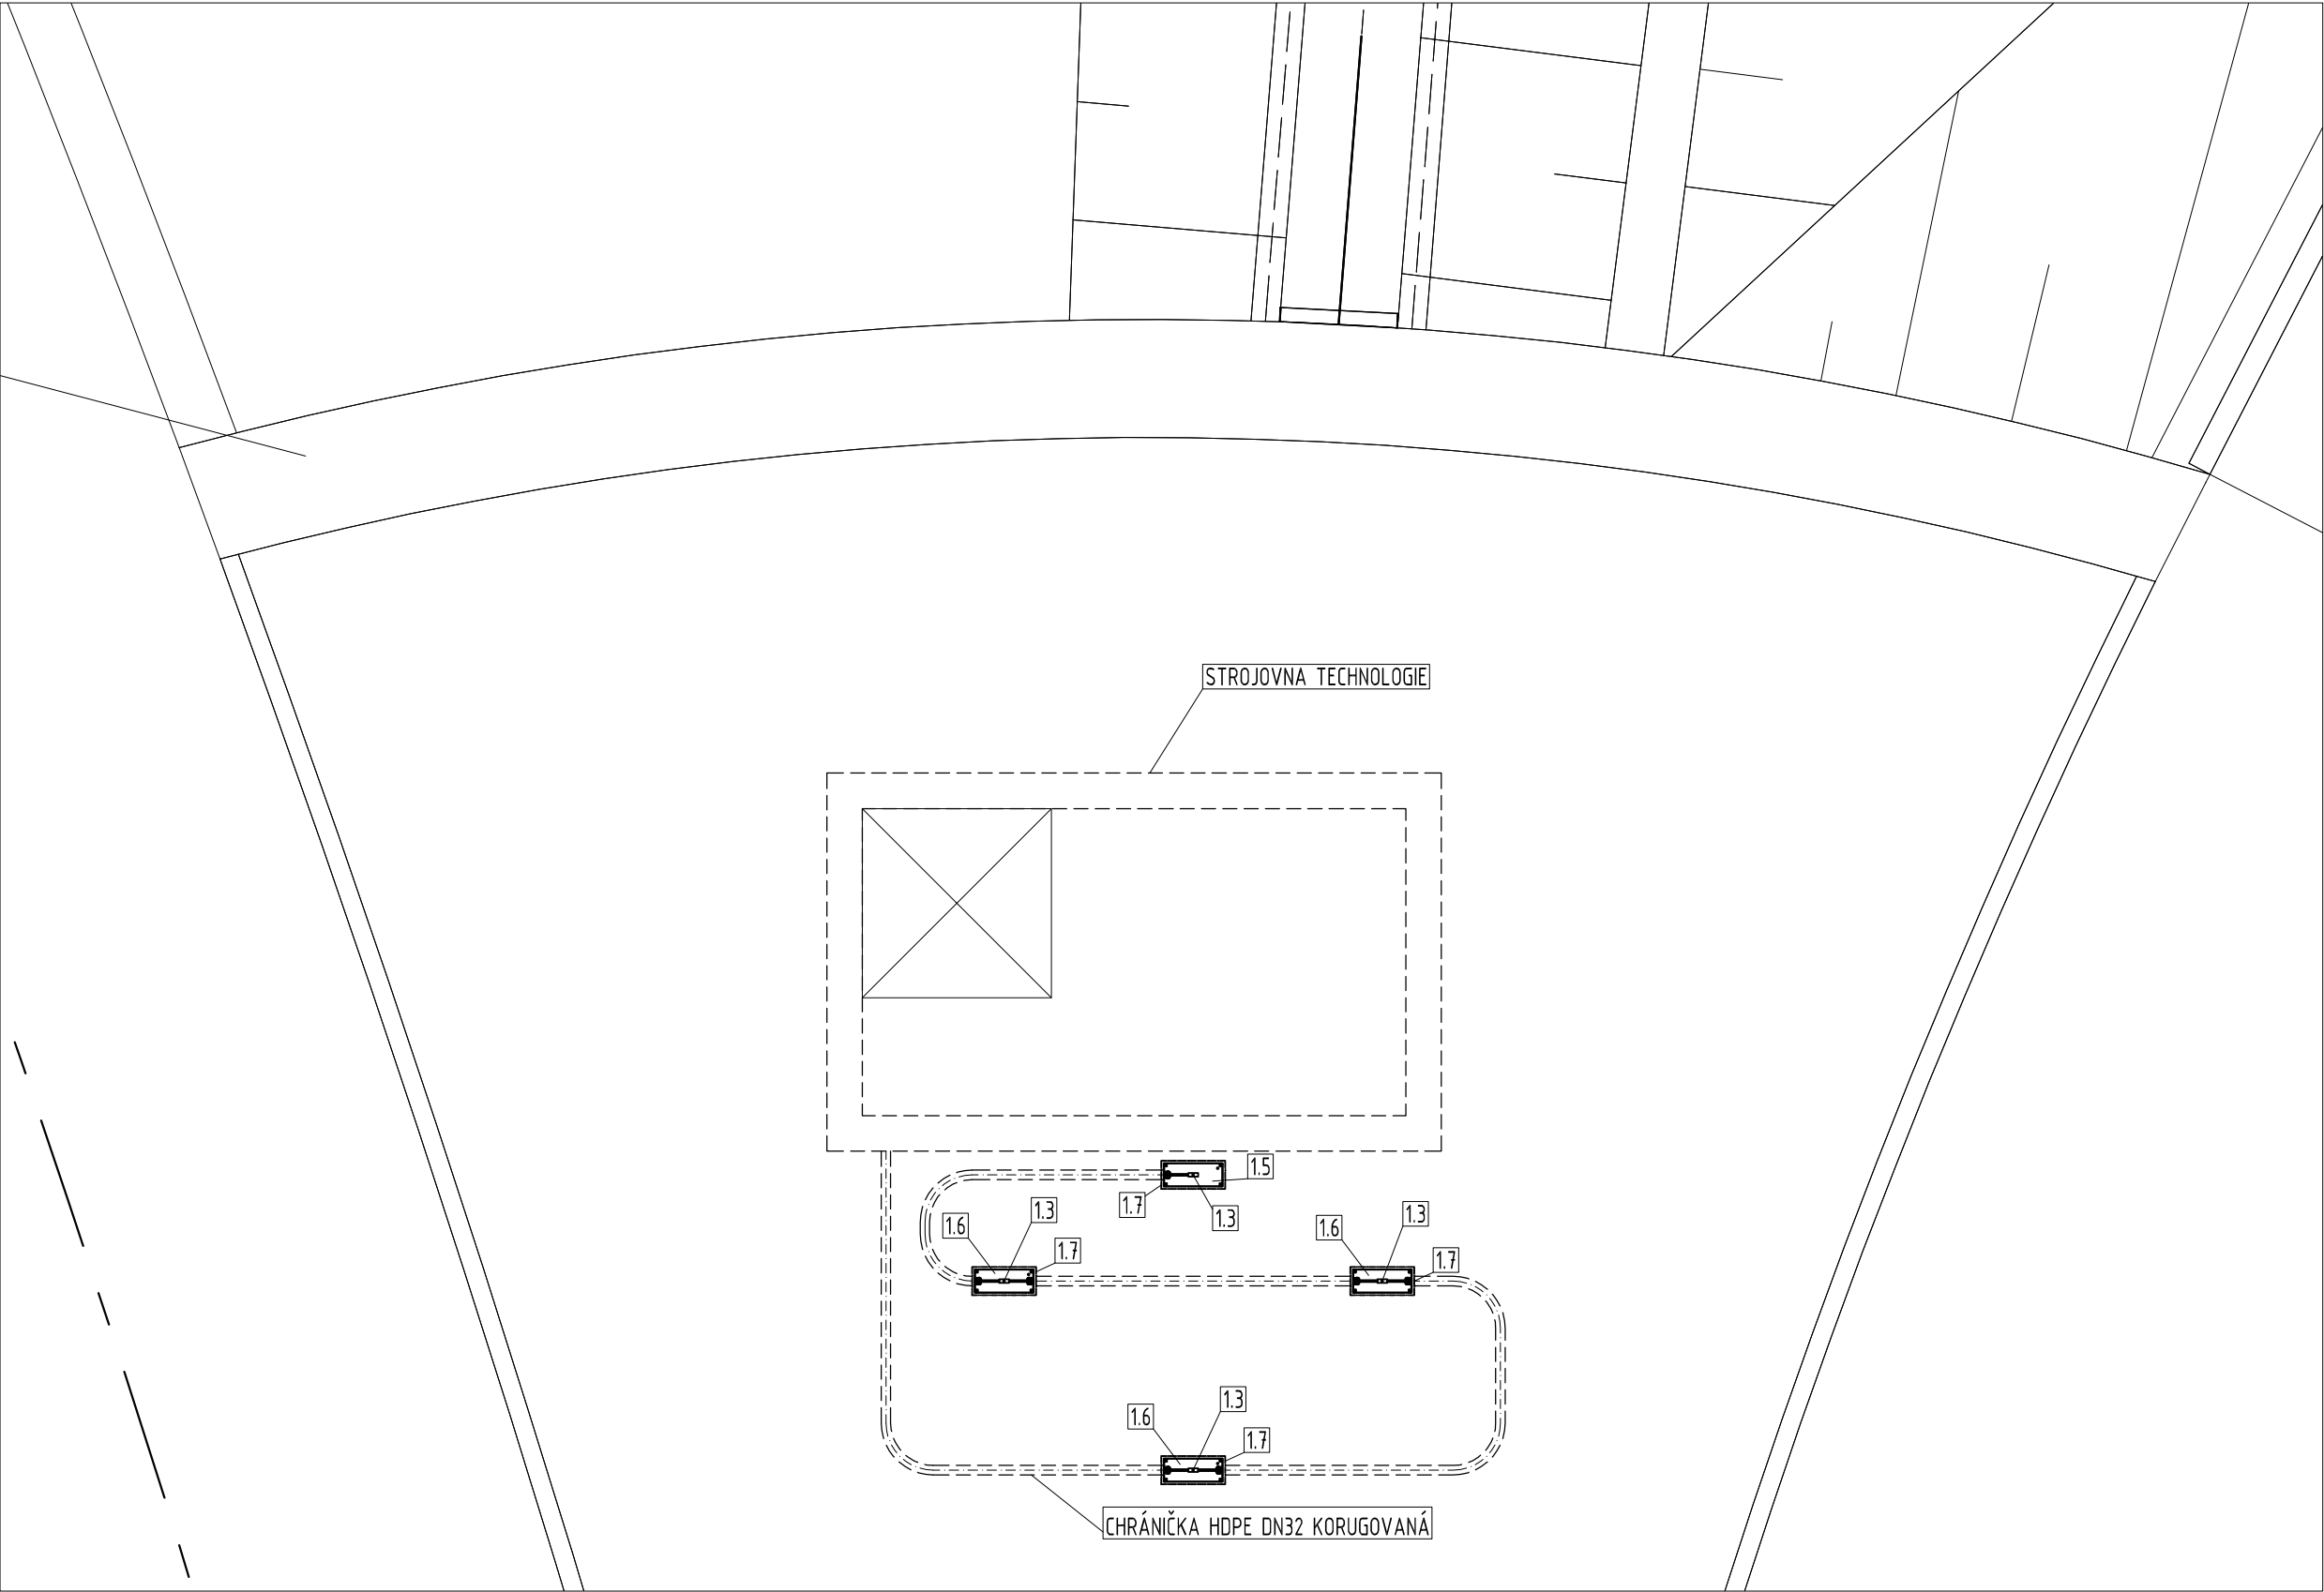

LEGENDA	
1.3	Tryska mlžení 1,0 l/min, velikost 40, nerez AISI 304, tryska s anti-odkapávacím zpětným ventilem, závit - 10 / 24UNC / 2A.
1.5	Nerezový kaslík trysky 250x100mm - s jedním vývodem
1.6	Nerezový kaslík trysky 250x100mm - se dvěma vývody
1.7	Nerezová krycí rozeta kaslíků 270x120mm

M 1:30

DETAIL KASLÍKU TRYSKY MLŽENÍ

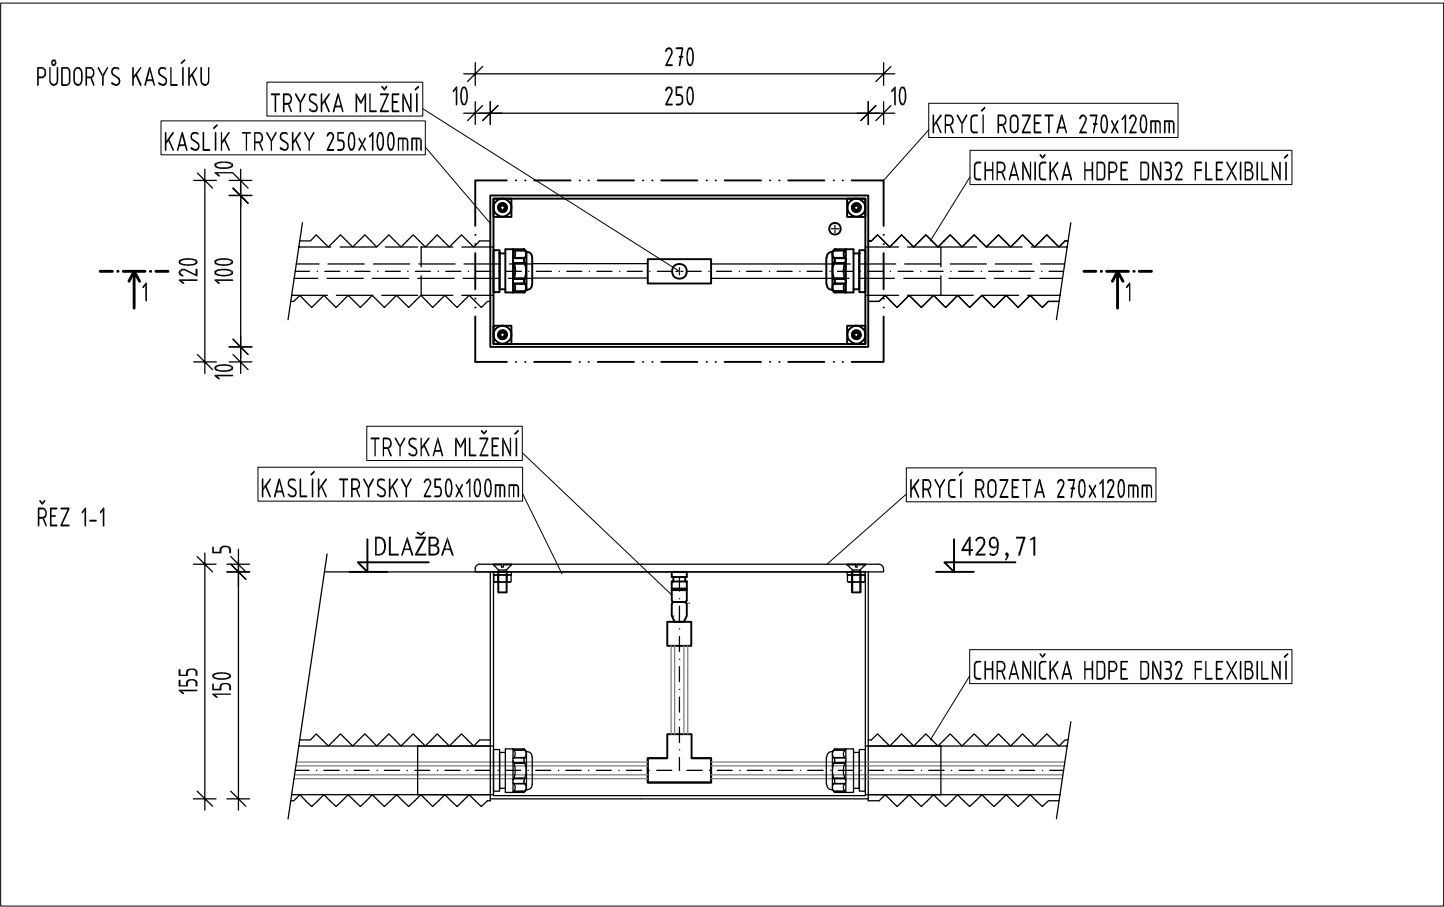

č. paré

ZPRACOVATEL DÍLČÍ ČÁSTI PROJEKTU:



KTS – AME s.r.o.
ul. Karla Čapka 60
500 02 Hradec Králové

tel.: 495214743
email: voda@kts-ame.cz



TRANSCONSULT s.r.o.
Nerudova 37, 500 02 Hradec Králové

Vedoucí projektu	Ing. Hodek		Středisko: 1									
Odpovědný projektant	Tomáš Řádek		Vedoucí: Ing. Hodek									
Zpracovatel	Tomáš Řádek		Zak.č.	1	8	3	1	1	0	0	5	
Přezkoušel	Milan Malý		Arch.č. 01020					Formát: 3 A4				
Kontroloval	Martin Dvořák		Datum:					03/2022				
Objednatel	Město Světlá nad Sázavou		Účel:					PDPS				

VYUŽITÍ POZEMKU PARC. ±. 549/61, K.Ú. SVĚTLÁ NAD SÁZAVOU – SO 02 TERÉNNÍ A PARKOVÉ ÚPRAVY
DOKUMENTACE OBJEKTŮ A TECHNICKÝCH A TECHNOLOGICKÝCH ZAŘÍZENÍ
SO 1383 – MLHOVIŠTĚ

D.10

PŮDORYS MLHOVIŠTĚ

měřítko

1: 30

č.výkresu

02