


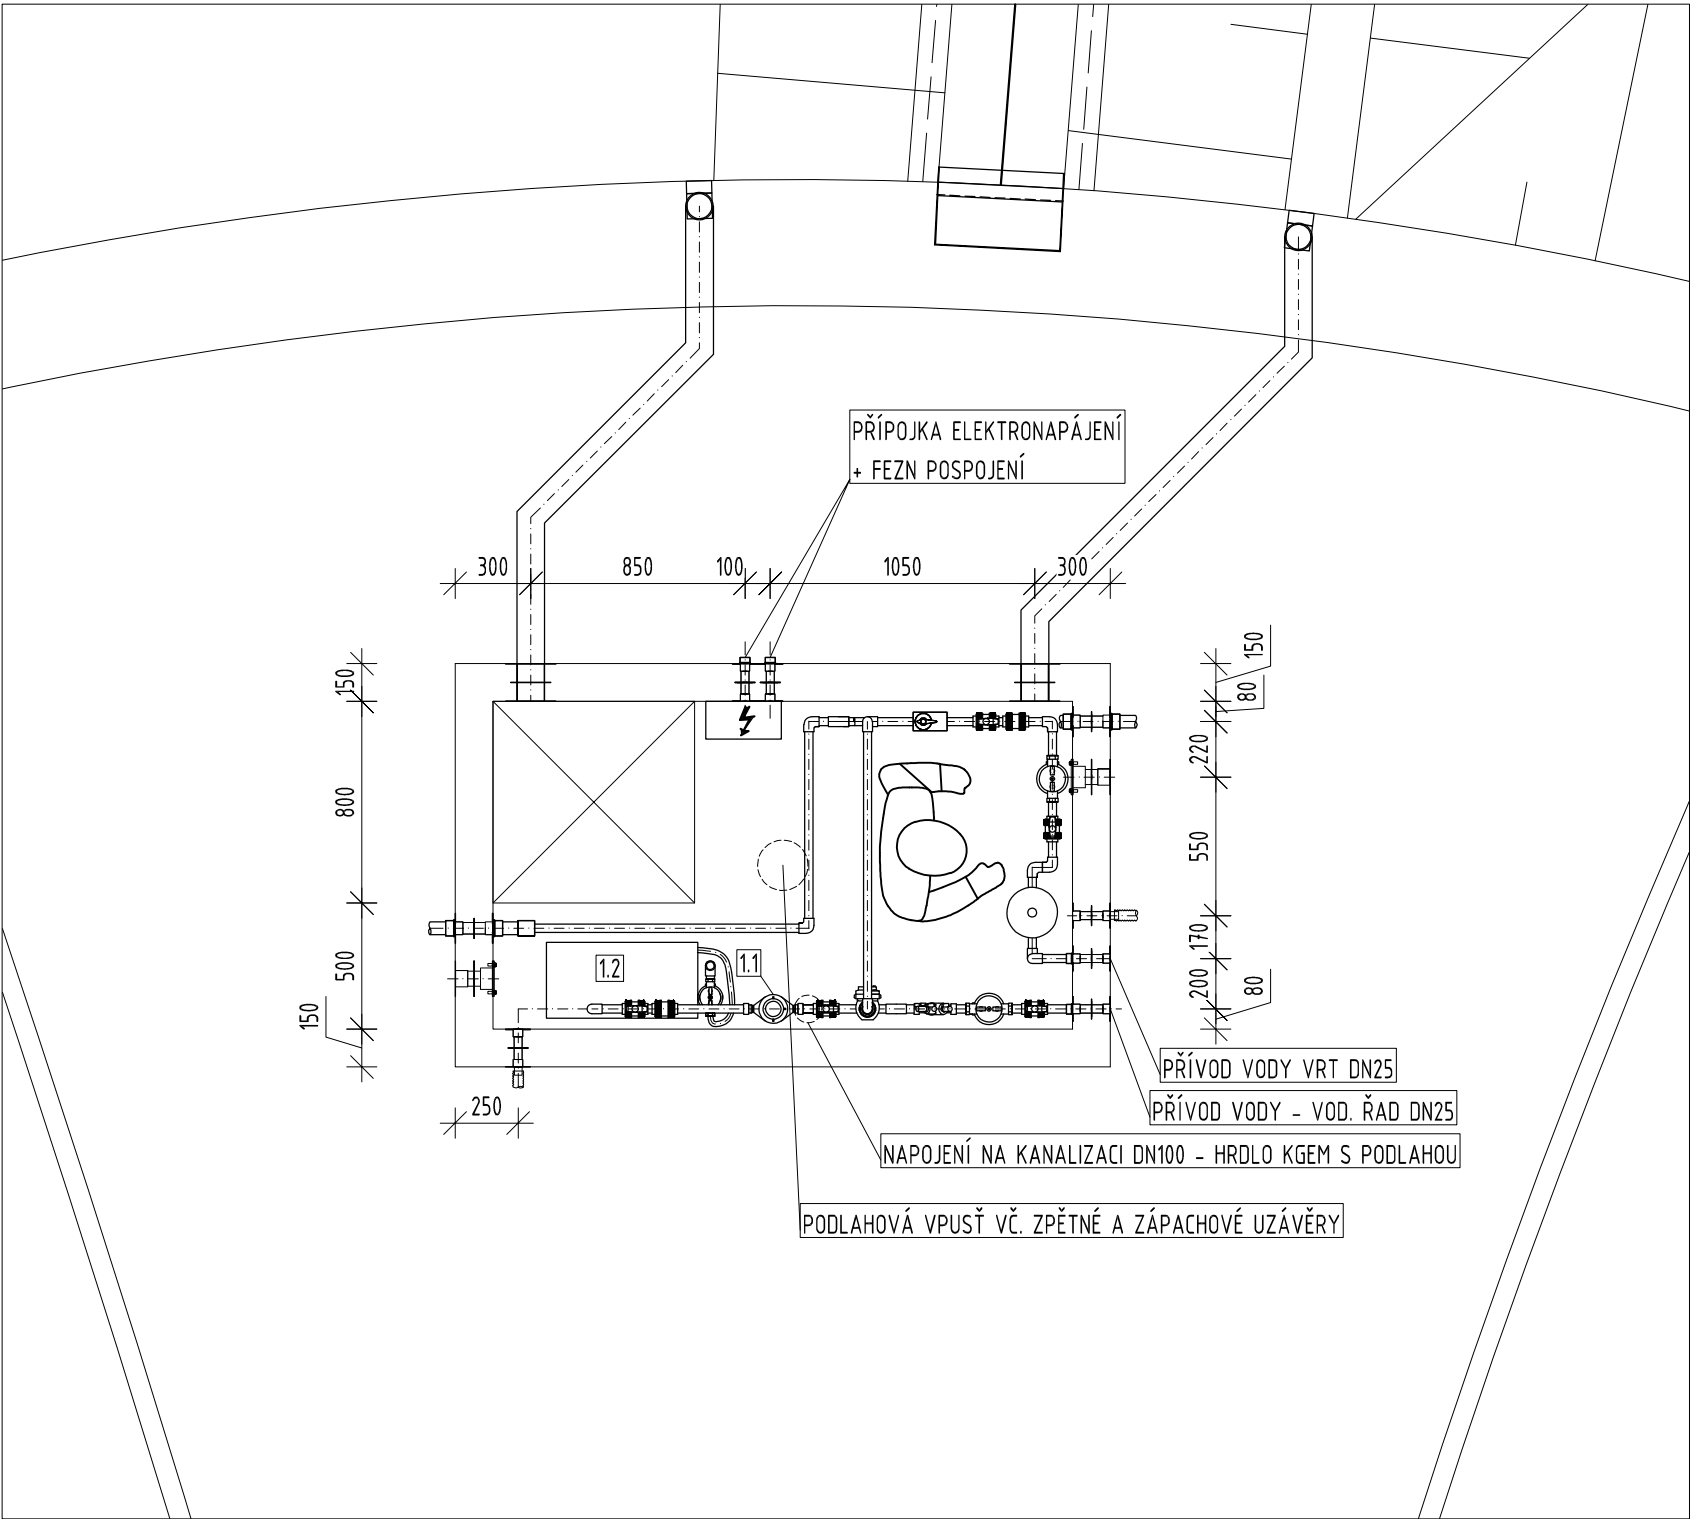

Poznámka: Společná zařízení a armatury pro mlhoviště a závlahu jsou vykázány v rámci D.7 SO 1352 - Závlahový systém.

LEGENDA	
1.1	Vodoměr mokroběžný vícevtokový DN20, G1", Qn2,5; montáž do horizontální polohy, výstup datový M-BUS, impulsní výstup
1.2	Vysokotlaká jednotka mlžení vodní plochy s elektronikou 4 l/min, 60 bar, 0,95 kW, 230 V, rám z pozinkovaného plechu a nerezového krytu, čerpadlo s klínovou hřídelí,3 keramické písty, mosaznou hlavou, elektomotor 1450 otáčky/min, manometr s glycerinem, tlakový spínač pro nedostatek vody, elektroventily, elektrická deska kompletní s: ON / OFF tepelný spínač, spínače dálkového ovládání, pojistek, filtr mechanických nečistot 50mikronů, redukční ventil s manometrem

 
č. paré

ZPRACOVATEL DÍLČÍ ČÁSTI PROJEKTU:



KTS – AME s.r.o.
ul. Karla Čapka 60
500 02 Hradec Králové

tel.: 495214743
email: voda@kts-ame.cz

		TRANSCONSULT s.r.o. Nerudova 37, 500 02 Hradec Králové	
Vedoucí projektu	Ing. Hodek		
Odpovědný projektant	Tomáš Řádek		
Zpracovatel	Tomáš Řádek	Zak.č.	1 8 3 1 1 0 0 5
Přezkoušel	Milan Malý	Arch.č.	01020
Kontroloval	Martin Dvořák	Datum:	03/2022
Objednatel	Město Světlá nad Sázavou	Účel:	PDPS
VYUŽITÍ POZEMKU PARC. ±. 549/61, K.Ú. SVĚTLÁ NAD SÁZAVOU – SO 02 TERÉNNÍ A PARKOVÉ ÚPRAVY DOKUMENTACE OBJEKTŮ A TECHNICKÝCH A TECHNOLOGICKÝCH ZAŘÍZENÍ SO 1383 – MLHOVIŠTĚ			část dok. D.10
PŮDORYS STROJOVNY		měřítko 1: 30	č.výkresu 03