


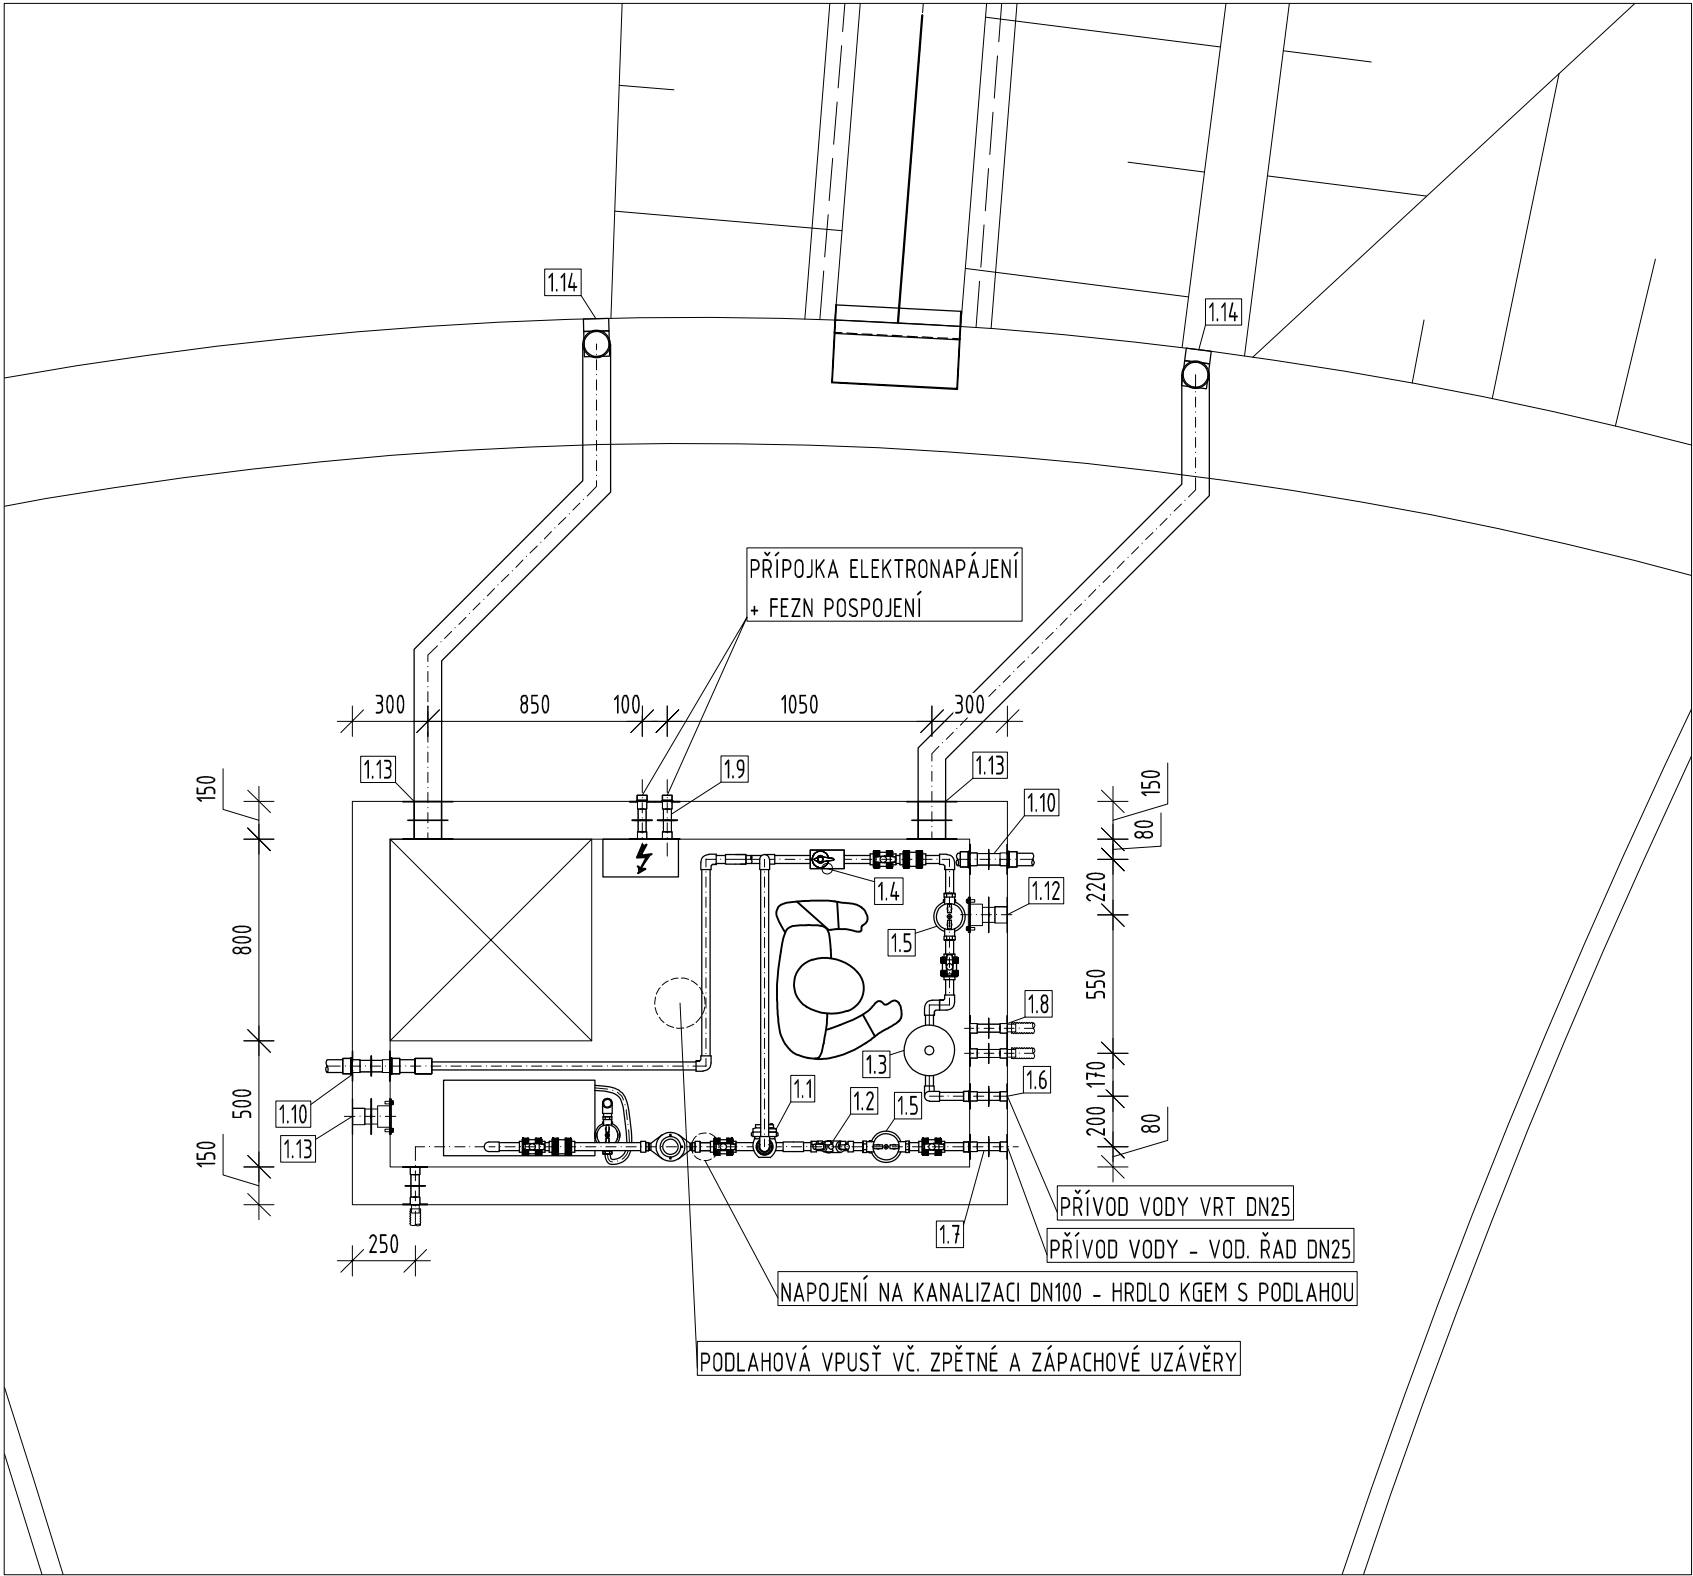

LEGENDA	
1.1	Vodoměr mokroběžný vícevtokový DN20, G1", Qn2,5; montáž do horizontální polohy, výstup datový M-BUS, impulsní výstup
1.2	Potrubní oddělovač DN32 - tělo oddělovače mosaz, klasifikace BA, integrované sítko, velikost oka cca 200µm, ventilové vložky s vestavěným zpětným ventilem a vypouštěcím ventilem, výstupní zpětný ventil, tři kulové ventily pro připojení přístroje na měření tlakové difference, připojovací šroubení, výtoková přípojka, max. provozní tlak 10 bar
1.3	Tlaková nádoba vertikální, objem 8l
1.4	Trojcestný ventil DN25 s el. pohonem, 230V
1.5	Zachycovač mechanických nečistot DN25 - manometr; automatický provoz; filtrační vložka 100µm, napájení: 230 V AC/50 Hz, s integrovaným regulátorem tlaku
1.6	Nerezový prostup DN25 - přípojka vrt
1.7	Nerezový prostup DN25 - přípojka vodovodní řad
1.8	Nerezový prostup 2xDN25 - senzory hladiny, čerpadlo vrt
1.9	Nerezový prostup 2xDN25 - přívod elektroinstalace
1.10	Nerezový prostup DN40 - hlavní řad závlaha
1.11	Nerezový prostup DN50 - elektro závlaha (2x kabel)
1.12	Nerezový prostup DN50 - elektro závlaha (4x kabel)
1.13	Nerezový prostup DN100 - odvětrání
1.14	Nerezový odvětrávací komínek 200x100mm

č. paré

ZPRACOVATEL DÍLČÍ ČÁSTI PROJEKTU:



KTS – AME s.r.o.
ul. Karla Čapka 60
500 02 Hradec Králové

tel.: 495214743
email: voda@kts-ame.cz



TRANSCONSULT s.r.o.
Nerudova 37, 500 02 Hradec Králové

Vedoucí projektu	Ing. Hodek	Středisko: 1	
Odpovědný projektant	Tomáš Řádek	Vedoucí: Ing. Hodek	
Zpracovatel	Tomáš Řádek	Zak.č.	1 8 3 1 1 0 0 0 5
Přezkoušel	Milan Malý	Arch.č.	01020 Formát: 2 A4
Kontroloval	Martin Dvořák	Datum:	03/2022
Objednatel	Město Světlá nad Sázavou	Účel:	PDPS
VYUŽITÍ POZEMKU PARC. ±. 549/61, K.Ú. SVĚTLÁ NAD SÁZAVOU – SO 02 TERÉNNÍ A PARKOVÉ ÚPRAVY DOKUMENTACE OBJEKTŮ A TECHNICKÝCH A TECHNOLOGICKÝCH ZAŘÍZENÍ SO 1352 – ZÁVLAHOVÝ SYSTÉM			část dok. D.7
PŮDORYS STROJOVNY		měřítko 1:30	č.výkresu 03