


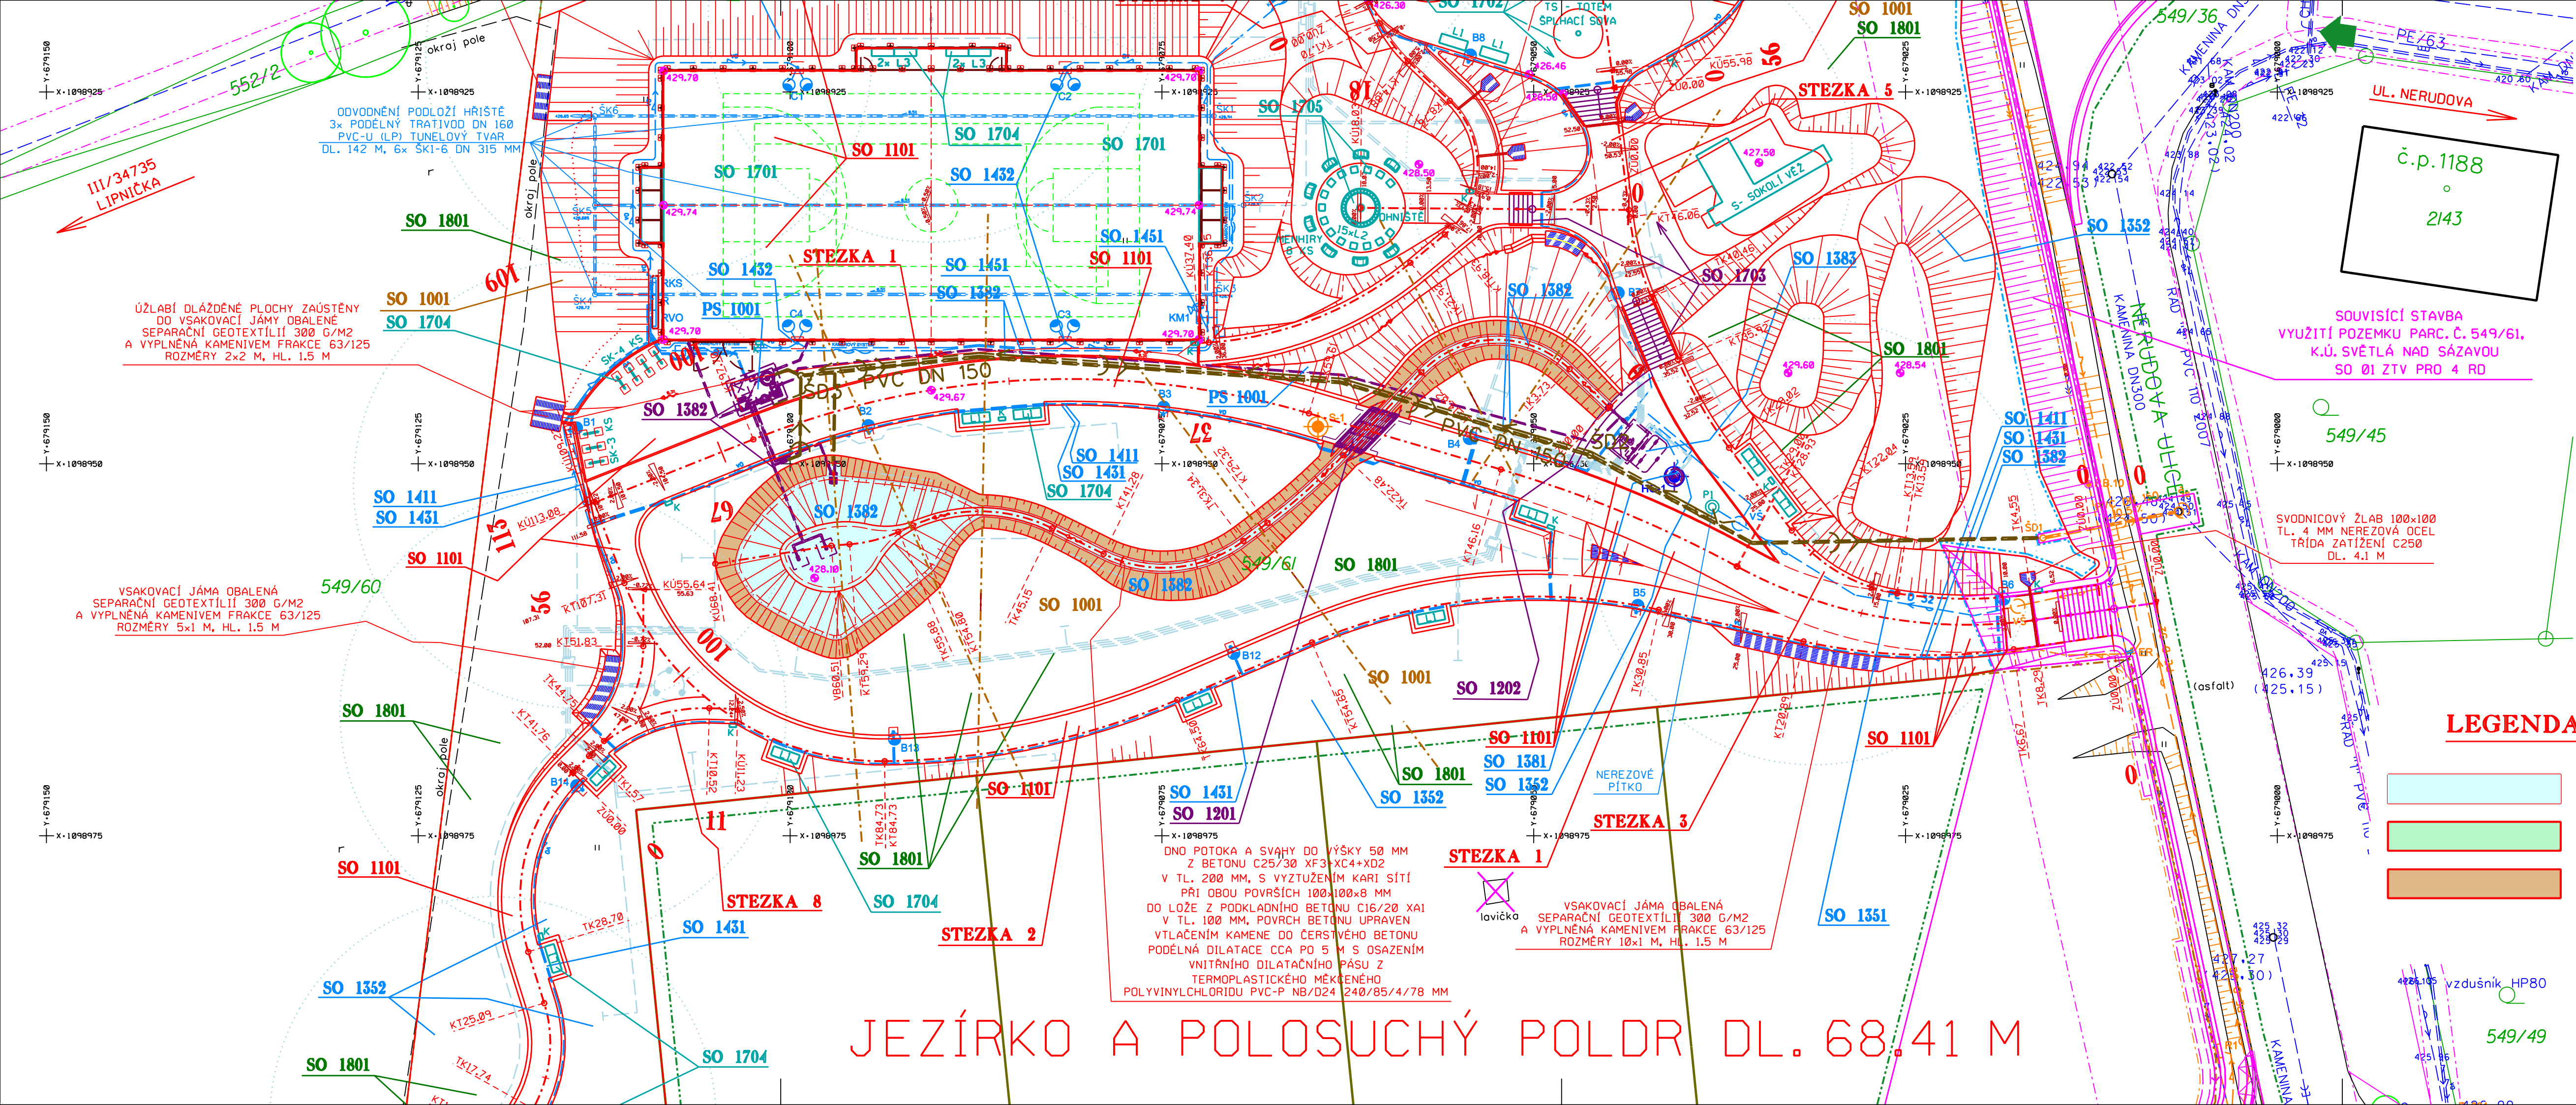

SO 02 - TERÉNNÍ A PARKOVÉ ÚPRAVY SEZNAM STAVEBNÍCH OBJEKTŮ A PROVOZNÍCH SOUBORŮ:

- SO 1001 PŘÍPRAVA ÚZEMÍ
- SO 1101 STEZKY PRO PĚŠÍ A ZPEVNĚNÉ PLOCHY
SO 1181 DOPRAVNĚ INŽENÝRSKÉ OPATŘENÍ
- SO 1201 LÁVKA PŘES POLDR
SO 1202 ZÁRUBNÍ ZEĎ
- SO 1351 VODOVODNÍ PŘÍPOJKA PRO PÍTKO - 2. ČÁST
SO 1352 ZÁVLAHOVÝ SYSTÉM
SO 1381 VRTANÁ STUDNA
SO 1382 JEZÍRKO A POLOSUCHÝ POLDR
SO 1383 MLHOVIŠTĚ
- SO 1411 SILNOPROUDÉ ROZVODY NN PRO TECHNOLOGII A VO
SO 1431 VEŘEJNÉ OSVĚTLENÍ PARKU
SO 1432 OSVĚTLENÍ VÍCEÚČELOVÉHO HRŠTĚ
SO 1541 KAMEROVÝ SYSTÉM
- SO 1701 VÍCEÚČELOVÉ HRŠTĚ
SO 1702 DĚTSKÉ HRŠTĚ
SO 1703 SCHODIŠTĚ
SO 1704 MOBILIÁR
SO 1705 OHNIŠTĚ
- SO 1801 VEGETAČNÍ ÚPRAVY
SO 1802 TERÉNNÍ ÚPRAVY - NEOBSAZENO
- PS 1001 TECHNOLOGIE VODNÍHO PRVKU

LEGENDA PLOCH:

- VODNÍ PLOCHA - BETONOVÉ KORYTO
- NÁSYP - OHUMUSOVÁNÍ V TL. 200 MM S NÁSLEDNÝM ZATRAVNĚNÍM
- ZÁŘEZ - OHUMUSOVÁNÍ V TL. 200 MM S NÁSLEDNÝM ZATRAVNĚNÍM

PROPOJENÍ TECHNOLOGIE:

VODOVODNÍ POTRUBÍ PE 100 RC 32x3 MM SDR 11 DÉLKA 60+68 M
KANALIZAČNÍ POTRUBÍ PVC KGEM SN4 DN 160, DÉLKA 86 M
KANALIZAČNÍ POTRUBÍ PVC KGEM SN4, DN 100, DÉLKA 7 M
TLAKOVÉ POTRUBÍ RC PE 100 Kanál 63x5.8 MM SDR11 PN16, DÉLKA 15 M
REVIZNÍ ŠACHTY ŠD1, ŠD2 KG DN 315/400, 2 KS

LEGENDA:

- NAVRZENÝ STAV:
NOVÝ STAV, TRATIVOD
PŘÍDLAŽBA ZE ŽULOVÝCH KOSTEK DROBNÝCH
NOVÉ OPĚRNÉ, ZÁRUBNÍ ZDI, SCHODIŠTĚ
SVODNICOVÉ ŽLÁBKY
PRVKY MOBILIÁRE
OPLOČENÍ VÍCEÚČELOVÉHO HRŠTĚ
HRANICE PARCEL PRO VÝSTAVBU
PŘELOŽKY / NOVÉ INŽENÝRSKÉ SÍTĚ
POZICE VZOROVÝCH PŘÍČNÝCH ŘEZŮ
ROZHRANÍ STAVEB SO 01/SO 02
TRVALÝ ZÁBOR
DOČASNÝ ZÁBOR DO 1 ROKU
VNITŘNÍ HRANICE ZÁBORŮ STAVEB SO 01/SO 02
SOUVISEJÍCÍ STAVBY
VODNÍ HLADINA
- PRÍJEZDY NA STAVENIŠTĚ
- STÁVAJÍCÍ ZELEN - KÁCENÁ
- STÁVAJÍCÍ STAV:
STÁVAJÍCÍ STAV ZAMĚŘENÝ
STÁVAJÍCÍ OPLOČENÍ
KATASTRÁLNÍ MAPA
STÁVAJÍCÍ SVAHY
STÁVAJÍCÍ INŽENÝRSKÉ SÍTĚ
STÁVAJÍCÍ ZELEN

ZAKRESLENÍ INŽENÝRSKÝCH SÍTÍ JE POUZE ORIENTAČNÍ
PŘED ZAHÁJENÍM STAVEBNÍCH PRACÍ JE TŘEBA ZAJISTIT JEJICH PŘESNÉ VYTÝČENÍ

SOUŘADNICOVÝ SYSTÉM S-JTSK
VÝŠKOVÝ SYSTÉM Bpv

č. poré

TRANSCONSULT s.r.o.

Nerudova 37, 500 02 Hradec Králové

Vedoucí projektu	Ing. Hodek	Středisko: 1
Odpovědný projektant	Ing. Hodek	Vedoucí: Ing. Hodek
Zpracovatel	Ing. Hodek	Zak.č. 183110005
Prozkoušel	Ing. Shejbal	Arch.č. 01020
Kontroloval	Ing. Pravda	Formát: 5 A4
Objednatel	Město Světlá nad Sázavou	Datum: 11/2021
		Účel: PDPS

VYUŽITÍ POZEMKU PARC. Č. 549/61, K.Ú. SVĚTLÁ NAD SÁZAVOU - SO 02 TERÉNNÍ A PARKOVÉ ÚPRAVY

DOKUMENTACE OBJEKTŮ

SO 1382 - JEZÍRKO A POLOSUCHÝ POLDR

SITUACE

část dok.

D.9

měřítko

1:250

č. výkresu

2