


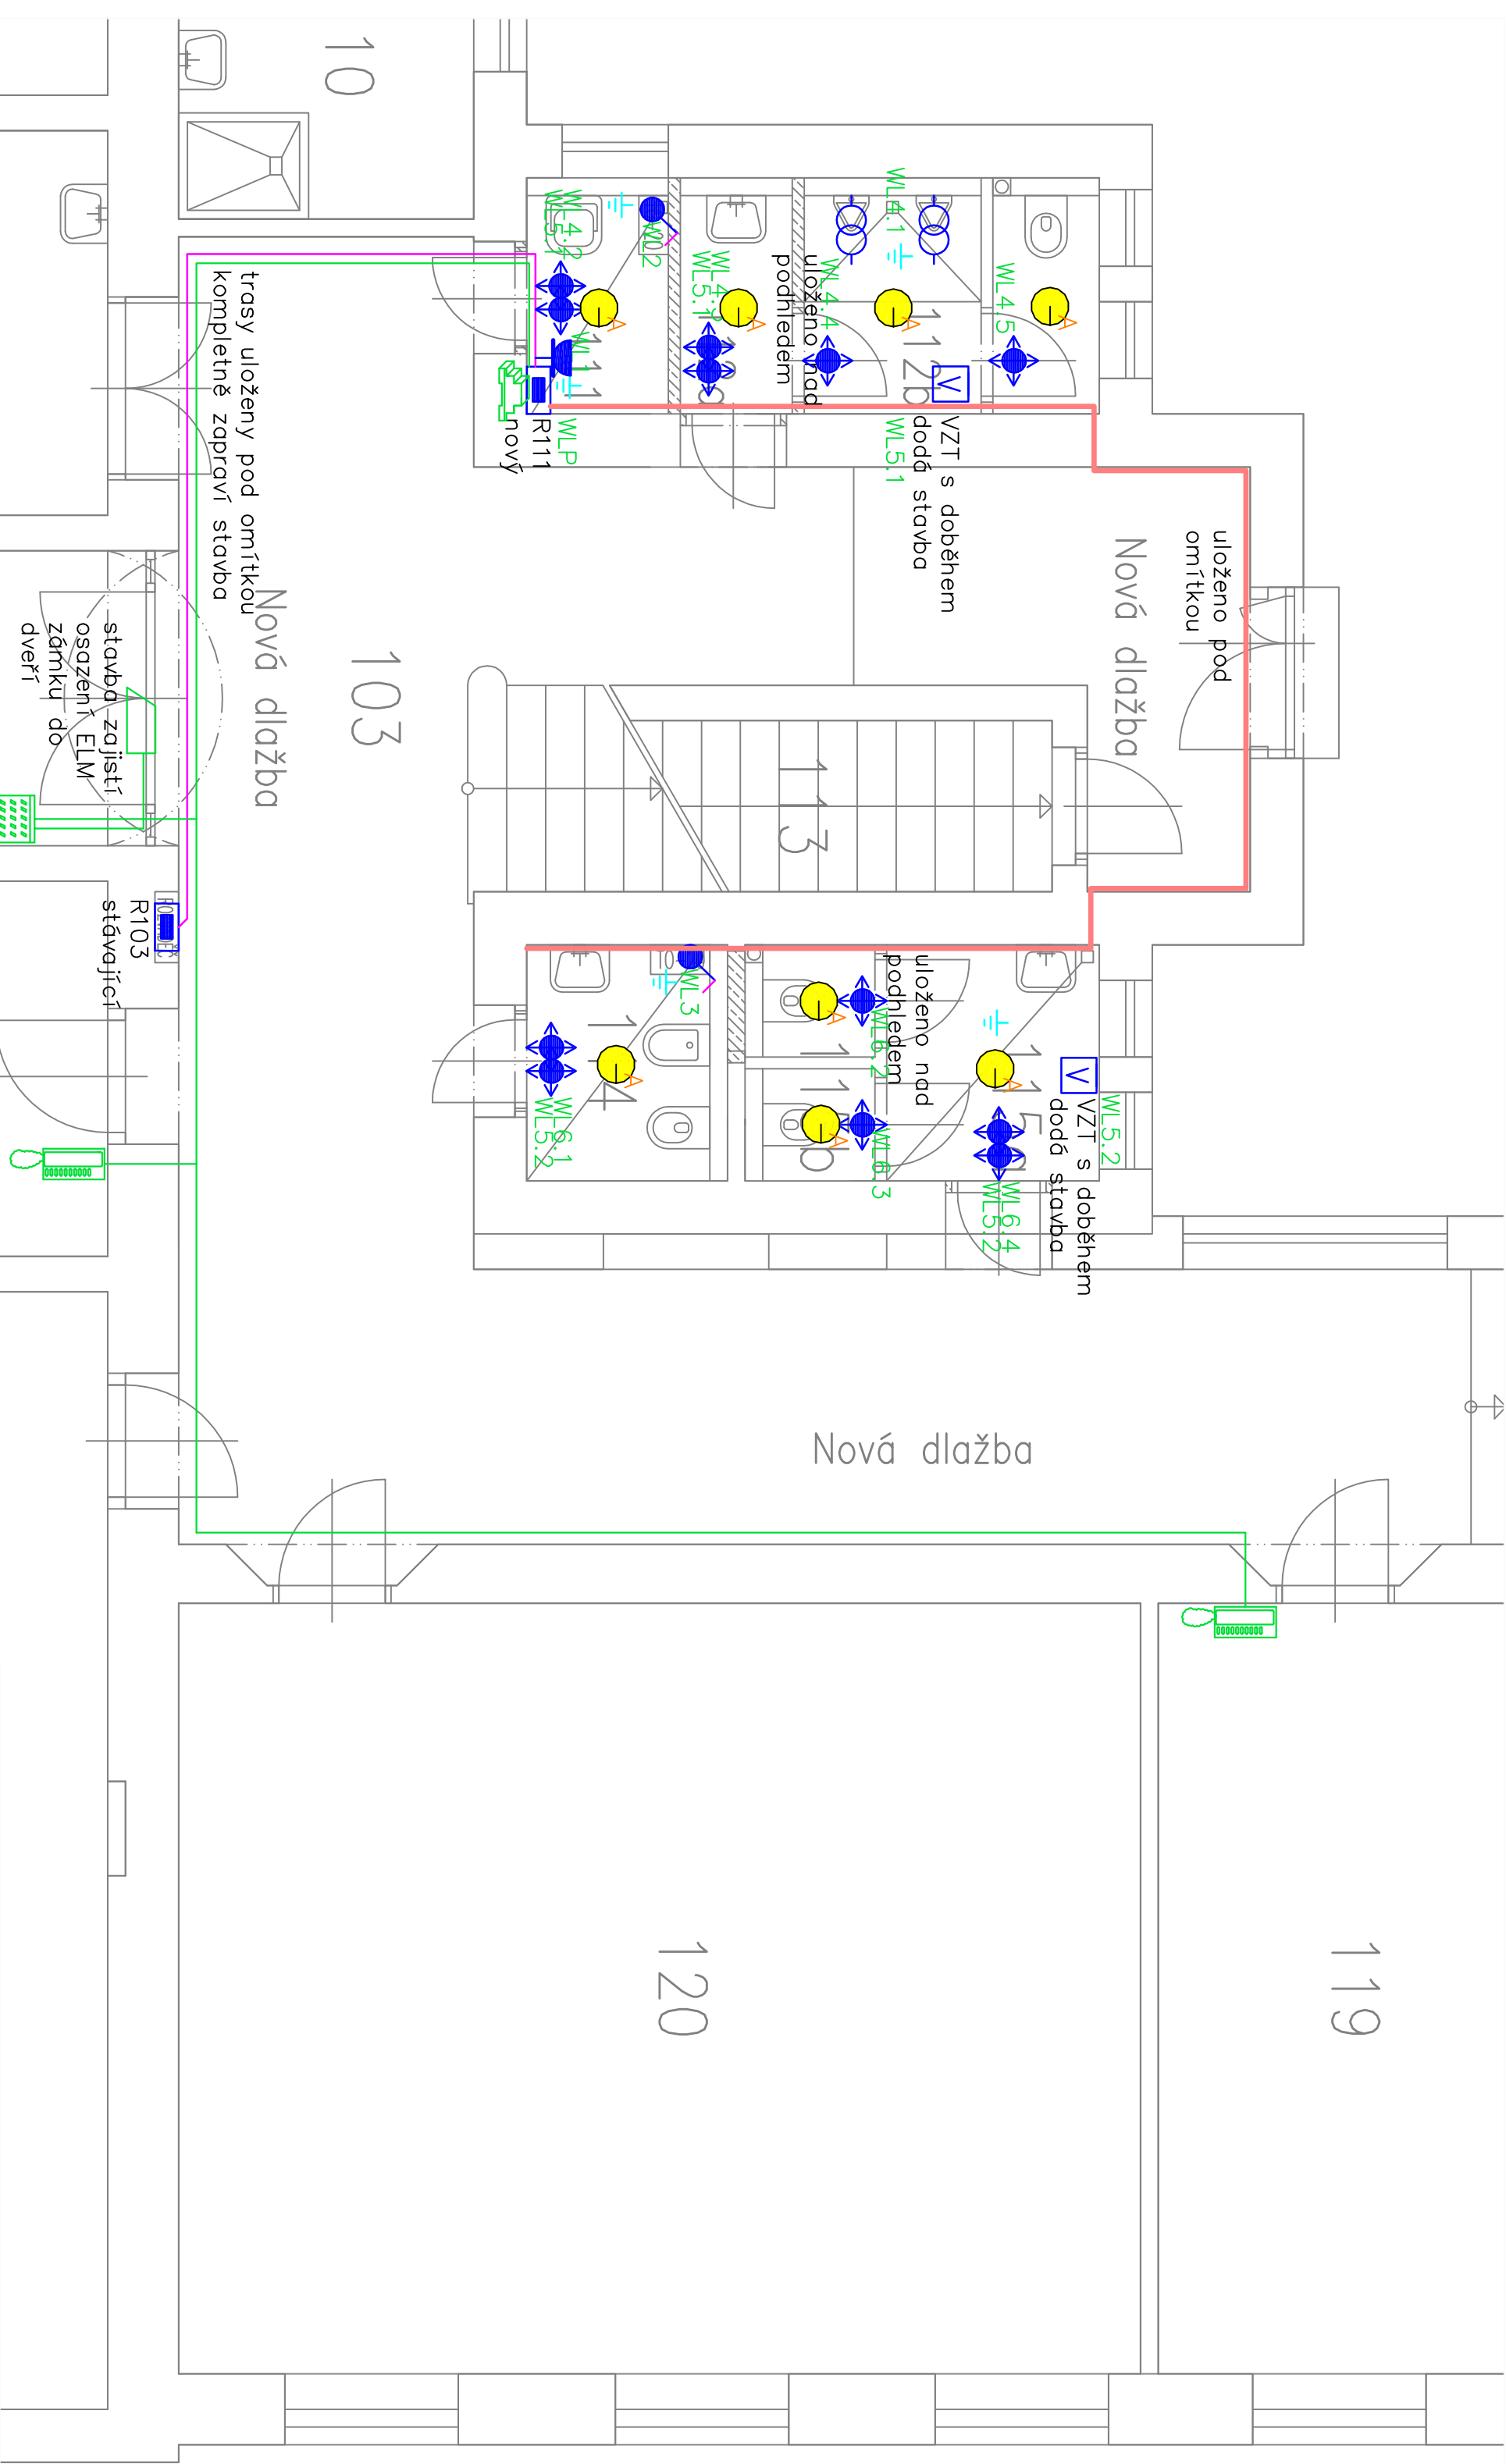

LEGENDA:

- ZASUVKA 16A/250V, IP20, barva bílá
- KRABICE KO 125 SE SVORKAMI PRO PŘIPOJENÍ POSPOJOVÁNÍ
- NÁPOJENO CYA 6-16mm z HOP
- SPINAČ 400V, 32-63A, č.3, 230V, 16A č.1(2), IP 44
- ZASUVKA 16A/250V, IP 54, přisazená, šedá barva
- ZASUVKA 16A/250V, IP 44, zapuštěná, šedá barva
- SPINAČ 250V, 10A, č.1 IP 44, barva bílá, zapuštěná, komplet
- VENTILÁTOR, s doběhem
- POHYBOVÉ ČIDLO – pro spínání
- VÝVOD – NÁPĚJECÍ ZDROJ SELV 230/12V+propoj TR/spotř.
(přesné vyvedení dle projektu ZTI, na zdroj max. 5 spotř.)
- elektromagnetický zánek
- interkom domácího telefonu
- DT – dveřní audio hláška domácího telefonu
- zdroj pro videotelefony
- domácí telefony
- DT – trasa

KABELY ULOŽENY ČÁSTEČNĚ: NAD PODHLEDEM, V ZÁVĚSECH, POD OMÍTKOU, V SDK PŘÍČKÁCH,
OVLADACÍ SPÍNAČÍ PŘÍSTROJE A ZASUVKY UMÍSTIT DLE INVESTORA.
VNĚJŠÍ VLIVY V PROSTORECH JSOU URČENY V TZ.

OCHRANA PŘED GRÁZEM EL. PROUDEM :
ZÁKLADNÍ – AUT. ODPOJENÍM OD ZDROJE
ZVÝŠENÁ – PROUDOVÝMI CHRÁNIČI A DOPL. POSPOJOVÁNÍM

UMYVÁRNÝ, SPROCHÝ, UMYVACÍ PROSTORY INSTALACE DLE ČSN 332000-7-701.
ROZMÍSTĚNÍ JEDNOTLIVÝCH PRVKŮ A TRASY KABELOVÝCH VEDENÍ NUTNO KOORDINOVAT PŘI REALIZACI S INVESTOREM A OSTATNÍMI PROFESEMI.
POŽADAVKY NA STAVBU:
PO DOKONČENÍ INSTALACE PRŮRAZY STAVBA UTĚSNÍ,
VŠECHNY PRŮRAZY NA TRÁSÁCH KABELOVÝCH MEZI POŽÁRNÍMI ÚSEKY STAVBA BEZPEČNĚ UTĚSNÍ, DLE POKYNU POŽÁRNÍHO SPECIALISTY.
DOKUMENTACE BYLA ZPRACOVÁNA NA ZÁKLADĚ POŽADAVKŮ PROJEKTANTŮ PROFESÍ A INVESTORA PŘEDANÝCH KE DNI 21.05.2014

VYPRACOVAL		KRESLIL	ZODP.PROJEKTANT	VED.PROJEKTANT	Ing. Jiří Matoušek projektant a inženýrská činnost Drážní 66, 675 73 Ropoltice Tel. : 776 846 313 emil: jurntdoussek@seznam.cz
M. Štěpánek			Ing. J. Matoušek	M. Štěpánek	
INVESTOR		MÍSTO STAVBY		ZŠ Ketkovice	FORMÁT 4A4 DATUM 05/2014 STUPĚN DSP ZAK.Č.
Obec Ketkovice					
NÁZEV AKCE					
OPRAVY V BUDOVĚ ZŠ KETKOVICE					
OBSAH		1.2.4 SILNOPROUD A SLABOPROUD PŮDORYS 1.NP		MĚŘÍTKO 1 : 50	PŘÍLOHA 1.2.4.02