


PŮDORYS

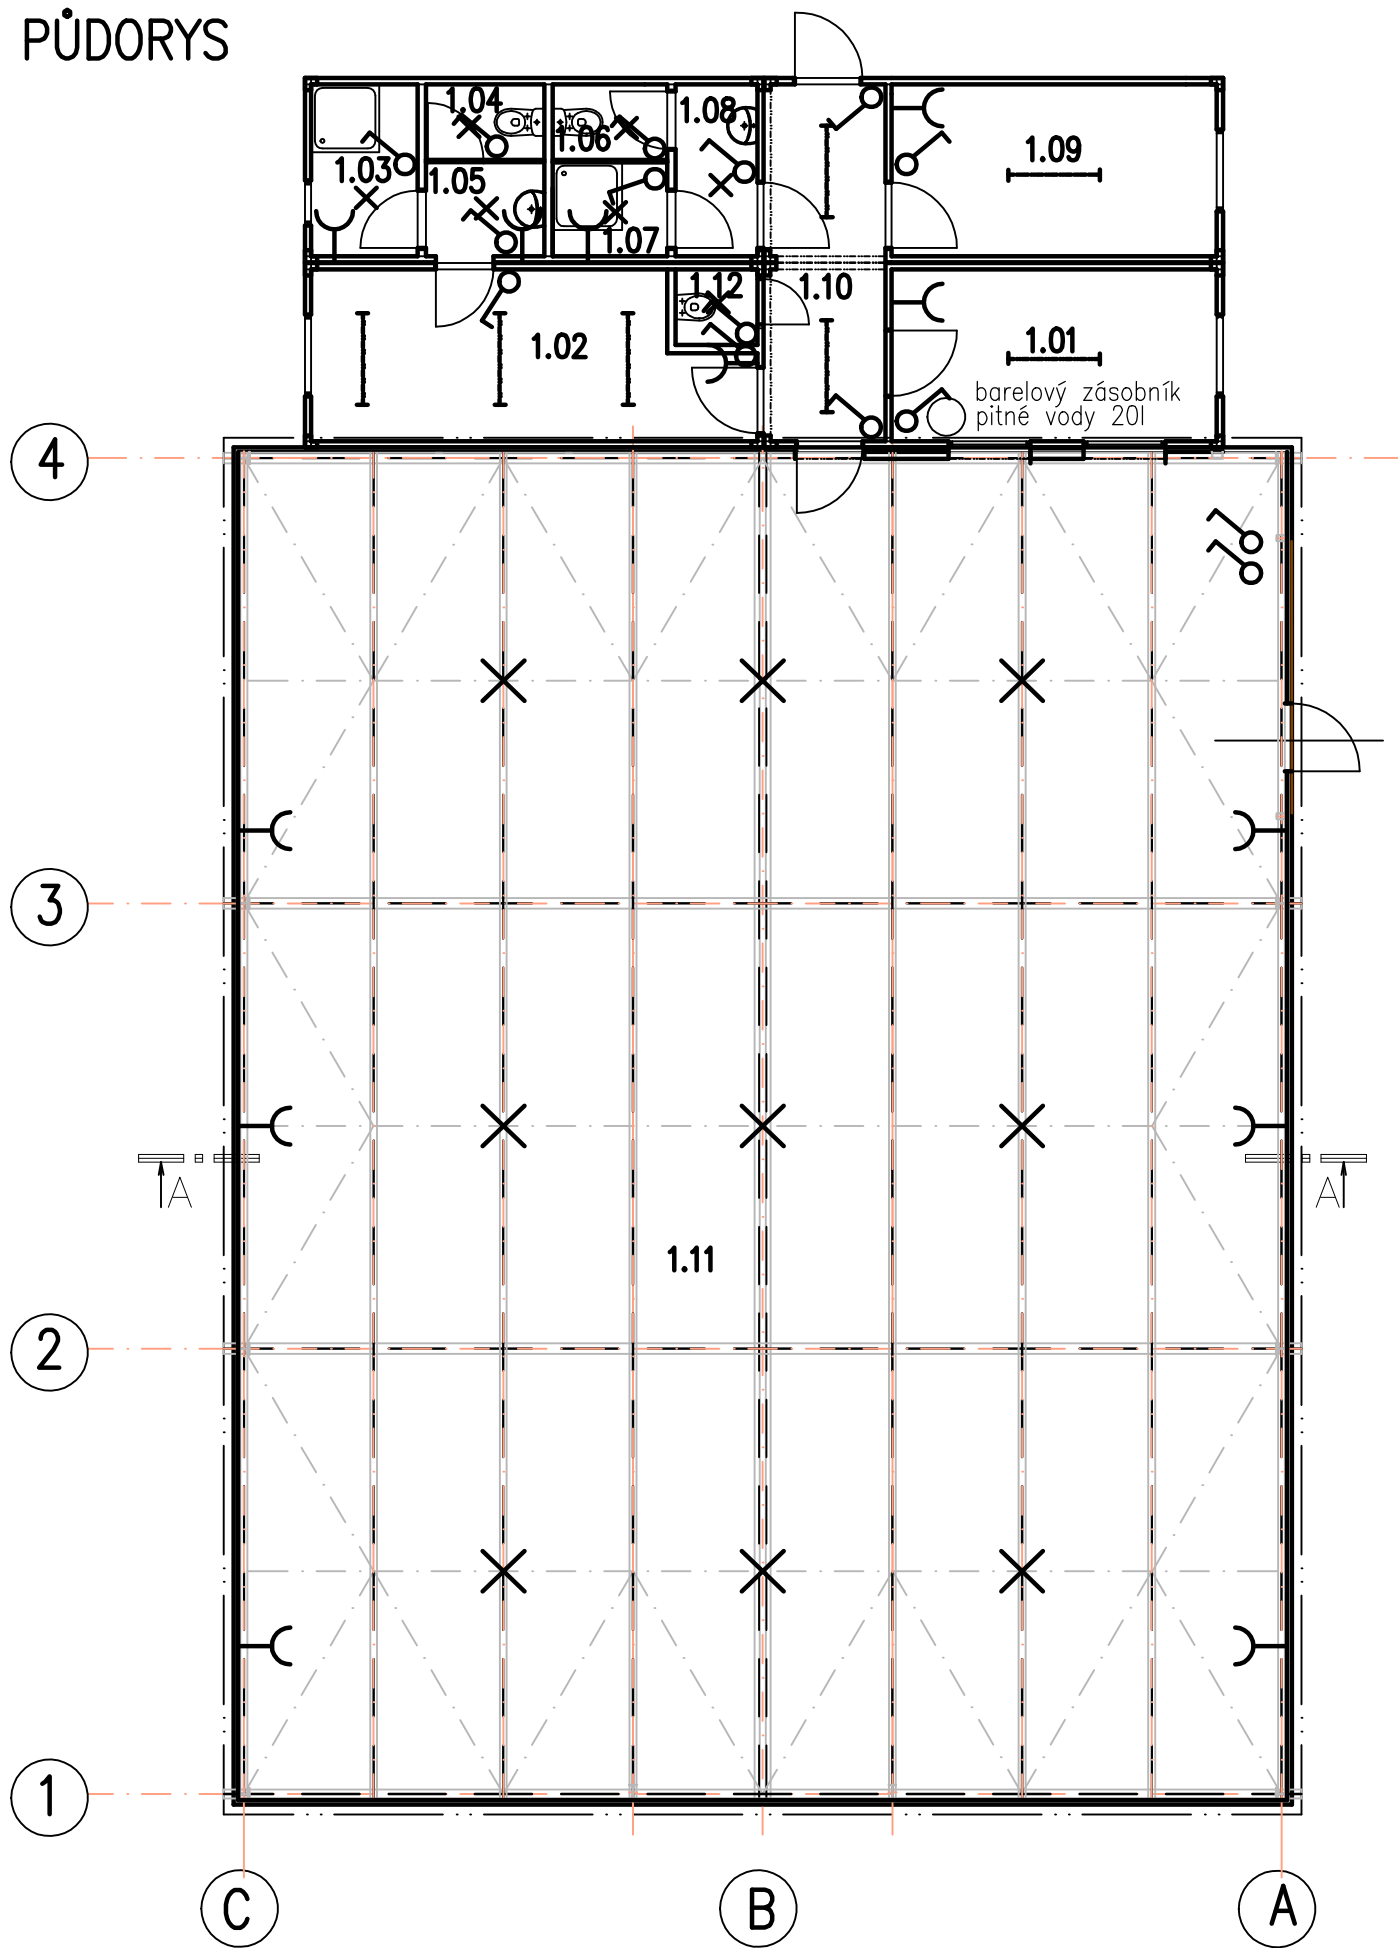

LEGENDA :

- SVĚTLO STROPNÍ ZÁŘIVKOVÉ
- SVĚTLO STROPNÍ
- SVĚTLO NÁSTĚNNÉ
- VYPÍNAČ JEDNODUCHÝ
- VYPÍNAČ SÉRIOVÝ
- VYPÍNAČ STŘÍDAVÝ
- ZÁSUVKA

ROZVOD EL.ENERGIE BUDE ZAJIŠTĚN PŘIPOJENÍM
SKŘÍŇ KABELOVÉHO ROZVODU NN UMÍSTĚNOU NA HRANICI POZEMKU

ROZVODNÁ SOUSTAVA

3+N+PE AC 50Hz, 3x230/400V, SIT TN-C/S

OCHRANA PŘED ÚRAZEM EL. PROUDEM DLE ČSN 332000-4-41

SAMOČINNÝM ODPOJENÍM OD ZDROJE V SÍTI TN DLE ČL.413.1.3
MALÝM NAPĚTÍM SELV/PELV (STÁTNÍ/DOMÁCÍ TELEFON)

Poznámka

Pokud na výkrese nejsou uvedeny kóty, neodměřovat z výkresu a dotázat se. Všechny rozměry kontrolovat průběžně na stavbě. Jakékoliv nejasnosti a rozpory mezi výkresy musí být projednány s autorem díla.

Veškerá práva vyhrazena. Šíření nebo reprodukování díla v tištěné či audiovizuální podobě a uveřejňování díla prostřednictvím internetové sítě bez písemného souhlasu autora je dle platných zákonů nepřipustné.

Dokumentace pro stavební povolení není určena k realizaci stavby. Před zahájením stavebních prací budou provedeny sondy pro ověření poměrů na a v konstrukcích stavby. Stavba bude realizována dle platné a ověřené dokumentace pro provedení stavby.

LEGENDA MÍSTNOSTÍ :

Číslo	Jméno	Plocha	Výška	Plocha podlaží	Strop	Podlaha
1.01	DENNÍ MÍSTNOST	9,21	2,77	285,49	MALBA	PVC
1.02	ŠATNA ŽENY	11,52	2,77		MALBA	PVC
1.03	SPRCHA ŽENY	1,94	2,77		MALBA	PVC
1.04	WC ŽENY	0,80	2,77		MALBA	PVC
1.05	WC PŘEDSÍŇ	1,63	2,77		MALBA	PVC
1.06	WC MUŽI	0,75	2,77		MALBA	PVC
1.07	SPRCHA MUŽI	1,27	2,77		MALBA	PVC
1.08	WC PŘEDSÍŇ	2,05	2,77		MALBA	PVC
1.09	ŠATNA MUŽI	9,44	2,77		MALBA	PVC
1.10	CHODBA	6,59	2,77		MALBA	PVC
1.11	HALA	239,22	3,50			BETON
1.12	ÚKLIDOVÁ KOMORA	1,08	2,77		MALBA	PVC

Investor akce:

BIOSADY s.r.o., Razov 472,
763 12 Vizovice

Název akce:

Sklad ovoce Velké Němčice

Generální projektant:

HB Projekt Plus, s.r.o.
IČ: 292 35 421
Jarošlava Foglára 5, 63900 Brno
tel : +420 777 165 408, e-mail : rbilek@volny.cz

HB PROJEKT PLUS
s.r.o.

Projektant profesní části dokumentace:

HB Projekt Plus, s.r.o.
Jarošlava Foglára 5, 63900 Brno,
tel : +420 773 516 165, e-mail : ppodmajersky@volny.cz

Měřítko:
1:100

Specializace profese:
Architektonicko-stavební část

Vypracoval - podpis:
Ing.arch.P.Kostelníková

Kontroloval - podpis:
Ing. R. Bílek

Študeň dokumentace:
DSP

Datum zpracování:
Červenec 2020

Název přílohy:

Schéma rozvodů elektro

Číslo akce:
2020 - 13

Číslo přílohy:
D.1.4.2.

Revize:
-