




PŮDORYS - ZÁKLADY

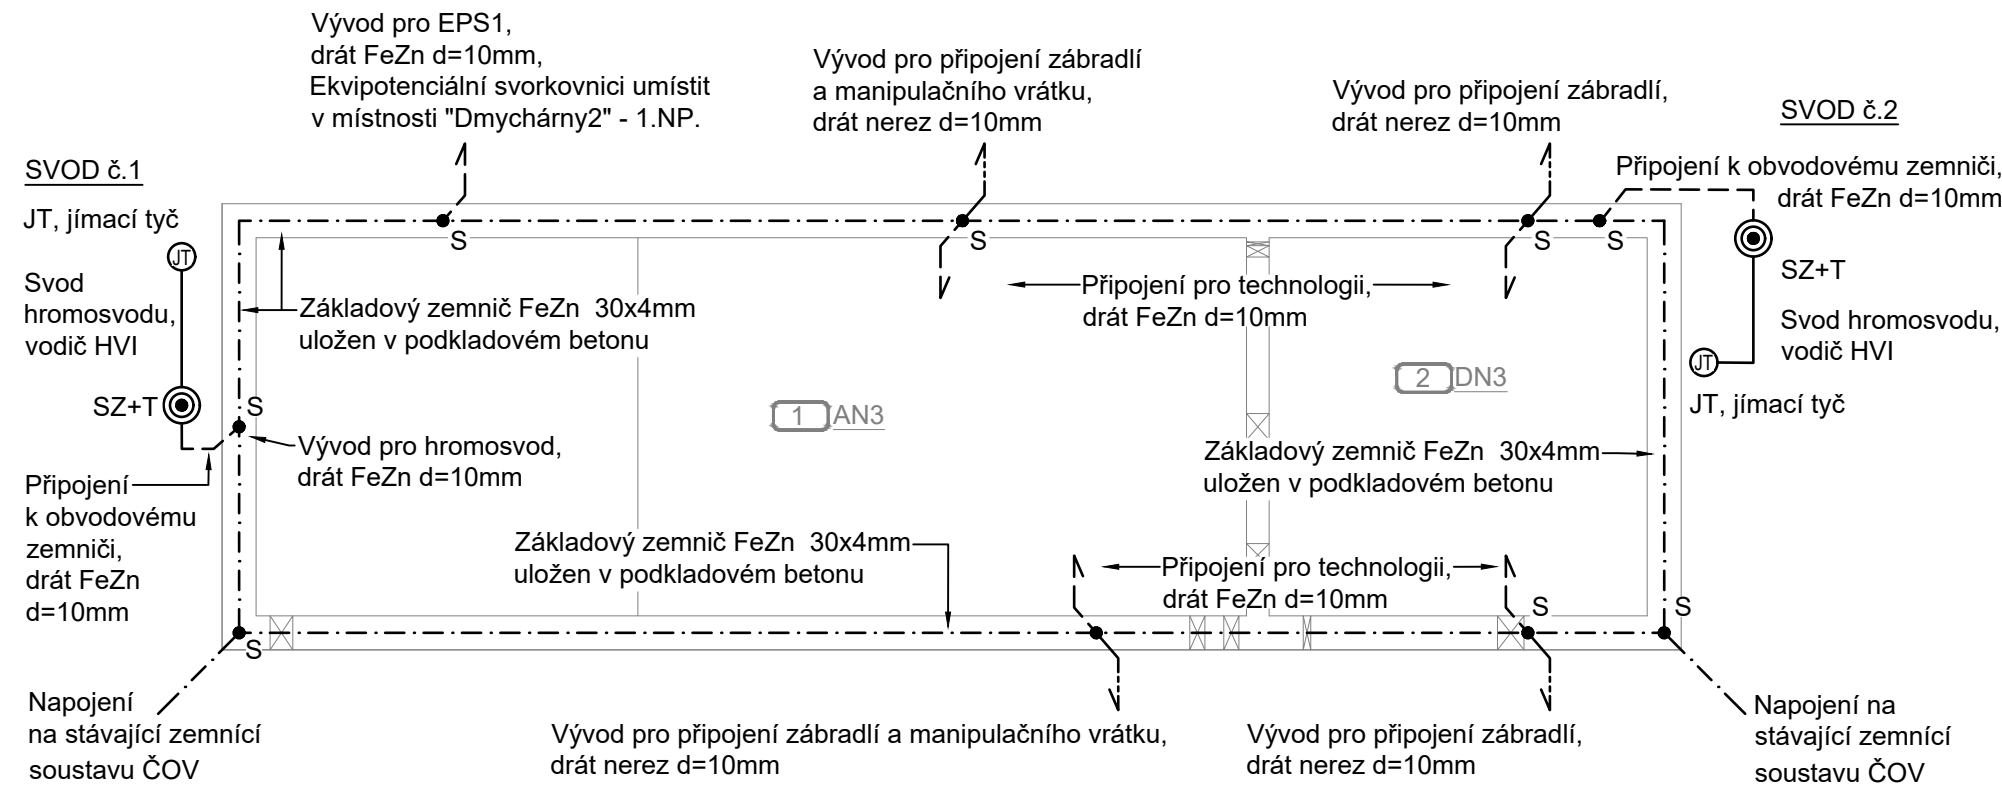

PŮDORYS - 1.NP

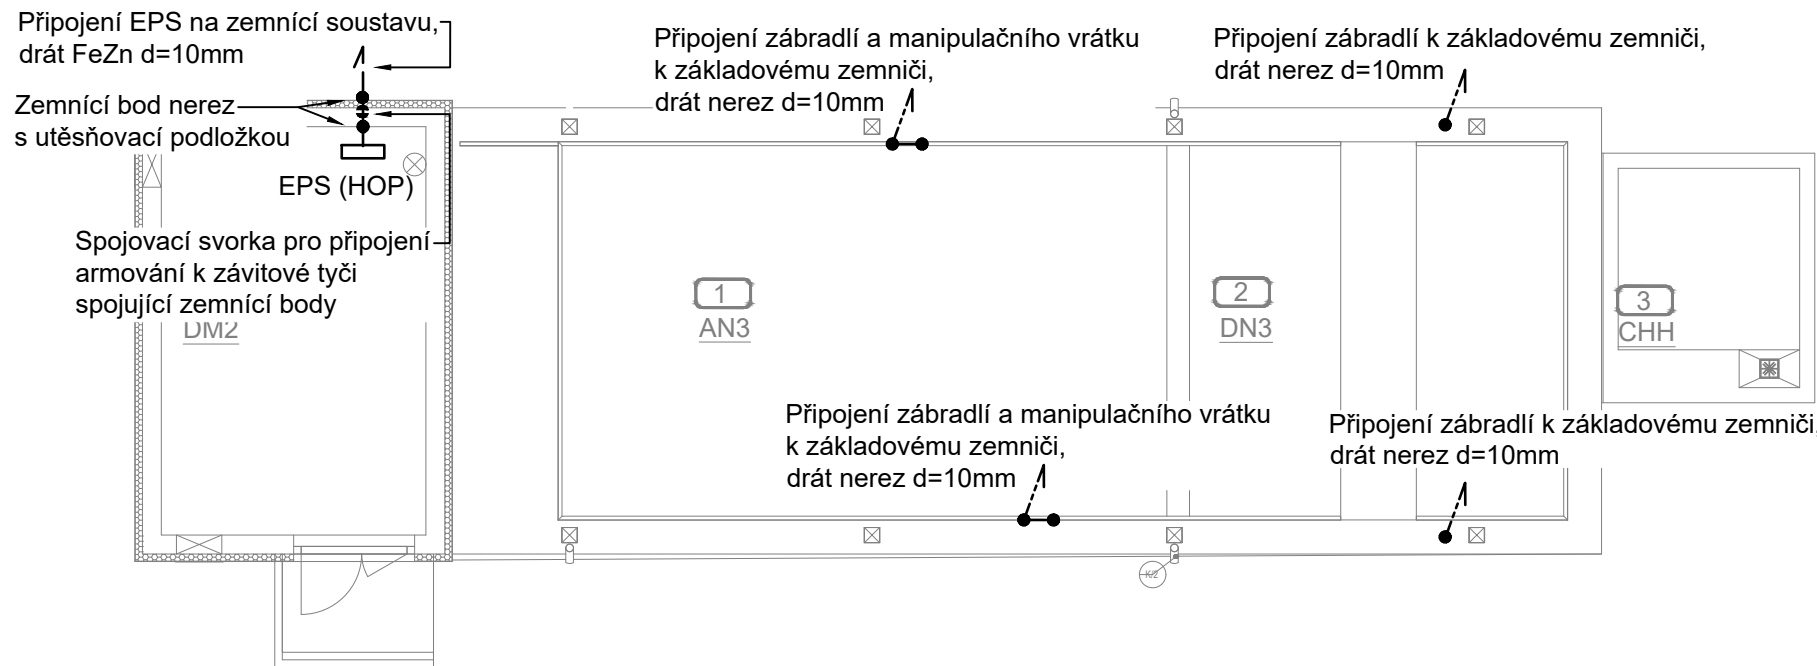

POHLEDY - STŘECHA

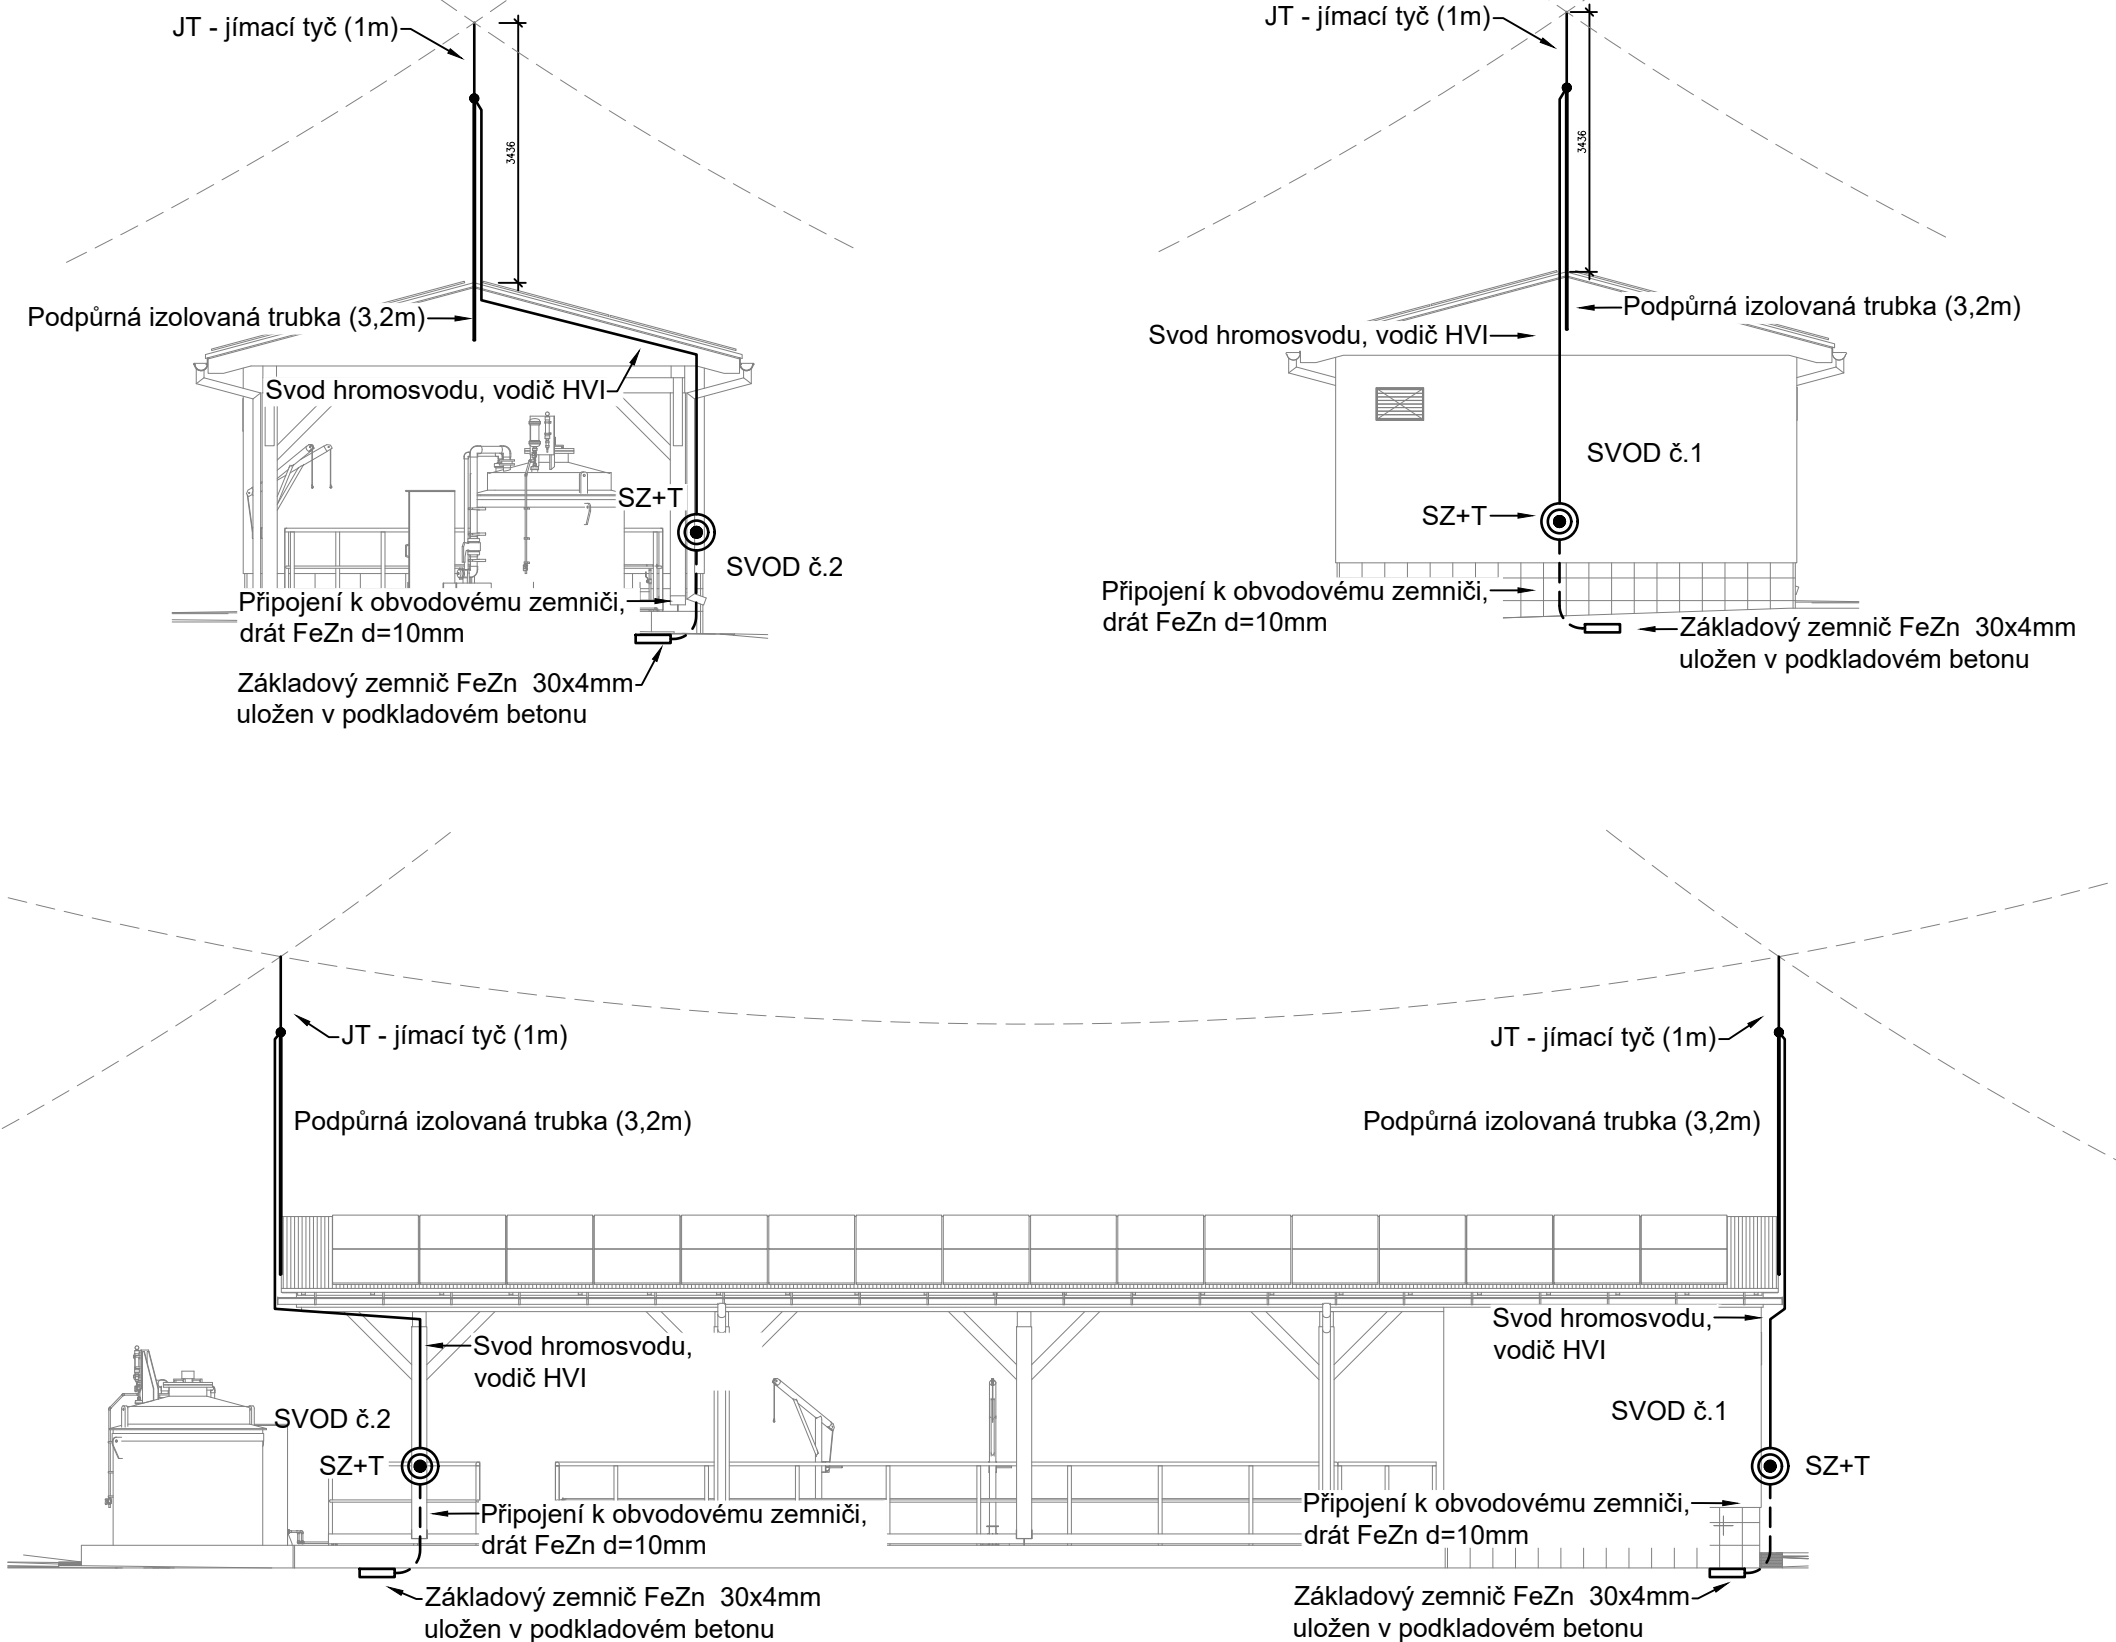

LEGENDA UZEMNĚNÍ A HROMOSVOD:

- HOP SVORKOVNICE HLAVNÍHO POSPOJOVÁNÍ (EPS - ekvipotenciální svorkovnice)
- S SVÁR o min. délce 10cm s protikorozní ochranou
- SS SVORKA SPOJOVACÍ
- SK SVORKA KŘÍŽOVÁ
- ST-1 SVORKA NA POTRUBÍ S NEREZ PÁSKEM délky 1m
- SO SVORKA OKAPOVÁ
- SU SVORKA UNIVERZÁLNÍ
- SP SVORKA PŘIPOJOVACÍ
- SJ SVORKA K JÍMACÍ TYČI
- ZB ZEMNÍČÍ BOD NEREZ S UTĚŠŇOVACÍ PODLOŽKOU
- ⊙ SZ+T SVORKA ZKUŠEBNÍ + OCHRANNÁ TRUBKA 1,7m
- ⊕ JT JÍMACÍ TYČ (1m) PODPŮRNÁ IZOLOVANÁ TRUBKA S JÍMACÍ TYČÍ / JÍMACÍ TYČ (délka viz. výkres)
- ⊖ J POMOCNÝ JÍMAČ Z DRÁTU AlMgSi T/2 D=8mm, délka 0,5m
- ⊙ SS-A SPOJOVACÍ SVORKA PRO PŘIPOJENÍ ARMOVÁNÍ

- PÁSEK FeZn 30/4mm VE VÝKOPU 35/60 cm V ZEMI
- - - PÁSEK FeZn 30/4mm V ZÁKLADECH OBJEKTU
- VÝVOD PÁSEK FeZn 30/4mm
- VÝVOD DRÁT NEREZ D=10mm
- JÍMACÍ VEDENÍ - IZOLOVANÝ VODIČ HVI / DRÁT AlMgSi T/2 D=8mm
- VÝVOD DRÁT FeZn D=10mm

SPOJE V ZEMI A BETONU BUDOU CHRÁNĚNÝ PROTI KORÓZI ZAASFALTOVÁNÍM.  
ZEMNÍČ VČETNĚ VÝVODŮ JE SOUČÁSTÍ DODÁVKY ELEKTRO.  
OCHRANA PŘED BLESKEM BUDE ZHOTOVENA V SOULADU SE SOUBOREM NOREM ČSN EN 62305-1-4 ed.2.

| Revize | Popis revize | Datum revize |
|--------|--------------|--------------|
|--------|--------------|--------------|

**AQUA PROCON s.r.o.**  
Projektová a inženýrská společnost  
Palackého tř. 12, 612 00 Brno  
tel.: +420 541 426 011  
E-mail: info@aquaprocon.cz  
www.aquaprocon.cz

|                          |                        |
|--------------------------|------------------------|
| Vedoucí projektu         | Ing. Jan Polášek       |
| Vedoucí dílčího projektu |                        |
| Zodpovědný projektant    | Ing. Petr Šulc         |
| Vypracoval               | Ing. Tomáš Effenberger |
| Kontroloval              | Ing. Jan Polášek       |

|            |                                 |
|------------|---------------------------------|
| Investor   | Vodovody a kanalizace Znojemska |
| Objednatel | Vodovody a kanalizace Znojemska |

|        |     |         |       |        |    |       |         |                 |            |
|--------|-----|---------|-------|--------|----|-------|---------|-----------------|------------|
| Formát | 4A4 | Měřítko | 1:100 | Stupeň | ZD | Datum | 08/2023 | Zakázkové číslo | 1604122-18 |
|--------|-----|---------|-------|--------|----|-------|---------|-----------------|------------|

Projekt

## BRANIŠOVICE - OLBRAMOVICE - BOHUTICE - INTENZIFIKACE ČOV

D - Dokumentace objektů a technických a technologických zařízení  
D.1 - Dokumentace stavebního nebo inženýrského objektu  
D.1.7 - SO 07 STAVEBNÍ ELEKTROINSTALACE

Souprava

Příloha

Číslo přílohy

Revize

DISPOZICE - HROMOSVOD A UZEMNĚNÍ

D.1.7.4

0