


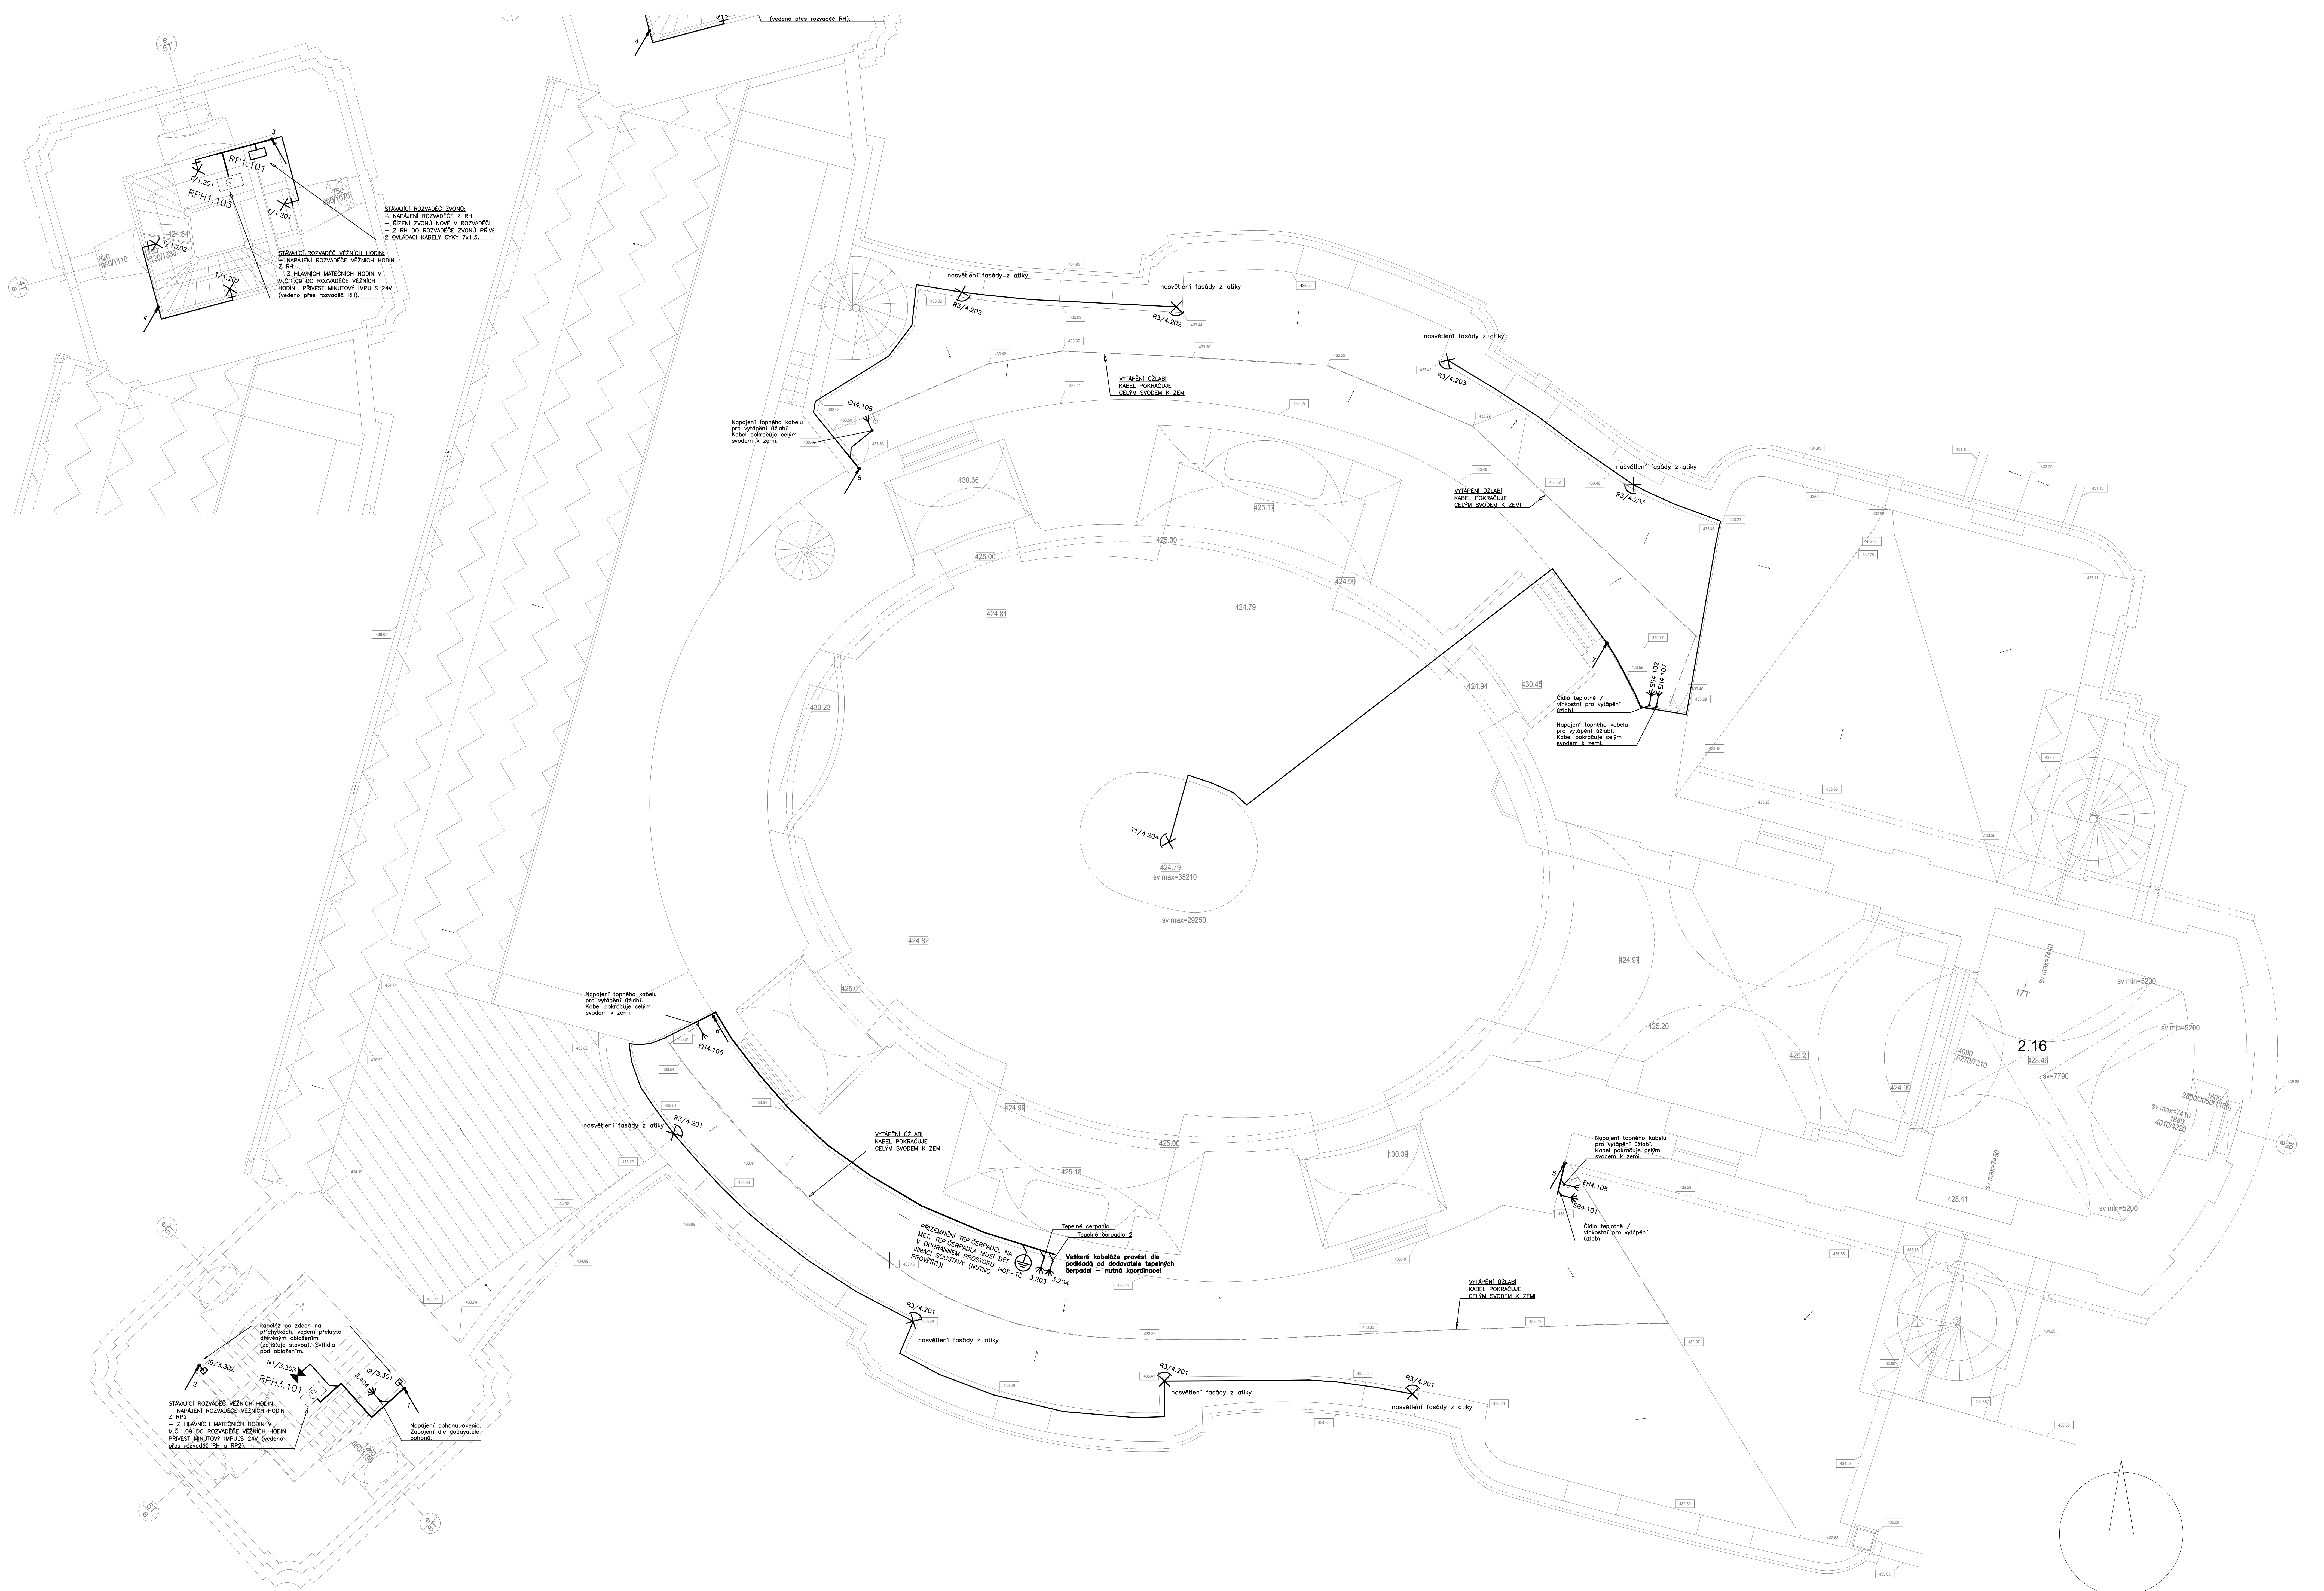

- POZNÁMKY**
- PŘED ZAHÁJENÍM INSTALACE BUDU POZICE PŘÍSTROJŮ, SVÍTEL A VÝVODŮ OSOULHAŠENÝ HLAVNÍ ARCHITEKTNÍ DOKUMENTACÍ
 - PRO MONTÁŽ EL.PŘÍSTROJŮ V UMÝVACÍCH PROSTORECH NUTNO DODRŽET POŽADAVKY NORMY ČSN 33 2130 ED.2 O UMÍSTĚNÍ EL.ZAŘÍZENÍ V UMÝVACÍM PROSTORU.
 - NUTNO DODRŽET SOUBĚH A KŘÍŽENÍ VEDENÍ NN S OSTATNÍMI ROZVODY DLE ČSN 33 2000-5-52
 - UMÍSTĚNÍ SPRÁČKŮ PRO OVLÁDÁNÍ SVĚTELNÝCH OBODŮ MUSÍ BÝT U VCHODOVÝCH DVEŘÍ V MÍSTNOSTI OSVĚCENÉHO SVĚTELNÉHO OBODU NA JE STRANĚ, KDE SE DĚJŠÍ OTEVŘENÍ (NA STRANĚ KILBY DĚJŠÍ) TAK, ŽE JEJICH STŘED JE VE VÝŠI 1150 MM NAD HOTOVOU PODLAHOU. PRO MONTÁŽ VYPÍNAČŮ V UMÝVACÍCH NUTNO DODRŽET POŽADAVKY NORMY ČSN 33 2130 ED.2 O UMÍSTĚNÍ EL.ZAŘÍZENÍ V UMÝVACÍM PROSTORU. JISTĚNÍ SVĚTELNÝCH OBODŮ PROVEDENO V JEDNOTLIVÝCH ROZMĚŘÍCH.
 - UMÍSTĚNÍ SVĚTEL V CHRÁMOVÉ LODI KORESPONDUJE SE STÁVAJÍCÍM STAVEM.
 - VŠEJKÉ PROSTUPY HISTORICKYMI KONSTRUKCEMI REALIZOVAT JÁDROVÝM ODVÝTNÍMI
 - PRO NOVÉ ROZVODY JSOU V MAXIMÁLNÍ MOŽNÉ MÍŘE TRASY NAVRŽENY DO NOVÝCH PODLAHOVÝCH KONSTRUKCÍ.
 - PRO TRÁSOVÁNÍ NOVÝCH ROZVODŮ POD POKRYVKOU OMKET BUDU PŘEDNOSTNĚ VYUŽITÍ DRAŽKY VYTVOŘENÉ PRO PŘEDCHOZÍ INSTALACI TAK, ABY DOSAŽELO V MINIMÁLNÍM ZÁSAHOM DO STÁVĚJÍ ZEDY A HISTORICKÝCH OMKOVÝCH VŘEVŮ. TAK, KDE NENÍ MOŽNÉ VE ZDVI VYUŽITÍ DRAŽEK POD POKRYVKOU INSTALOVAT, BUDE PŘED STÁVĚJÍM ZÁSAHEM DO HISTORICKÝCH POKRYVŮ HLUBOKOU SOUHLASÍ NEJPRVE ZJIŠTĚNÁ STRATOGRAFIE OMKOVÝCH VŘEVŮ. V PŘÍPADĚ NÁLEZU MALOVANÉ O SOUVAŘITELNÉ VÝZDOBY NEBO HISTORICKÝCH OMALTÍ (NÁPŘ. KRESLEB, ZNÁMEK S VÝPOVĚDÍ HODNOTOU), BUDE OPERATIVNÍ ZMĚNOU PROJEKTU URČENA VHOVNĚJŠÍ TRASA.
 - PŘI PROVÁDĚNÍ NOVÝCH DRAŽEK JE PŘI VÝKLÁDÁNÍ DRAŽEK TŘEBA DOŠLEDNĚ DBAT NA TO, ABY NAD TVOŘÍ VÝKLÁDANOU OMKOU ZOSTALA DOSTATEČNÁ VLOMA TLUSTOTA (MIN. 5 MM), U NEVYHODNĚ ZÁVĚSNÝCH POKRYVŮ I VÍCE, UMOŽŇUJÍCÍ SCELNĚ STUKOVOU FINÁLNÍ VŘEVU V TECHNOLOGICKÉ OBRÁVĚ PŘESNĚ ODPOVÍDAJÍCÍ OHLAZENÍ KLETOVÁNÍ A P. J. ROVNĚŽ V PŘÍPÁDECH, KDE SE DNES POD HLAVNÍ VŘEVU NOVODOBĚ STUKOVÉ OMKY NACHÁZELI KVALITNÍ HISTORICKÉ POKRYVKY, NAPŘ. KLETOVÁNĚ, JE TŘEBA POČÍT S REHABILITACÍ TĚCHTO HISTORICKÝCH POKRYVŮ A S JAKOVOU VÝKLÁDOU OMKOU ZOSTAT AŽ POD JEJICH OVRNĚ. TATO PRAVIDLA SE VZTAHŮJÍ I NA VÍČKA KRVÍCÍ PROPODÁVACÍ SVORKOVNICE, KTERÁ BUDOU VE FINÁLNÍ OBRÁVĚ PŘEKRYTÁ STUKOVOU VŘEVU.
 - U INSTALACÍ REALIZOVANÝCH V OMKOVÝCH VŘEVÁCH V HLAVNÍ LODI BUDOU JEJICH TRASY URČENY RESTAURÁTOREM VE SOUPRAVĚ SE ZÁSTUPCÍ FAKULTY PŘEČ A TYTO PRÁCE BUDOU NÁSLEDNĚ PROVEDENY POD RESTAURÁTOŘSKÝM DOHLEDEM.
 - PRO FIXACI ELEKTROINSTALACE NESMÍ BÝT POUŽÍVÁNA SÁDRA, BUDOU POUŽITÝ NENASAKVÉ MATERIÁLY S OMEZENOU HYDROKOPROUDNOSTÍ.

LEGENDA POUŽITÉHO ZNAČENÍ			
	Zásuvka 230V/16A		Vypínač fazet 2.6+6
	Zásuvka 230V/16A s přepětovou ochr.(PO)		Vypínač fazet 6.7
	Dvojčíslo 230V/16A		Tlačítko se signálkou
	2x zás. 230V/16A ve 2-črémčísle a PO		Tlačítko
	3x zás. 230V/16A ve 3-črémčísle a PO		2-čísločíslo
	4x zás. 230V/16A ve 4-črémčísle a PO		Vypínač fazet 6.1 se signálkou
	1x zás. 230V/16A ve 1-črémčísle a PO		Vypínač 3-pólový
	2x zás. 230V/16A ve 2-črémčísle a PO		Vypínač 3-pólový IP44
	3x zás. 230V/16A ve 3-črémčísle a PO		Osádost rozst.
	4x zás. 230V/16A ve 4-črémčísle a PO		Vypínač fazet 6.1 IP44
	Zásuvka 230V/16A, IP44 a PO		Vypínač fazet 6.5 IP44
	Zásuvka 400V/16A, SP, IP44		Tlačítko se signálkou IP44
	Zásuvka 400V/32A, SP, IP44		Vypínač fazet 6.6 IP44
	STOP tlačítko		Vypínač fazet 6.7 IP44
	Vypínač fazet 6.1		Vypínač 2-pólový IP44
	Vypínač fazet 6.5		Vypínač 3-pólový IP44
	Vypínač fazet 6.6		termostát
			Rozvodné NN
			Připojení ochr.vodné
	Vápný vývod - 3 vodné		Vápný vývod - 5 vodné
	Připojení rozst. se střílnou přepážkou		Trasa přiflytky se střílnou přepážkou
	Trasa přiflytky se střílnou přepážkou		Kabel.trasa ve skup. držku KSI uvedl. typu
	Kabel.trasa ve skup. držku KSI uvedl. typu		Uložení nehof. kabelu v přiflytkách
	Uložení nehof. kabelu v přiflytkách		Uložení nehof. kabelu v skupinovém držku
	Uložení nehof. kabelu v skupinovém držku		Korupcevné ovládnutí uverdného typu
	Korupcevné ovládnutí uverdného typu		Zásuvková síť 1x zás. 32A 400V-5p
	Zásuvková síť 1x zás. 32A 400V-5p		Zásuvková síť 2x zás. 16A 400V-5p
	Zásuvková síť 2x zás. 16A 400V-5p		Zásuvková síť 4x zás. 16A 230V-vstřed. jímání
	Zásuvková síť 4x zás. 16A 230V-vstřed. jímání		Podlahová krabice
	Podlahová krabice		Ekvipolenc. svorkovnice ochr.pripojování, napájení na usměrnt./

ELMI SYSTEM, s.r.o. HISTOVIČKA 180, 674 01 Třebíč TEL: 566 820 111, info@elmisystem.cz	PAREL	
INVESTOR: RMŠKOKATOLICKÁ FARNOST JAROMĚŘICE 67551 JAROMĚŘICE NAD ROKÝTNOU	VYBRÁDLOVÁ: JANUŠEK ZDENEK ING. MICHAEL ZDENEK JAROMĚŘICE	OPR. PRŮJ. PROFESOR: JANUŠEK ZDENEK
NAZV: KOSTEL SV. MARKÉTY, JAROMĚŘICE NAD ROKÝTNOU CELKOVÁ OBNOVA OBJEKTU	HLAVNÍ PROJEKTANT STAVEB: ING. MICHAEL ZDENEK JAROMĚŘICE	FORMÁT: 30 A4
ČÍSLO: D.1.4 - TECHNICKÁ PROSTŘEDÍ STAVEB	STAVBY PRŮJ.: DPS	DATUM: 01/2017
PROJEKCE: SILNOPROUDÁ ELEKTROINSTALACE	MĚŘÍTKO: 1:50	STAVBY PRŮJ.: DPS
SITUACNÍ SCHÉMA ELEKTROINSTALACE - 3.NP	ZAK. ČÍSLO: 6582	ČVYKRESLO: 13