



PŮDA NAD KOPULÍ

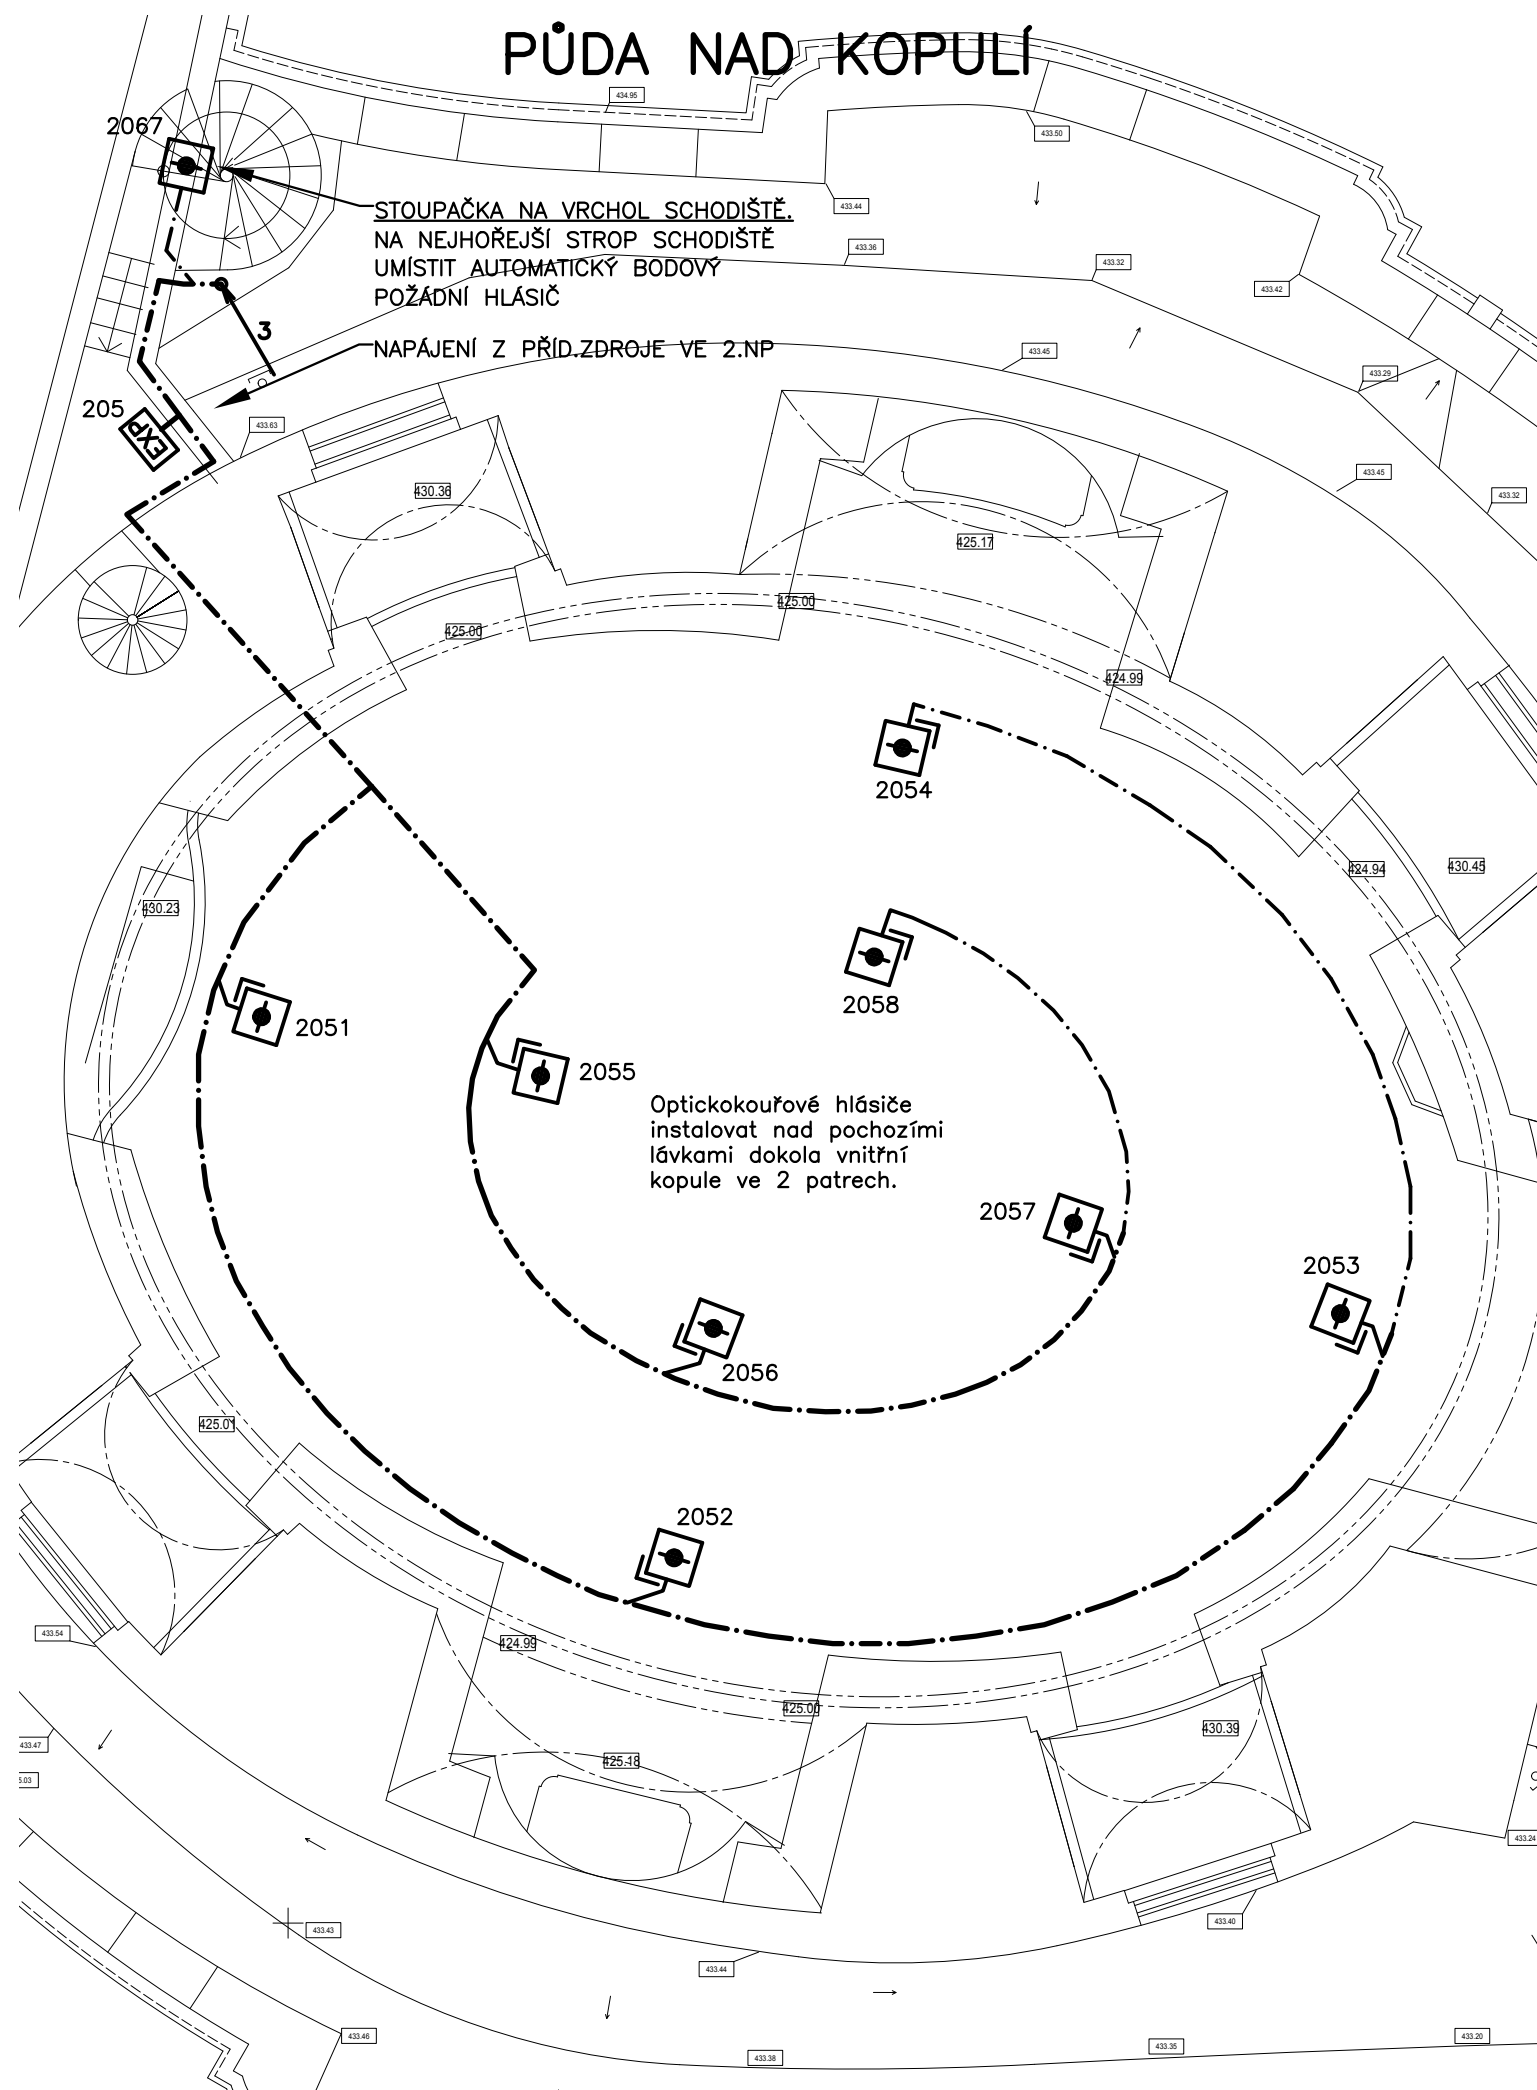

ŘEZ KOPULÍ

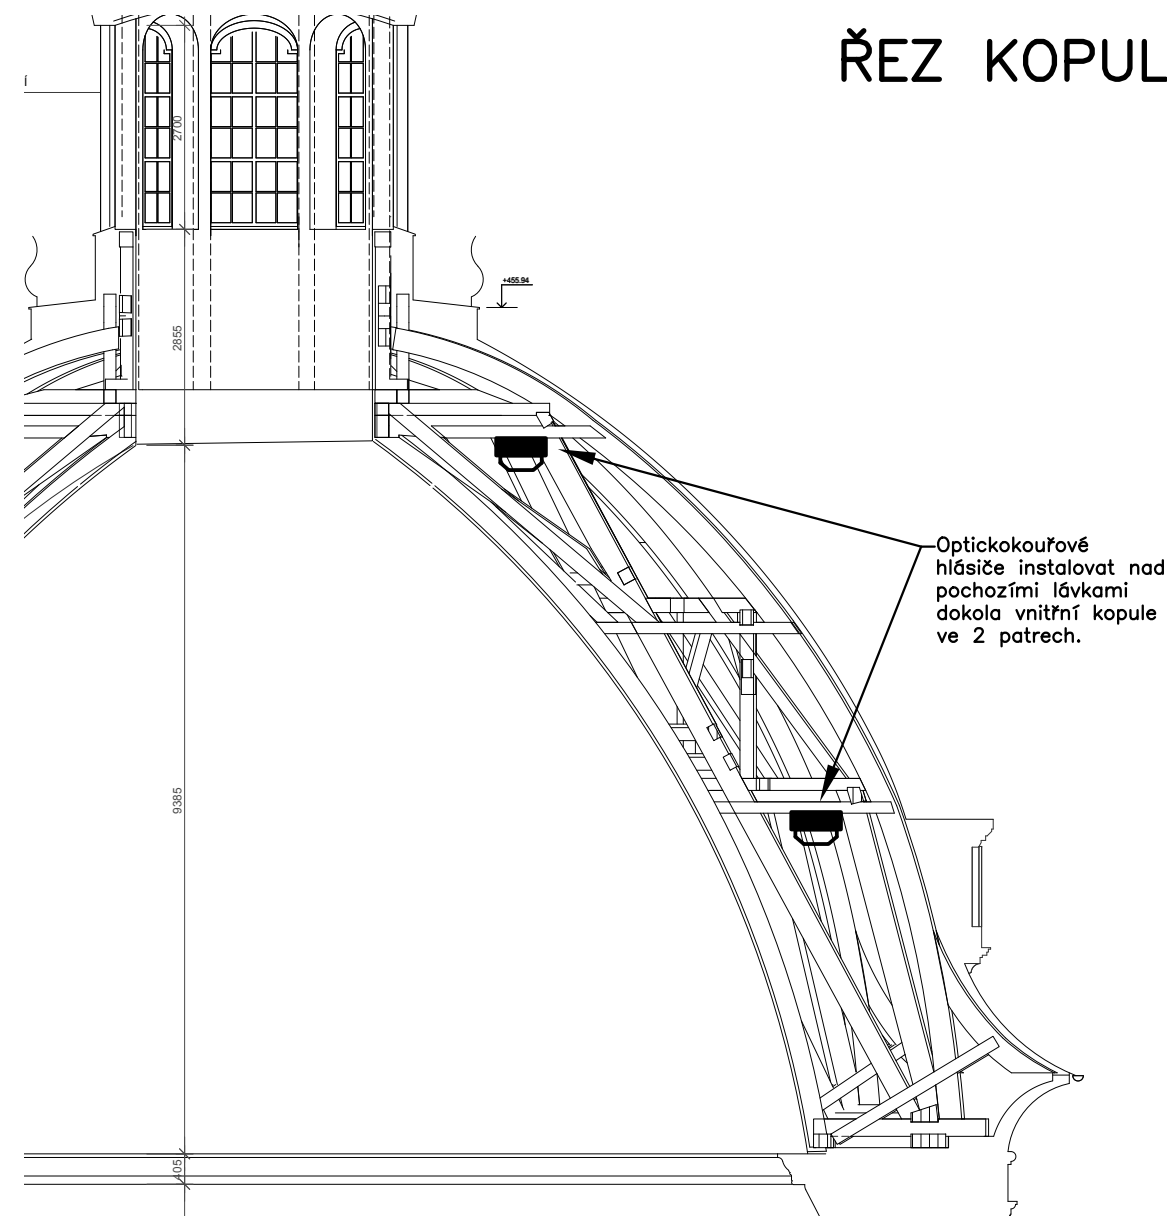

ING. MICHAL ZLATUŠKA ARCH

Žerotínova 357
Jaroměřice n.Rok. 675 51
IČO 64336824
DIČ CZ690304566
ČKA 03038
tel. 568441100
603218487
e-mail m.zlatuska@quick.cz

GENERÁLNÍ PROJEKTANT:



ELMI SYSTEM, s.r.o.
HROTOVICKÁ 190, 674 01 TŘEBÍČ
TEL. 568 820 111, info@elmisystem.cz

PARÉ:

INVESTOR:

Ř.K.FARNOSTJAROMĚŘICE NAD ROKYTNOU
PODĚBRADOVA551
67551JAROMĚŘICE NAD ROKYTNOU.

VYPRACOVAL:
MARTIN ŠPAČEK

ODP.PROJ.PROFESE:
MARTIN ŠPAČEK

HLAVNÍ PROJEKTANT STAVBY:
ING.MICHAL ZLATUŠKA

AKCE:

KOSTEL SV. MARKÉTY, JAROMĚŘICE NAD ROKYTNOU
CELKOVÁ OBNOVA OBJEKTU

ČÁST:

D.1.4.c – ELEKTROINSTALACE

PROFESE:

SILNOPROUDÁ A SLABOPROUDÁ ELEKTROTECHNIKA

FORMAT:

2 A4

DATUM:

10/2017

STUPEŇ PD:

DPS

MĚŘÍTKO:

1:100

ZAK.ČÍSLO:

6582

SLABOPROUD – PŮDA NAD KOPULÍ

Č.VÝKRESU
D.1.4.c – 19