


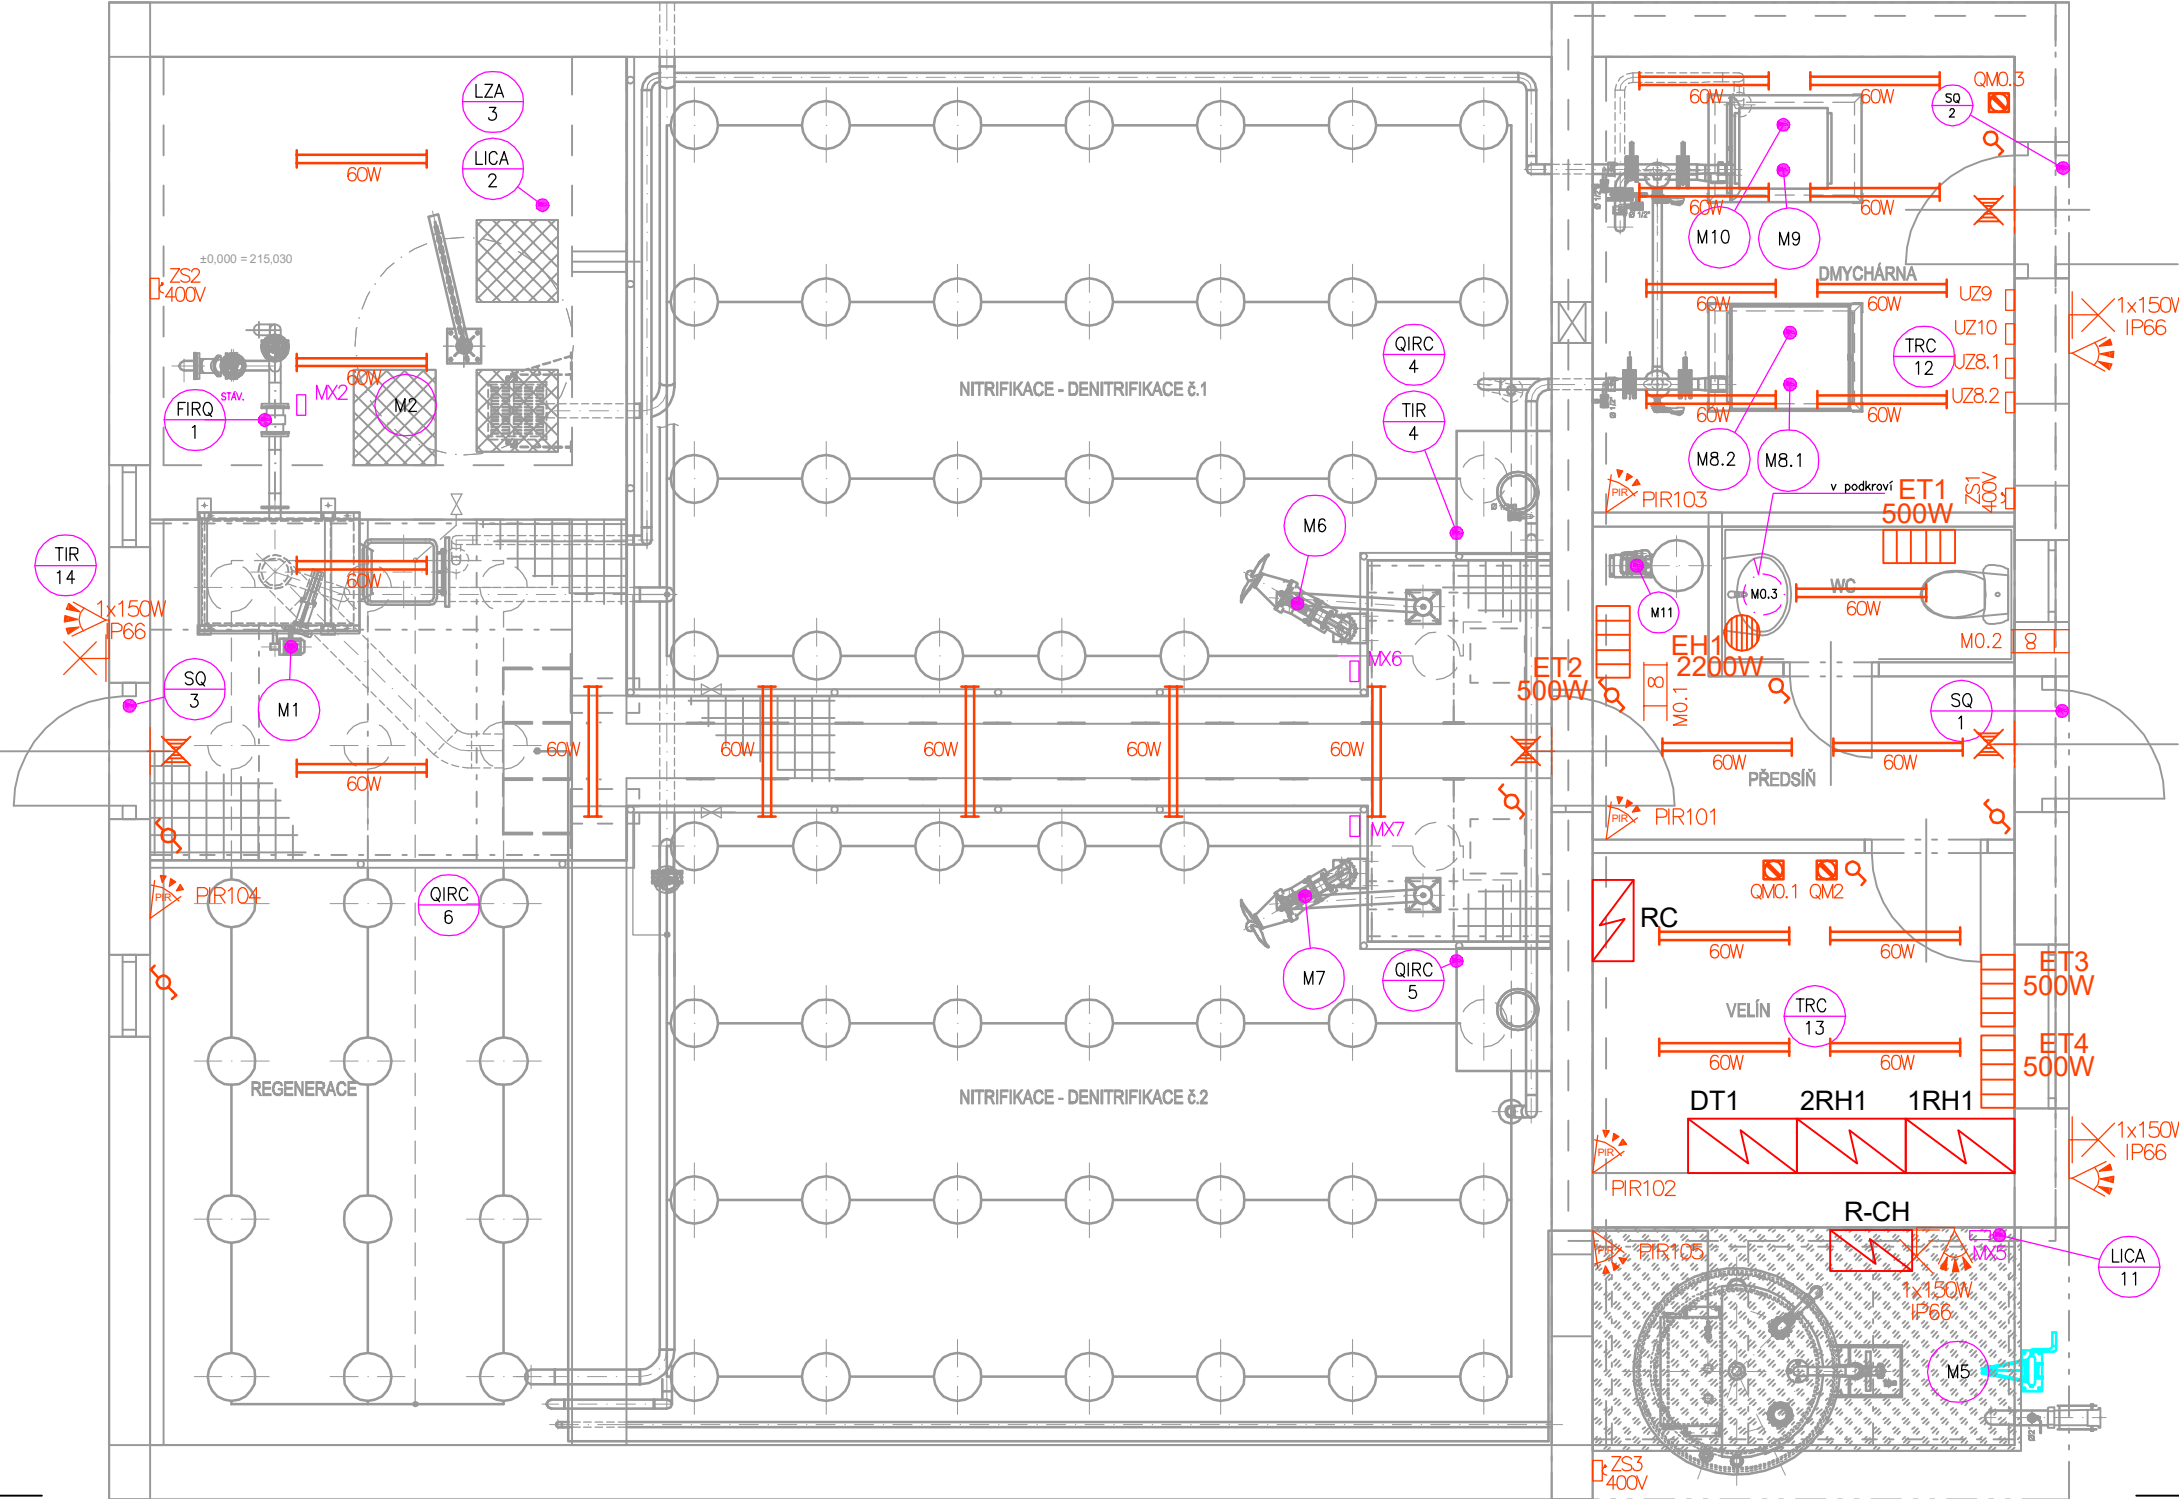

INDEX ZMĚNÝ	POPIS ZMĚNÝ	DATUM	PROVEDL PODPIS

VODOHOSPODÁŘSKÝ PODNIK a.s. PRAŽSKÁ 14, 303 02 PLZEŇ Tel: 377 201 630, e-mail: vhp@vhp.cz, www.vhp.cz		INVESTOR: Městys Karlštejn Karlštejn 185, 267 18 Karlštejn	
AKCE:		ZPRACOVAL: Ing. Toman	PROJEKTANT: Ing. Toman
HLAVNÍ INŽENÝR PROJEKTU: Ing. Vraný			
ČÍSLO ZAKÁZKY: 2016			
DATUM: 10/2018			
POČET LISTŮ: 2 A4			
MĚŘÍTKO: 1:50			
STUPEŇ: DPS			
NÁZEV VÝKRESU: PS01 ČOV KARLŠTEJN DPS 01.2 Elektromotorická část, ASŘTP SDRUŽENÝ OBJEKT ELEKTROINSTALACE		ČÍSLO VÝKRESU: D2.2.04	

VÝKRES JE DUŠEVNÍM MAJETKEM VP a.s. NESMÍ BÝT POUŽIT A KOPÍROVÁN TŘETÍ OSOBOU. JI PŘEDÁN ČI JINAK S NÍM NAKLAĐANO BEZ PÍSEMNÉHO POVOLENÍ VP a.s.