


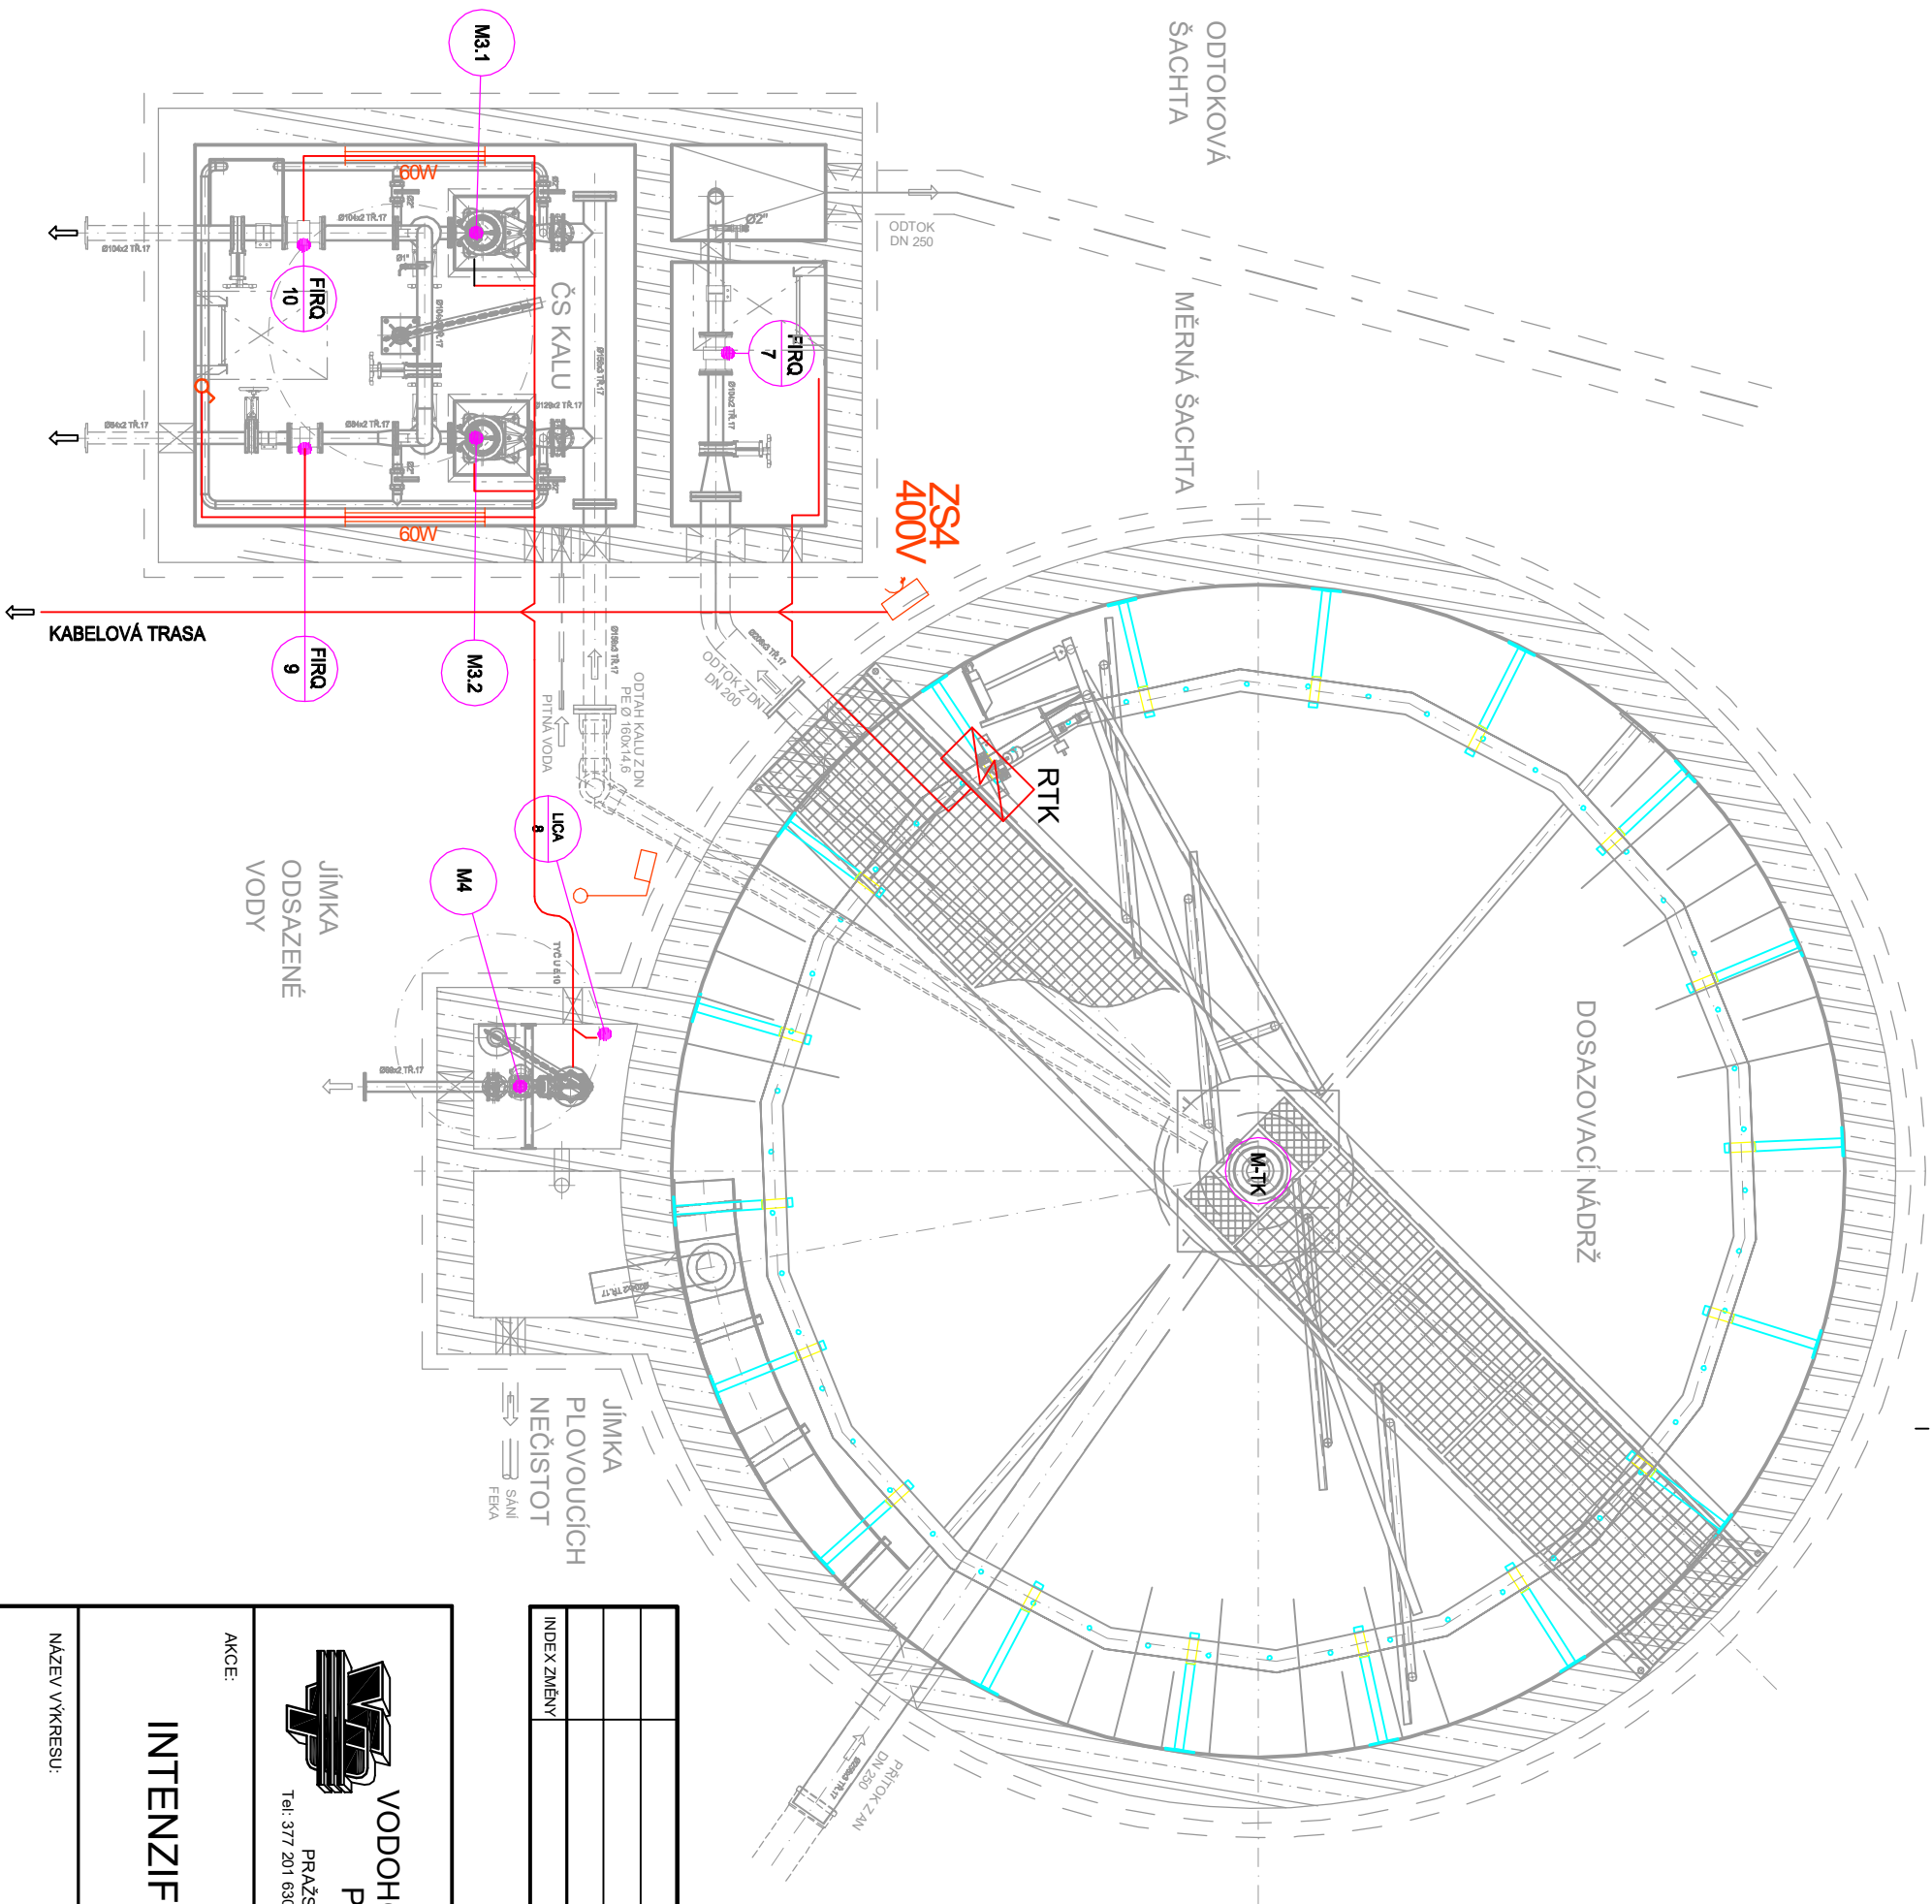

INDEX ZMĚNY	POPIS ZMĚNY	DATUM	PROVEDL	PODPIS

 VODOHOSPODÁŘSKÝ PODNIK a.s. PRAŽSKÁ 14, 303 02 PLZEŇ Tel: 377 201 630, e-mail: vhp@vhp.cz, www.vhp.cz		INVESTOR: Městys Karlštejn Karlštejn 185, 267 18 Karlštejn	
AKCE: INTENZIFIKACE ČOV KARLŠTEJN		ZPRACOVAL: Ing. Toman	PROJEKTANT: Ing. Toman
		HLAVNÍ INŽENÝR PROJEKTU: Ing. Vraný	<i>[Signature]</i>
		ČÍSLO ZAKÁZKY: 2016	<i>[Signature]</i>
		POČET LISTŮ: 2 A4	
		MĚŘÍTKO: 1:50	
		STUPEŇ: DPS	
NÁZEV VÝKRESU: PS01 ČOV KARLŠTEJN DPS 01.2 Elektromotorická část, ASŘTP DOSAZOVACÍ NÁDRŽ A ČS KALU ELEKTROINSTALACE		ČÍSLO VÝKRESU: D2.2.05	

VÝKRES JE DUŠEVNÍM MAJETKEM VP a.s. NESMÍ BÝT POUŽIT A KOPÍROVÁN TŘETÍ OSOBOU. JI PŘEDÁN ČI JINAK S NÍM NAKLAĐAŇO BEZ PÍSEMNĚHO POVOLENÍ VP a.s.