


Vodoinstalace - půdorys 1.NP

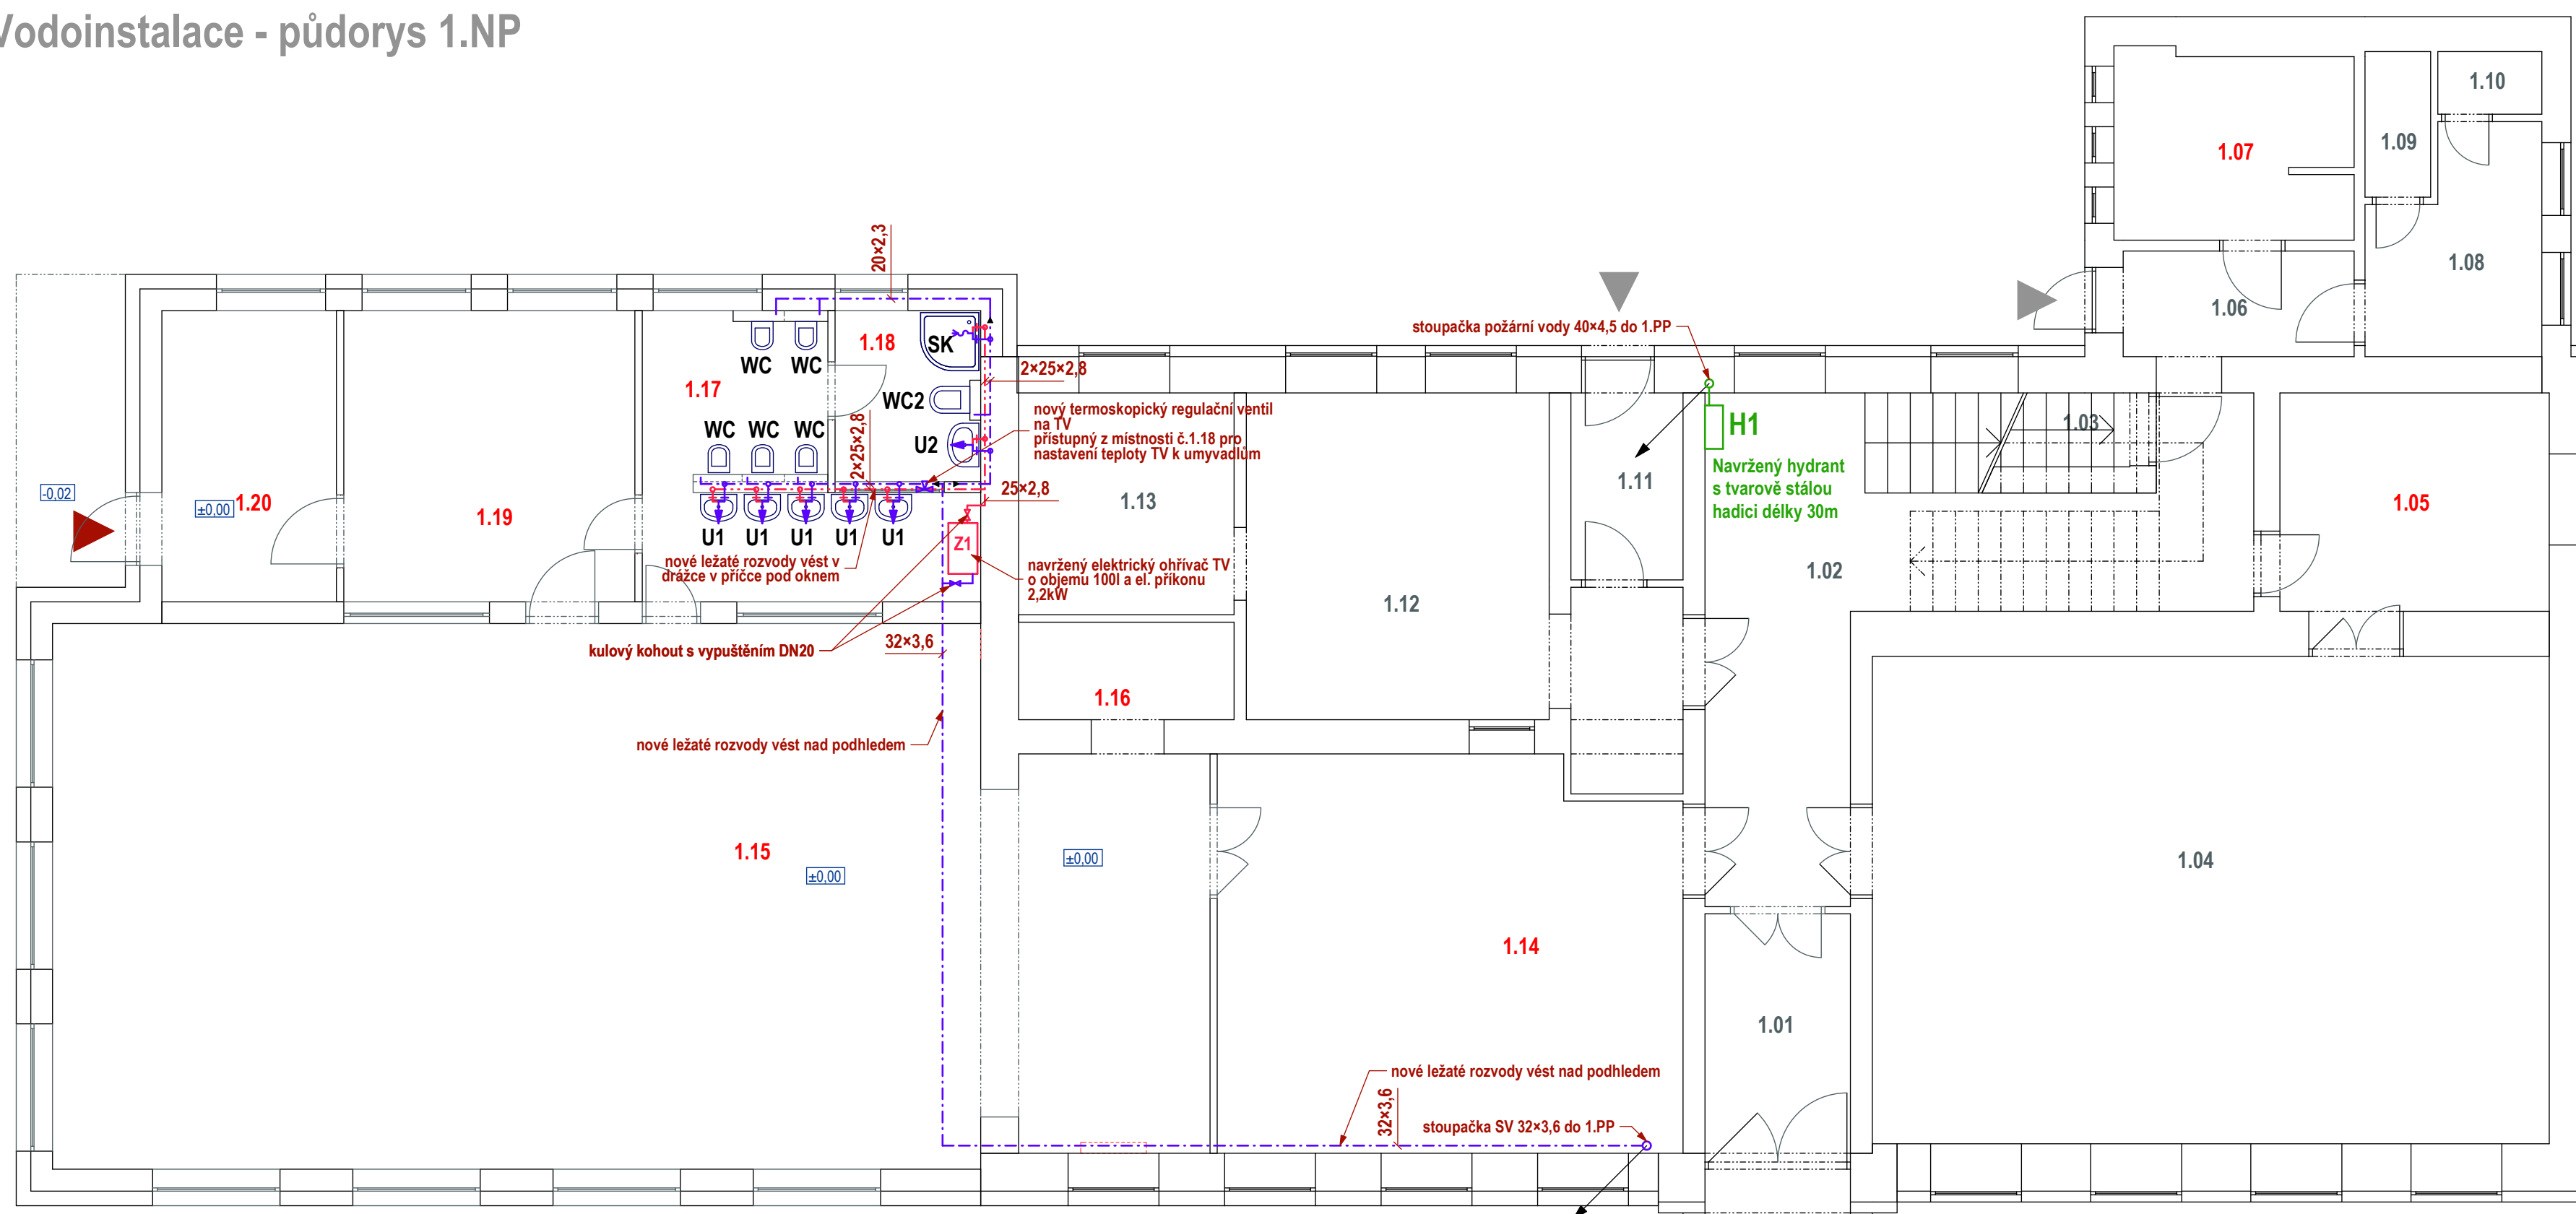

Legenda miestností

Č	MÍSTNOST	PLOCHA
1.01	hlavní vstup - zádveří	6,9 m ²
1.02	chodba/šatna dětí	24,9 m ²
1.03	schodiště do suterénu	4,0 m ²
1.04	herna - ZŠ	62,3 m ²
1.05	sklad	11,0 m ²
1.06	vedlejší vstup - zádveří	4,6 m ²
1.07	venkovní WC - MŠ + ZŠ	8,7 m ²
1.08	šatna - zaměstnanci	6,8 m ²
1.09	úklidová komora	1,7 m ²
1.10	WC zaměstnanci	1,3 m ²
1.11	zádveří - zásobování	4,0 m ²
1.12	kuchyň	18,6 m ²
1.13	kuchyň	9,0 m ²
1.14	jídlna	34,1 m ²
1.15	herna/pracovna - MŠ	112,4 m ²
1.16	sklad lehátek a lůžkovin	4,0 m ²
1.17	umývárna + WC - MŠ	12,9 m ²
1.18	WC učitelek	4,7 m ²
1.19	šatna - MŠ	16,0 m ²
1.20	zádveří - MŠ	9,6 m ²

ZAŘIZOVACÍ PŘEDMĚTY

U1 = UMYVADLO DĚTSKÉ 50cm,

- + stojánková páková baterie
- + ventil rohový 3/8"

U2 = UMYVADLO 60cm,

+ stěnová páková baterie

WC = KLOZET STOJÍCÍ DĚTSKÝ, včetně sedátka a ukotvení
+ instalační prvek Geberit Duofix pro dětské stojící WC,
se splachovací nádrží pod omítku

WC2 = KLOZET ZAVĚŠENÝ, včetně sedátka
+ Geberit Duofix montážní prvek pro závěsné WC
se splachovací nádrží pod omítku

SK = SPRCHOVACÍ KOUT, keramická vanička, plastové posuvné dveře,
+ stěnová sprchová páková baterie

Z1 = ELEKTRICKÝ ZASOBNÍKOVÝ OHŘÍVAČ VODY o objemu 100l, el příkon 2,2kW
+ kulový kohout DN20
+ zabezpečovací sestava s pojistným ventilem

5ks
5ks
10ks

1ks
1ks

5ks

5ks

1ks

1ks

1ks
1ks

1ks
2ks
1ks

Poznámka:

Potrubí plastové PPR-CT (S4, SDR 9, PN22)
kótováno : vnější průměr x tloušťka stěny

Potrubi teplé, studené i cirkulační vody izolováno TI
SV - tepelná izolace tl. 9mm
Požární voda - tepelná izolace tl. 9mm
TV - tepelná izolace tl. 20mm

Na větvi TV, která vede k dětským umyvadlům bude osazený nový termoskopický regulační ventil přístupný z místnosti č.1.18, na kterém se nastaví teplota teplé vody tak, aby nedošlo k opaření dětí z výtokové armatury u umyvadla.


Nové ležaté rozvody budou vedeny nad podhledem. Připojovací potrubí k jednotlivým ZP bude v drážce ve zdivu.

Výška dětského klozetu se sedátkem 350 mm.
Horní hrana dětského umyvadla ve výšce 500-600mm.

Hydrant H1 - osa hydrantu ve výšce 1,1-1,3m nad podlahou, hydrant osazen tvarově stálou hadicí délky 30m dle PBR.

Plastové potrubí požární vody musí být po celé své délce zasekané a zaomítnuté v drážce ve zdivu!! Potrubí požární vody bude samostatná větev, napojená v 1.PP na stávající přívod vody do objektu. Za odbočkou bude na požárním vodovodu osazená zpětná klapka a uzavízací kulový kohout, který bude zabezpečený, aby byl stále otevřený (např. sundáním ovládací páky).

Legenda armatur

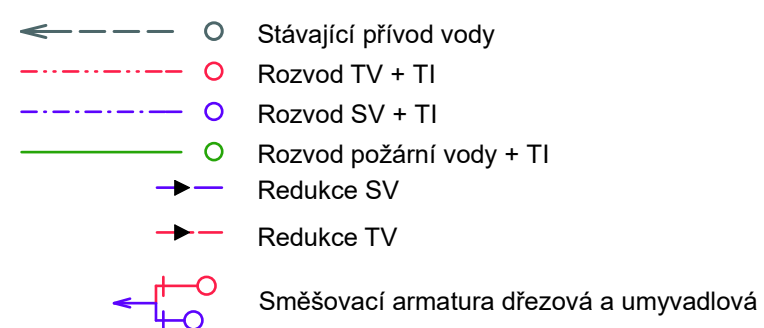

	VYPRACOVANÉ	Ing. Robert Kocián Ing. arch. Lukáš Krekán, autorizovaný architekt IČ: 73180980 ČKA: 04 194 606 82 75 47 lukas.krekan@keddesign.cz www.keddesign.cz
	ARCHITEKTURA INTERIER DESIGN	ZODPOVEDNÝ PROJEKTANT
INVESTOR		DSP
Obec Olbramice, Prostorná 132, Olbramice, 742 83 Klimkovice		STUPEŇ PD
PŘÍSTAVBA ZŠ A MŠ OLBRAMICE		MÍSTO
Olbramice, parc.č. 294, 297		Olbramice
NÁZEV AKCE		STAVEBNÍ ÚŘAD
Vodoinstalace - půdorys 1.NP		Bilovec
DŘÍŠKOVÝ VÝKRES		DATUM
D.1.4.a.-03		09.05.2018
ČÍSLO VÝKRESU		MĚŘÍTKO
1:75		