


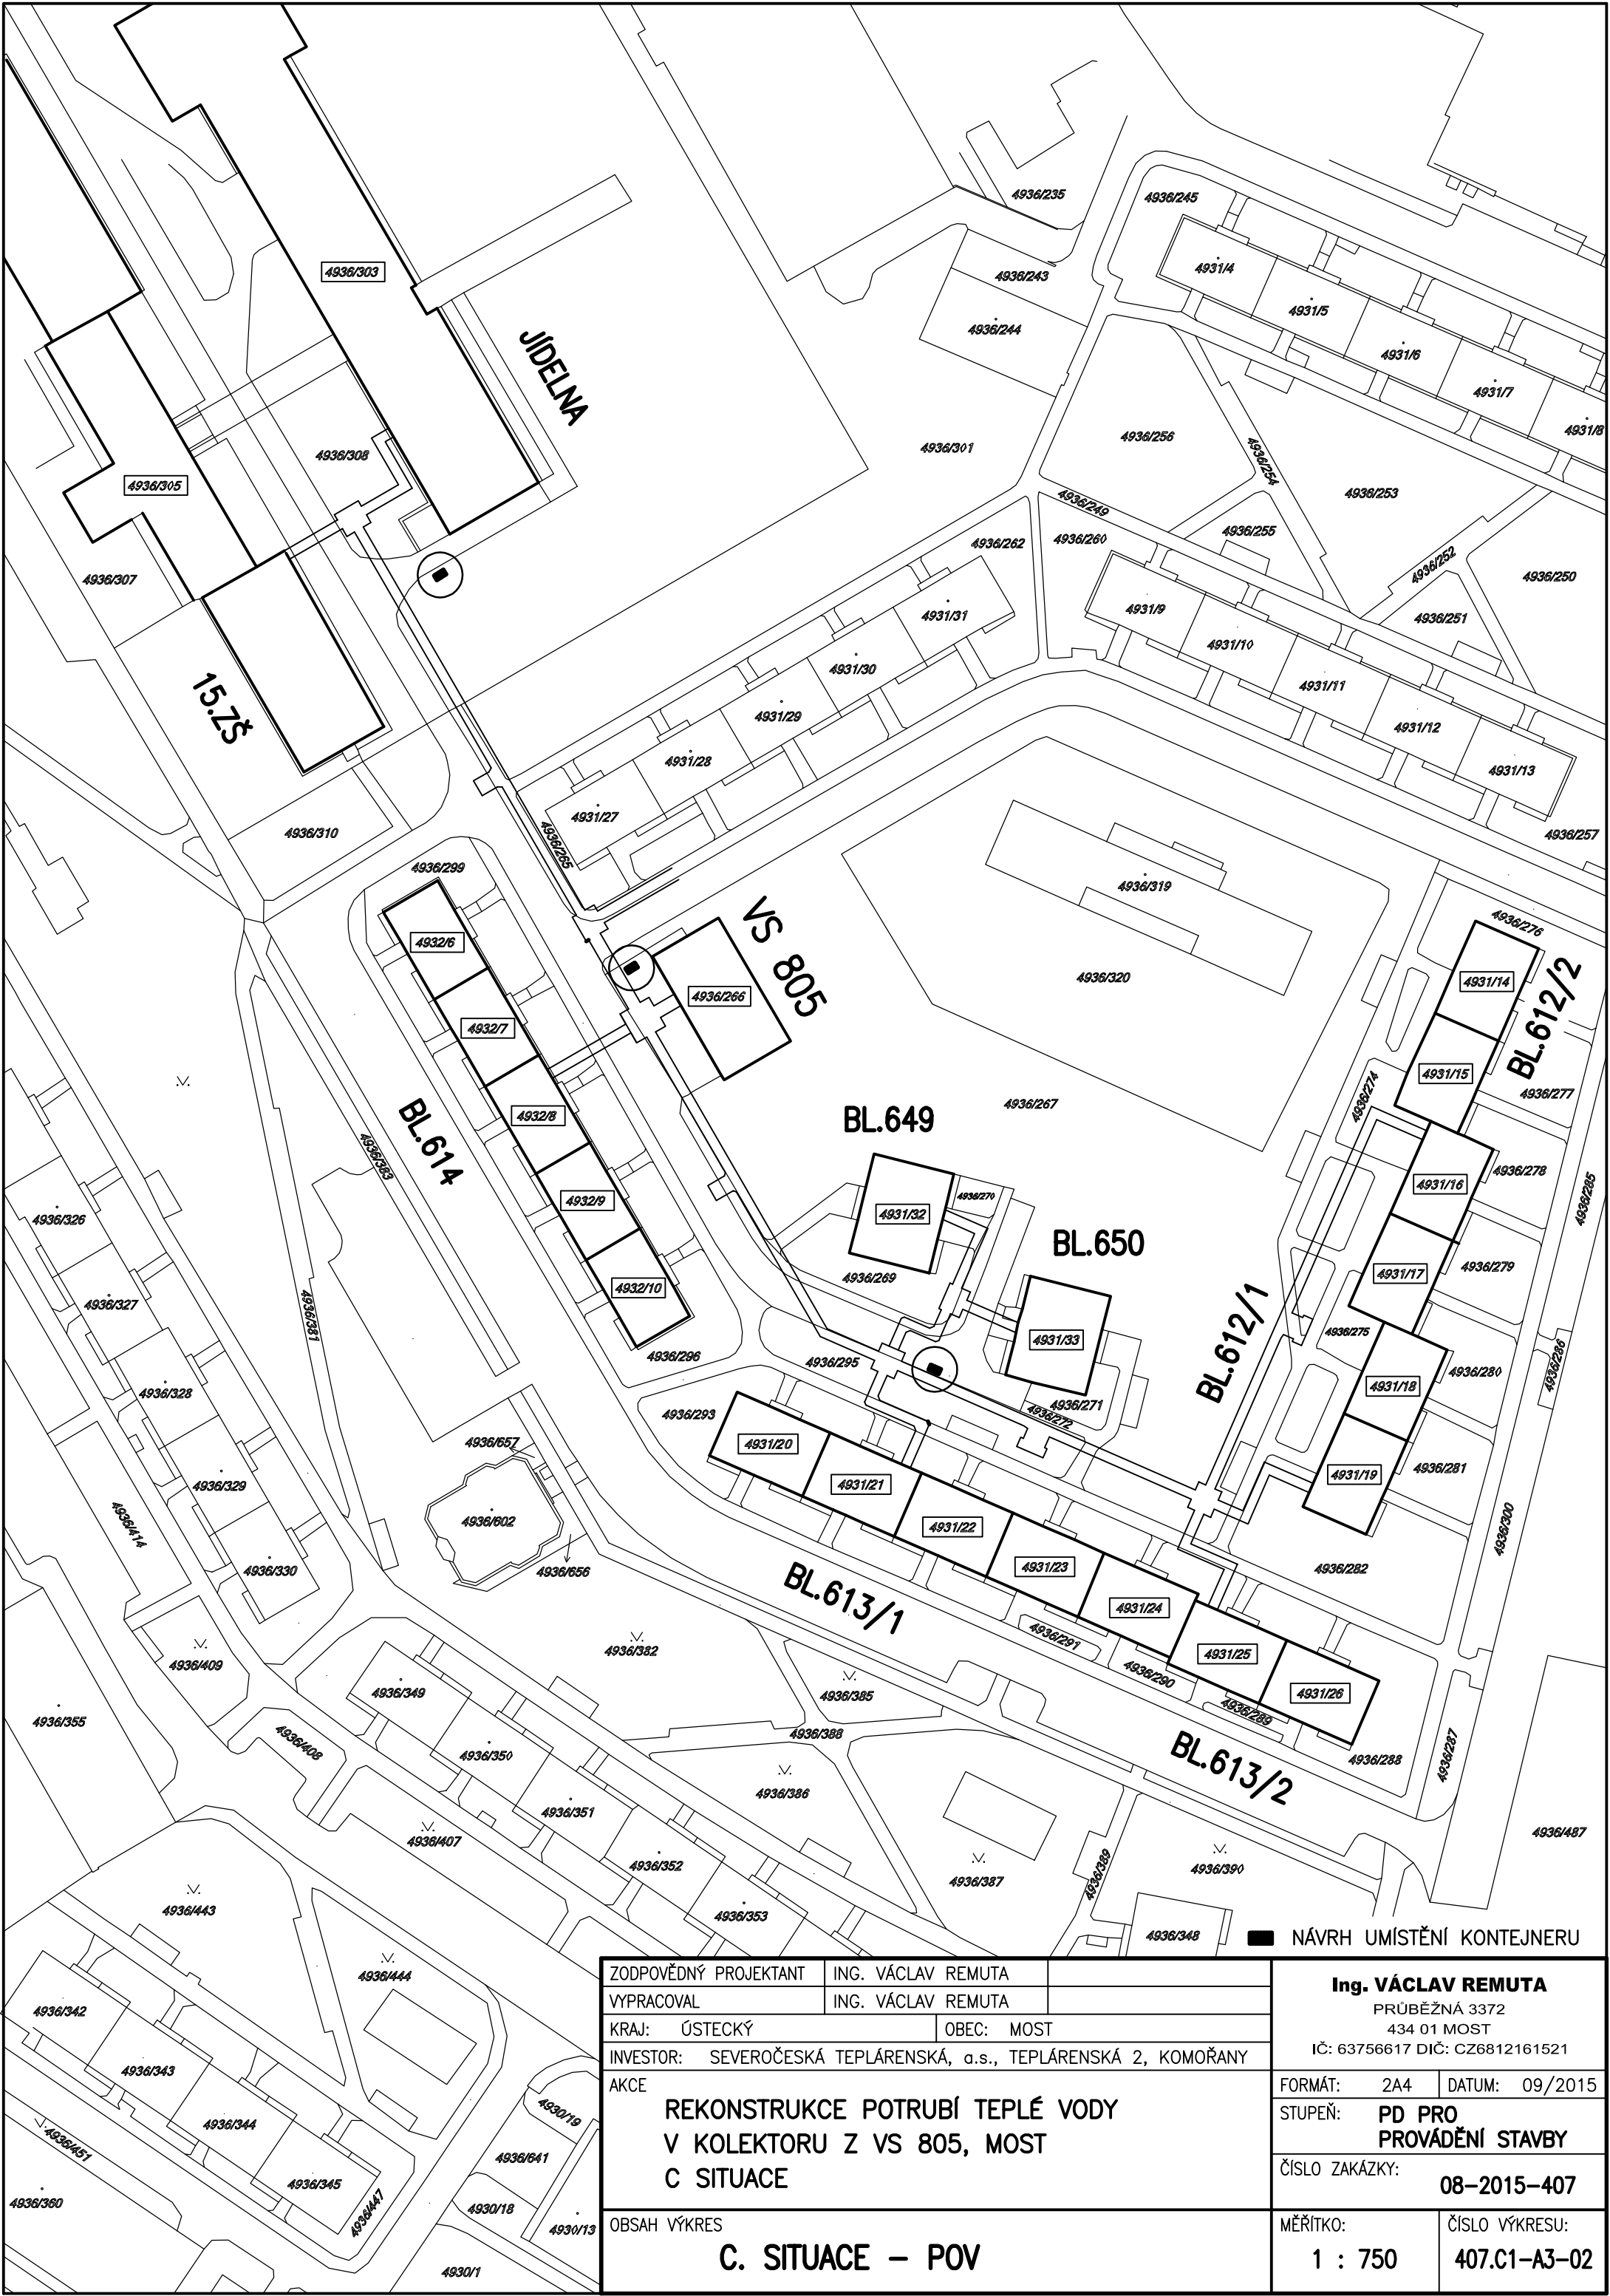

ZODPOVĚDNÝ PROJEKTANT		ING. VÁCLAV REMUTA	
VYPRACOVAL		ING. VÁCLAV REMUTA	
KRAJ: ÚSTECKÝ		OBEC: MOST	
INVESTOR: SEVEROČESKÁ TEPLÁRENSKÁ, a.s., TEPLÁRENSKÁ 2, KOMOŘANY		IČ: 63756617 DIČ: CZ6812161521	
AKCE		FORMÁT: 2A4	
REKONSTRUKCE POTRUBÍ TEPLÉ VODY V KOLEKTORU Z VS 805, MOST C SITUACE		STUPEŇ: PD PRO PROVÁDĚNÍ STAVBY	
		ČÍSLO ZAKÁZKY: 08-2015-407	
OBSAH VÝKRES		MĚŘÍTKO: 1 : 750	
C. SITUACE – POV		ČÍSLO VÝKRESU: 407.C1-A3-02	