


A3

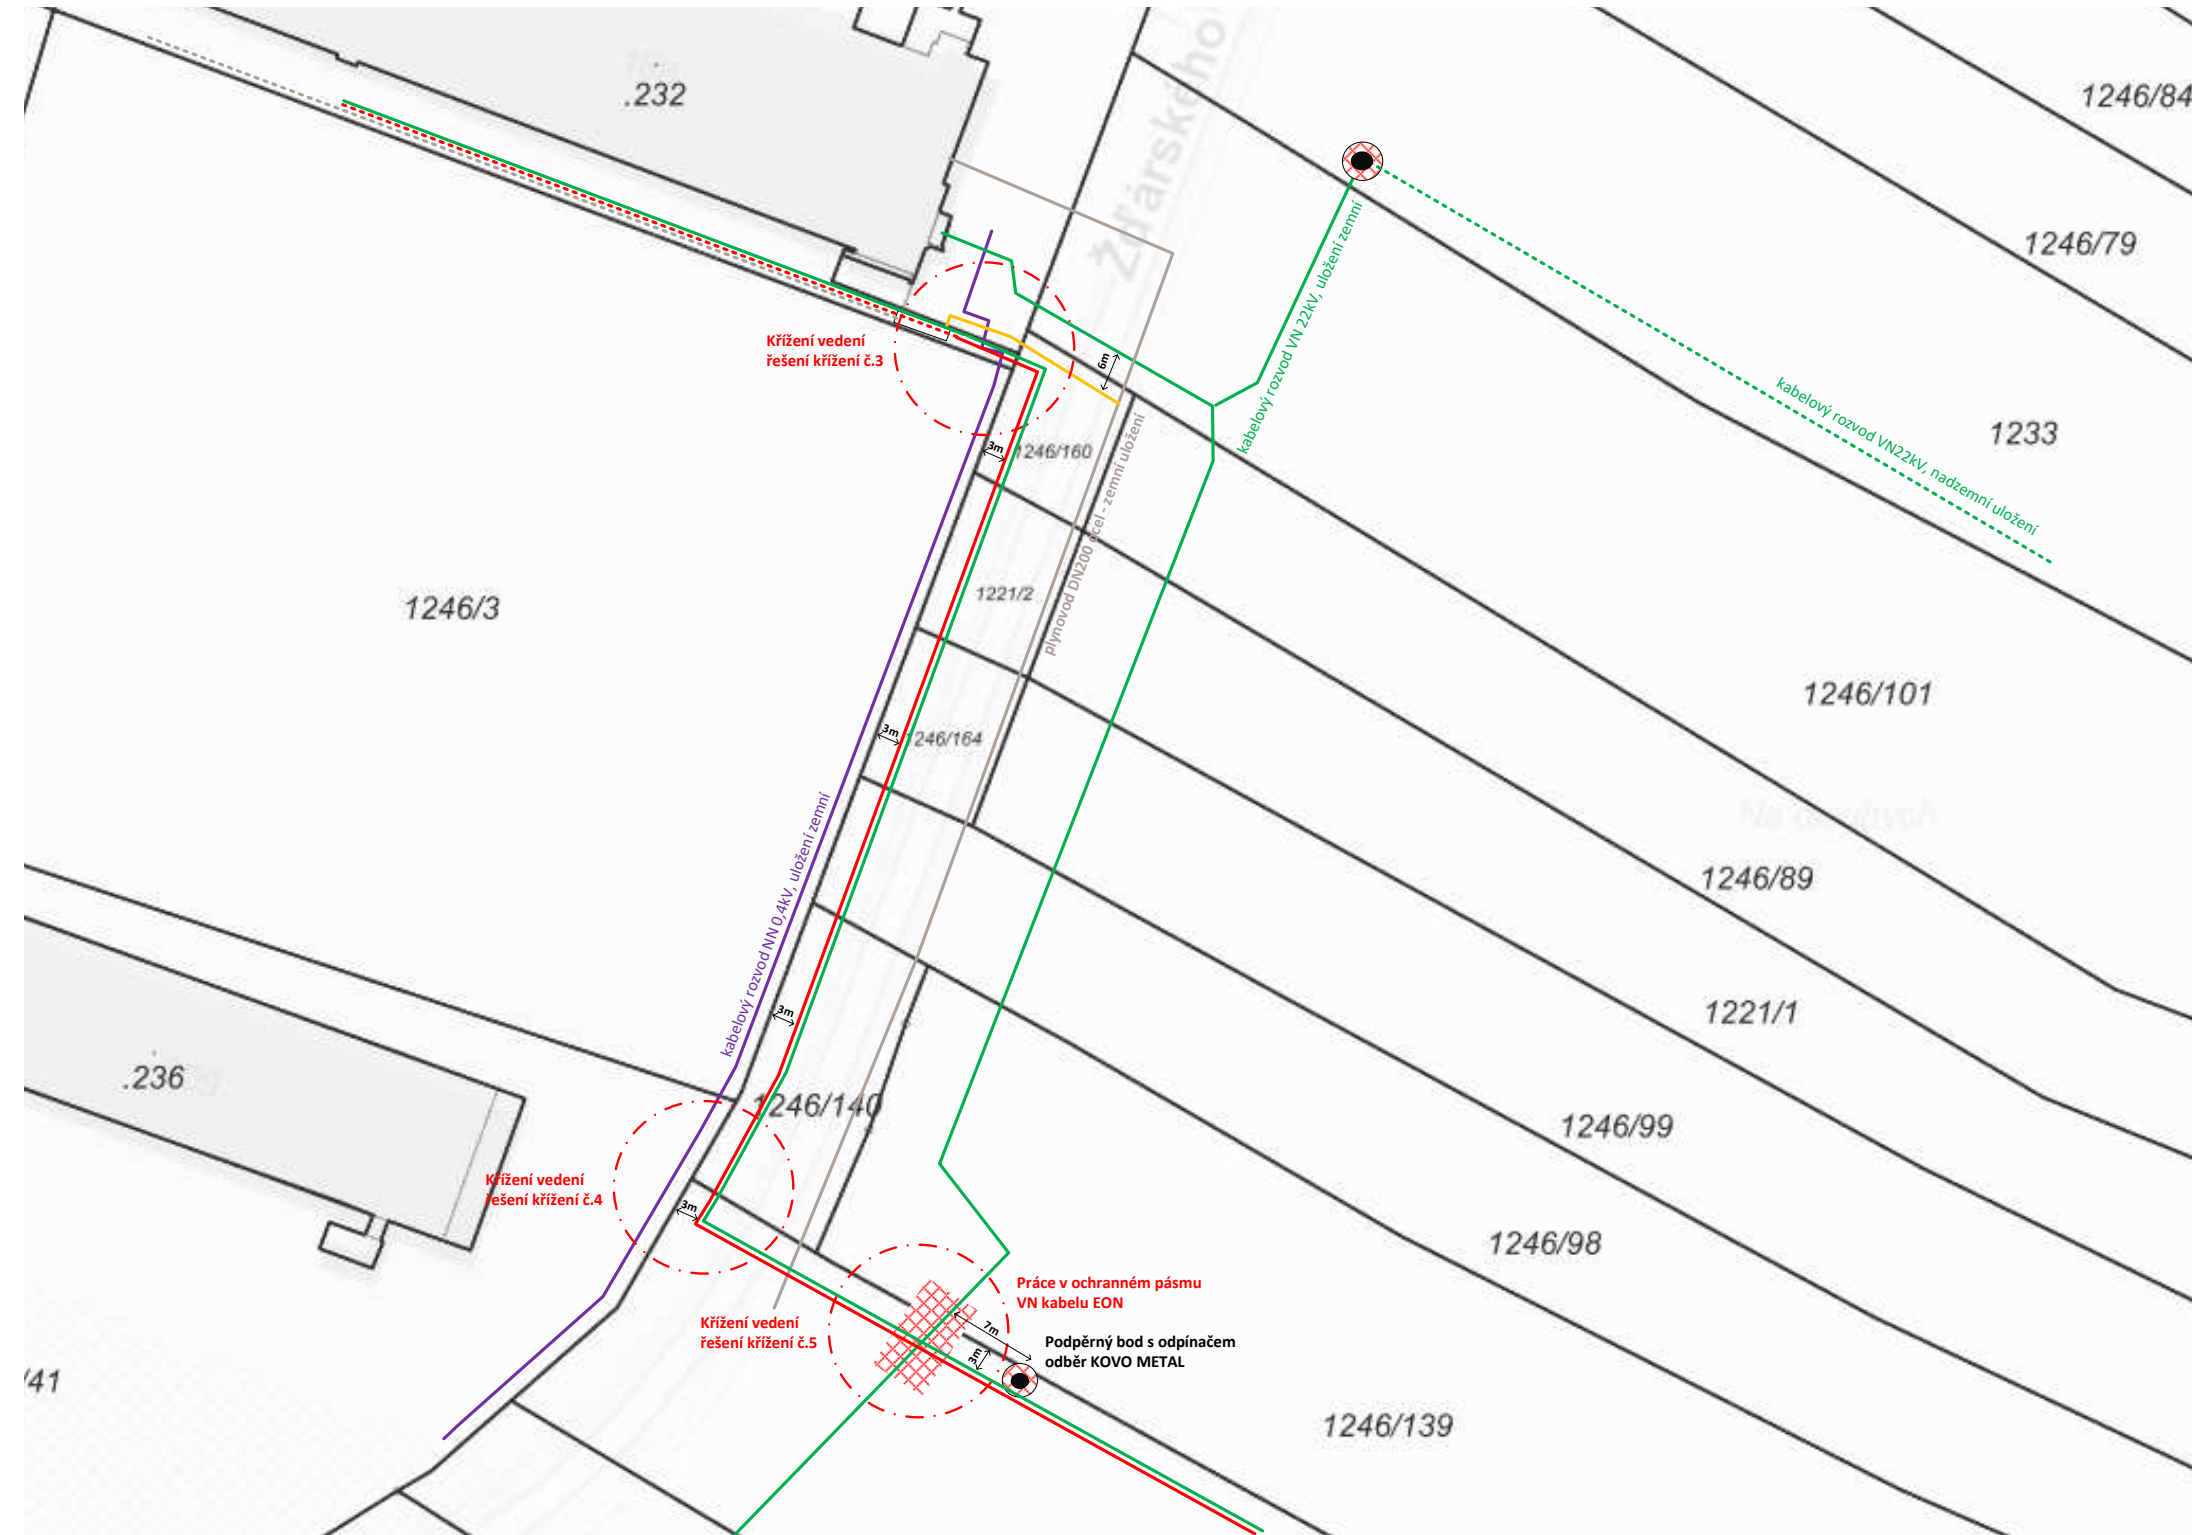

1246/160	Environmental Energy, s.r.o., Žďárského 181, 67401 Kozhichovice	orná půda
1221/2	Environmental Energy, s.r.o., Žďárského 181, 67401 Kozhichovice	orná půda
1246/164	Environmental Energy, s.r.o., Žďárského 181, 67401 Kozhichovice	orná půda
1246/98	TIPAFROST, a.s., Žďárského 188, 67401 Kozhichovice	orná půda
1246/140	Jilek Pavel, č. p. 50, 67501 Slavičty	orná půda
1246/74	KOVOMetal s.r.o., Zahradníčkova 1387/4, Horka-Domky, 67401 Třebíč	orná půda
1246/6	TIPAFROST, a.s., Žďárského 188, 67401 Kozhichovice	jiná plocha / ostatní plocha

křížení se stávajícími kabely NN, křížení souběžné s plynovodem DN160PE. Výkop provádět ručním výkopem. Kabely NN budou doplněny a uloženy do kabelových krytů v místě křížení v teplovodě v NN kabelem. Nově budované VN kabely musí být uloženy v chrániče. Musí být dodrženy odstupové vzdálenosti dle ČSN 736005. V přechodu z potrubního mostu do zemního uložení provést s ochrannými uložení vžeší sítě, oplechování vje. výstražných tabulek. Mechanickou ochranu provést proti případnému poškození automobilu příhradovou konstrukcí.

Křížení s nadzemním vedením CETIN, výkop provádět vždy nejméně 3m od podpěrného bodu sloupu datového vedení.

Křížení kolmé s vedením plynovodů STL DN200 ocel, kolmé křížení v VN kabely EON. Uložení nově budovaných sítí provést v celém rozsahu kabelů VN do chráničků s mechanickou ochranou a to až po úrovni křížení s VN kabely EON. Chráničkář bude pevná a uložená pod komunikací. Stávající vedení VN v místě křížení doplnit betonovými koryty s přesahem 1m od osy teplovodu a kabelů VN.

Křížení bude s řešením nad kabelem VN je možné realizovat v případě dostatečné hloubky uložení kabelu VN EON. V případě nedostačující hloubky je nutné provést křížení pod kabelem VN.

Křížení doplnit výstražnými foliemi dle jednotlivých sítí.

E.ON - rozvody je které je nutné umístit do OP venkovního vedení VN, musí být hranou výkopu vzdáleny min. 3 m od stávajících podpěrných bodů resp. středu trasy vedení VN při souběžném i kolmém křížení. Ochranné pásmo činní 7m od krajního vodiče VN.

- Nová přípojka plynu DN160 PE
- Nový průmyslový plynovod DN160 PE - zemní uložení
- - - Nový průmyslový plynovod DN160 ocel - umístěno na potrubním mostě
- Teplotov DN180, topná a vratná voda, zemní uložení
- - - Teplotov DN180, topná a vratná voda, nadzemní uložení
- DN80, rozvod dešťové vody, uložení zemní
- - - DN80, rozvod dešťové vody, nadzemní uložení
- kabelový rozvod VN 22kV, uložení zemní
- - - kabelový rozvod VN22kV, nadzemní uložení
- kabelový rozvod NN 0,4kV, uložení zemní
- DN80 , chladicí a vratná voda
- - - Datový kabel CETIN, podzemní vedení

Kreslil	Vypracoval	Kontroloval	ING. IVAN ŠILHAN autorizovaný inženýr ČKAIT č. autorizace 1000856 PROJEKTOVÁ A STAVEBNÍ ČINNOST GORAZDOVO NÁMĚSTÍ 858/13, 674 01 TŘEBÍČ TEL.: 564 571 240 e-mail: ivansilhan@email.cz IČ: 10086242 DIČ: CZ521024287	
ING. IVAN ŠILHAN	ING. IVAN ŠILHAN	ING. IVAN ŠILHAN		
Kraj: VYSOČINA		Stavební úřad: MěÚ Třebíč	ÚČEL	S
STAVBA : IO 04 - distribuční síť rozvodu tepla a médií IO05 - distribuční síť elektrické energie Obsah : Detail řešení 3,4,5 - křížení Výřez celkové situace			ČÍSLO ZAKÁZKY	
			DATUM	09/2017
			ARCHIVNÍ ČÍSLO	
			MĚŘÍTKO 1:1000	VÝKRES ČÍSLO 02
INVESTOR : Environmental Energy s.r.o. Žďárského 181, Třebíč 674 01		STAVBA : Zdroj KVET 5MWe Kozichovice a rozvody SZT		