


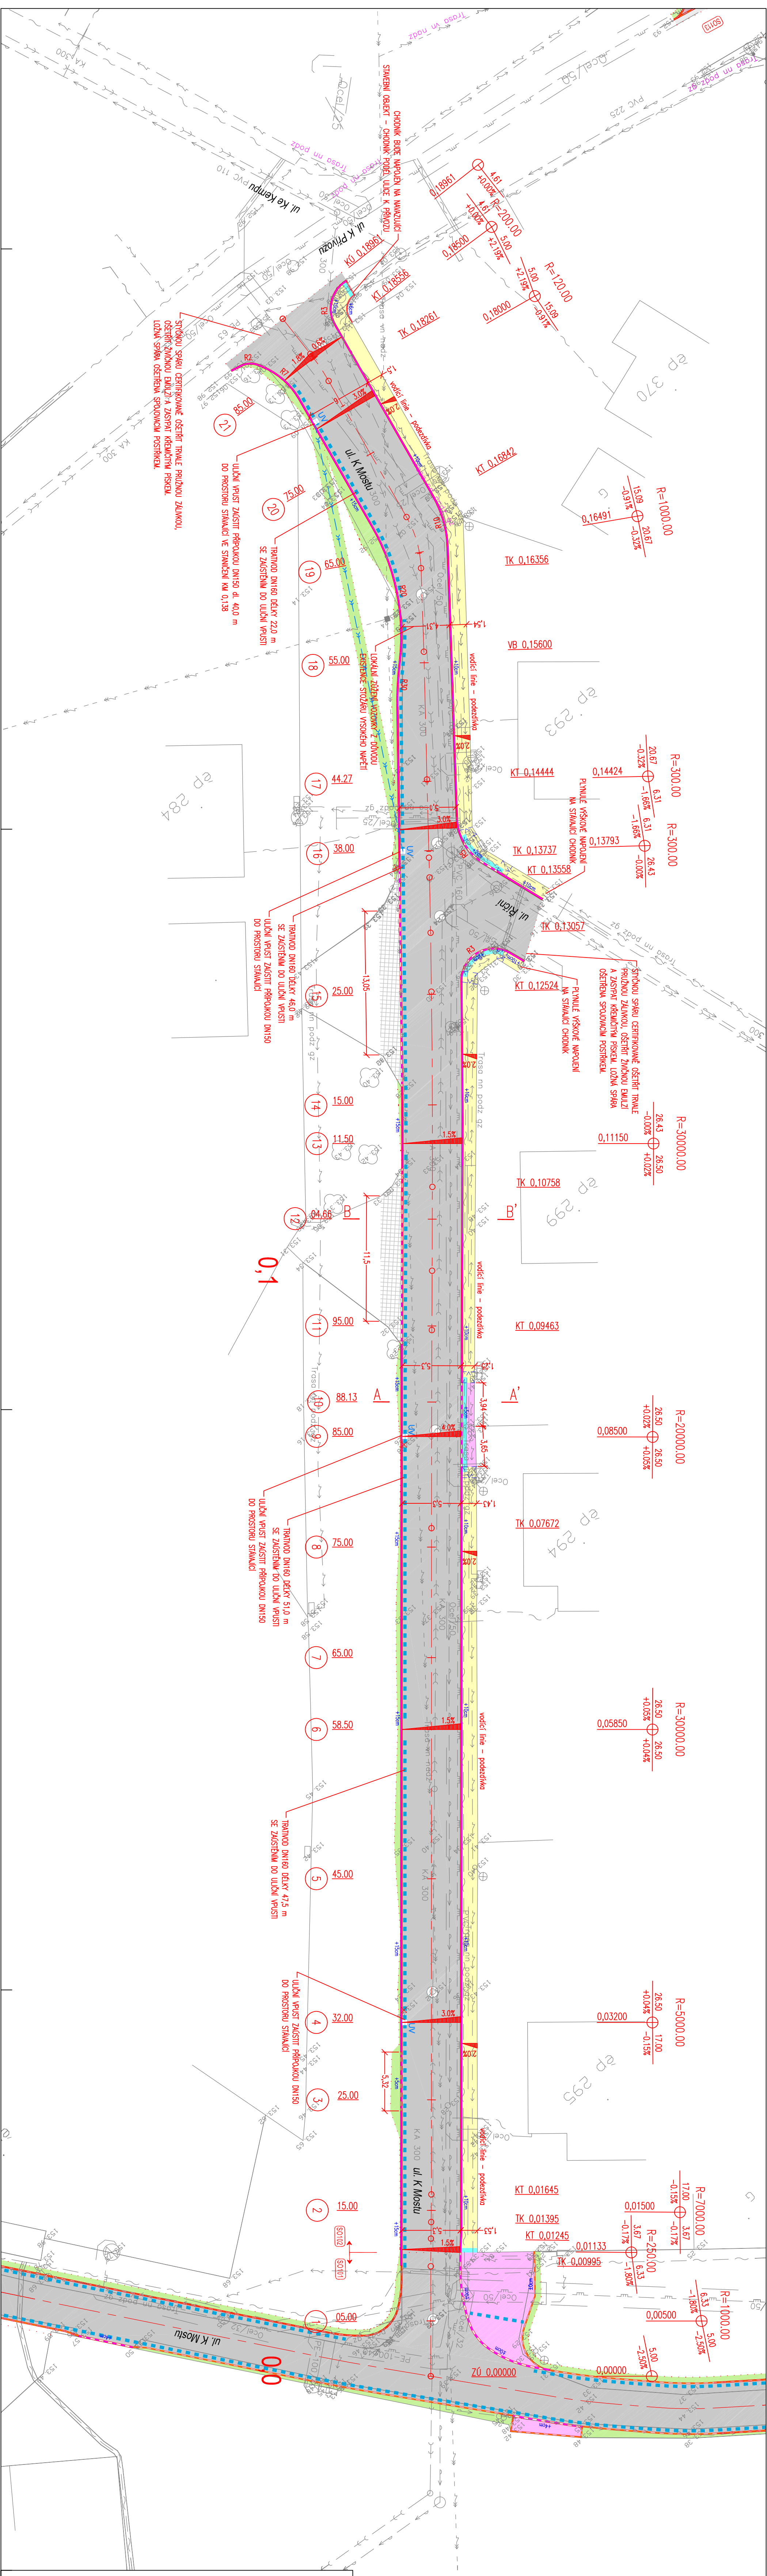

Legenda:

- Osa komunikace
- Pyromodulní rad STL - stávající RW
- Elektro NN - stávající podzemní ČEZ
- Elektro VN - stávající nadzemní
- Vodovod - stávající SCVK
- Kanalizace spásňková - stávající SCVK
- Skládání kabel - stávající podzemní OZ
- Drenáž
- Nová přípojka uliční vpusť DN150
- Nová uliční vpusť DN400


- Ulice
- Rampy
- Hranice stavebních úprav
- Vozovka - asfaltbeton, přía konstrukce
- Zpevnění štěrnutí 0/32
- Chodník - zámková dlažba
- Vjezd
- Plocha zeleně
- Opatření pro nevidomé
- Sklon zpevněné plochy

Podzemní sítě zatvřeny dle podkladů správců. Před započatím stavebních prací je nutné vyřízení dle potřebí ověřením ložnicí sondami. V ochranném pásmu IS nebudí k výkopovým pracím použit stříhací techniky.

ČÍSLO REVIZE	DATUM REVIZE	POPRÁVKA REVIZE
1.		
2.		
3.		
4.		
5.		
6.		
7.		

Projekce dopravní Filip s.r.o.
Smetanova 1338, 413 01 Roudnice nad Labem, tel.: 416 831 624
IČO: 28714792, DIČ: CZ28714792

VOVŠKOVÝ SYSTÉM B.P.V.
SOUŘADNICOVÝ SYSTÉM S-JTSK

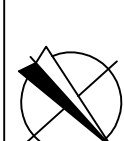

Vypracoval:	Ing. Josef Filip, Ph.D., Ing. Milan Teser	Vedoucí projektu:	Ing. Josef Filip, Ph.D.
Kontrola:	Ing. Josef Filip, Ph.D.	Kraj:	Ústecký
Datum:	02/2015	Služba:	DSP
Investor:	Město Brozany nad Ohří	Číslo zakázky:	15-016
Zakázka:	MODERNIZACE VĚRNÉHO PROSTORU MĚSTYSE BROZANY NAD OHŘÍ	Podíl formátu A4:	8
Okres:	SITUACE DOPRAVNÍHO ŘEŠENÍ SO102	Číslo přílohy:	Měřítko: 1:250