


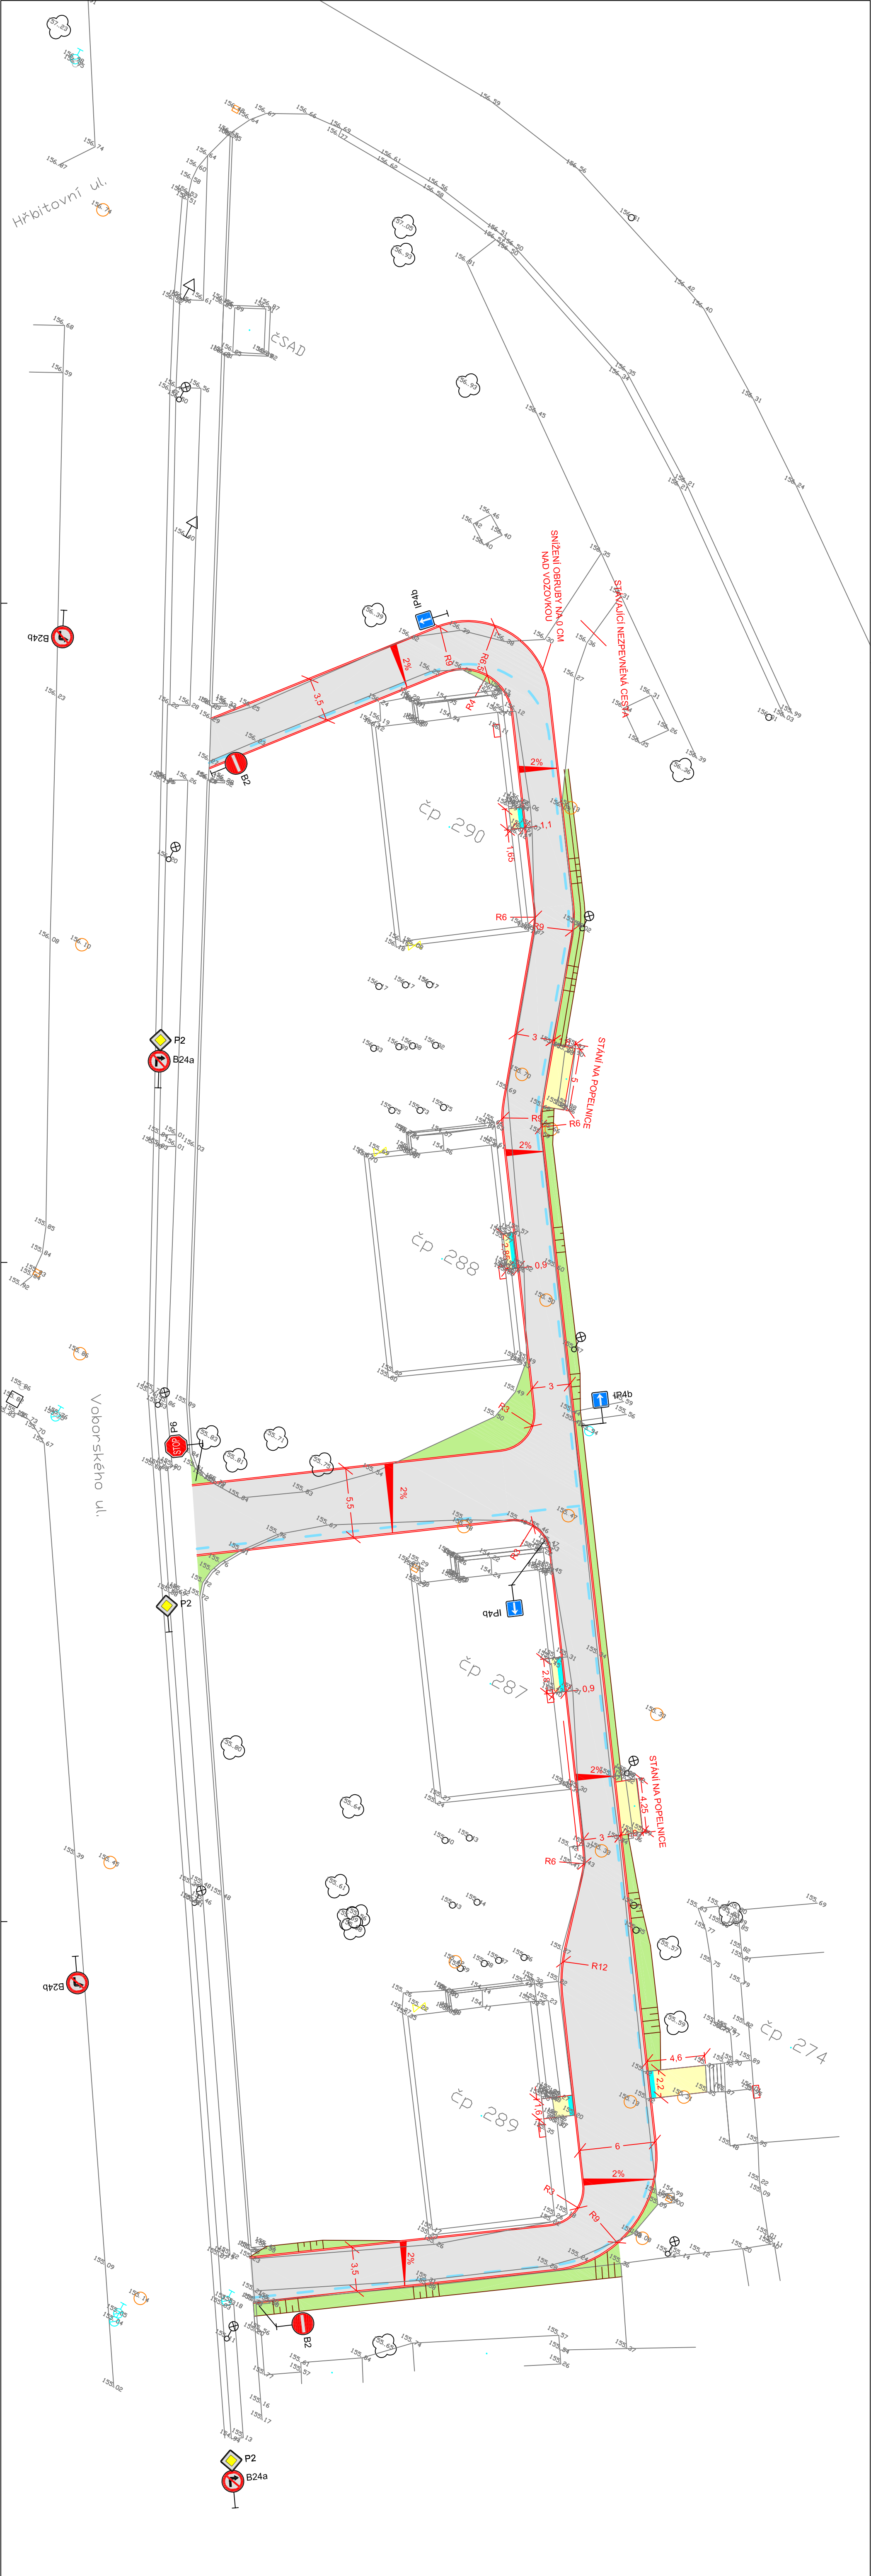

Číslo revize	Datum revize	Popis revize	OTRPA KOUTICE
7.			
6.			
5.			
4.			
3.			
2.			
1.			

 Projekt dopravní Filip s.r.o. Švornova 1338, 413 01 Roudnice nad Labem, tel.: 416 831 624 IČO: 28714792, DIČ: CZ28714792			VÝŠKOVÝ SYSTÉM B.P.V. SOUŘADNICOVÝ SYSTÉM S - JTSK 		
Výpracoval: Ing. Josef Filip, Ing. Stanislav Melichar, Ing. Radek Váňka			Vedoucí projektu: Ing. Josef Filip		
Kontroloval: Ing. Josef Filip, Kamil Šesták			Datum: 08/2011		
KÚL:	Brozany nad Ohří	Kraj:	Ústecký	Stupeň:	
Investor:	Město Brozany nad Ohří		Stupeň:		Ohlášeni stavby
Zakázka:	SO 116 - KOMUNIKACE V LOKALITĚ UL. VOBORSKÉHO		Číslo zakázky:		10-154
			Počet formátů A4:		5
Obsah:	DOPRAVNÍ SITUACE		Číslo přílohy:		Měřítko: 1:250
			C.116.2.		

- Legenda:
- Komunikace - betonová dlažba tl. 80 mm
 - Chodníkové plochy, sádky na popelnicích - betonová dlažba tl. 60 mm
 - Opavění pro nevidomé
 - Zámk
 - Chodníkový odvodňovací - šířka 5 cm
 - Střední odvodňovací - šířka 10 cm
 - Podlahový trávník
 - Stávkový zvláštní
 - Stávkový sádk