


VÝKRES PODHLEDU

M 1:50

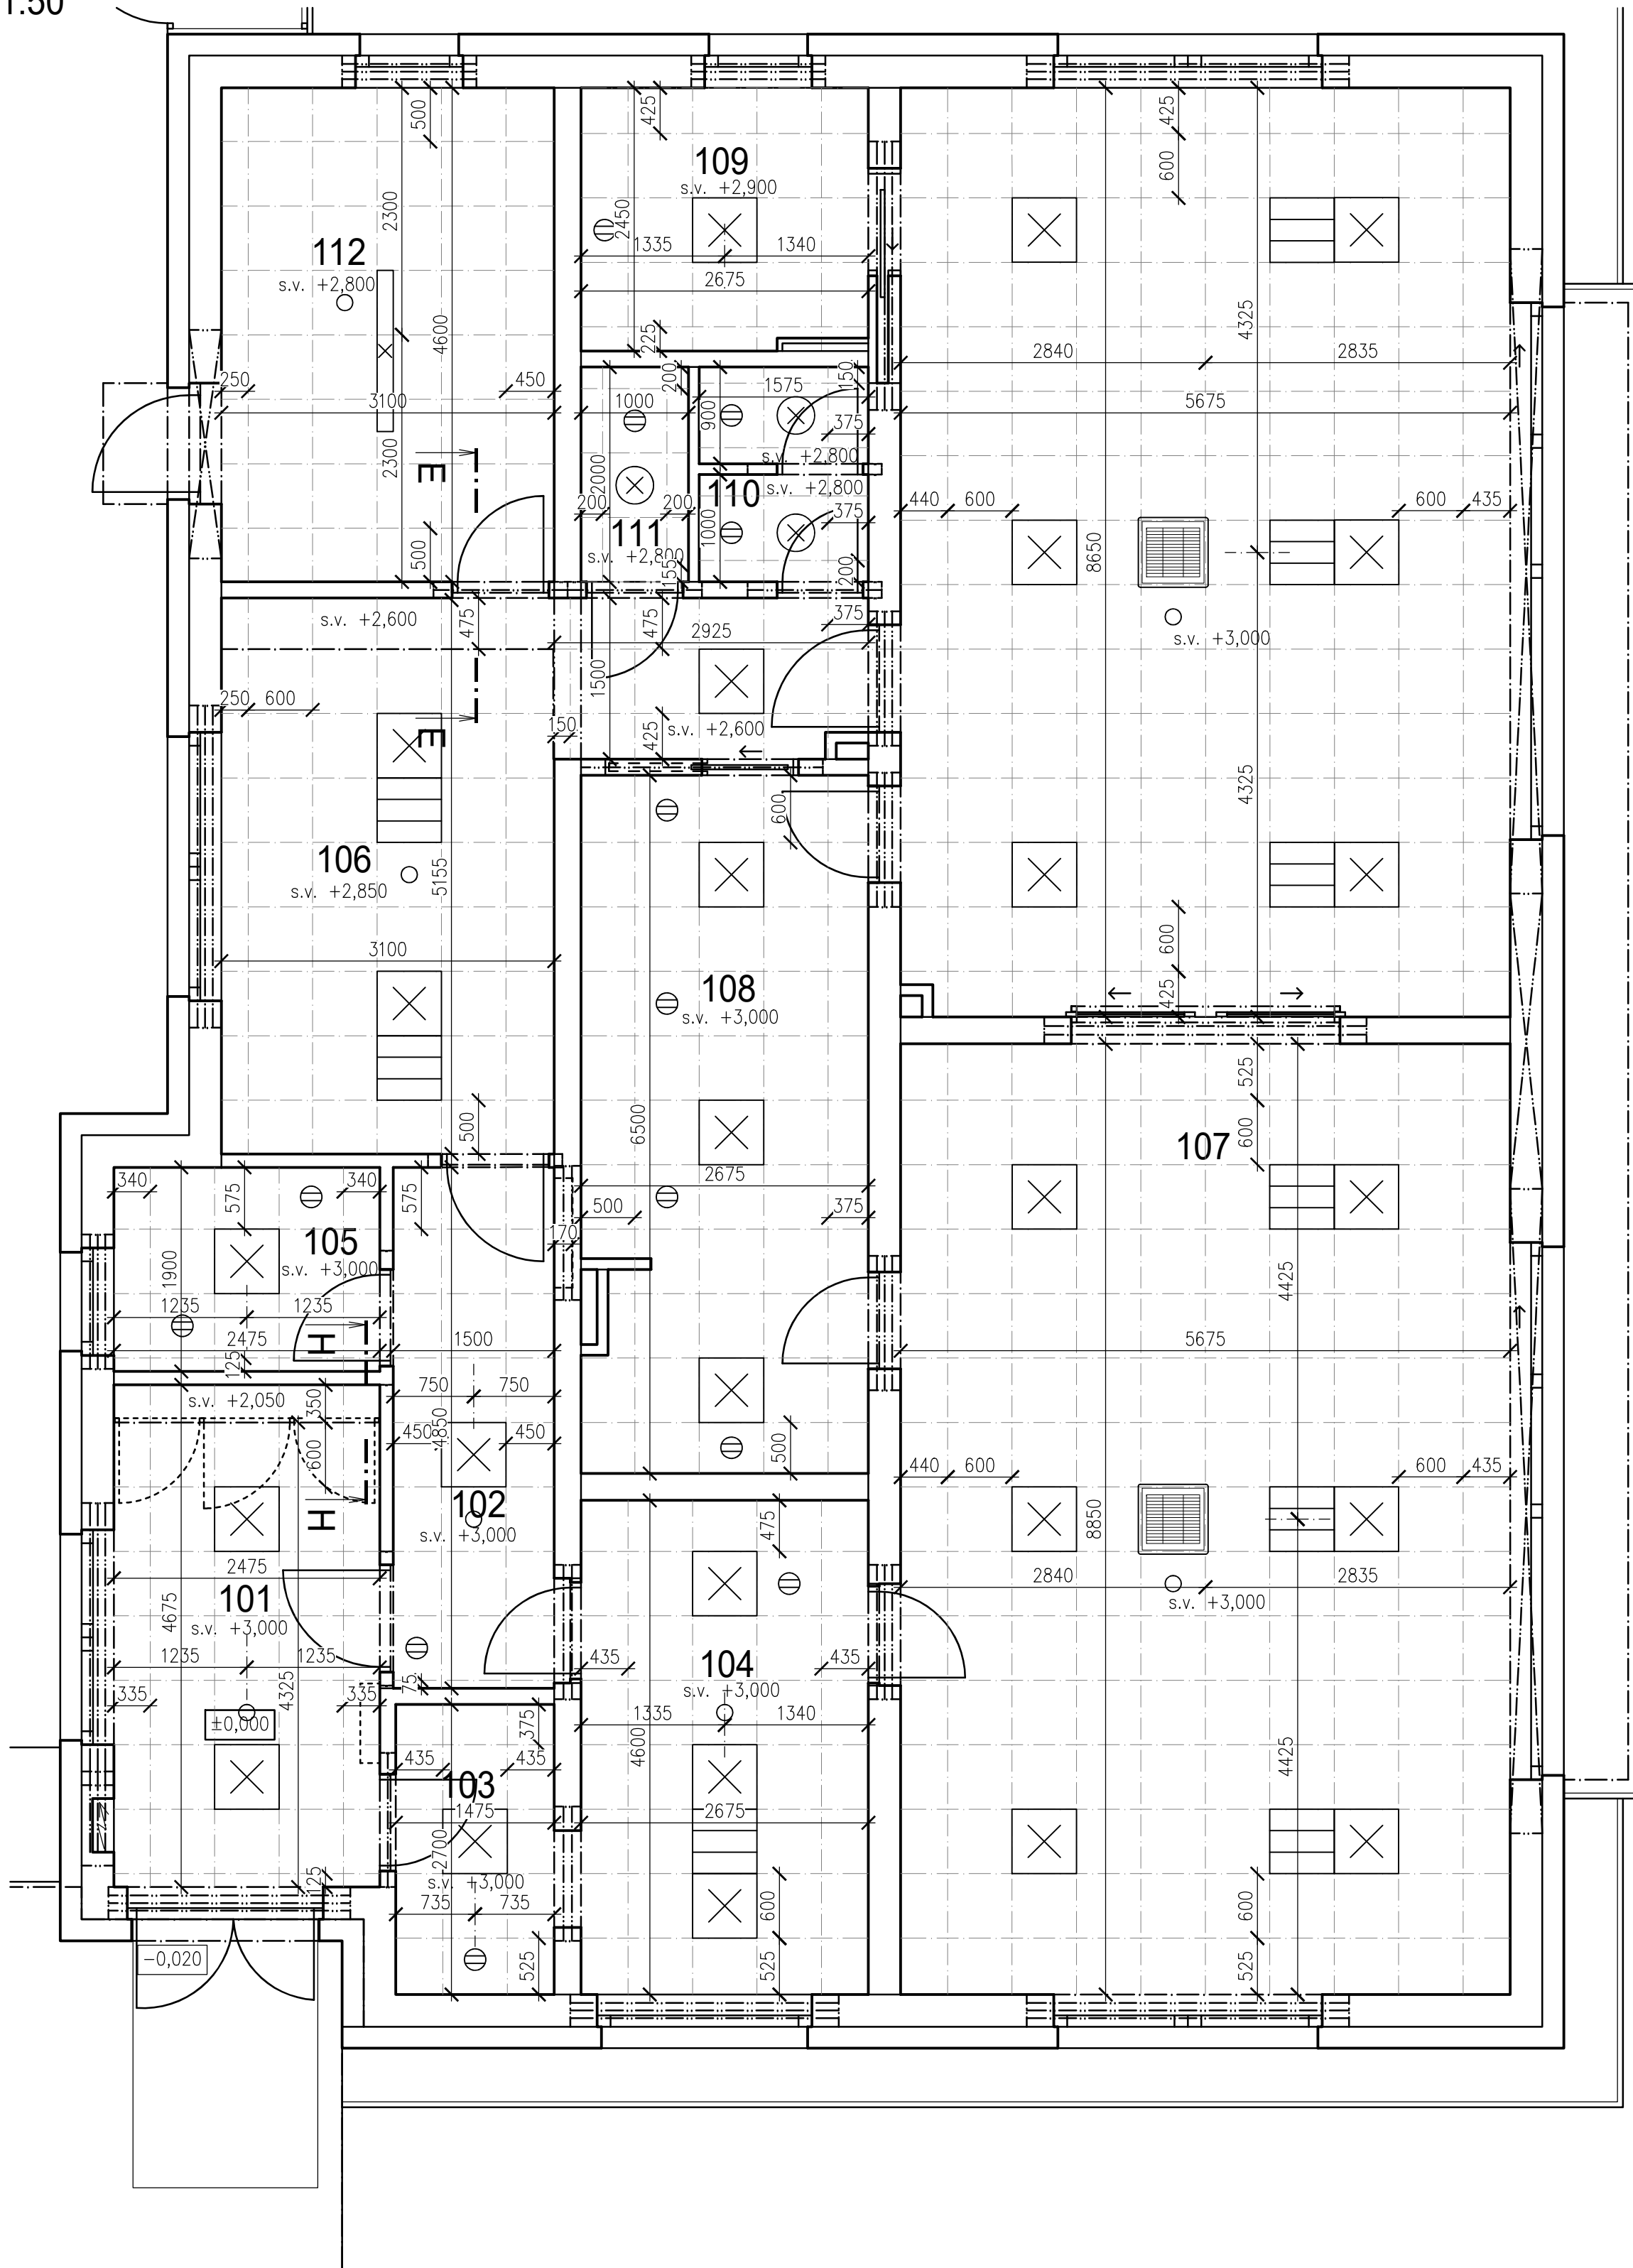

LEGENDA MÍSTNOSTÍ A PLOCHY PODHLEDŮ:

OZN.	NÁZEV MÍSTNOSTI	PLOCHA PODHLEDU [m ²]	PODHLED
101	ZÁDVEŘÍ	10,70 0,87+2,35	PODHLED ZAVĚŠENÝ KAZETOVÝ S KAZETAMI 600x600 MM TL. 15 MM PODHLED A ČELO SDK RB(A) 12,5 MM (NAD TECHNOLOGII FVE)
102	CHODBA	7,28	PODHLED ZAVĚŠENÝ KAZETOVÝ S KAZETAMI 600x600 MM TL. 15 MM
103	PŘÍJEM STRAVY	3,98	PODHLED ZAVĚŠENÝ KAZETOVÝ S KAZETAMI 600x600 MM TL. 15 MM
104	VÝDEJNA STRAVY	12,31	PODHLED ZAVĚŠENÝ KAZETOVÝ S KAZETAMI 600x600 MM TL. 15 MM
105	ŠATNA PEČUJÍCÍ	4,70	PODHLED ZAVĚŠENÝ KAZETOVÝ S KAZETAMI 600x600 MM TL. 15 MM
106	ŠATNA DĚTÍ	20,33 1,23	PODHLED ZAVĚŠENÝ KAZETOVÝ S KAZETAMI 600x600 MM TL. 15 MM ČELO SDK RB(A) 12,5 MM
107	HERNA	99,22	PODHLED ZAVĚŠENÝ KAZETOVÝ AKUSTICKÝ S KAZETAMI 600x600 MM TL. 15 MM
108	UMÝVÁRNA	17,12	PODHLED ZAVĚŠENÝ KAZETOVÝ S KAZETAMI 600x600 MM TL. 15 MM
109	SKLAD POMŮCEK	6,45	PODHLED ZAVĚŠENÝ KAZETOVÝ S KAZETAMI 600x600 MM TL. 15 MM
110	PŘEDSÍŇ+WC PEČUJÍCÍ	3,07	PODHLED ZAVĚŠENÝ KAZETOVÝ S KAZETAMI 600x600 MM TL. 15 MM
111	ÚKLID	2,00	PODHLED ZAVĚŠENÝ KAZETOVÝ S KAZETAMI 600x600 MM TL. 15 MM
112	TECHNICKÁ MÍSTNOST	14,26	PODHLED ZAVĚŠENÝ KAZETOVÝ S KAZETAMI 600x600 MM TL. 15 MM


LEGENDA PRVKŮ:

	KOUŘOVÝ POŽÁRNÍ HLÁŠČ S VESTAVENOU SÍŘENOU		VZDUCHOTECHNICKÁ VÝÚSTKA OBDÉLNÍKOVÁ DO RASTRU PODHLEDU 600x600 mm
	SVĚTLO KRUHOVÉ		VZDUCHOTECHNICKÁ VÝÚSTKA KRUHOVÁ PRŮMĚRU d100–d200
	SVĚTLO OBDÉLNÍKOVÉ DO RASTRU PODHLEDU 600x600 mm		KLIMATIZAČNÍ JEDNOTKA KAZETOVÁ DO RASTRU PODHLEDU 600x600 mm
	SVĚTLO OBDÉLNÍKOVÉ		


POZNÁMKY

- PODHLEDY ZAVĚŠENÉ KAZETOVÉ S KAZETAMI TL. 15 MM Z NEHOŘLAVÉHO VNITŘNÍHO JÁDRA ZE SKELNÉ VLNY VYSOKÉ HUSTOTY O FORMÁTU 600x600 MM; BARVA KAZET BILÁ, ODRAZIVOST SVĚLA 85%, ODRAŽENÉ SVĚTLO JE ROZPTÝLENÉ, NEOSLŇUJÍCÍ; KAZETY S NATĚREM BOČNÍCH HRAN, POŽÁRNÍ TŘÍDA A2–s1 d0 DLE EN 13501–1, ODOLNOST VŮČI VLHKOSTI TŘIDY C, RELATIVNÍ VLHKOST 95% α 30°, DLE EN 13964:2014
- PODHLEDY V PROSTORU HERNY (107) BUDOU AKUSTICKÉ S POLOŽAPUŠTĚNOU HRANOU; ABSORPČNÍ TŘÍDA A, o.d.s. 200 mm
- BUDE PROVEDENO MĚŘENÍ DOBY DOZVUKU DLE ČSN 730527
- ZAVĚŠENÍ PODHLEDŮ PROSTŘEDNICTVÍM SYSTÉMOVÉHO ROŠTŮ Z OCELOVÝCH DRÁTŮ S PRŮJINOVÝMI ZÁVĚSY NA POZINKOVANÝCH LAKOVANÝCH T–PROFÍLECH (BARVA BILÁ)
- VÝŠKU ZAVĚŠENÍ PŘÍPADNĚ UZPŮSOBIT ROZVODŮM VZDUCHOTECHNIKY
- PŘI ROZDILNÉ VÝŠKOVÉ ÚROVNI PODHLEDU V M.Č. 101 A 106 BUDOU ČELA PROVEDENA ZE SDK
- PODHLED NAD TECHNOLOGII FVE V M.Č. 101 BUDE PROVEDEN ZE SDK
- PŘESNÉ ROZMĚRY KONSTRUKCÍ A JEDNOTLIVÝCH STAVEBNÍCH PRVKŮ JE NUTNÉ PŘED PROVÁDĚNÍM OVĚŘIT PŘÍMO NA STAVBĚ
- PŘI PROVÁDĚNÍ NUTNO DODRŽOVAT ZÁSADY ČSN, PLATNÉ PŘEDPISY, TECHNOLOGICKÉ POSTUPY, DETAILS A DOPORUČENÍ VÝROBCŮ JEDNOTLIVÝCH POUŽITÝCH MATERIÁLŮ

ŘEZ H-H

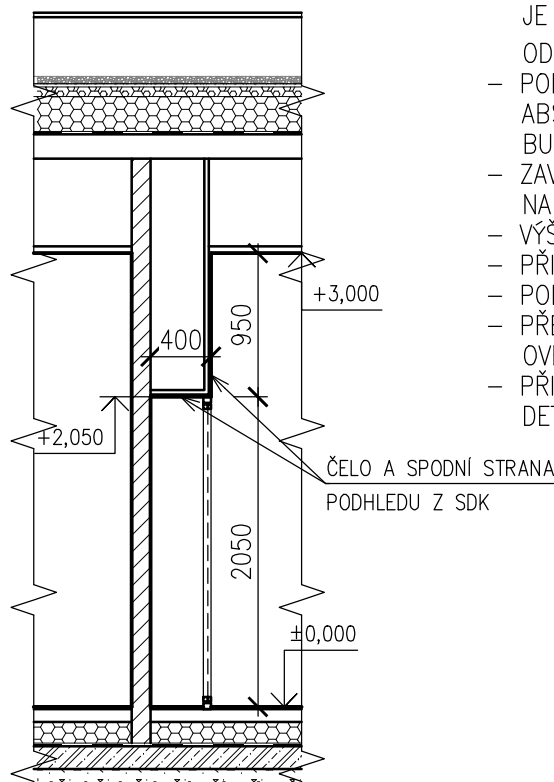

ŘEZ E-E

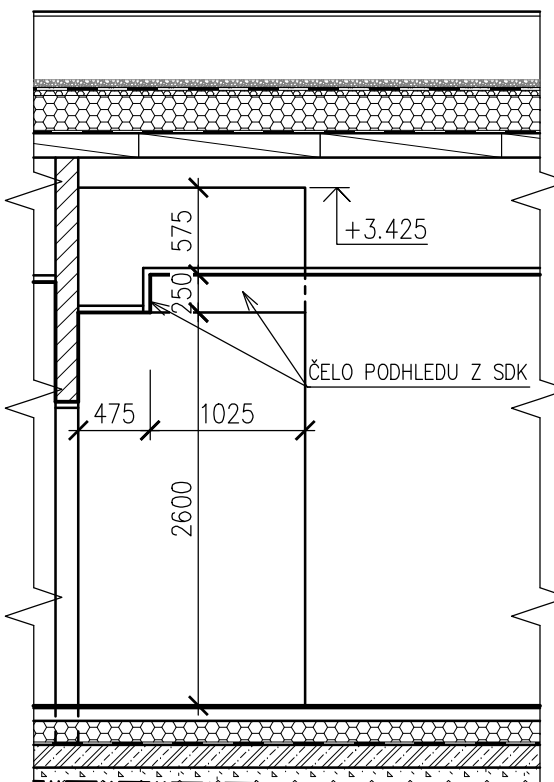

±0,000 = 488,50 m.n.m., Bpv = ÚROVEŇ ČISTÉ PODLAHY V 1.NP

ARCHITEKT ING. ARCH. EVA UCHYTILOVÁ	ZODP.PROJEKTANT ING.ARCH. E. UCHYTILOVÁ	VYPRACOVAL ING.J. Křivka	ING. ARCH. EVA UCHYTILOVÁ Sluneční 2095/5, 594 01 Velké Meziříčí tel. : 608 519 730	VÝTISK Č.
INVESTOR : Město Velké Meziříčí, Radnická 29/1, 594 01 Velké Meziříčí				IČ: 642 74 055 DIČ: 7355048085
MÍSTO STAVBY: parc. č. 3800/16, 3812, kat. úz. Velké Meziříčí				
AKCE : DĚTSKÁ SKUPINA VELKÉ MEZIRÍČÍ			FORMÁT 6x A4	
ODDÍL : SO 01 - DĚTSKÁ SKUPINA D.1.1 ARCHITEKTONICKO-STAVEBNÍ ŘEŠENÍ			STUPEŇ DPS	
OBSAH : VÝKRES PODHLEDU			ARCH. Č. SS/2024/001/DPS	
			DATUM 06/2024	
			MĚŘÍTKO 1:50	Č. V. D.1.1.b-05