


STŘECHA

M 1:50


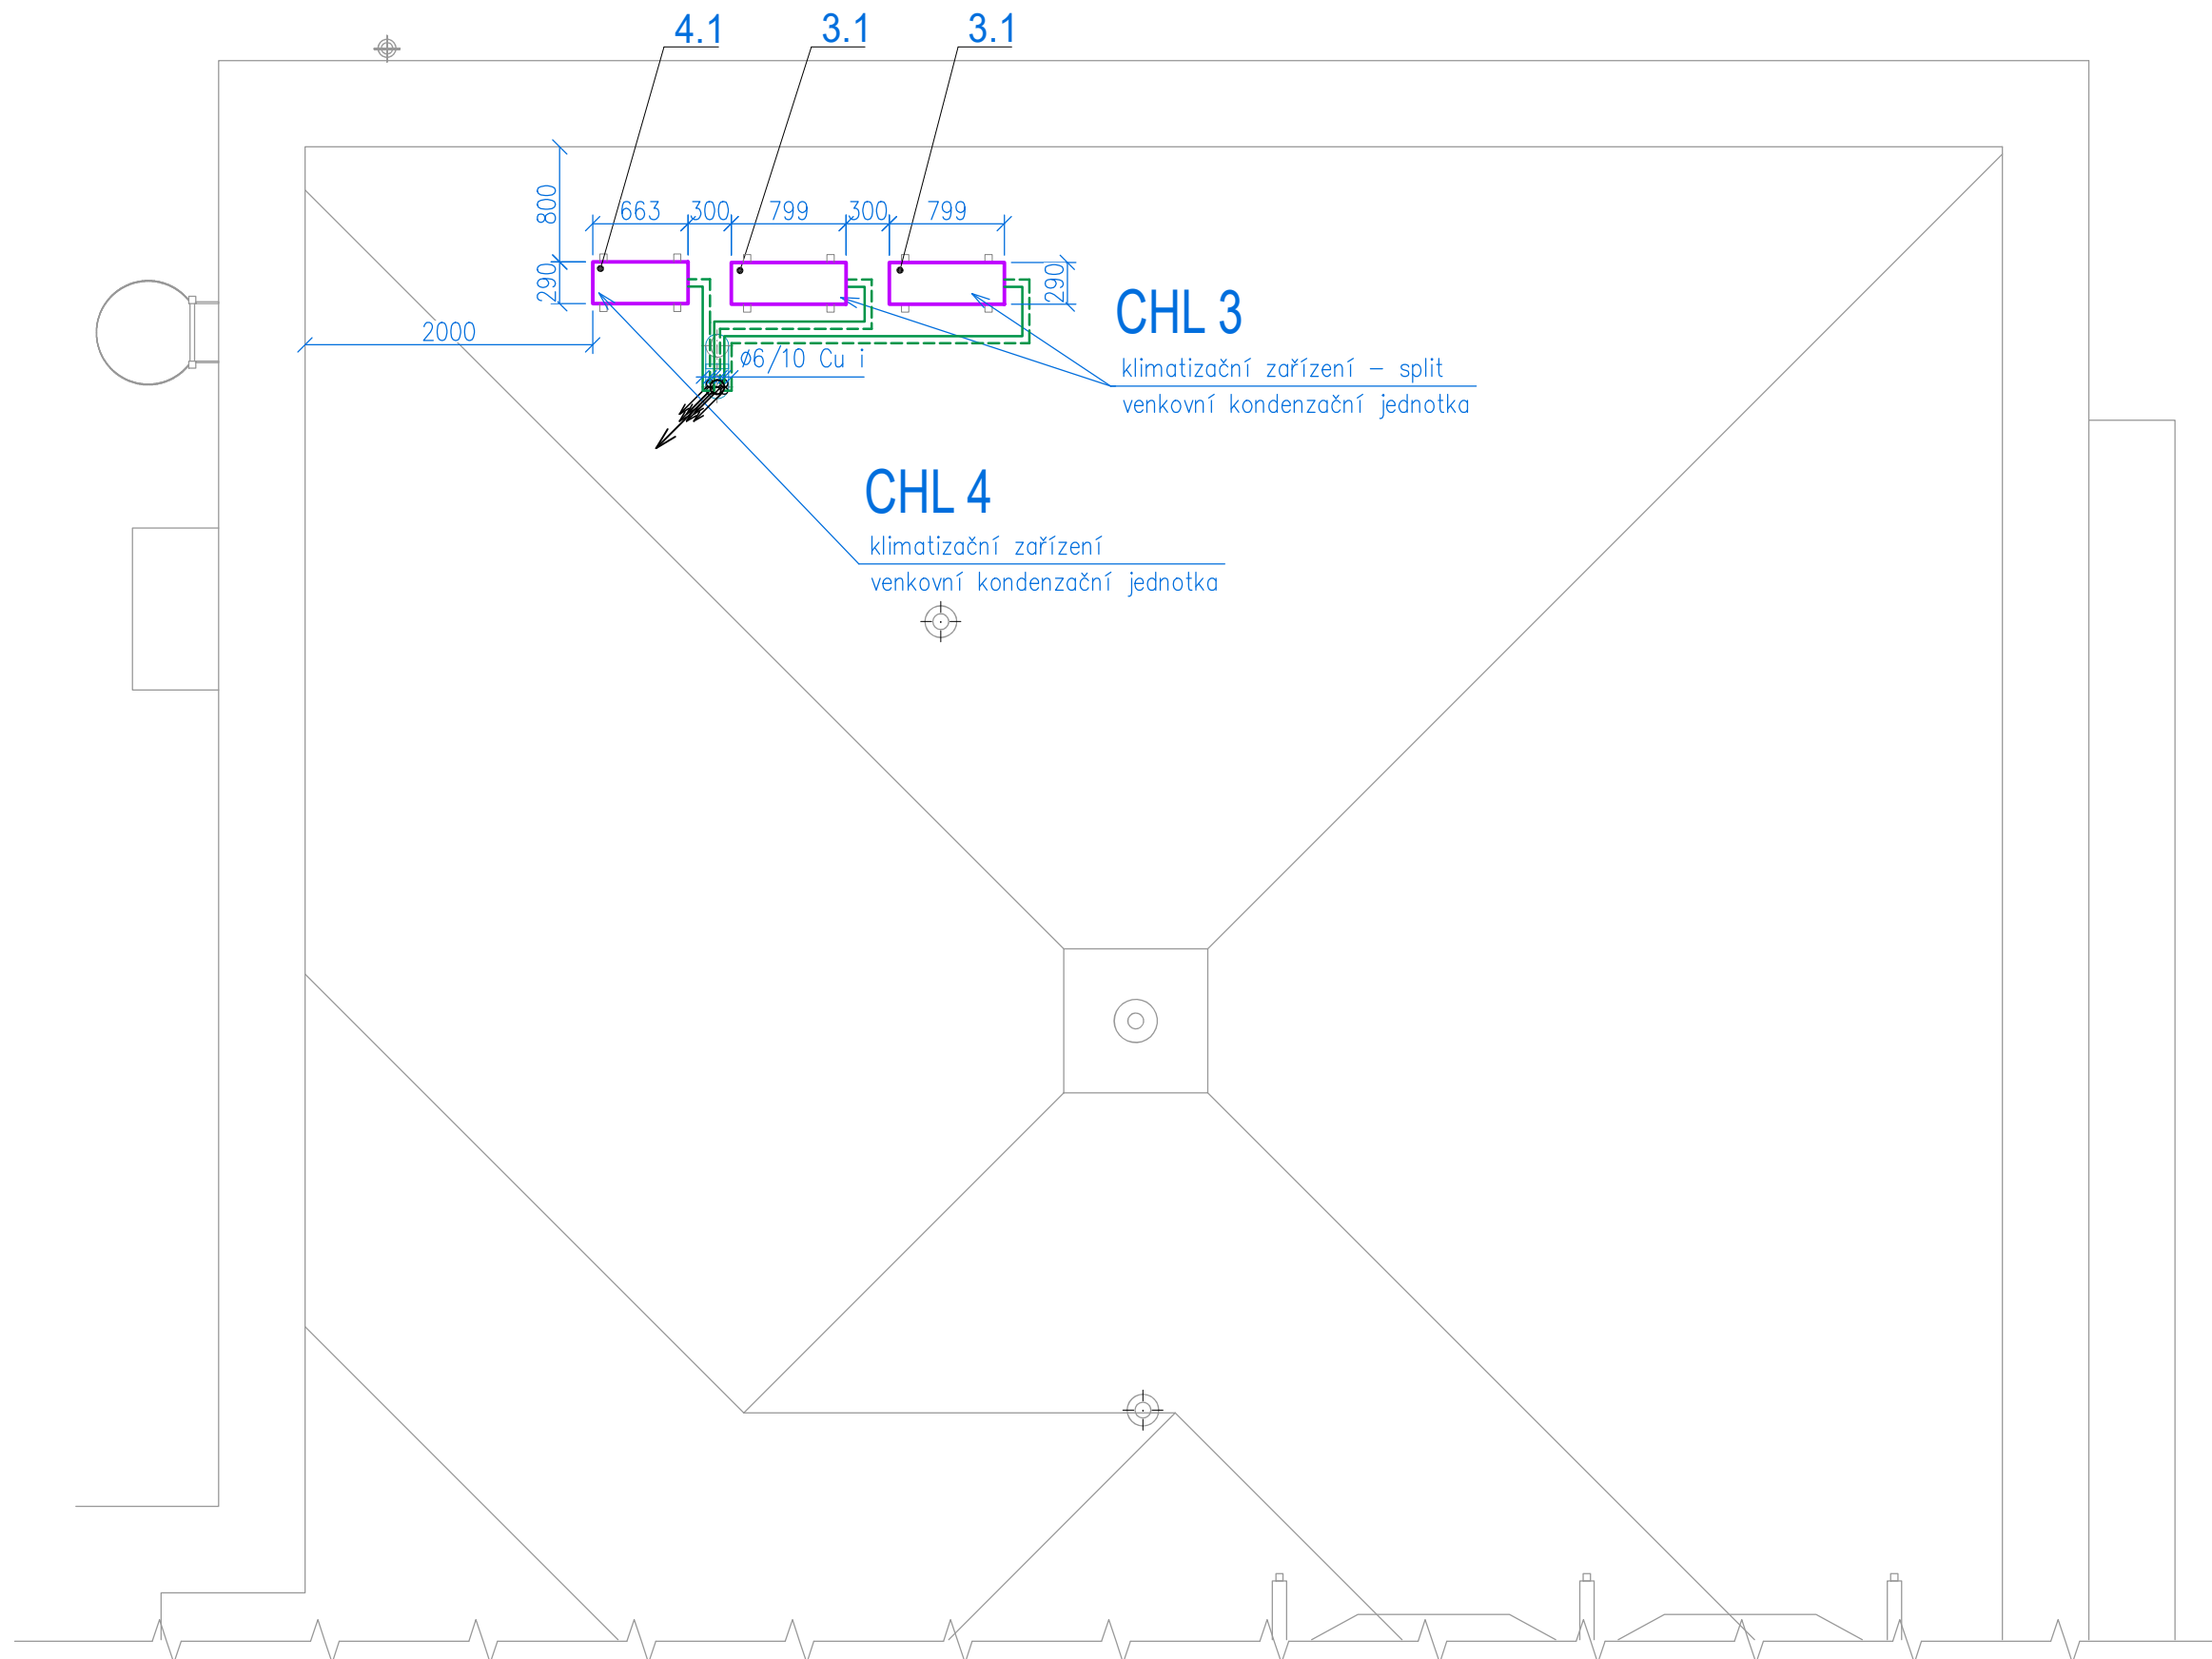


LEGENDA

----- POTRUBÍ CHL

POZNÁMKY K CHL

- PŘÍMÝ VÝPARNÍK UVNITŘ VZT JEDNOTKY; KONDENZAČNÍ JEDNOTKA UMÍSTĚNA NA STŘEŠE
- ROZVODY CHLADU Z POTRUBÍ CU S TEPELNOU IZOLACÍ; NA STŘEŠE S UV ODOLNOSTÍ
- KLIMATIZAČNÍ ZAŘÍZENÍ – SPLIT
- KONDENZAČNÍ JEDNOTKY OSAZENY NA STŘEŠE NA GUMOVÝCH ANTIVIBRAČNÍCH PODSTAVCÍCH
- VNITŘNÍ KAZETOVÉ KLIMATIZAČNÍ JEDNOTKY OSAZENY V M. Č. 107
- V 1.NP VEDENY ROZVODY CHLADU V PODHLEDU
- EL. NAPÁJENÍ VENKOVNÍCH JEDNOTEK ZAJIŠŤUJE PROFESE ELE
- ODVOD KONDENZÁTU ZAJIŠŤUJE PROFESE ZTI
- PŘESNÉ UMÍSTĚNÍ OVLADAČŮ BUDE UPŘESNĚNO PŘI REALIZACI STAVBY

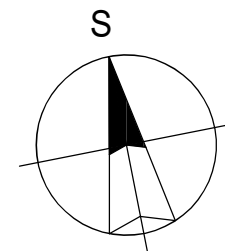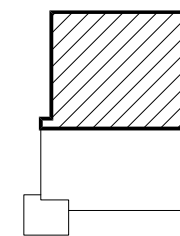

±0,000 = 488,50 m.n.m., BpV = ÚROVEŇ ČISTÉ PODLAHY V 1.NP

ARCHITEKT ING. ARCH. EVA UCHYTILOVÁ	ZODP.PROJEKTANT ING.J. Křivka	VYPRACOVAL ING.J. Křivka	ING. ARCH. EVA UCHYTILOVÁ Sluneční 2095/5, 594 01 Velké Meziříčí tel. : 608 519 730 IČ: 642 74 055 DIČ: 7355048085		VÝTISK Č.
INVESTOR : Město Velké Meziříčí, Radnická 29/1, 594 01 Velké Meziříčí			MÍSTO STAVBY: parc. č. 3800/16, 3812, kat. úz. Velké Meziříčí		
AKCE : DĚTSKÁ SKUPINA VELKÉ MEZIRÍČÍ			FORMÁT	3x A4	
			STUPEŇ	DPS	
ODDÍL : SO 01 - DĚTSKÁ SKUPINA D.1.4.b ZAŘÍZENÍ VZDUCHOTECHNIKY A CHLAZENÍ			ARCH. Č.	SS/2024/001/DPS	
			DATUM	06/2024	
OBSAH : VÝKRES STŘECHY - CHL			MĚŘÍTKO 1:50	Č. V.	D.1.4.b-03