



M 1:50

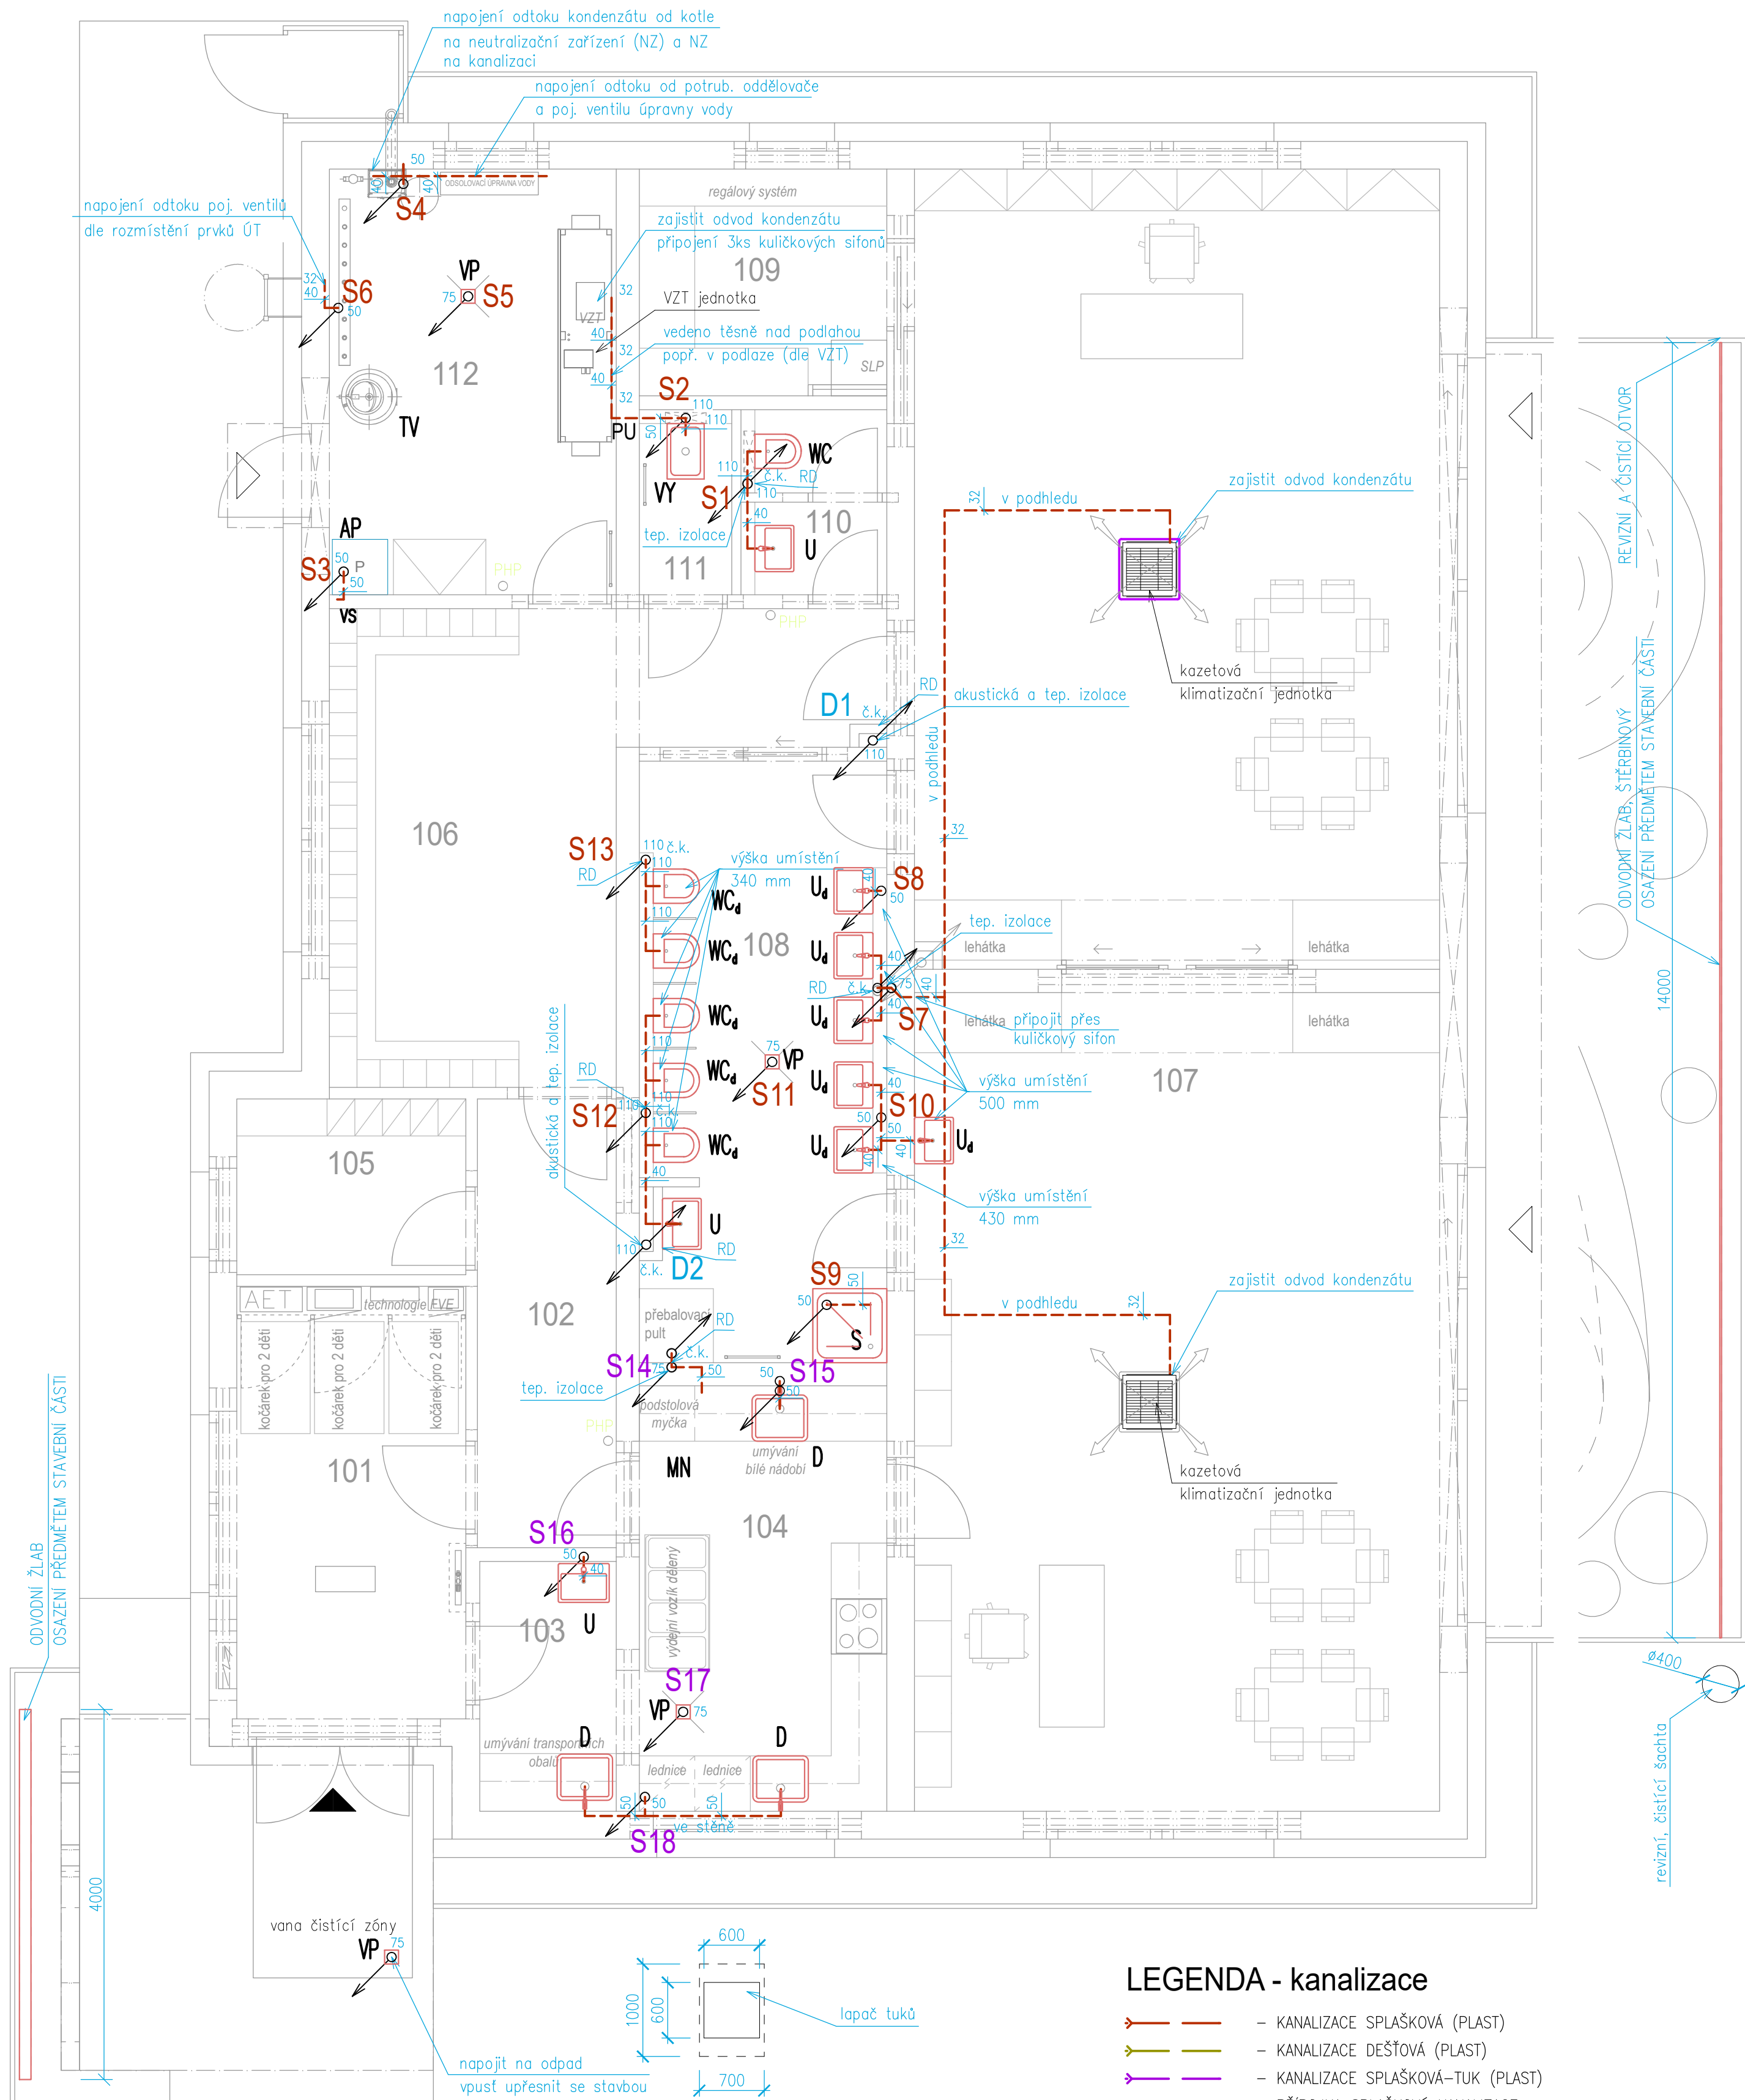

- - KANALIZACE SPLAŠKOVÁ (PLAST)
- - KANALIZACE DEŠŤOVÁ (PLAST)
- - KANALIZACE SPLAŠKOVÁ-TUK (PLAST)
- - PŘÍPOJKA SPLAŠKOVÉ KANALIZACE
- - KÓTA DÍNA POTRUBÍ OD ±0,000
- - REVIZNÍ ŠACHTA S PLAST. POKLOPEM
- - POTRUBÍ HT, VNĚJŠÍ PRŮMĚR V MM
- - POTRUBÍ KG, VNĚJŠÍ PRŮMĚR V MM
- - ČISTIČÍ KUS
- - SVISLÉ DEŠŤOVÉ POTRUBÍ
- - SVISLÉ SPLAŠKOVÉ POTRUBÍ
- - SVISLÉ SPLAŠKOVÉ (TUK) POTRUBÍ
- - REVIZNÍ ŠACHTA (KANALIZACE SPLAŠKOVÁ)
- - REVIZNÍ ŠACHTA (KANALIZACE DEŠŤOVÁ)
- - ODVODNÍ ŽLAB PLASTOVÝ, KRYTÝ KAČÍRKEM
- - ODVODNÍ ŽLAB ŠTERBINOVÝ, NEREZOVÝ

M 1:50

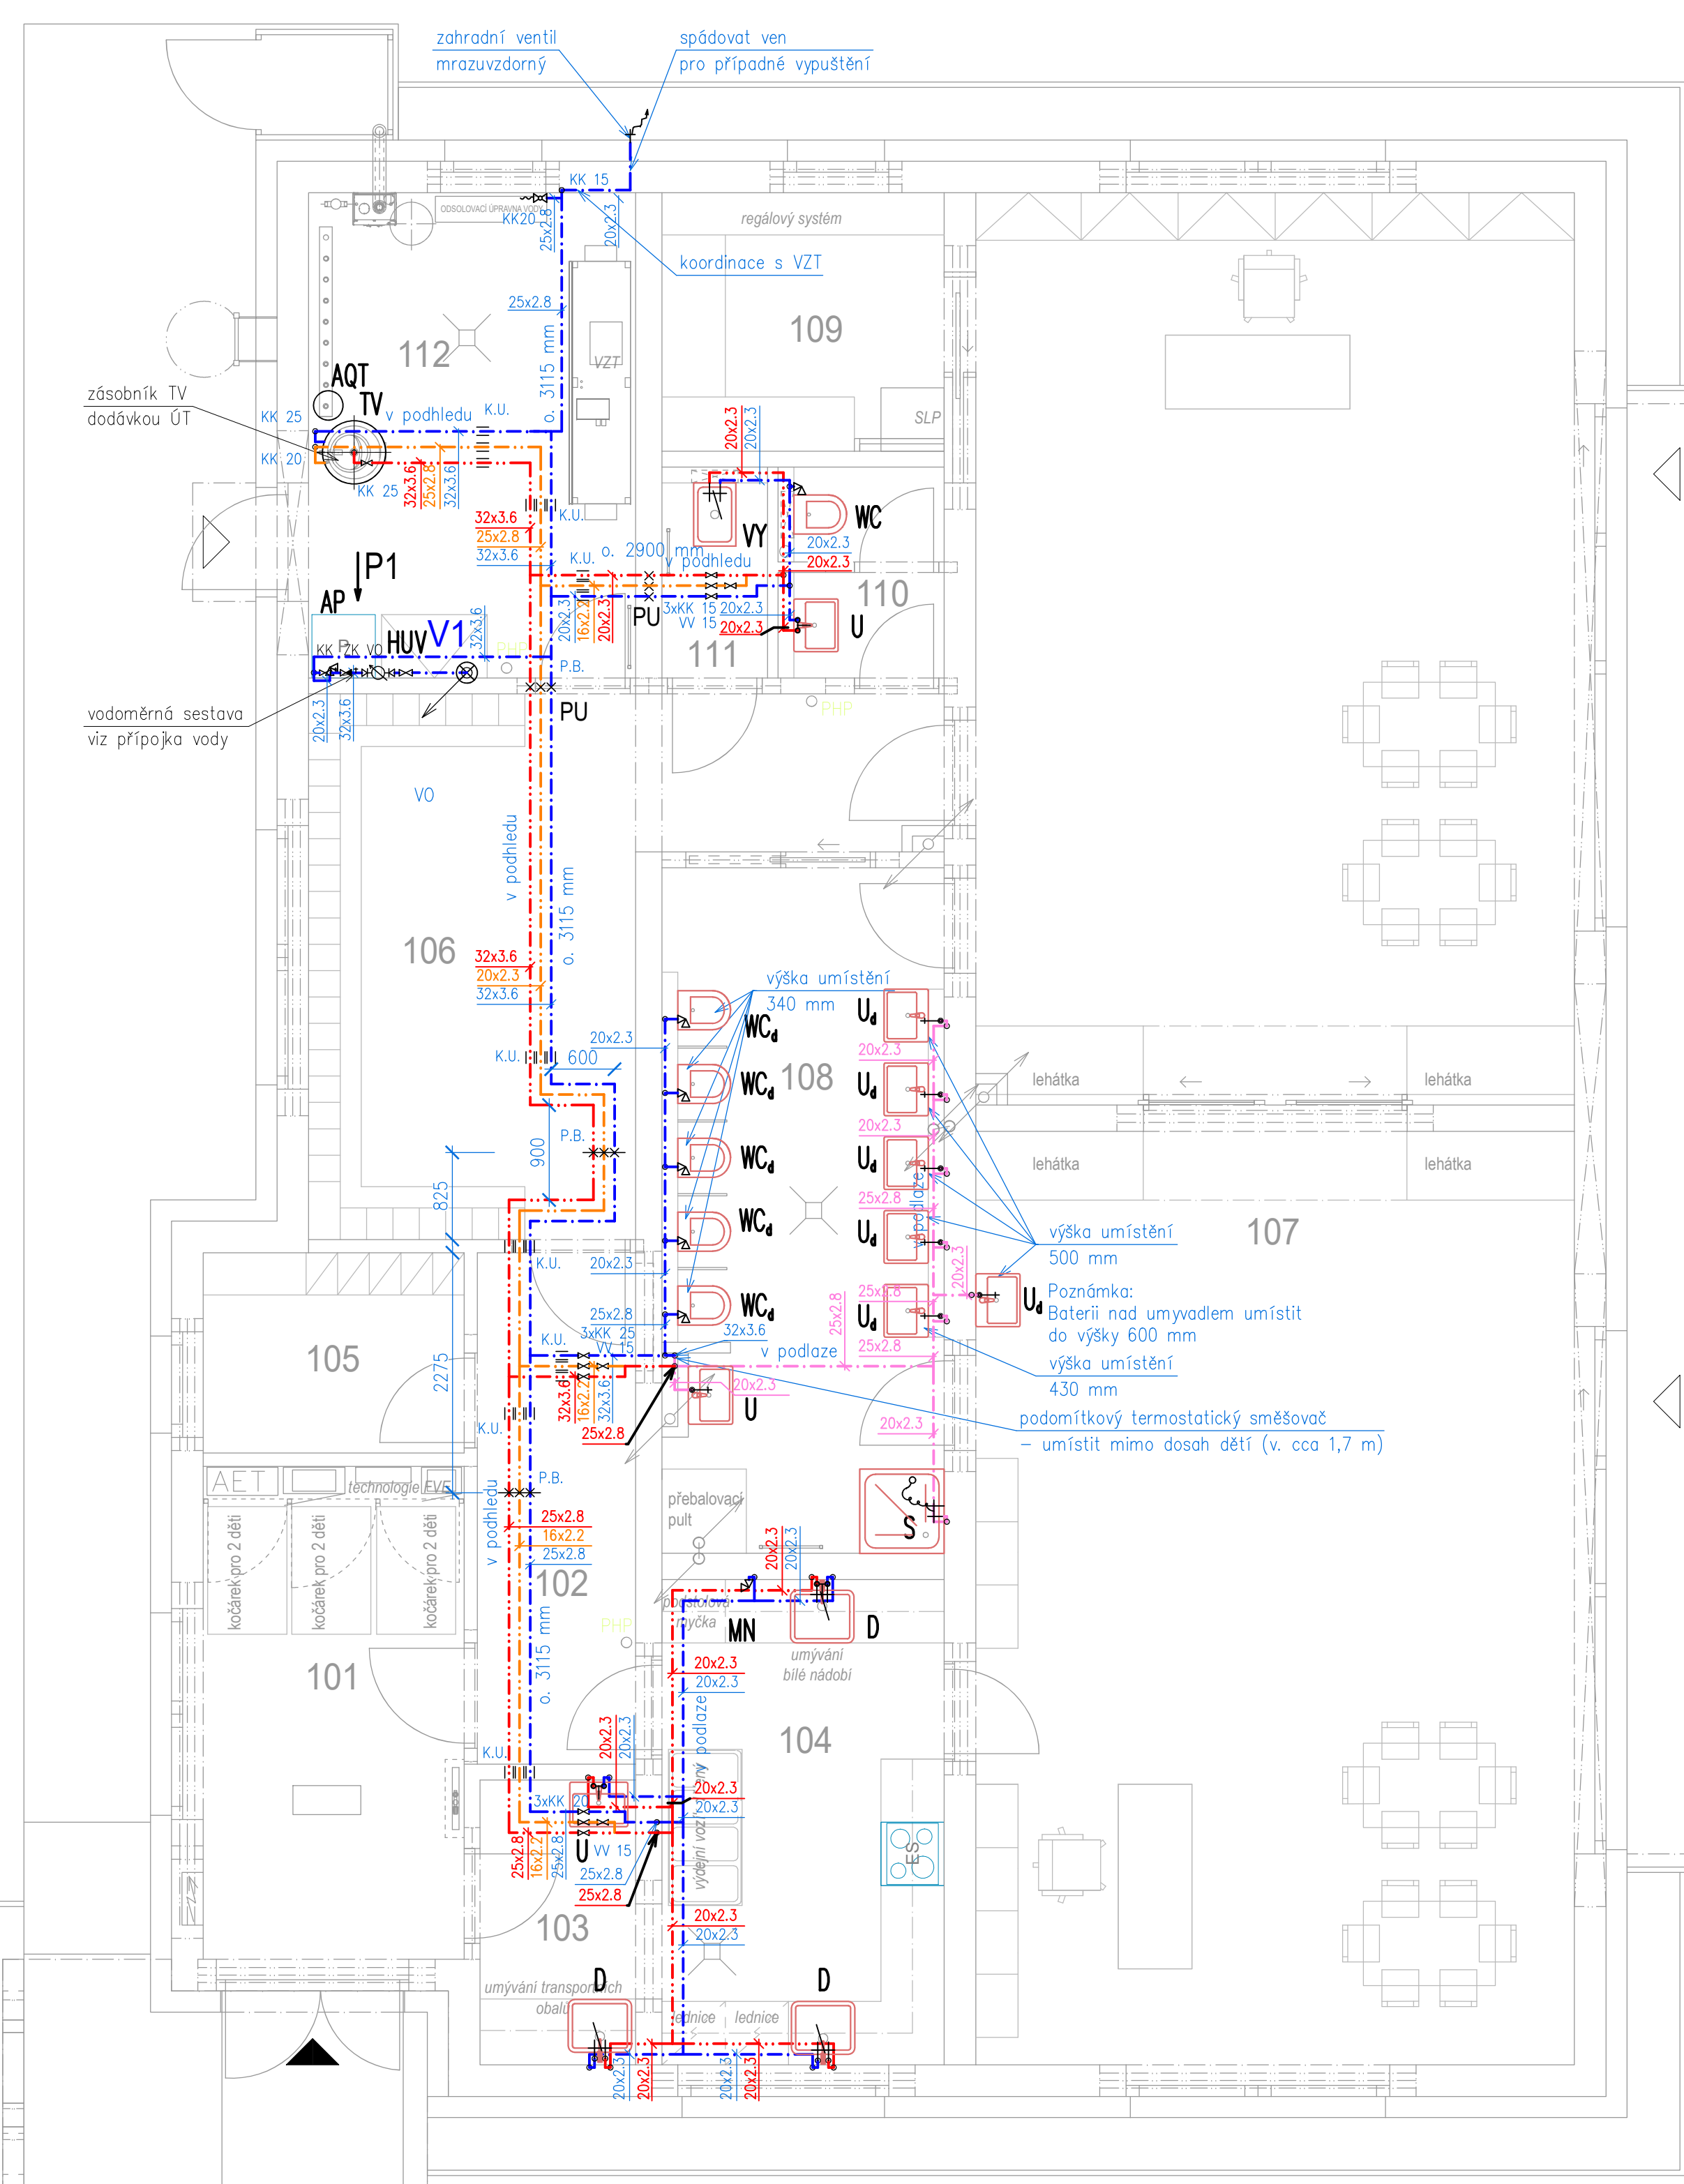

STUDENÁ VODA (S)
TEPLÁ VODA (T)
CIRKULACE (C)
SMIEŠANÁ VODA (45°C)
PRÍPOJKA VODOVODU

— KÓTA DNA POTRUBÍ OD ±0,000
PP-RCT – PLASTOVÁ POTRUBÍ
VE – VODOVODNÍ PLASTOVÉ POTRUBÍ VEDENÉ V ZEMI
P1 – SVISLÉ POTRUBÍ VODY

S	- SPRCHA	HUV - HLAVNÍ UZÁVĚR VODY
WC	- KLOZET	UVO - UZÁVĚR VODY OBJEKTU
U	- UMYVADLO	KK(V) - KULOVÝ KOHOUT
DD	- DVOUDŘEZ	ZK(V) - ZPĚTNÁ KLAPKA (VENTIL)
D	- DŘEZ	PV - POJISTNÝ VENTIL
AP	- AUT. PRAČKA	RV - ROHOVÝ VENTIL
MP	- MÝČKA NÁDOBÍ	VO - VODOMĚR
VP	- PODLAHOVÁ VPUSŤ	KKV - KULOVÝ KOHOUT S VYPOUŠTĚNÍM
SP	- SUŠIČKA PRADLA	VP - VYPOUŠTĚCÍ VENTIL
P	- PÍSAŘO	F - FILTR
		VK - VÝTOKOVÝ VENTIL
		VM - TERMOSTATICKÝ VYHAZOVAČI VENTIL

The diagram shows a heating system with a circulator pump (AQT) and a heating coil. The pump is connected to a network with a pressure of 18 bar. The system includes a heating coil with a pressure of 8 bar. The flow is controlled by a circulator pump (AQT) and a pressure switch (PI). The system is protected by a pressure relief valve (PV) and a safety valve (VK). The flow is controlled by a circulator pump (AQT) and a pressure switch (PI). The system is protected by a pressure relief valve (PV) and a safety valve (VK).

OZN.	NÁZEV MÍSTNOSTI	PLOCHA [m ²]
101	ZÁDVEŘÍ	11,57
102	CHODBA	7,27
103	PŘÍJEM STRAVY	3,98
104	VÝDEJNA STRAVY	12,53
105	ŠATNA PEČUJÍCÍ	4,70
106	ŠATNA DĚTI	20,33
107	HERNA	99,85
108	UMÝVÁRNA	17,12
109	SKLAD POMŮCEK	6,45
110	PŘEDSÍN+WC PEČUJÍCÍ	3,07
111	ÚKLID	2,00
112	TECHNICKÁ MÍSTNOST	14,26

 
POTRUBÍ	VZDÁLENOST
PP-RCT	PŘI TEPLOTĚ 50 °C
ø16x2,2	700 mm
ø20x2,3	750 mm
ø25x2,8	850 mm
ø32x3,6	950 mm

POTRUBÍ	STUDENÁ VODA	TEPLÁ VODA	CIRKULACE TV
PP-RCT	Tubolit DG	Tubolit DG/ PPO ALS*	Tubolit DG/ PPO ALS*
ø16x2,2	ø18x13	ø18x25	ø18x25
ø20x2,3	ø20x13	ø22x25	ø22x25
ø25x2,8	ø25x13	ø28x30	ø28x30
ø32x3,6	ø32x13	ø35x40*	ø35x40*

- MATERIÁL SVISLÉHO ODPADNÍHO A PŘÍPOJOVACÍHO POTRUBÍ PP (SYSTÉM TICHÉ KANALIZACE)
- MATERIÁL SVISLÉHO VĚTRACÍHO PP (SYSTÉM TICHÉ KANALIZACE)
- ODVĚTRÁNÍ VNITŘNÍ PŘÍPOJOVÉ KANALIZACE VYVEDEním MIN. 0,5 M NAD STŘECHU;
- VĚTRACÍ POTRUBÍ UKONČENO NAD STŘECHOVOU VLNOU BEZ VĚTRACÍ HLAVICE (HLAVICE SE NEDOPORUČUJE);
- V PŘÍPADĚ POŽADAVKU NA OSAZENÍ VĚTRACÍ HLAVICE, JE NUTNÉ POUŽÍT HLAVICI S PLOCHOU VĚTRACÍCH OTVORŮ S MIN. 1,5 NÁSOBEM PRŮŘEZOVÉ PLOCHY VĚTRACÍHO POTRUBÍ
- MATERIÁL SVODNÉHO ODPADNÍHO POTRUBÍ PVC-U, POPR. PP
- POTRUBÍ VEDENÉ V ZEMI BUDE ULOŽENO DO PÍSKOVÉHO LŮŽE A VYSPÁDOVÁNO
- ZALOMENÍ ODPADNÍHO POTRUBÍ DO SVOUDU (KOLENA) BUDE PODEBTOVÁNO A OBETONOVÁNO
- HRDLA SVODNÉHO POTRUBÍ PŘI VĚŠTÍM SPADU JAK O 10 CM BUDOU OBETONOVÁNA
- NA SVISLÉM ODPADNÍM POTRUBÍ UMÍSTĚNÍ ČISTIČI KUSY VE VÝŠCE 1 M NAD PODLAHOU - VIZ VÝKRES
- REVIZNÍ DVÍŘKA (RD) K ČISTIČÍM KUSŮM PŘEDMĚTEM STAVEBNÍ ČÁSTI;
- VÝŠKU UMÍSTĚNÍ ČI ZMĚNU ROZMĚRŮ DOHODNOUT SE STAVBOU
- SVODNÁ POTRUBÍ OBJEKTU UKONČENA V REVIZNÍCH ŠACHTÁCH VENKOVNÍ KANALIZACE
- MAX. VZDÁLENOST MEZI MÍSTY PRO ČIŠTĚNÍ NA SVODNÉ SPÁSOVÉ KANALIZACI JE 18 m. NA DEŠTOVÉ 25 m
- MIN. SPÁD PŘÍPOJOVACÍHO POTRUBÍ 3‰, SVODNÉHO POTRUBÍ 2‰ (SPÁSOVÁ KANALIZACE) A 1‰ (DEŠTOVÁ KANALIZACE)
- ZAJISTIT ODVOD KONDENZÁTU OD VÝZ. A KLIMATIZAČNÍCH PŘES SIFON DO KANALIZACE
- ZAJISTIT ODVOD KONDENZÁTU OD PLYN. KOTLE A OTOPIK OD POJ. VENTILŮ A ÚPRAVNÝ VODY
- ODVODNĚNÍ PLOCHÉ STŘEŠY PŘES EL. VYHRVÁNĚ STŘEŠNÍ VOTKY
- V PROSTORU TERASY OSAZENÝ ŠTĚRBINOVÉ ŽLABY PRO ODVOD DEŠTOVÉ VODY;
- ODVODNÍ ŽLAB UMÍSTĚN V PROSTORU U VCHODOVÉ STŘEŠY - NUTNÁ KOORDINACE SE STAVBOU
- SPÁSOVÉ VODY Z PROSTORY VÝDEJNÍ NAPOJENY NA VENKOVNÍ KANALIZACI PŘES LPAČ TUKŮ
- DEŠTOVÉ VODY BUDOU SVEDENY DO AKUMULAČNÍ NADRŽE (8 m3) S PŘEPÁDEM DO VSAKU
- A S BEZPEČNOSTNÍM PŘEPÁDEM DO ODNLNÉ DEŠTOVÉ KANALIZACE
- AKUMULAČNÍ NADRŽ BUDE ULOŽENA NA ŽB DESCE A OBETONOVÁNA
- PŘÍPOJKA KANALIZACE A BEZPEČNOSTNÍ PŘEPÁDEK Z AN VIZ SAMOSTATNÝ SVAZEK
- KUCHYŇSKÉ DŘEZY - PŘEDMĚTEM DODÁVATEL KUCHYNÍ
- ŽARIVOČNÁ PŘEDMĚTY BUDOU UPŘESNĚNY A ODSOULASĚNY V PRŮBĚHU REALIZACE INVESTOREM A ARCHITEKTEM
- PŘI OSAZOVÁNÍ ŽAR. PŘEDMĚTŮ POSTUPOVAT EL. MONTÁŽNÍM NÁVODU VÝROBCE;
- V PROSTORECH DĚ ZUSPOBÍVAT VÝŠKU EL. DĚ VHL. Č. 410/2005 SB. A POŽADAVKŮ HYGIENY
- VÝŠKOVÉ KÓTY DNA POTRUBÍ VZTAŽENY K ±0,000 OBJEKTU

- PÁTERNÍ ROZVOD VODY VEDEN V PODHLUHU 1.PP
- MATERIÁL VEŠKERÉHO VODOVODNÍHO POTRUBÍ PP-RCT
- POTRUBÍ ZÁVĚŠENO POD STŘEPEM POMOCÍ ZÁVĚSNÉHO RAMÍ S OBJÍMKAMI
- POTRUBÍ NUVNO SPÁDOVAT VŽDY K VYPOUSTĚCÍ ARMATUŘE
- FAKTURACÍ VODOMĚR SPOLU S HUV UMÍSTĚNÝ V TECHNICKÉ MÍSTNOSTI 112
- ZASOBNIK VU PŘEDMĚTNÉ SVAZKU 0.1.4.0 ZAŘÍZENÍ PRO VYTÁPĚNÍ
- ZDROJ PRO PŘÍPRAVU TEPLÉ VODY PŘEDMĚTNÉ SVAZKU 0.1.4.0 ZAŘÍZENÍ PRO VYTÁPĚNÍ
- ZAJISTIT PŘÍVOD VODY K ÚPRAVNÉ VODY (DOPORUČENÍ SYSTÉMU ŮT)
- PŘÍPOJKA VODOVODU VZ SAMOSTATNÝ SVAZEK
- V MÍSTNOSTECH 102, 103 A 111 OSAZEN NA CÍRKULAČNÍM POTRUBÍ REGULAČNÍ VENTIL
- KUCHYŇSKÉ DŘEŽY – PŘEDMĚTEM DODAVATELE KUCHYNÍ
- PROSTUPY POTRUBÍ PŘES POŽÁRNĚ DĚLICI KONSTRUKCE OPATŘENÉ PROTIPOŽÁRNÍMI
UPČÁVKAMI, POPŘ. MŢEZANĚMI
- VÝSKOVÉ KÓTY DNA POTRUBÍ VZTIAŽENY K ±0,000 OBJEKTU

$\pm 0,000 = 488,50$ m.n.m., Bpv = ÚROVEŇ ČISTÉ PODLAHY V 1.NP

ARCHITEKT ING. ARCH. EVA UCHYTILOVÁ	ZODP. PROJEKTANT ING. J. Křivka 	VYPRACOVAL ING. J. Křivka	ING. ARCH. EVA UCHYTILOVÁ Súnebné 2095/5, 694 01 Veľké Mezířiči tel.: 808 519 730	VÝTISK Č.
INVESTOR : Mesto Veľké Mezířiči, Radnická 291/1, 014 Veľké Mezířiči			IČ: 642 74 055	DČ: 7550430085
MÍSTO STAVBY: parc. č. 3890/16, 3812, ka. uz. Veľké Mezířiči				
AKCE :	DĚTSKÁ SKUPINA VELKÉ MEZÍŘIČI		FORMÁT	10x A4
			STUPEŇ	DPS
ODDĚL. : SO 01 - DĚTSKÁ SKUPINA			ARCH. Č.	SS/2024/001/DPS
D.1.4.c ZAŘÍZENÍ ZDRAVOTNÉ TECHNICKÝCH INSTALACÍ			DATUM	06/2024
OBŠAH :				
PŮDORYS 1.NP - ZTI			MĚŘÍTKO 1:50	Č. V. D.1.4.c-02

